


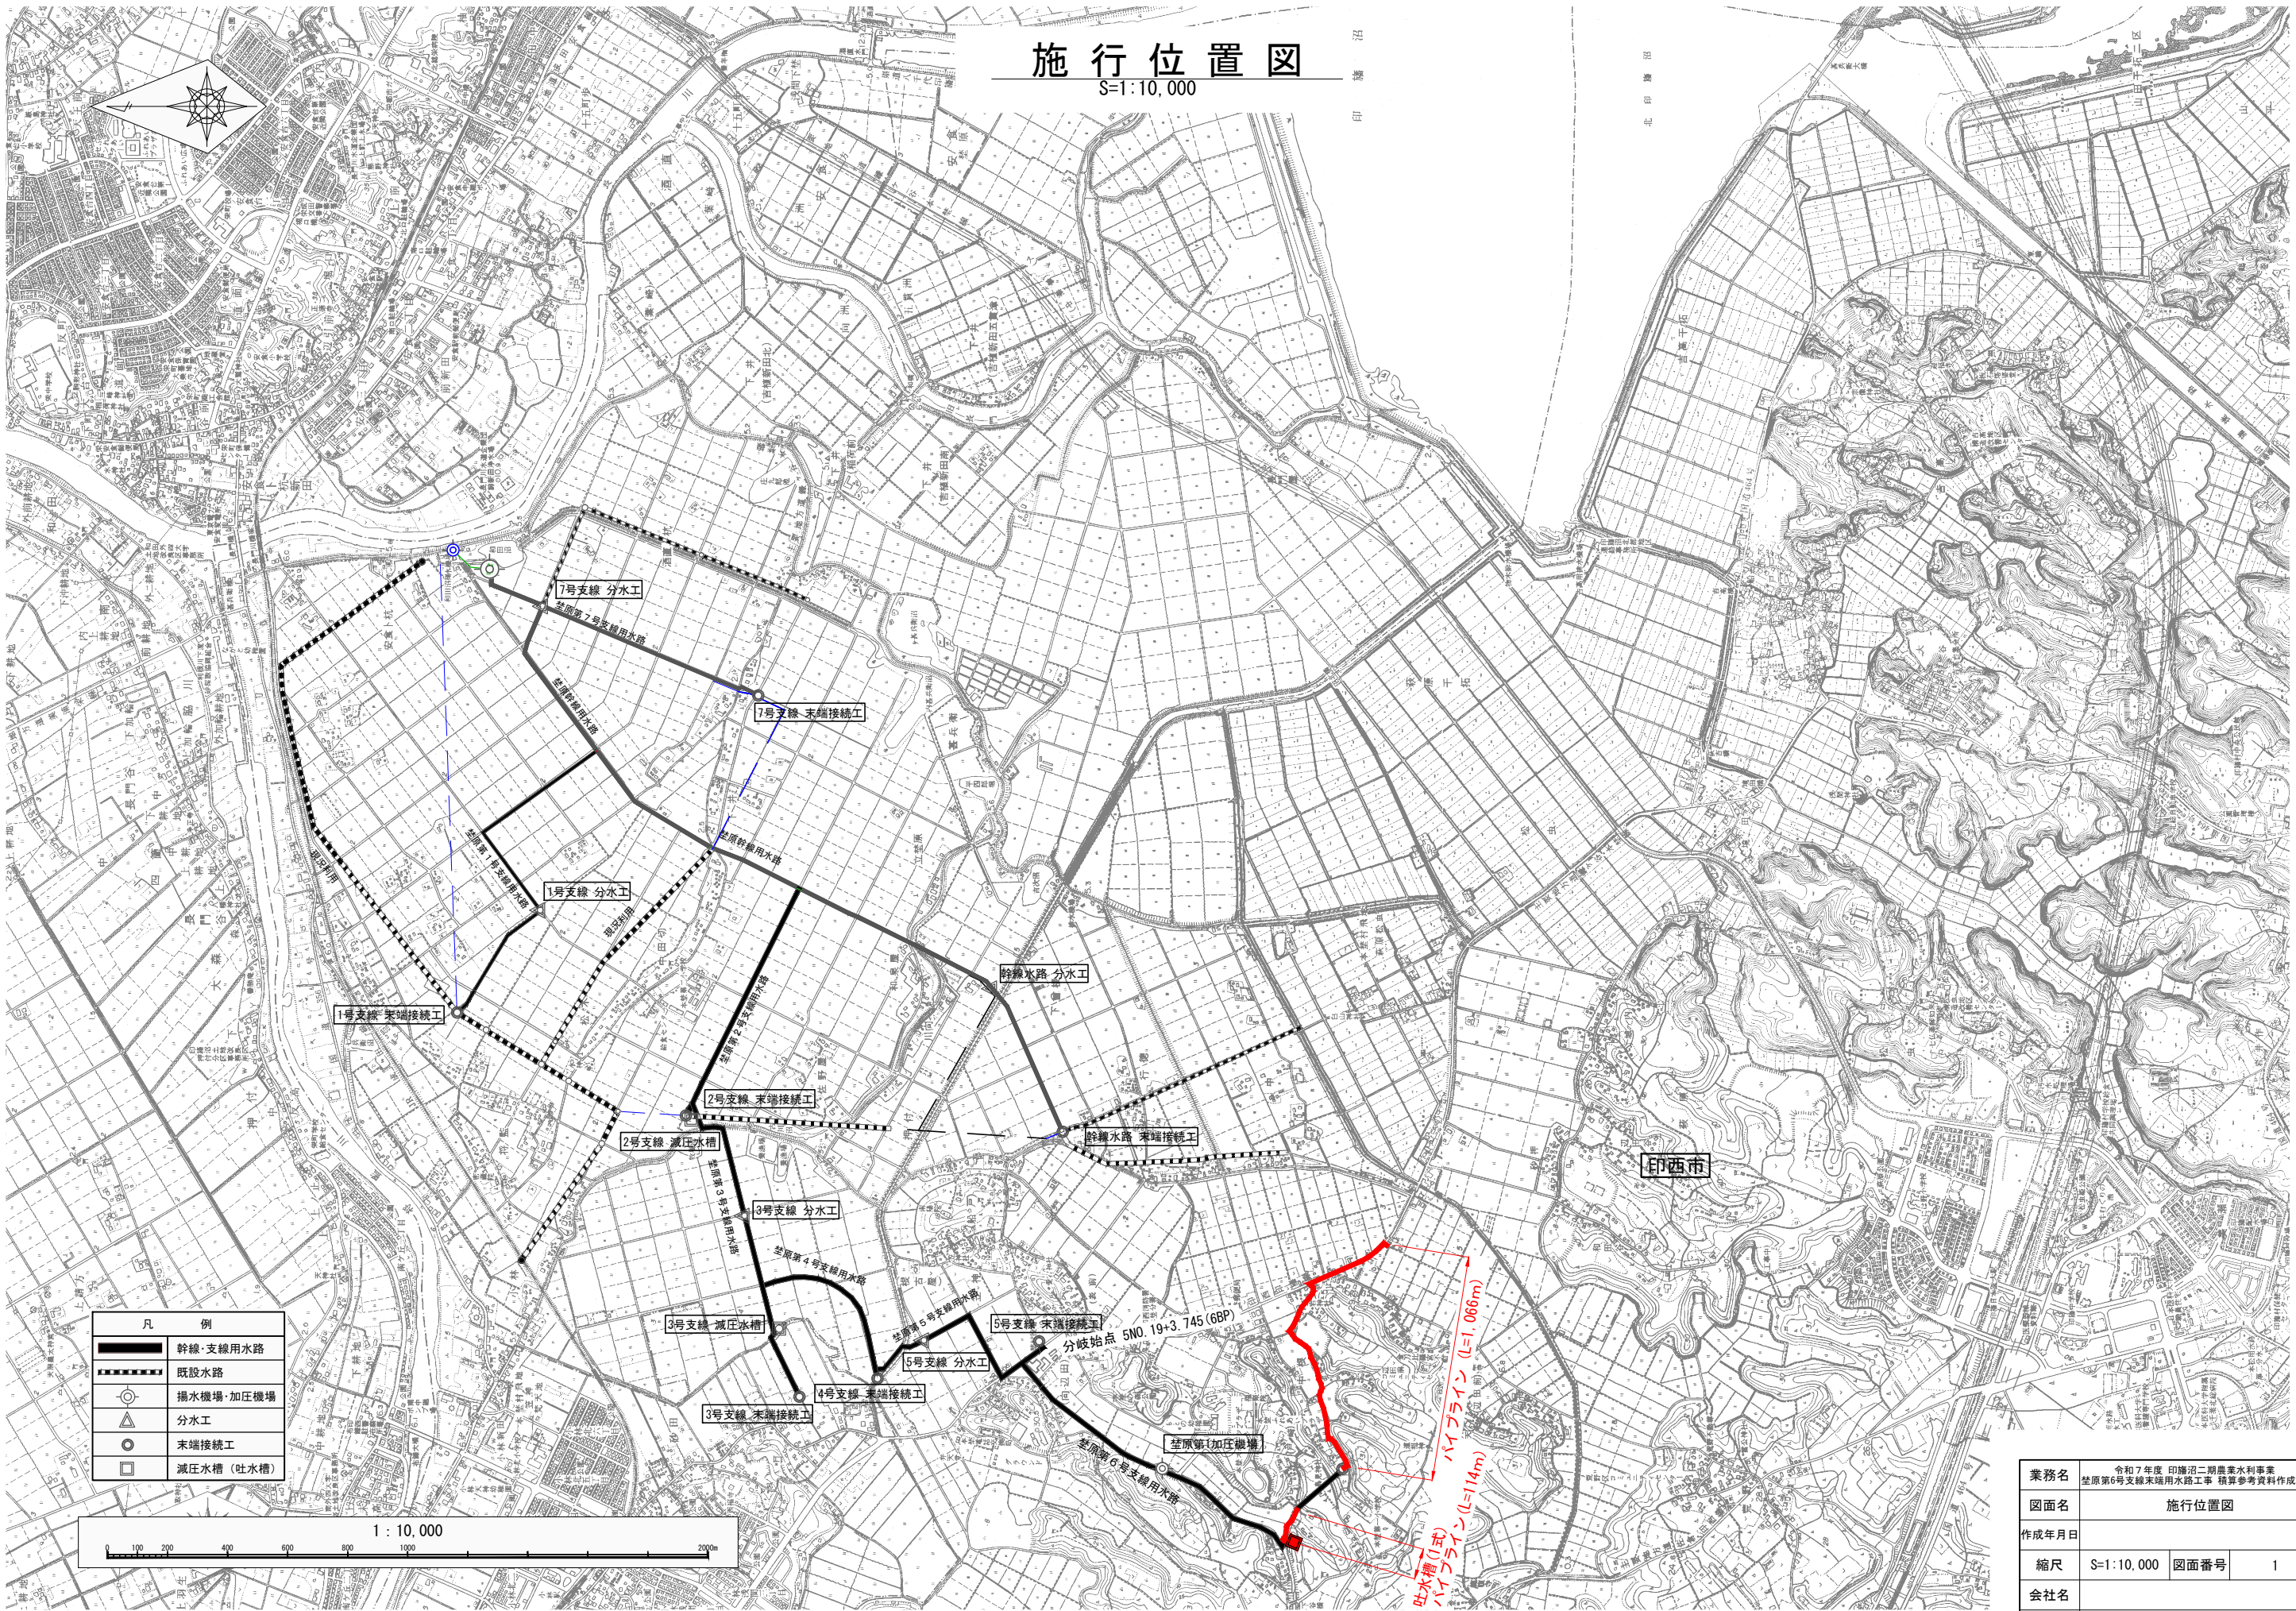

施行位置図

S=1:10,000

凡 例	
	幹線・支線用水路
	既設水路
	揚水機場・加圧機場
	分水工
	末端接続工
	減圧水槽（吐水槽）

業務名	令和7年度 伊都沼二期農業水利事業 釜原第6号支線末端用水路工事 積算参考資料作成業務		
図面名	施行位置図		
作成年月日			
縮尺	S=1:10,000	図面番号	1
会社名			
事業者名	関東農政局伊都沼二期農業水利事業所		