

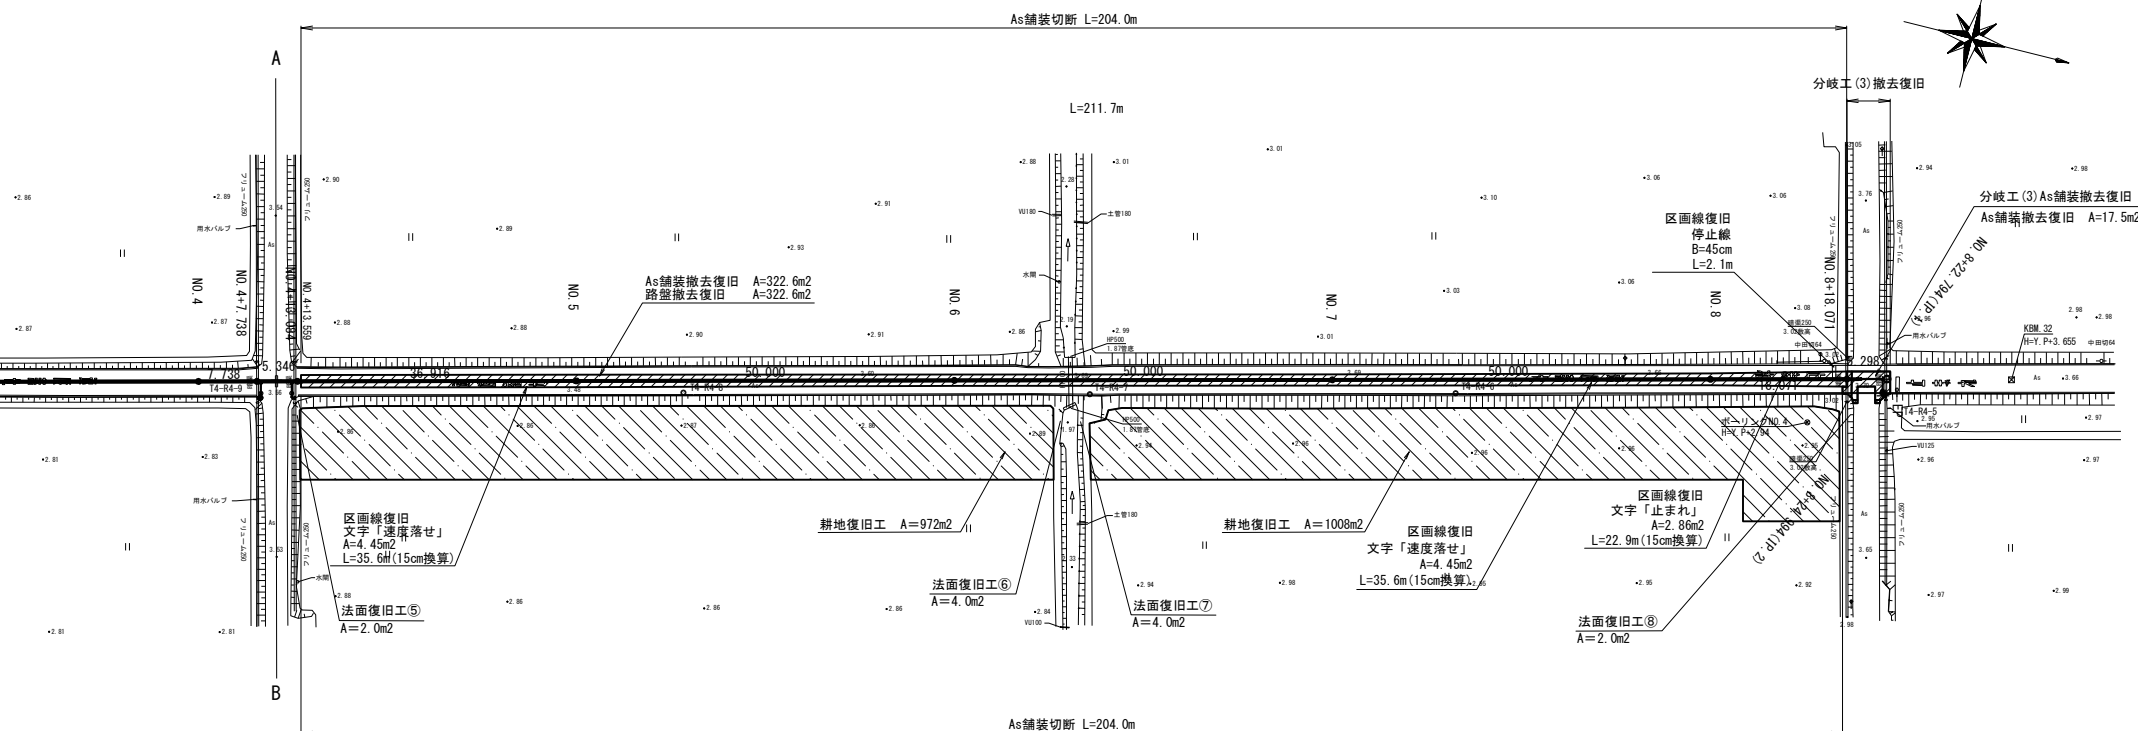



撤去復旧図

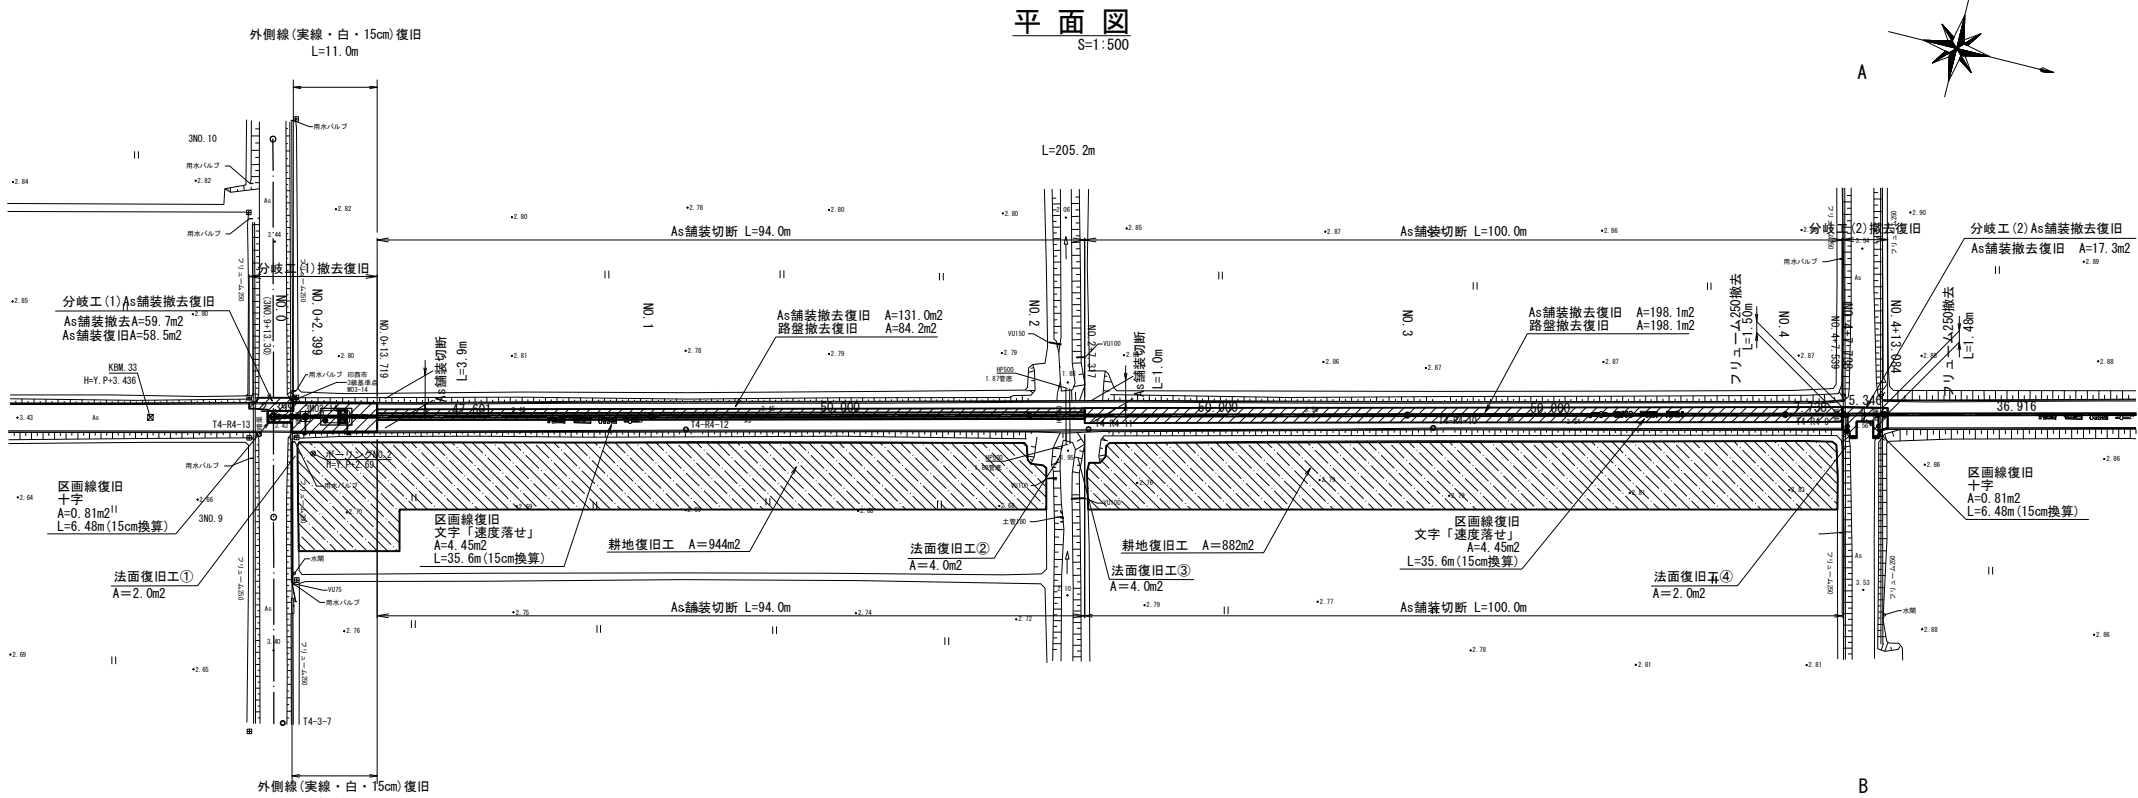

フリューム250撤去
S=1:10

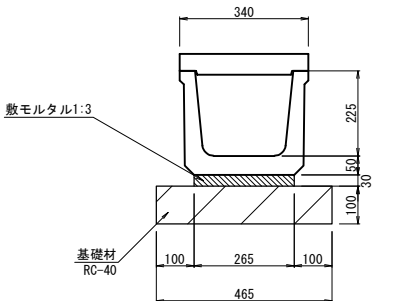

アスファルト舗装仮復旧
S=1:10

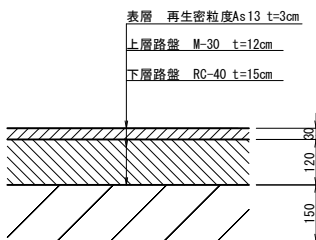


工事名	令和7年度 印旛沼二期農業水利事業 荏原支線用水路工事(第3号支線分水路)		
図面名	撤去復旧図		
作成年月日			
縮尺	図示	図面番号	8
会社名			
事業所名	関東農政局 印旛沼二期農業水利事業所		

撤去復旧構造図

As舗装撤去（ウェルポイント及びたて込み簡易土留区間）

S=1：10

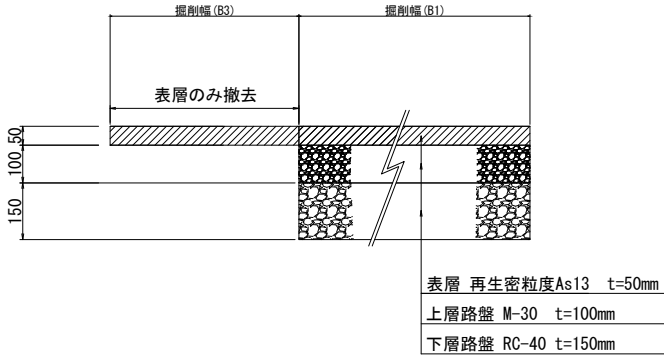


アスファルト舗装撤去幅員

測 点	B1	B3
NO. 0	図示のとおり	図示のとおり
NO. 0+2. 399	図示のとおり	図示のとおり
～NO. 0+13. 719	図示のとおり	図示のとおり
NO. 1	0. 900	0. 500
NO. 2	0. 900	0. 500

As舗装撤去（素掘り区間）

S=1：10

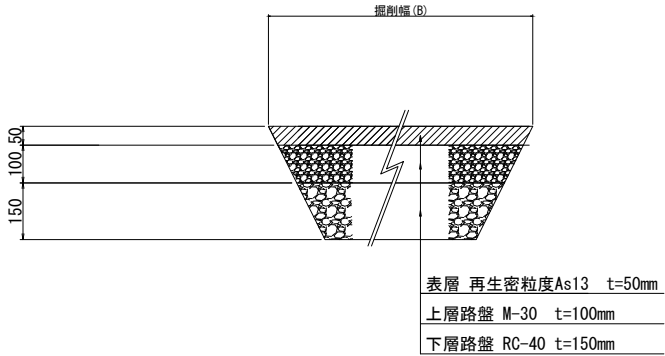


アスファルト舗装撤去幅員

測 点	B
NO. 3	1. 981
NO. 4	1. 978
NO. 4+7. 738	1. 918
NO. 4+13. 084	1. 886
NO. 5	1. 650
NO. 6	1. 491
NO. 7	1. 488
NO. 8	1. 535
NO. 8+14. 000	1. 979
NO. 8+18. 071	1. 979
NO. 8+22. 794	図示のとおり

As舗装仮復旧（ウェルポイント及びたて込み簡易土留区間）

S=1：10

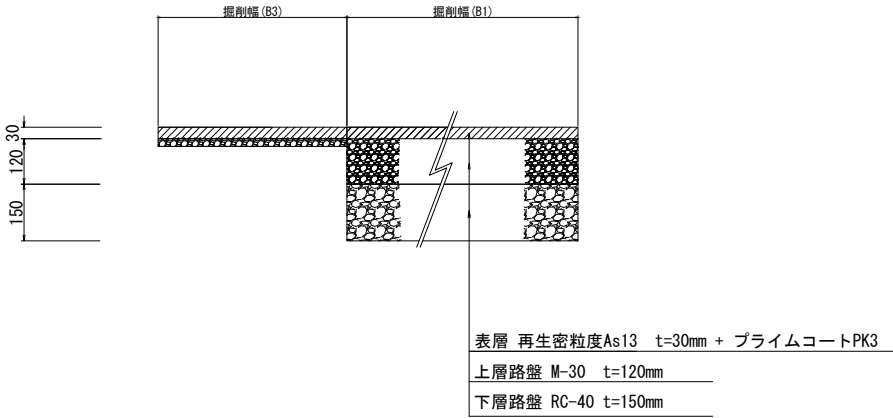


アスファルト舗装仮復旧幅員

測 点	B1	B3
NO. 0	図示のとおり	図示のとおり
NO. 0+2. 399	図示のとおり	図示のとおり
～NO. 0+13. 719	図示のとおり	図示のとおり
NO. 1	0. 900	0. 500
NO. 2	0. 900	0. 500

As舗装仮復旧（素掘り区間）

S=1：10

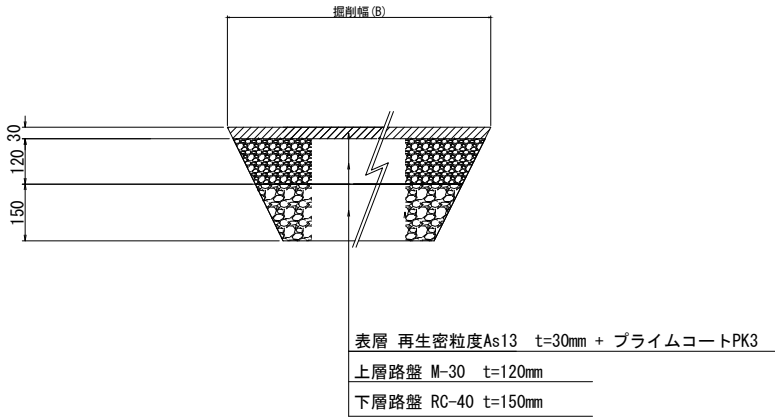


アスファルト舗装仮復旧幅員


測 点	B
NO. 3	1. 981
NO. 4	1. 978
NO. 4+7. 738	1. 918
NO. 4+13. 084	1. 886
NO. 5	1. 650
NO. 6	1. 491
NO. 7	1. 488
NO. 8	1. 535
NO. 8+14. 000	1. 979
NO. 8+18. 071	1. 979
NO. 8+22. 794	図示のとおり

工事名	令和7年度 印旛沼二期農業水利事業 埜原支線用水路工事（第3号支線分水路）		
図面名	撤去復旧構造図		
作成年月日			
縮 尺	図 示	図面番号	9
会社名			
事業所名	関東農政局 印旛沼二期農業水利事業所		


分岐工(1)構造図

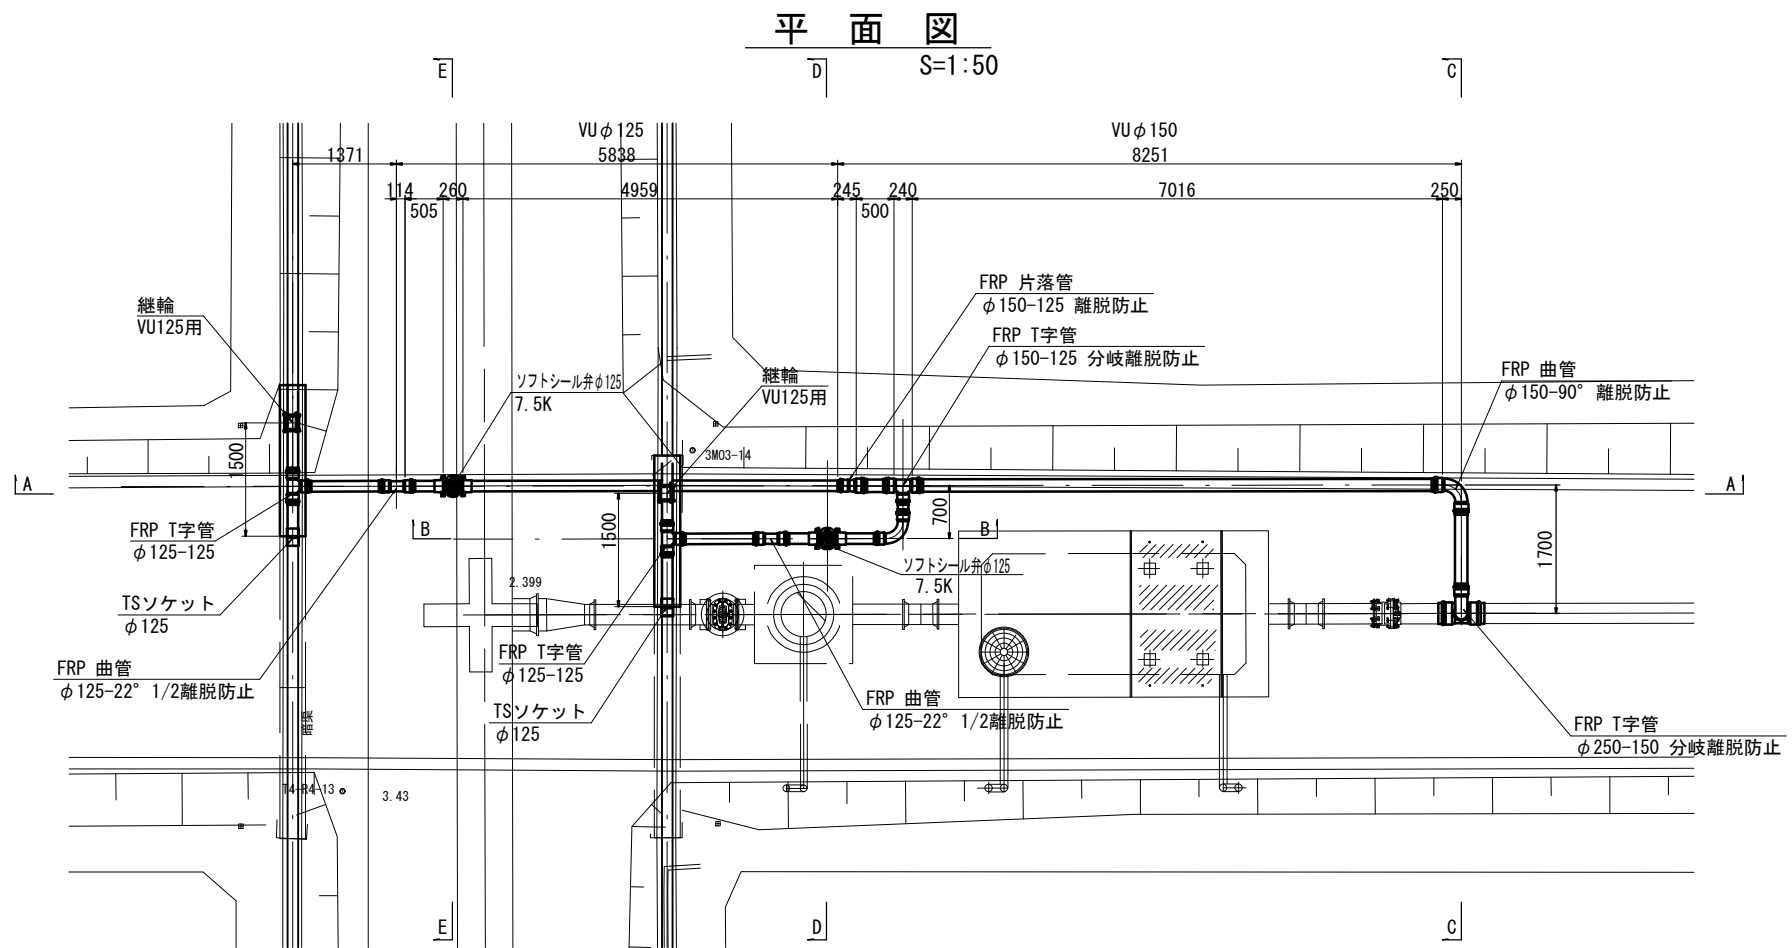


B-B断面
S=1:50

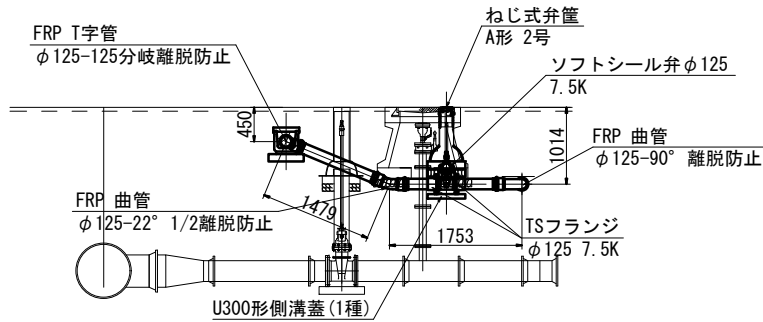


A-A断面
S=1:50

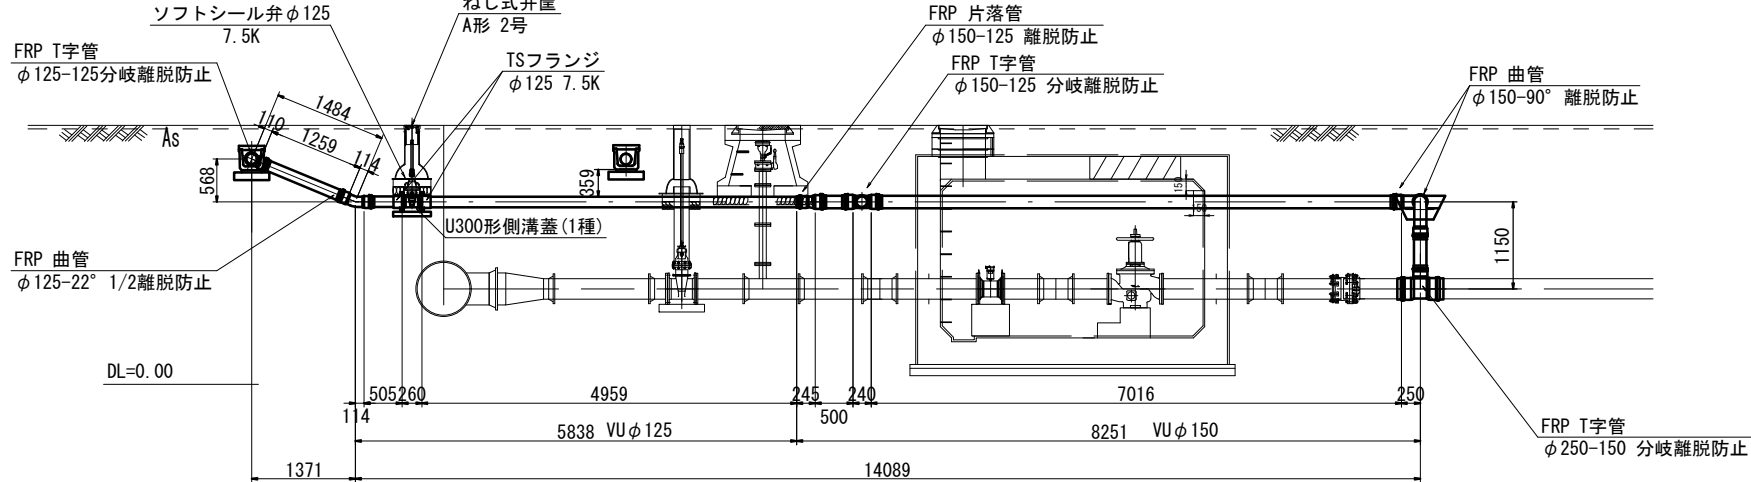


E-E断面
S=1:50

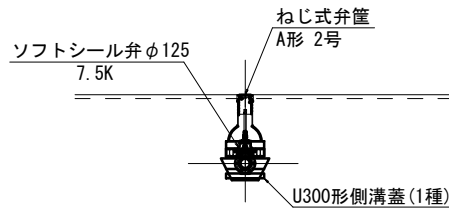

D-D断面
S=1:50

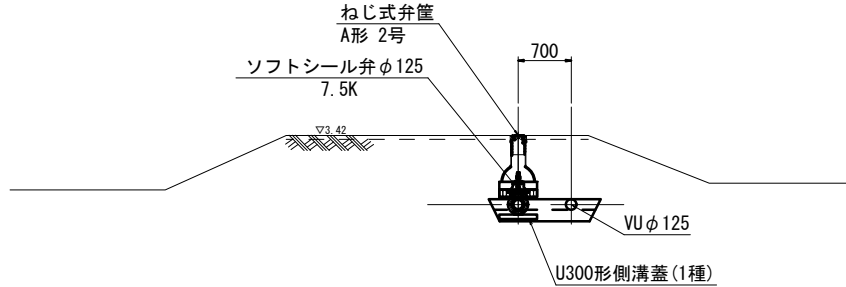


C-C断面
S=1:50

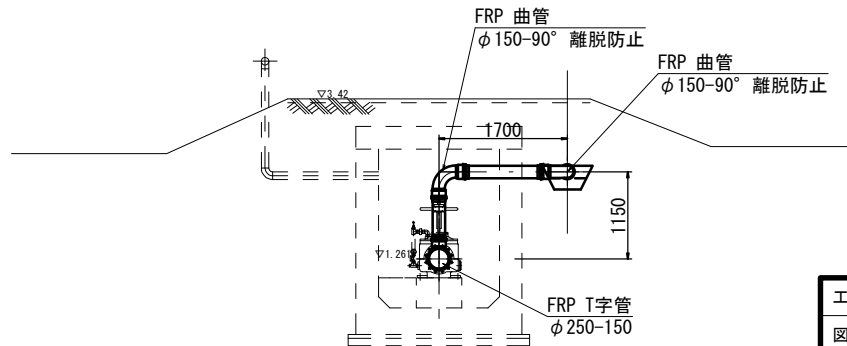


工事名	令和7年度 印旛沼二期農業水利事業 埜原支線用水路工事（第3号支線分水路）		
図面名	分岐工(1)構造図		
年月日			
尺 度	1:50	図面番号	10
会社名			
事務所名	関東農政局 印旛沼二期農業水利事業所		

分岐工(2) 構造図

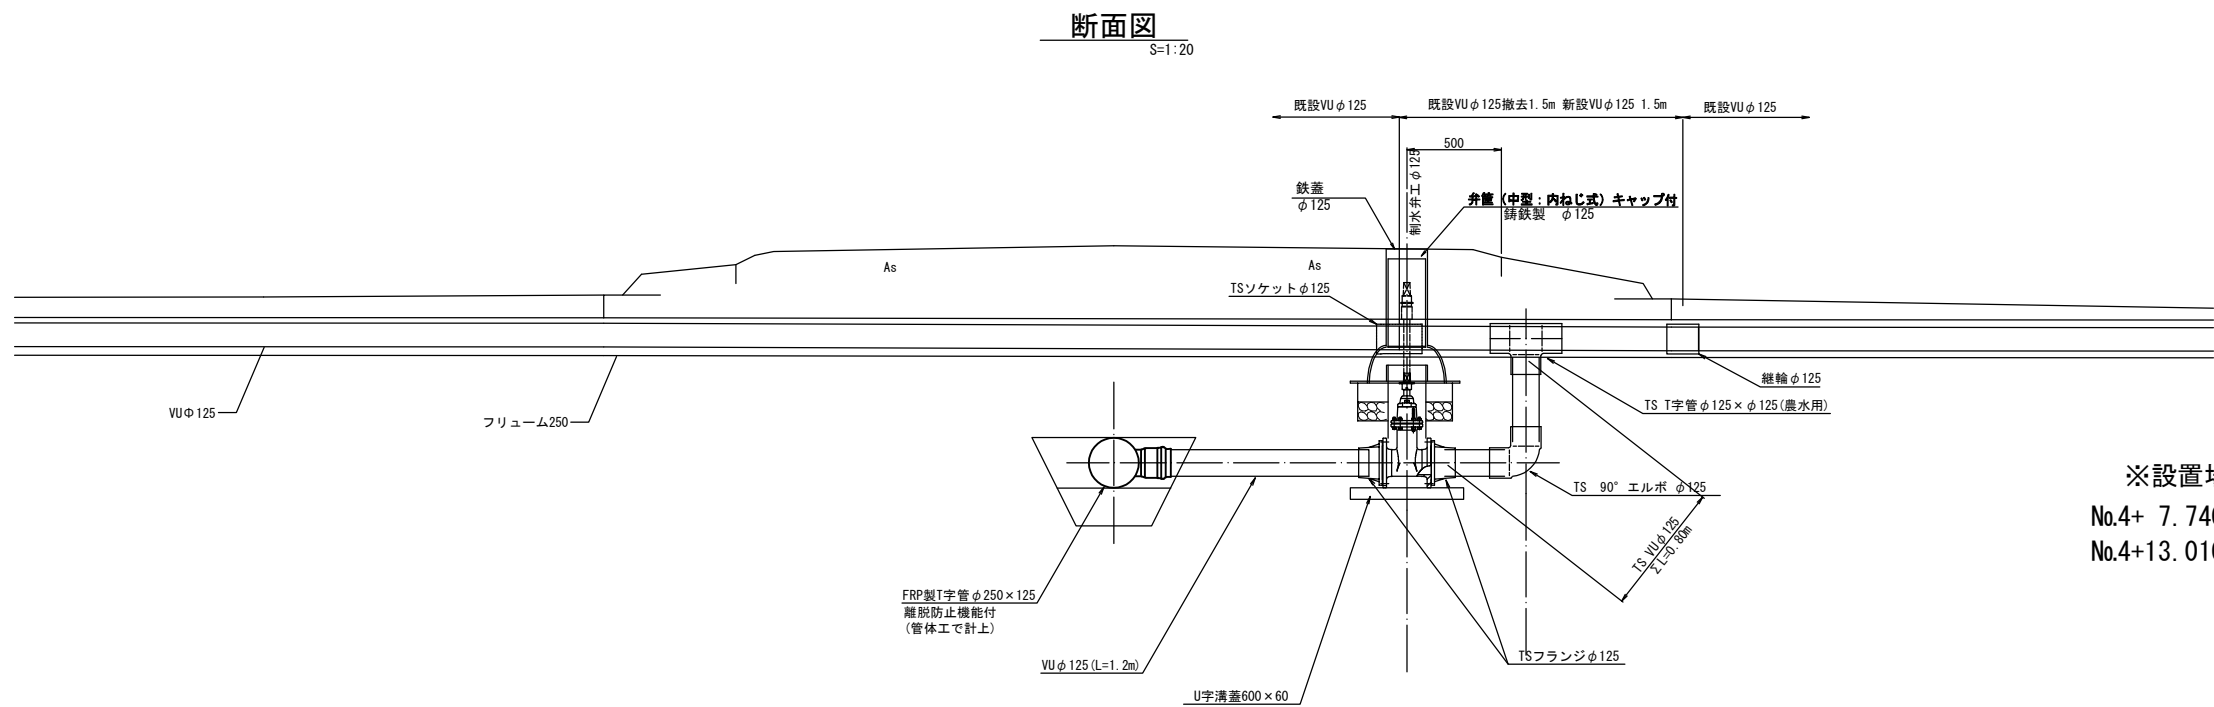


※設置場所
No.4+ 7.740 付近
No.4+13.010 付近

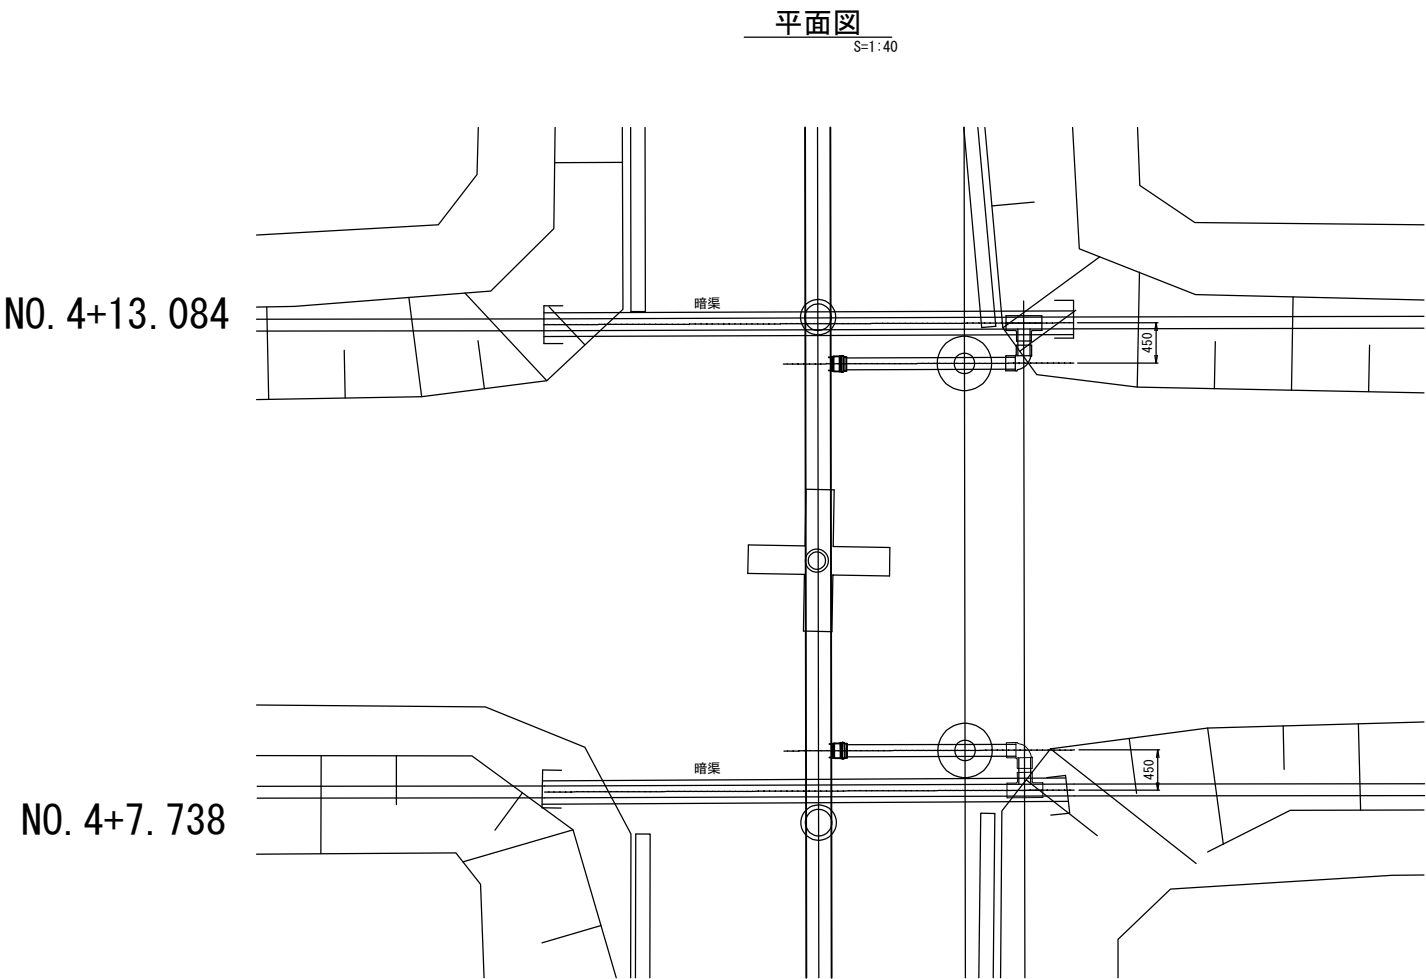

工 事 名	令和7年度 印旛沼二期農業水利事業 楚原支線用水路工事 (第3号支線分水路)		
図 面 名	分岐工(2)構造図		
作成年月日			
縮 尺	図 示	図面番号	11
会 社 名			
事業所名	関東農政局 印旛沼二期農業水利事業所		


分岐工(3) 構造図

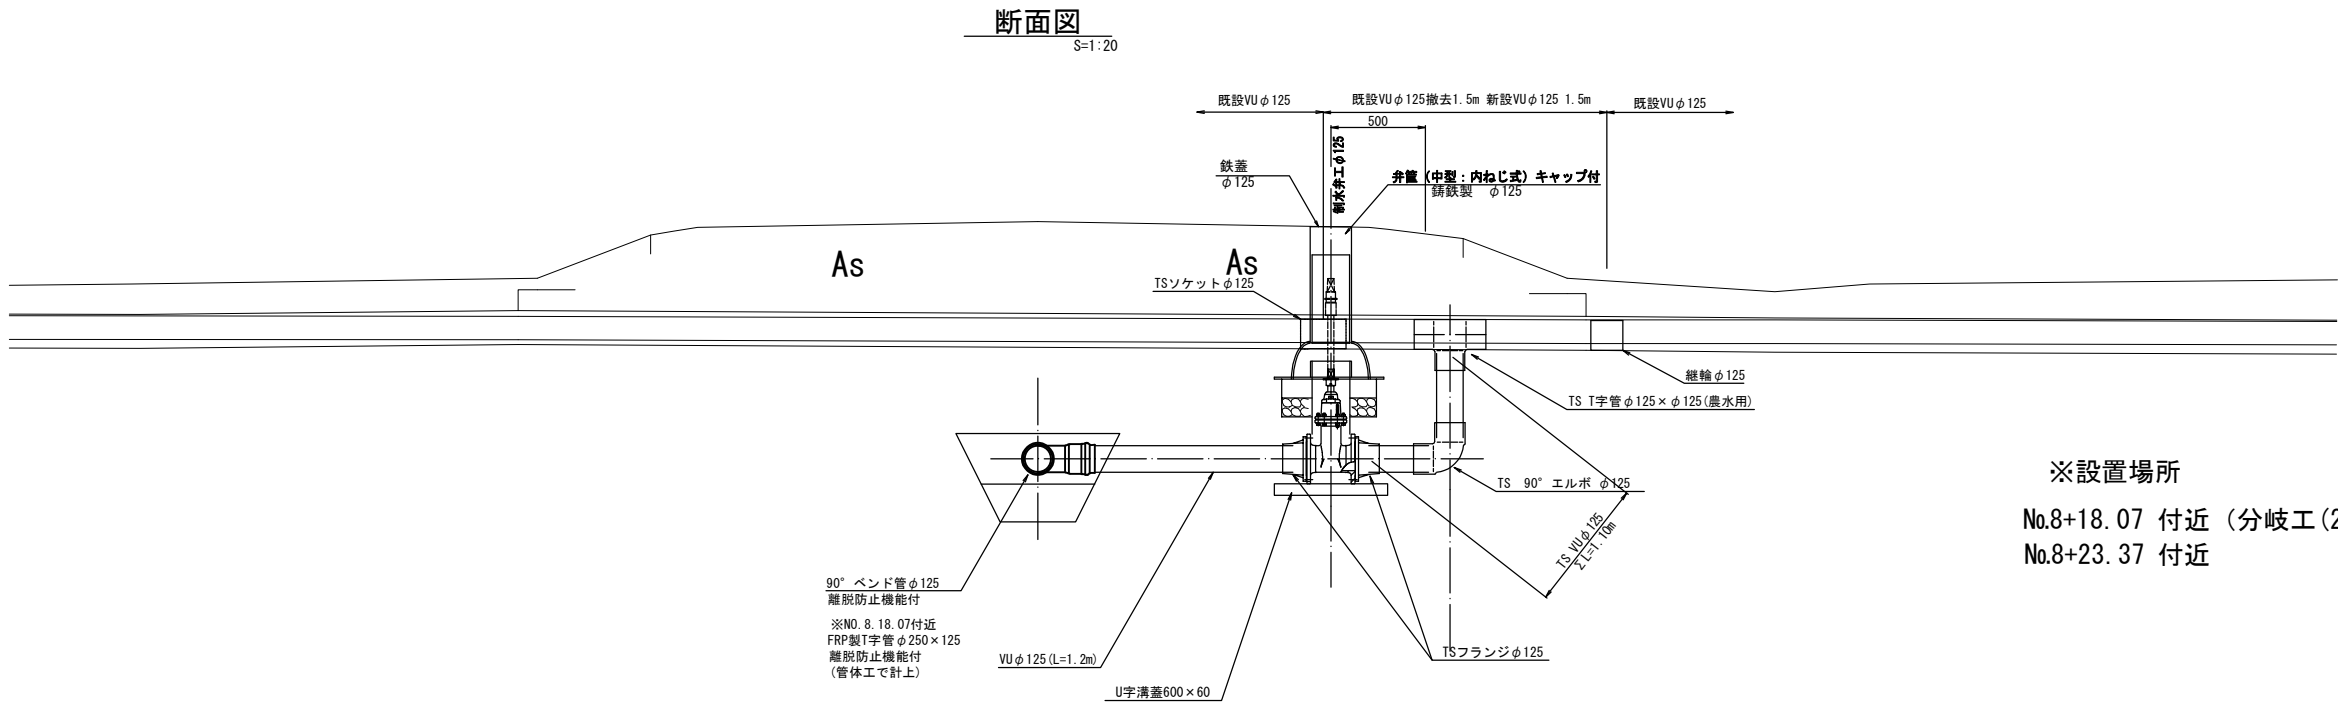

※設置場所

No.8+18.07 付近 (分岐工(2) 構造図参照)

No.8+23.37 付近

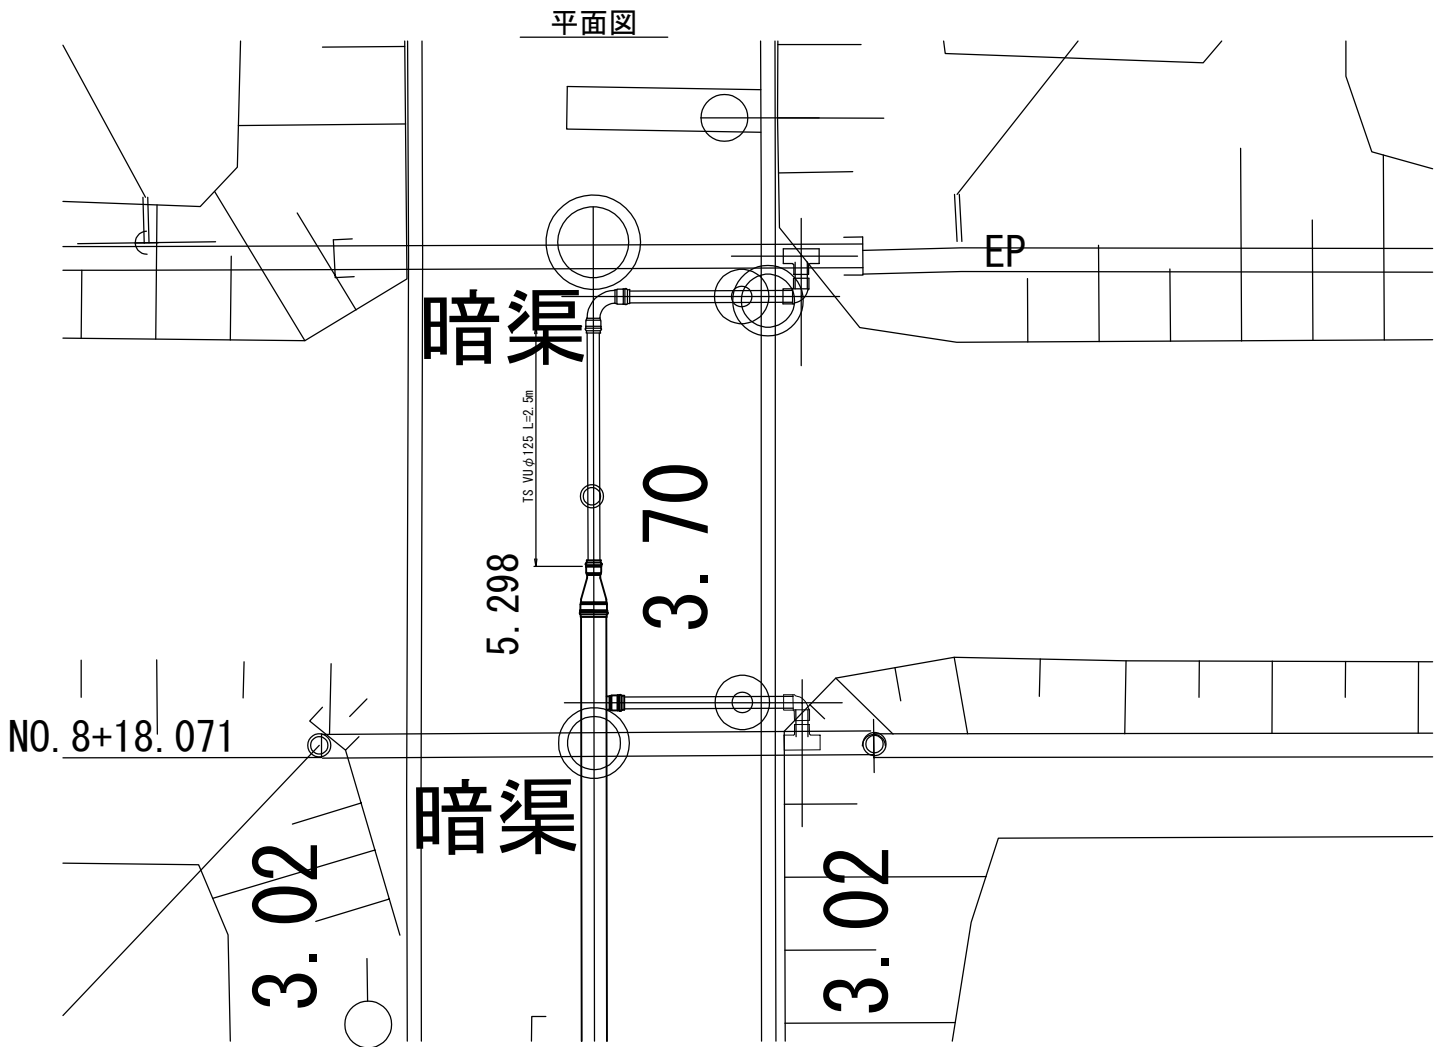


工 事 名	令和7年度 印旛沼二期農業水利事業 荏原支線用水路工事 (第3号支線分水路)		
図 面 名	分岐工(3) 構造図		
作成年月日			
縮 尺	図 示	図面番号	12
会 社 名			
事業所名	関東農政局 印旛沼二期農業水利事業所		

分岐工(1)撤去復旧図


平面図

S=1:50

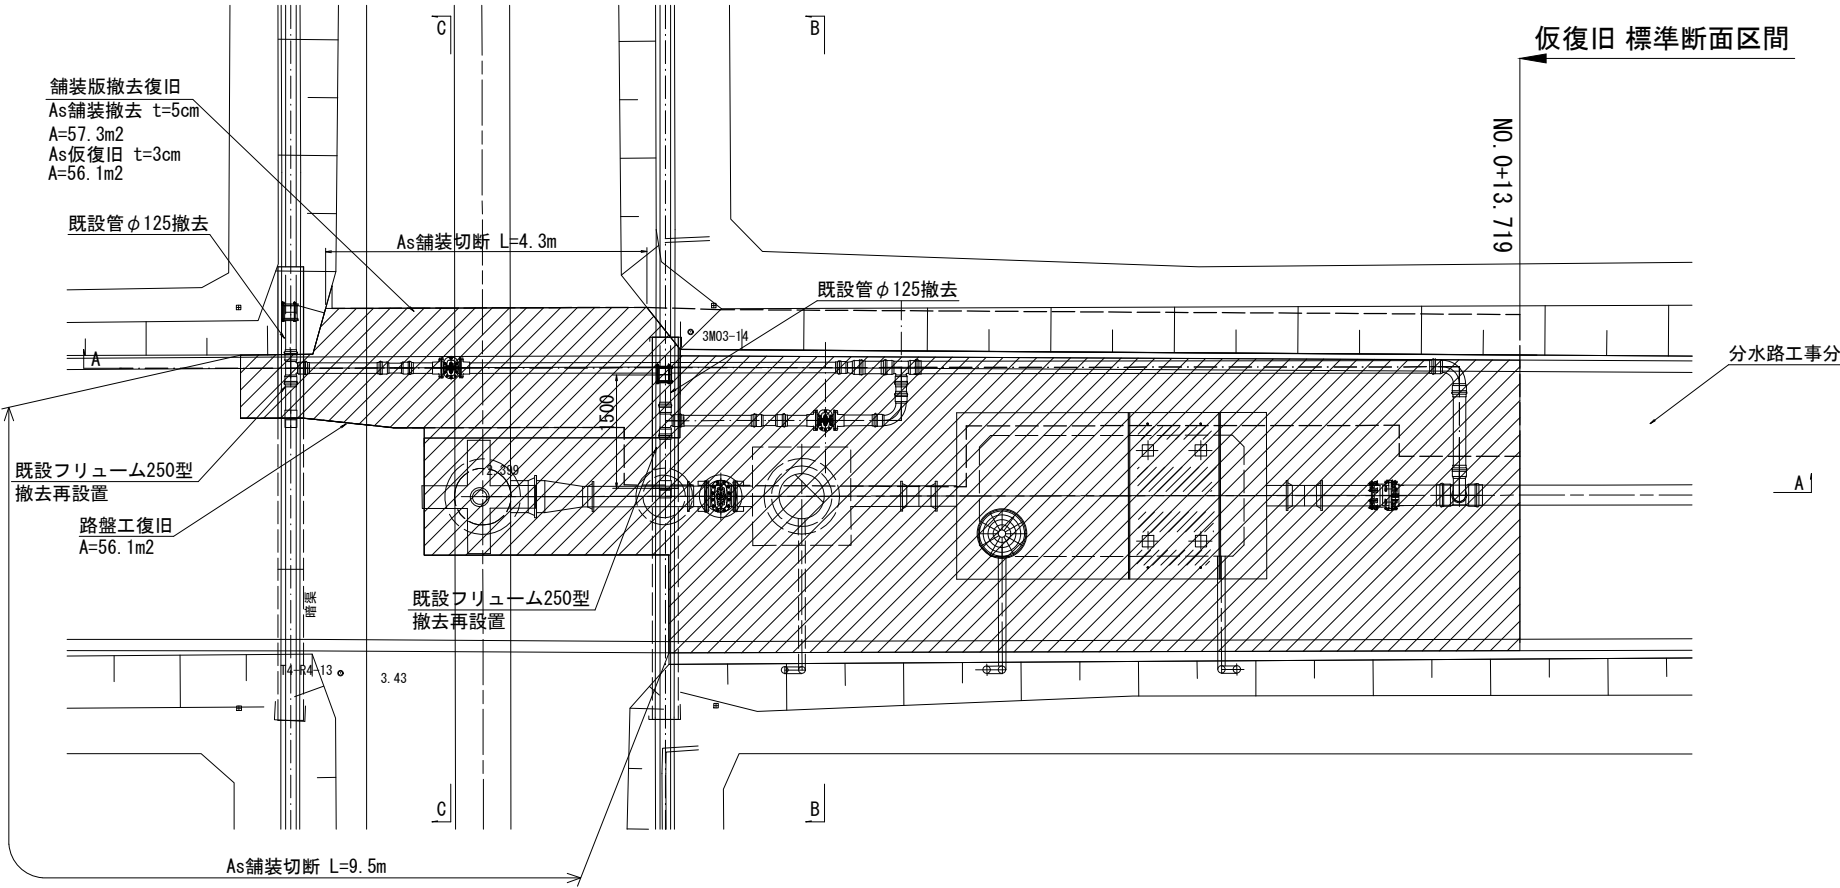


C-C断面

S=1:50

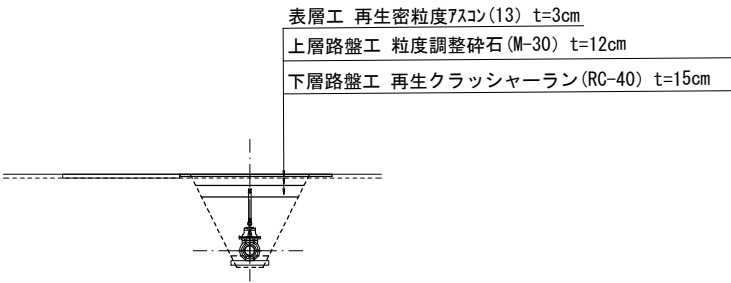


B-B断面

S=1:50

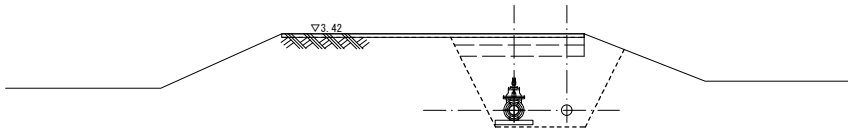


既設フリーム撤去

S=1:10

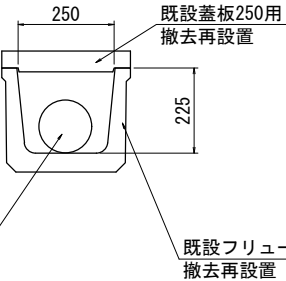


既設フリーム再設置

S=1:10

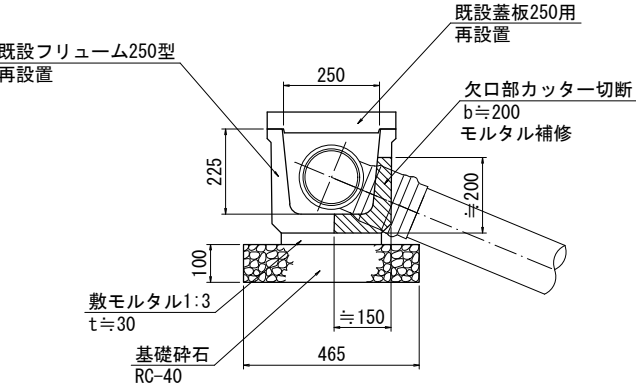

A-A断面

S=1:50

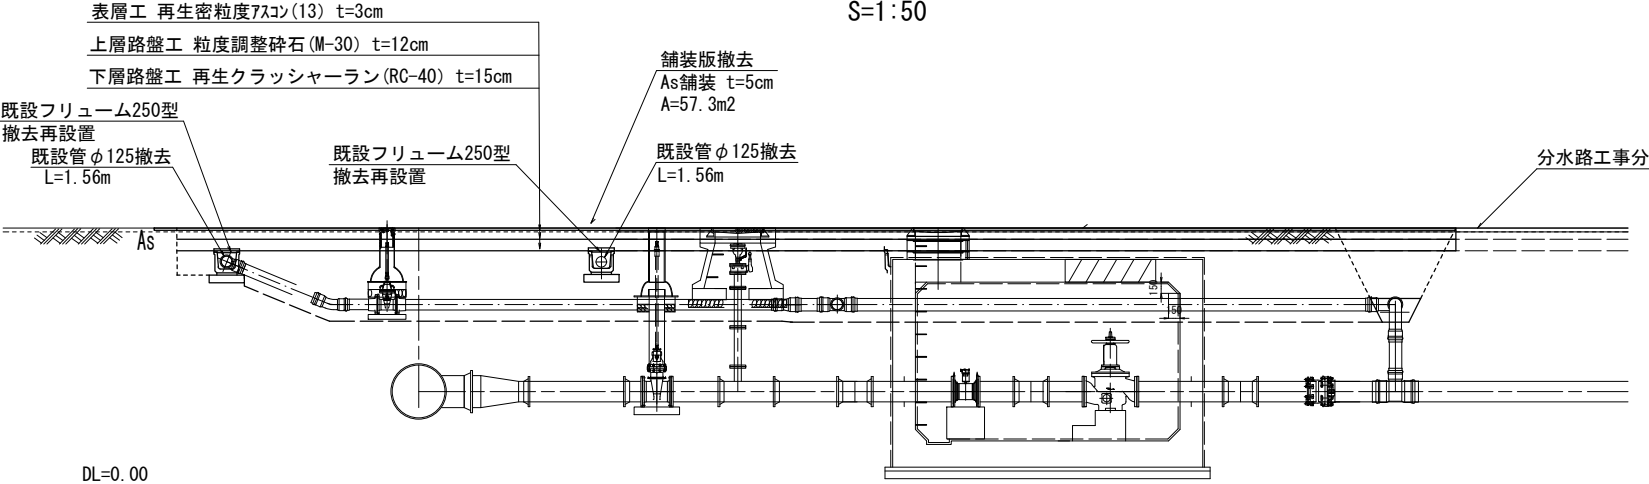


工事名	令和7年度 印旛沼二期農業水利事業 埜原支線用水路工事 (第3号支線分水路)		
図面名	分岐工(1)撤去復旧図		
年月日			
尺 度	1:50	図面番号	13
会社名			
事務所名	関東農政局 印旛沼二期農業水利事業所		

分岐工(2)撤去復旧図

断面図


S=1:20

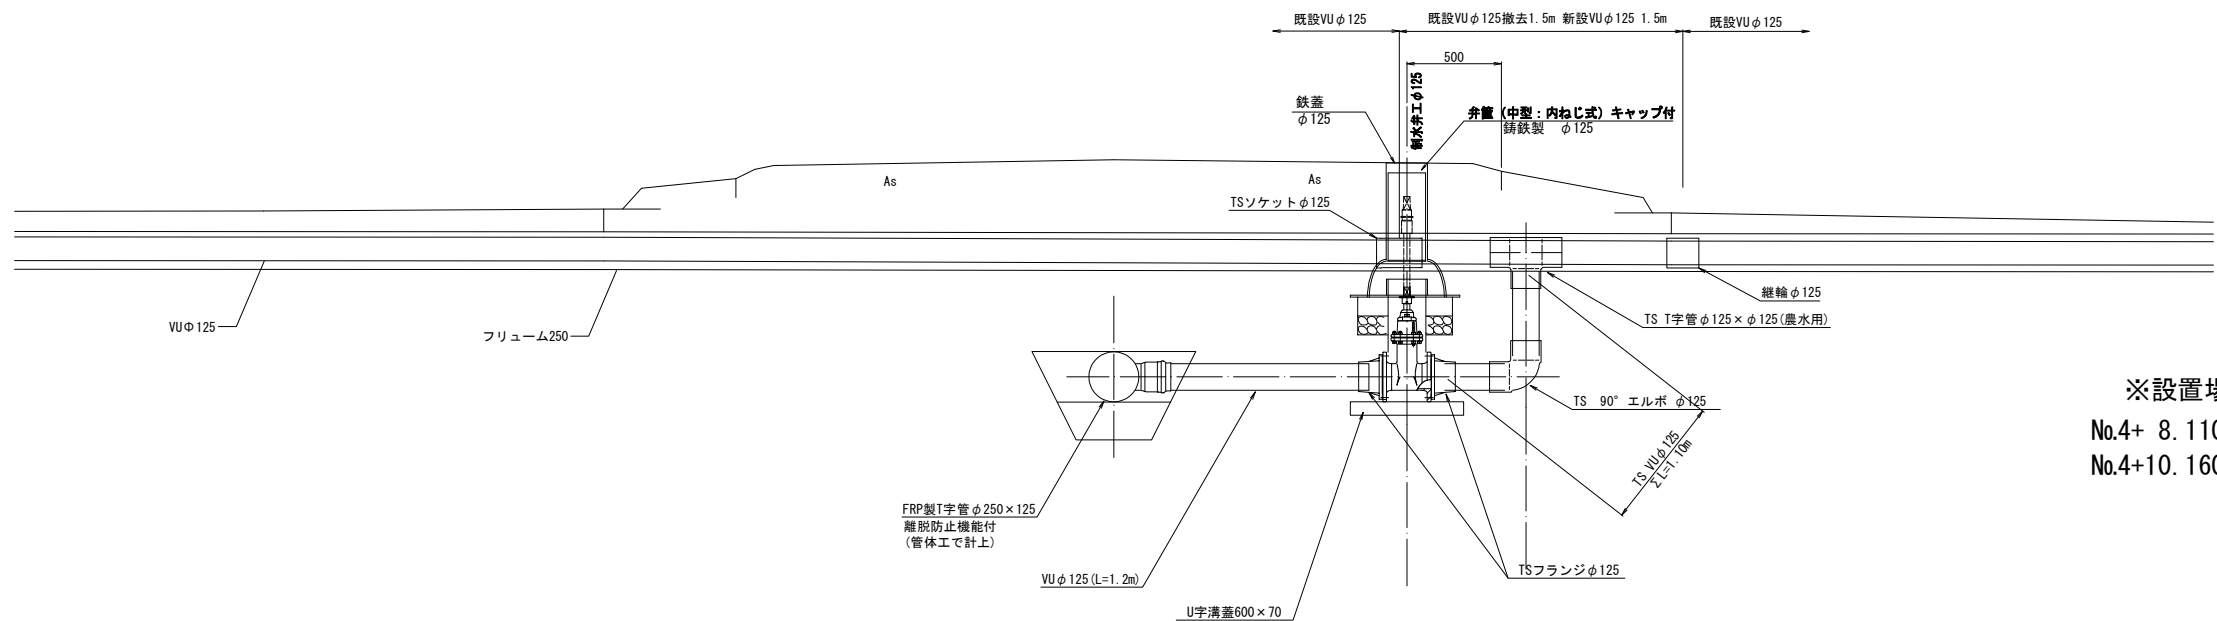

※設置場所
No.4+ 8.110 付近
No.4+10.160 付近

平面図

S=1:40


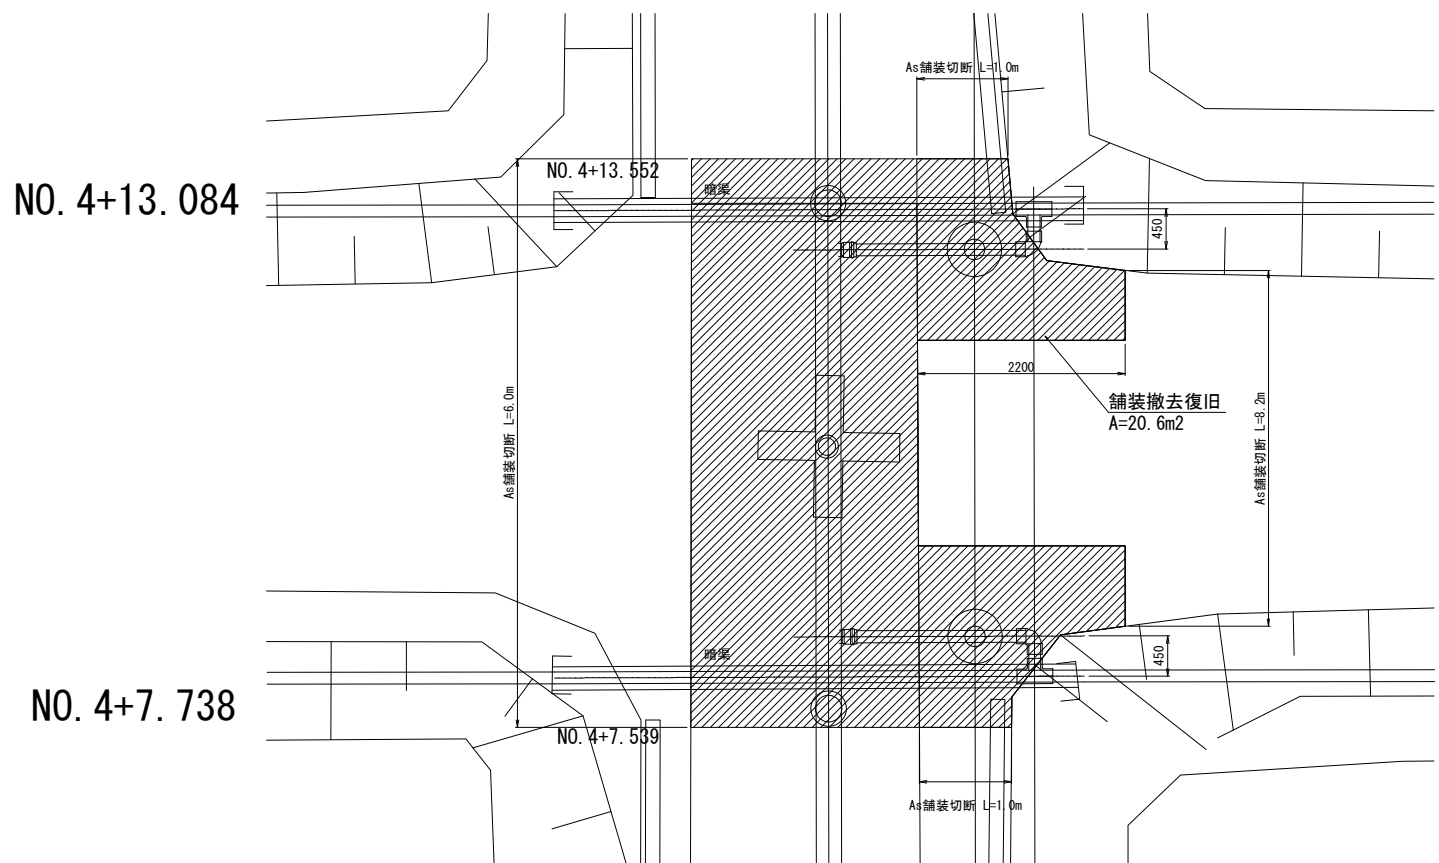


NO. 4+13.084

NO. 4+7.738



工 事 名	令和7年度 印旛沼二期農業水利事業 荏原支線用水路工事 (第3号支線分水路)		
図 面 名	分岐工(2)撤去復旧図		
作成年月日			
縮 尺	図 示	図面番号	14
会 社 名			
事業所名	関東農政局 印旛沼二期農業水利事業所		

分岐工 (3) 撤去復旧図

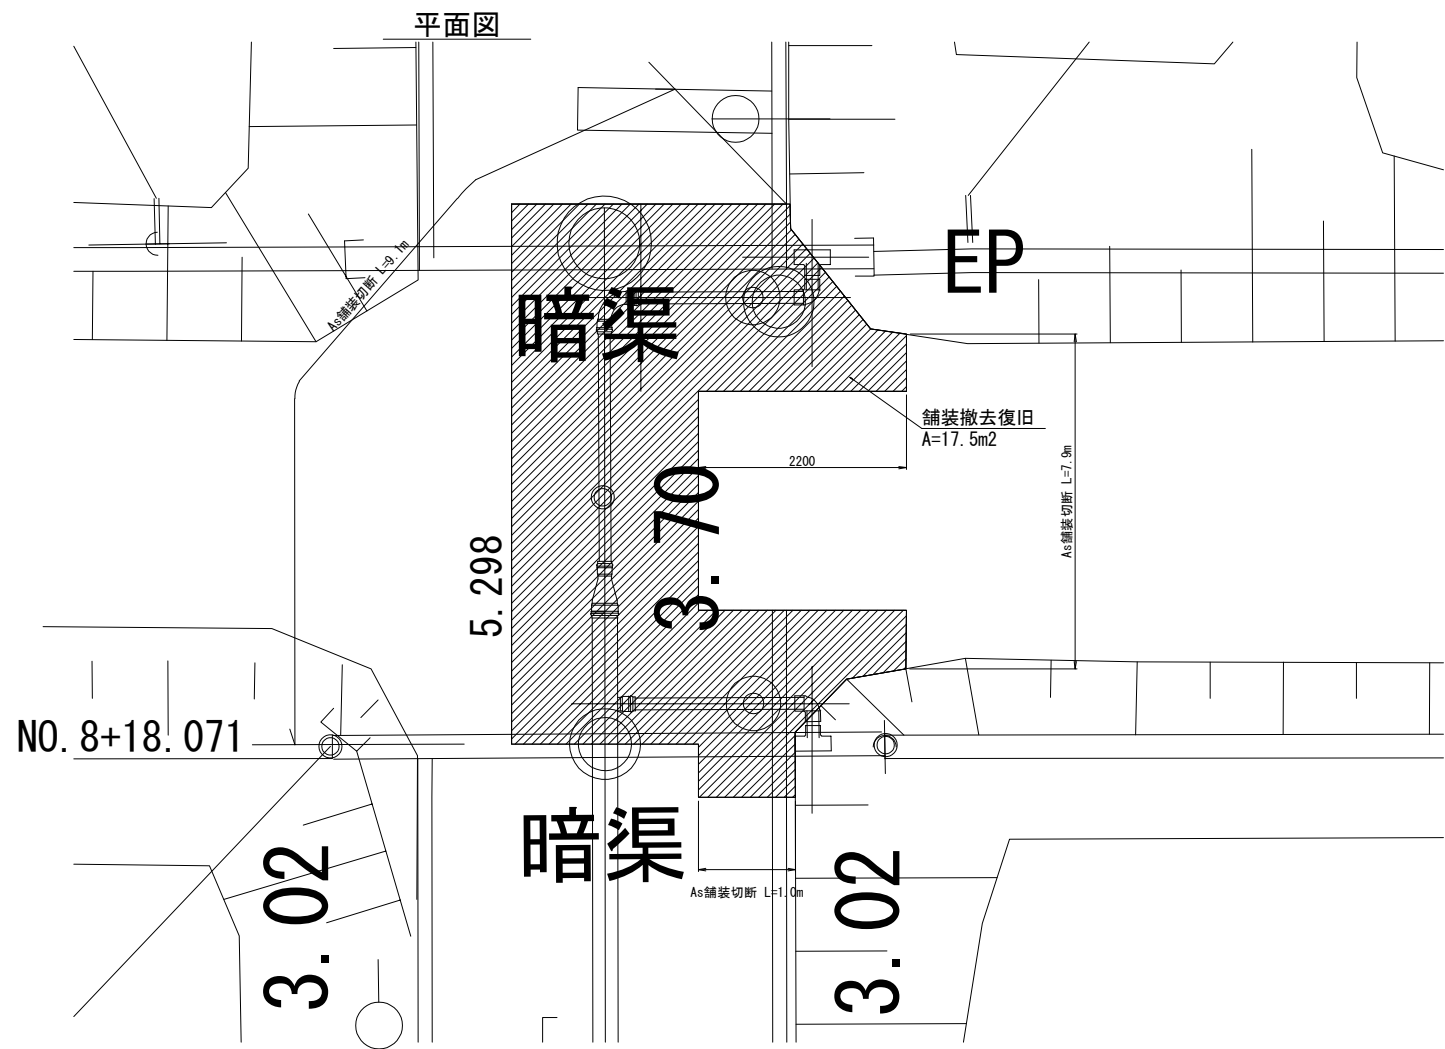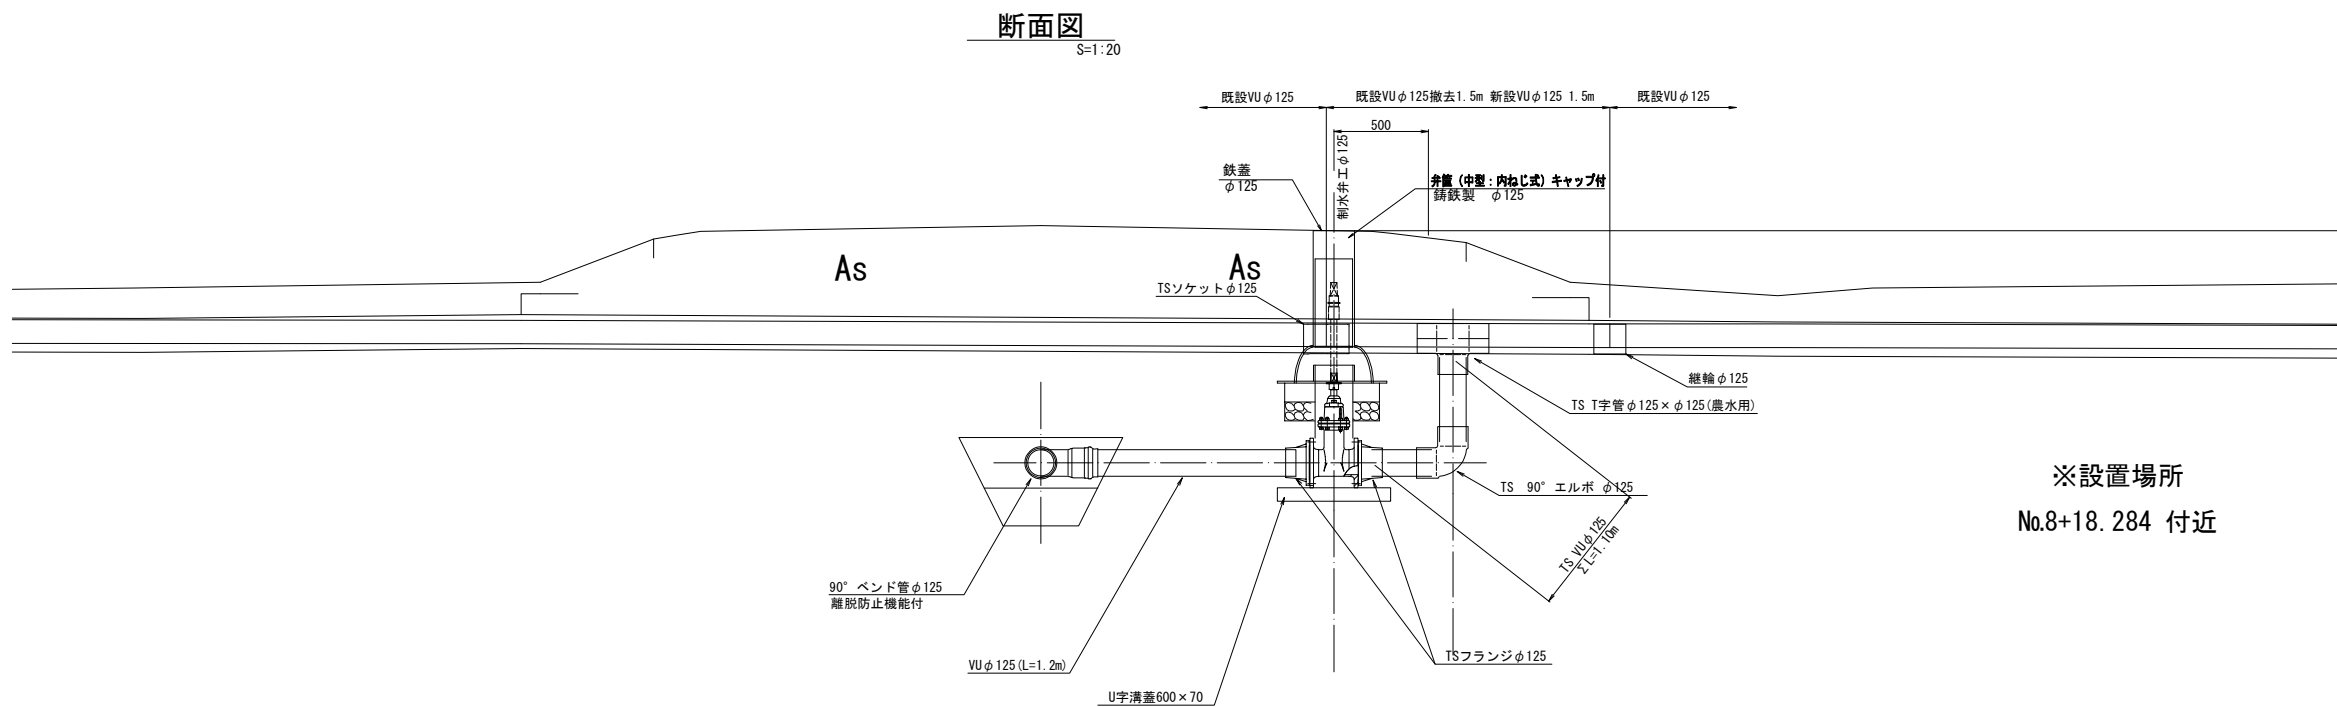


工 事 名	令和7年度 印旛沼二期農業水利事業 荏原支線用水路工事 (第3号支線分水路)		
図 面 名	分岐工 (3) 撤去復旧図		
作成年月日			
縮 尺	図 示	図面番号	15
会 社 名			
事業所名	関東農政局 印旛沼二期農業水利事業所		



仮設計画図(1/2)

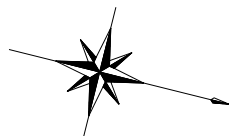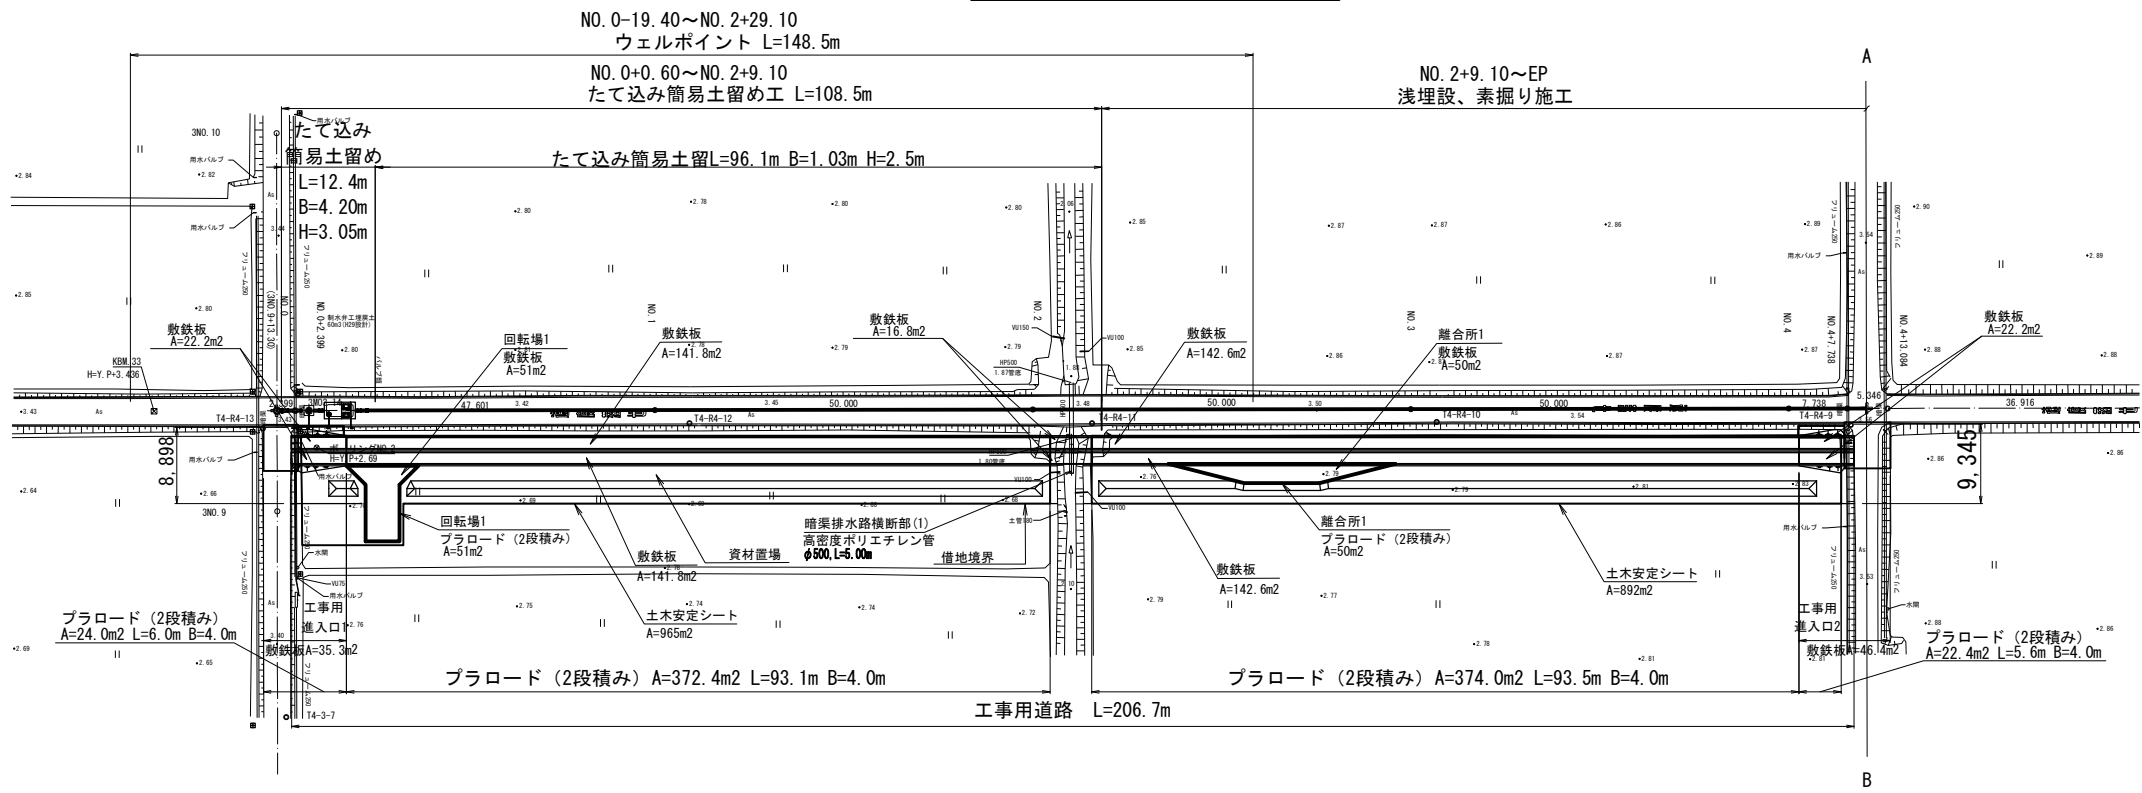


回転場

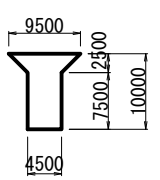


離合所

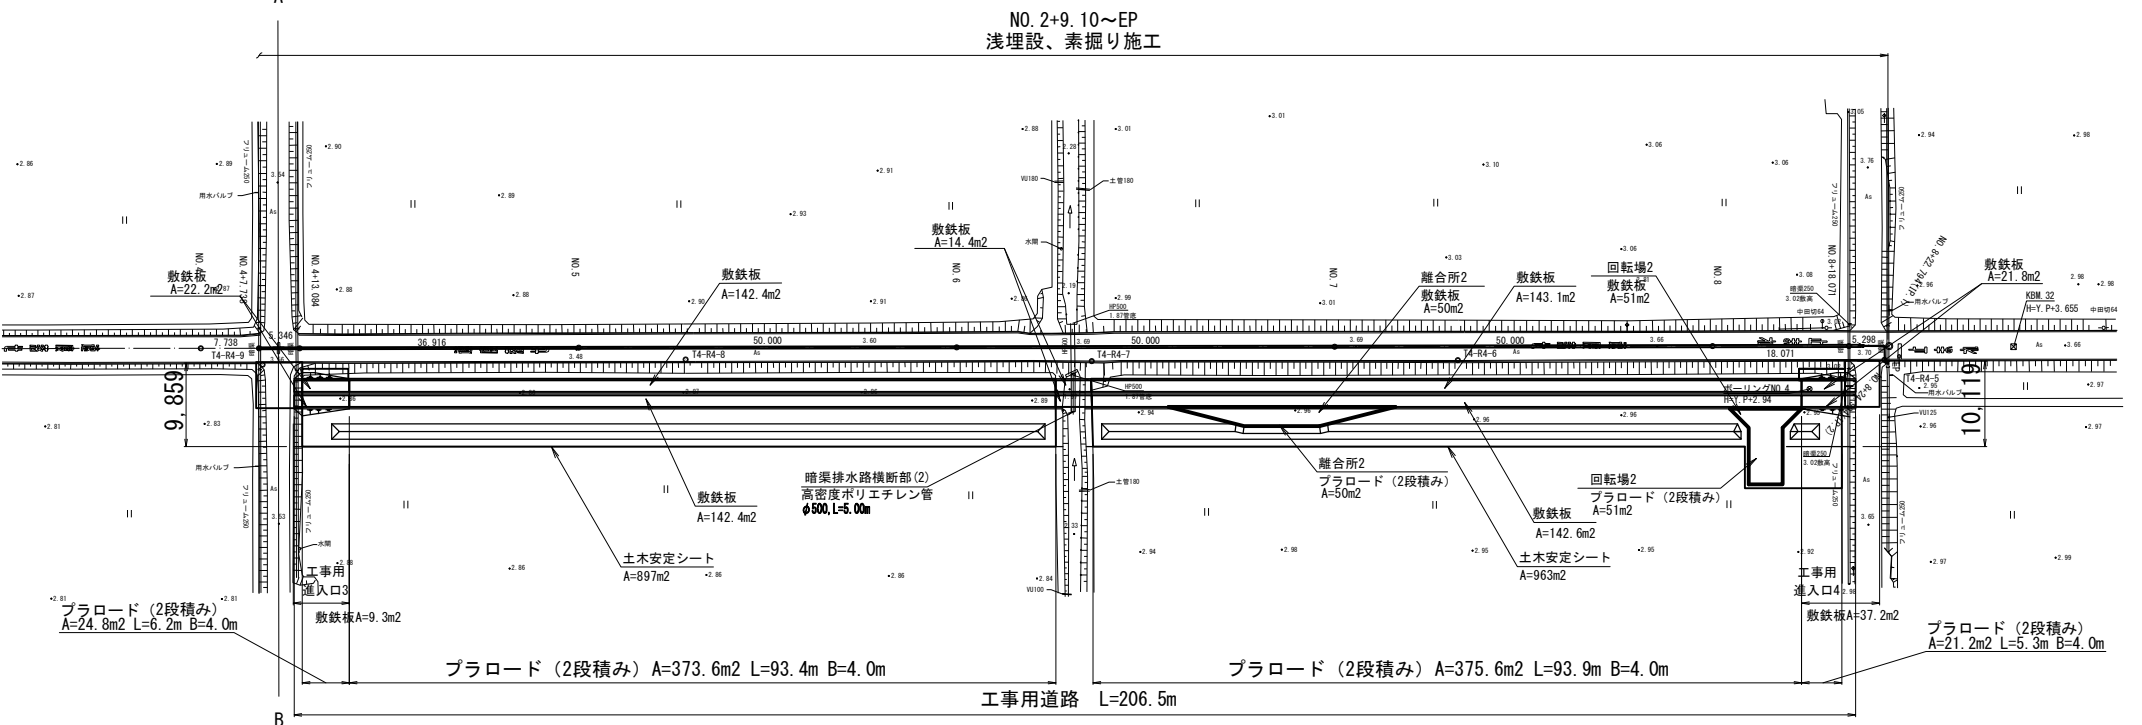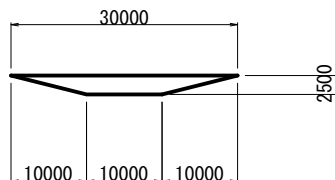


仮設断面図
S=1:100

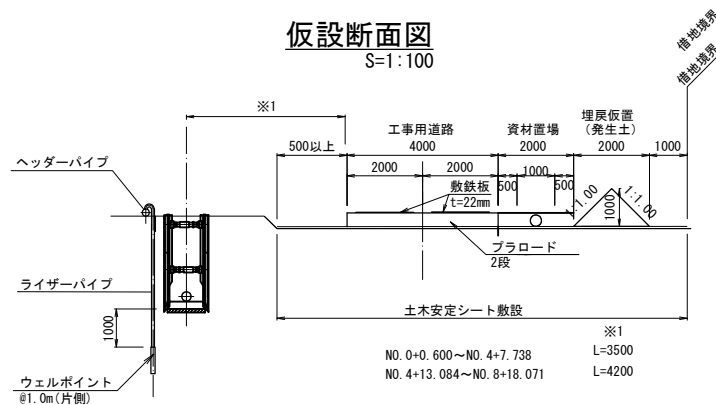

土工用進入口
道路横断面断面図

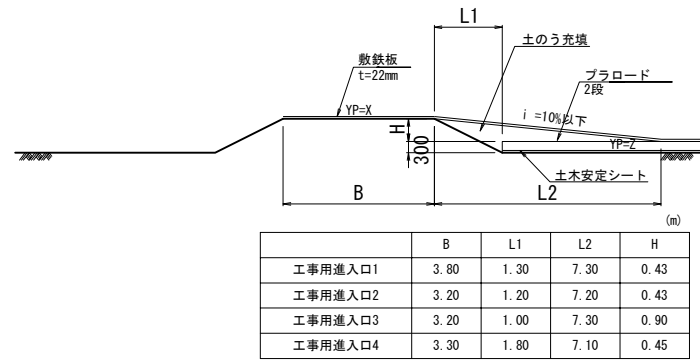

暗渠排水路横断部断面図

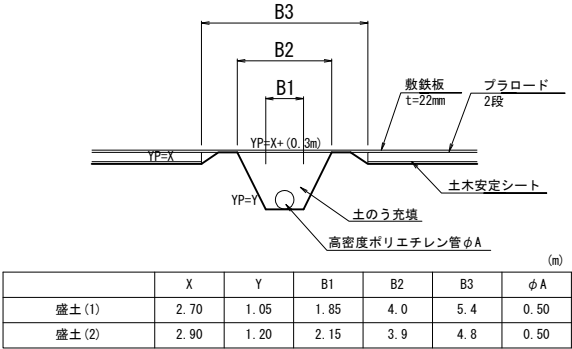

工 事 名	令和7年度 印旛沼二期農業水利事業 荏原支線用水路工事（第3号支線分水路）		
図 面 名	仮設計画図(1/2)		
作成年月日			
縮 尺	図 示	図面番号	16 - 1/2
会 社 名			
事業所名	関東農政局 印旛沼二期農業水利事業所		


S=1:30

Technical drawing of a water supply system layout for a 1000m² agricultural building. The drawing shows a network of pipes, valves, and equipment. Key components include:

- Main water supply line from the left.
- 仕切弁 $\phi 250$ (0.74MPa) (Isolation Valve $\phi 250$ (0.74MPa))
- 空気弁 (樹脂製) $\phi 25$ (Air Valve (Resin) $\phi 25$)
- 農事用電磁流量計 $\phi 250$ (0.74MPa) (Agricultural Electromagnetic Flowmeter $\phi 250$ (0.74MPa))
- 定流量弁 (低差圧用) $\phi 250$ (0.74MPa) (Constant Flow Valve (Low Differential Pressure) $\phi 250$ (0.74MPa))
- K形継輪 $\phi 250$ (K-shaped Coupling $\phi 250$)
- 松矢板 $t=0.05\text{m} \times 4$ 箇所 (Matsuyama Board $t=0.05\text{m} \times 4$ locations)

Dimensions are provided for the overall layout and individual components.

(No.0+5.27~No.0+11.37)

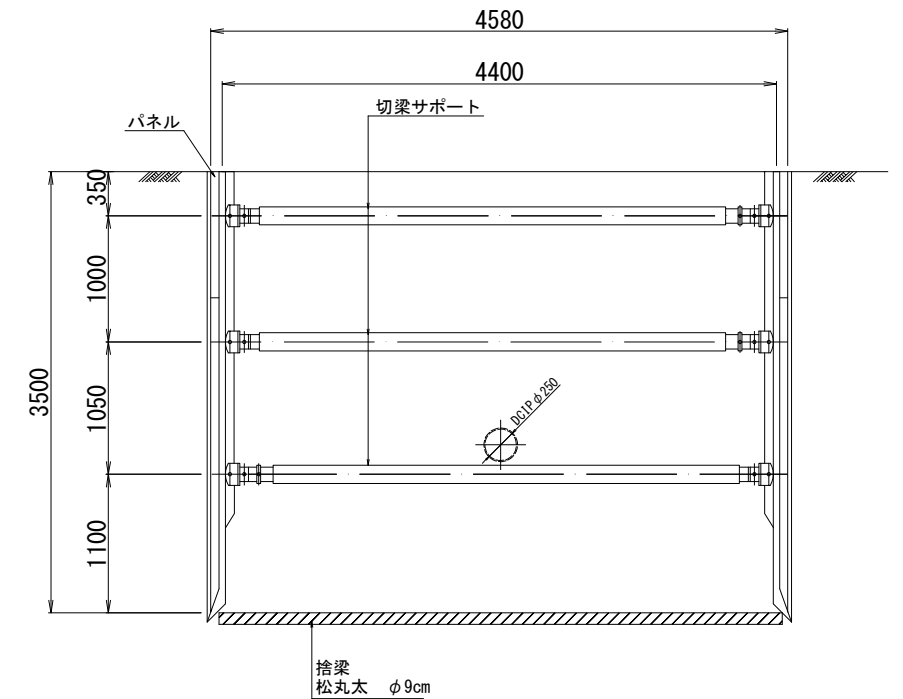

2000 2000 2000 2000 2000 2000

1,030


900

スライドレール

パネル

埜原3号支線
用水路分水路
VUφ250

(No.0+11.37~No.0+13.00)

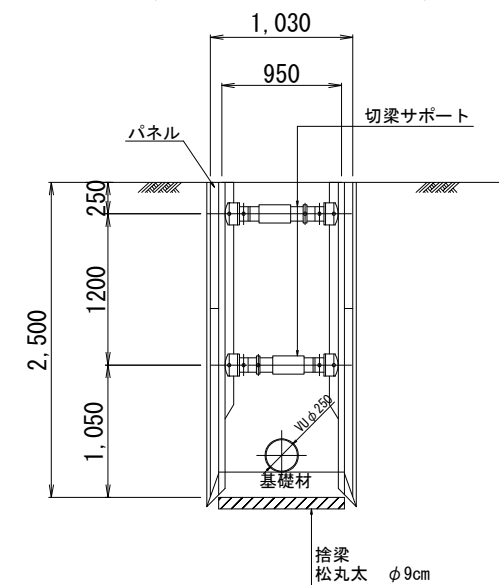

工 事 名	令和7年度 印旛沼二期農業水利事業所 荃原支線用水路工事（第3号支線分水路）		
図 面 名	建込式簡易土留工構造図		
作成年月日			
縮 尺	1:30	図面番号	17
会 社 名			
事業所名	関東農政局 印旛沼二期農業水利事業所		