


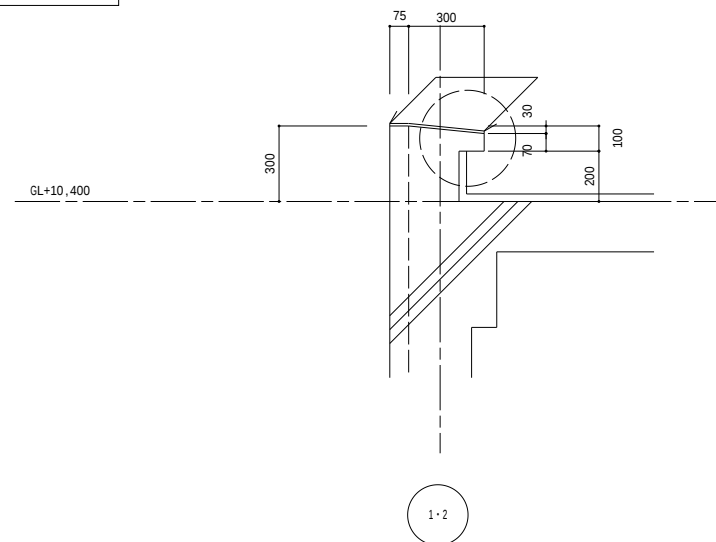
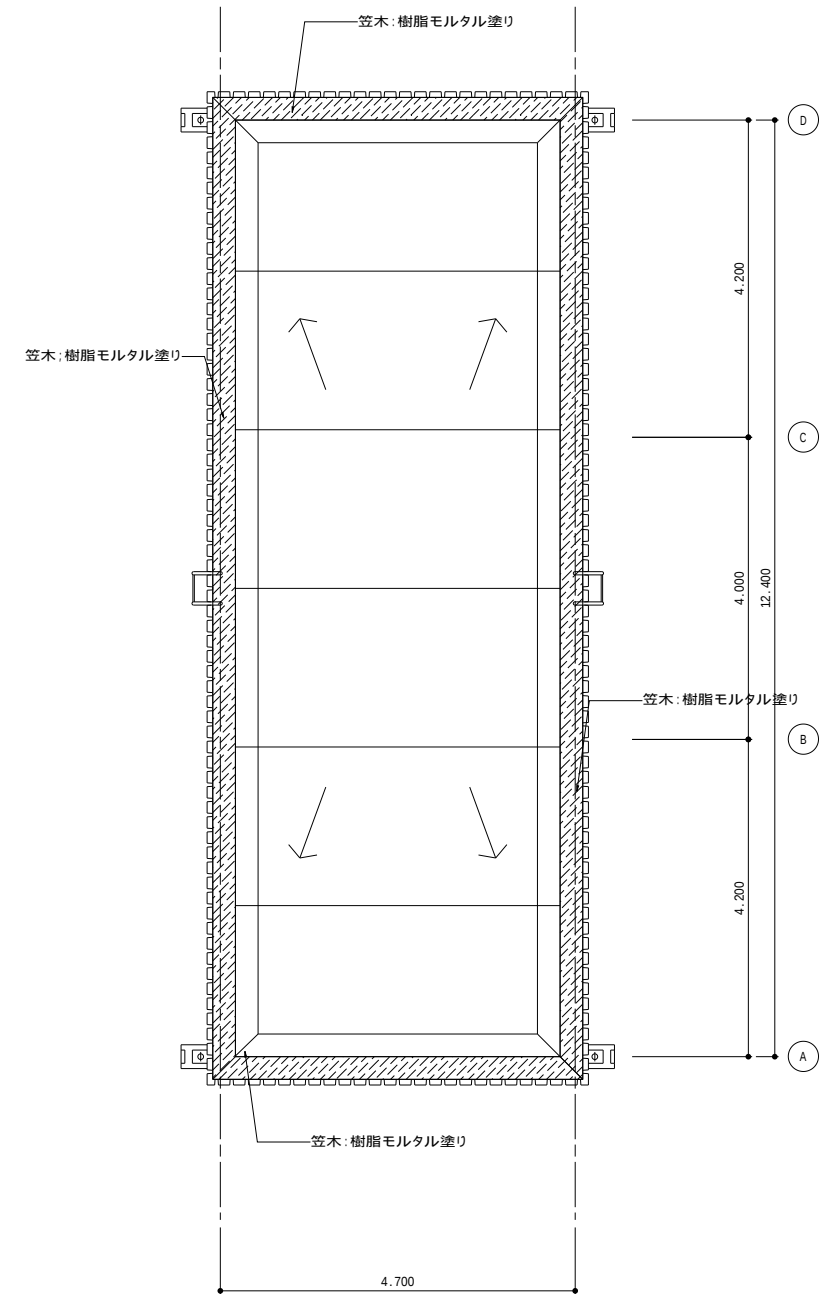
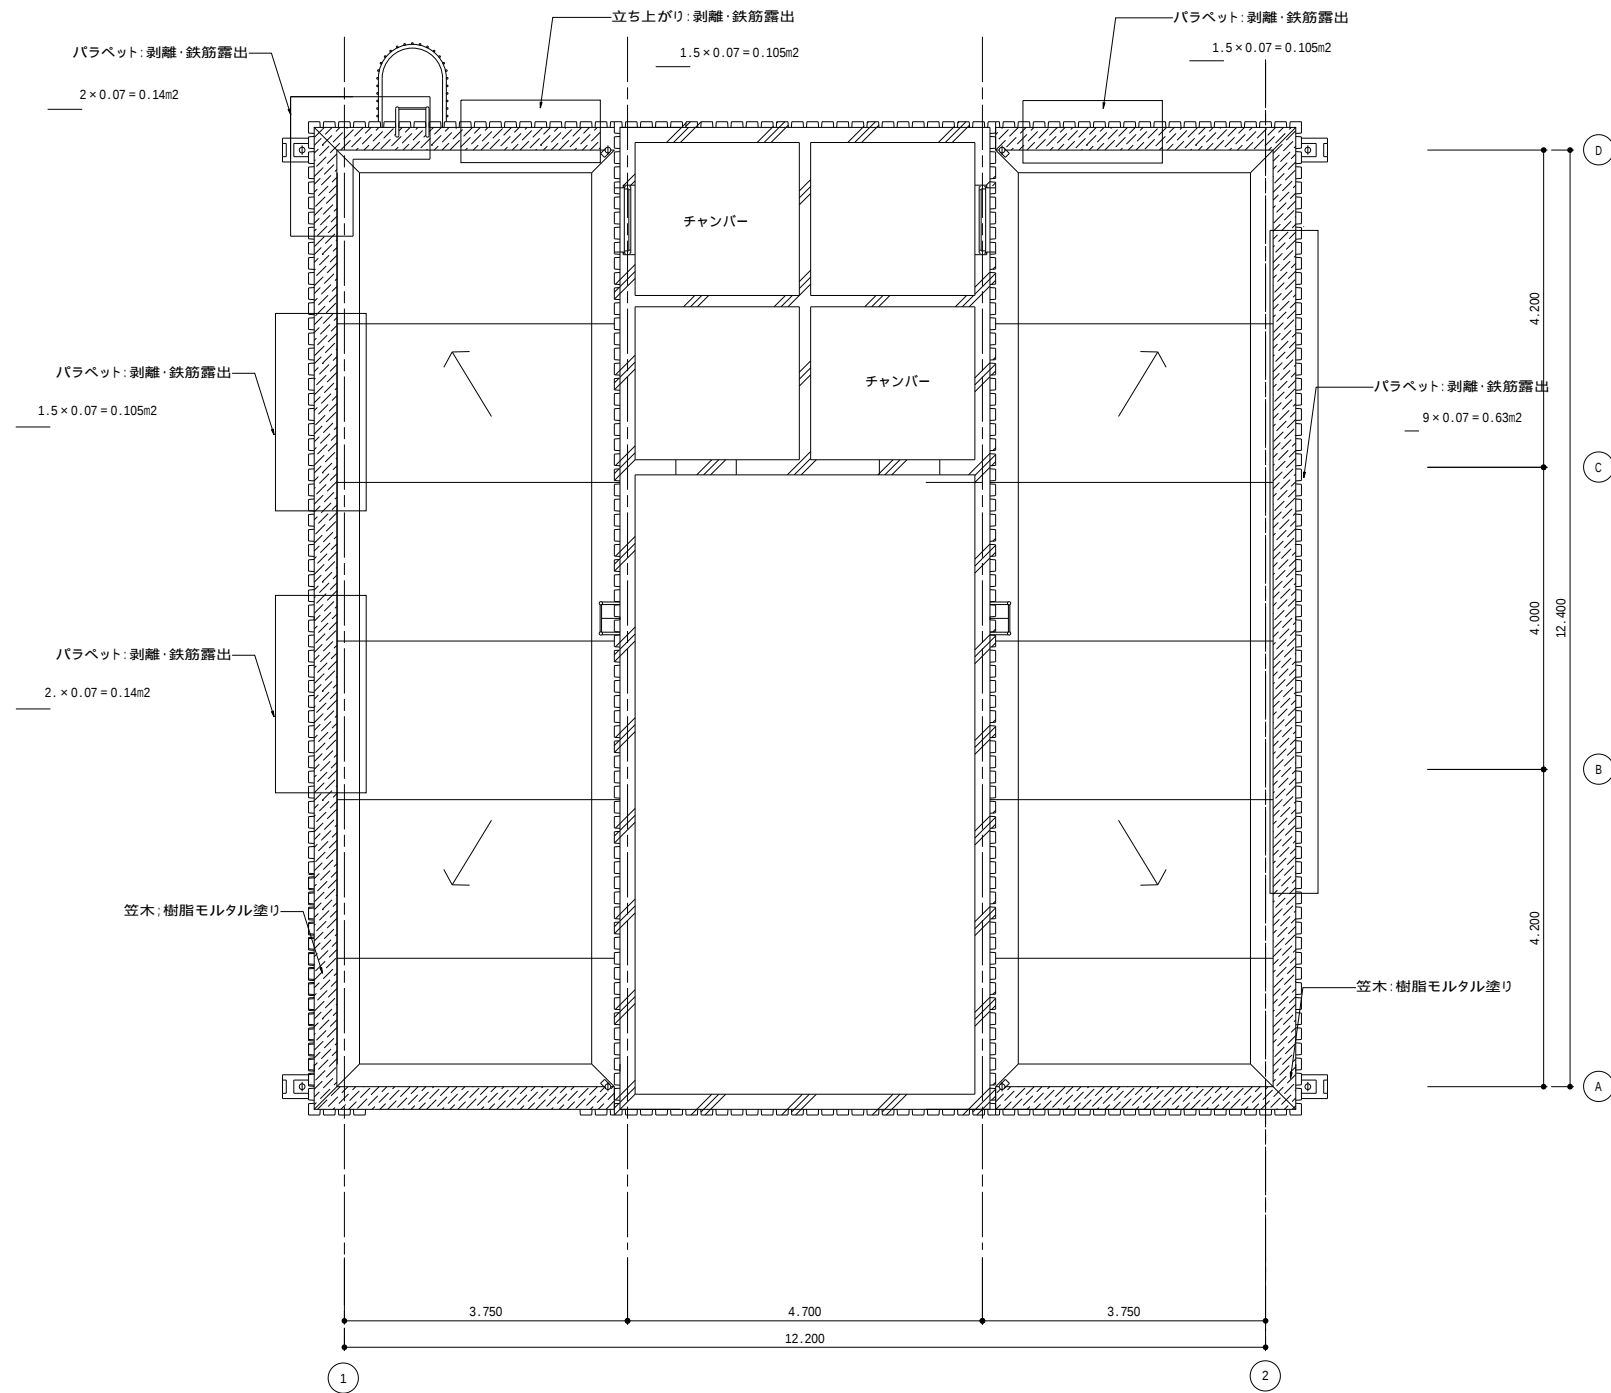
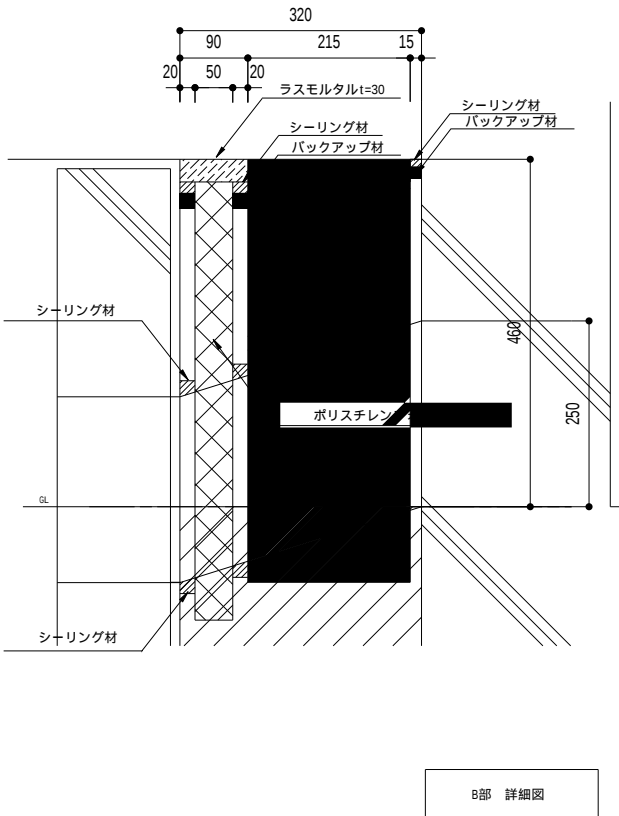
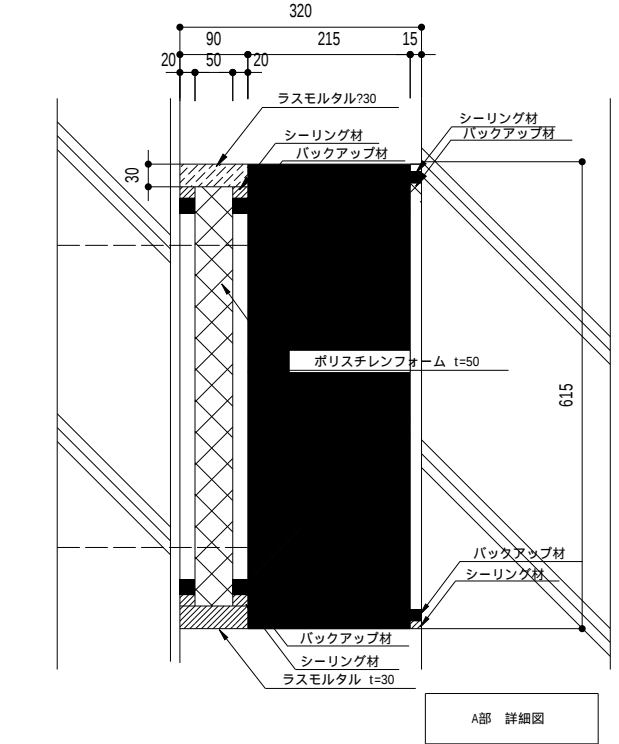
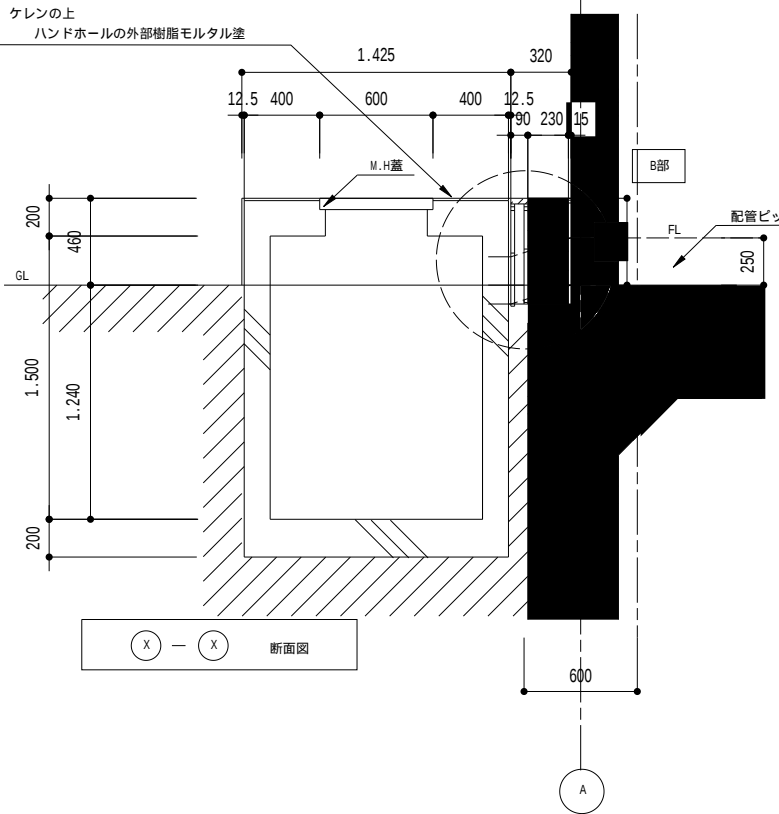
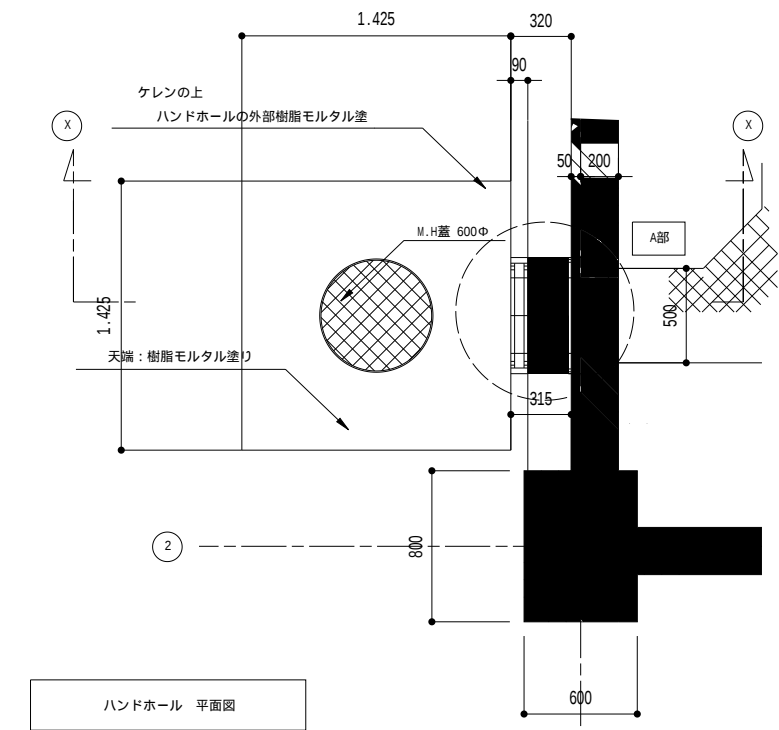


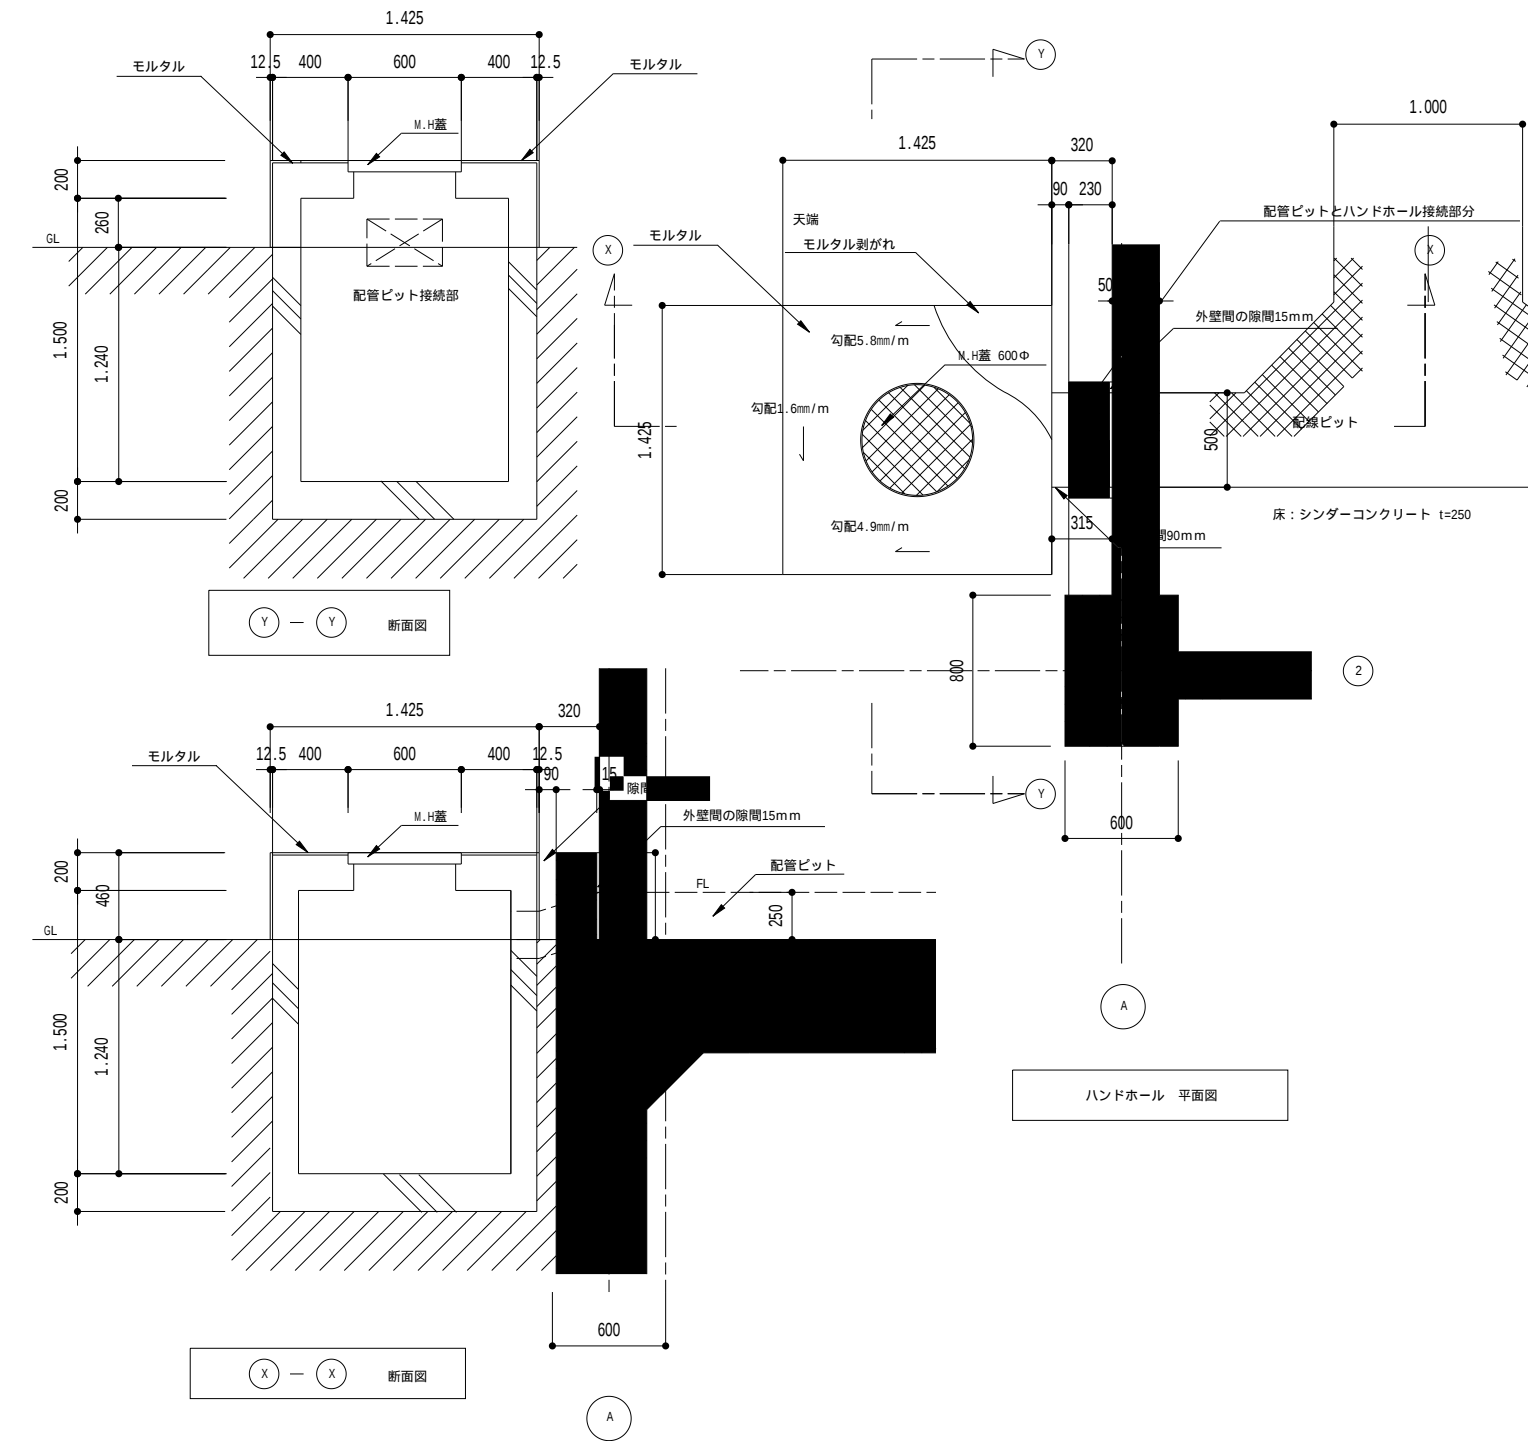


工事名	令和5年度 那珂川沿岸農業水利事業(二期) 備前堤堰改修工事		
図面名	損傷図(3)		
作成年月日			
縮尺	A1: 1/50 A3: 1/100	図面番号	A-20
会社名			
事業所名	関東農政局 那珂川沿岸農業水利事業所		

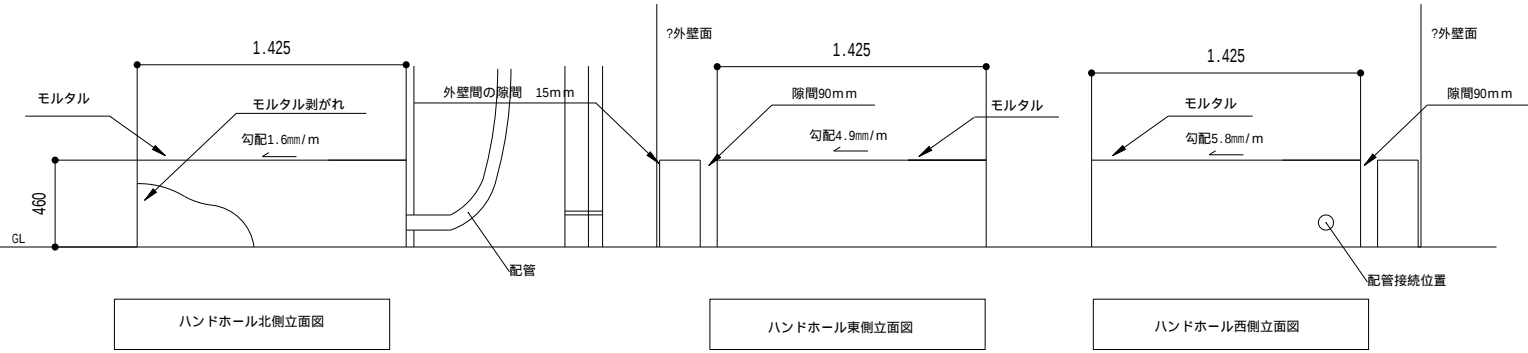


工 事 名	令和5年度 那珂川沿岸農業水利事業(二期) 備前堰堤改修工事		
図 面 名	ハンドホール改修詳細図		
作成年月日			
縮 尺	A1 : 1/20 1/5 A3 : 1/40 1/10	図面番号	A-21
会 社 名			
事業所名	関東農政局 那珂川沿岸農業水利事業所		

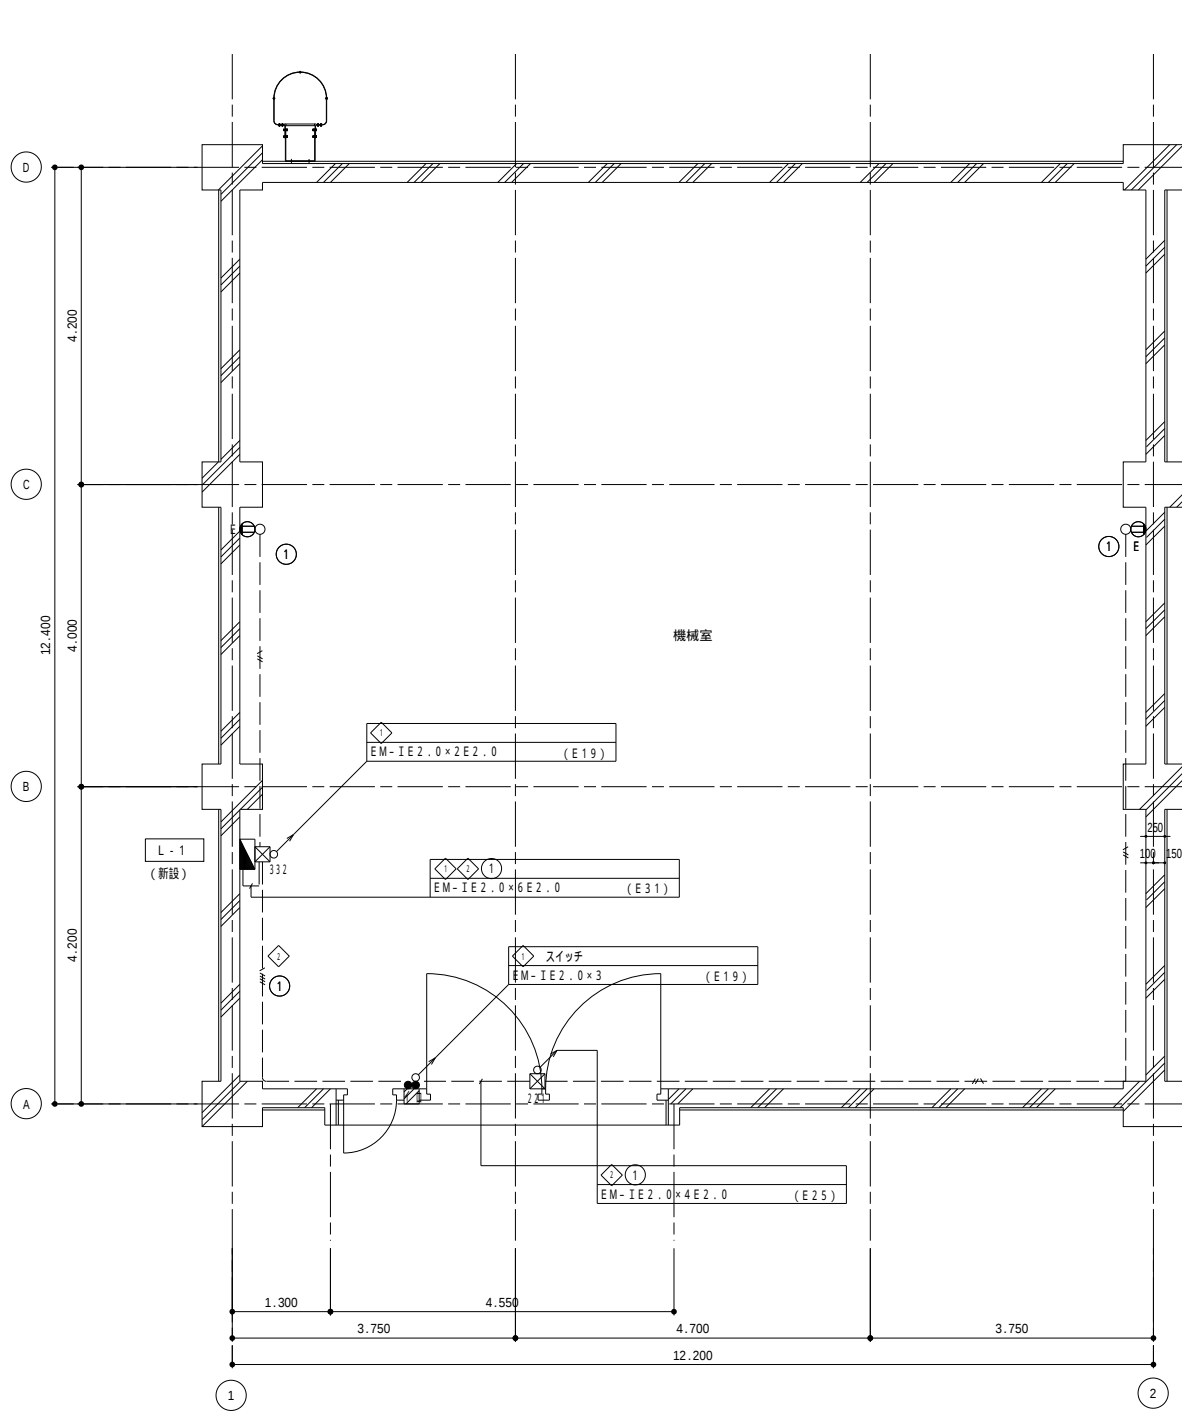

1 階平面図 1 / 5 0

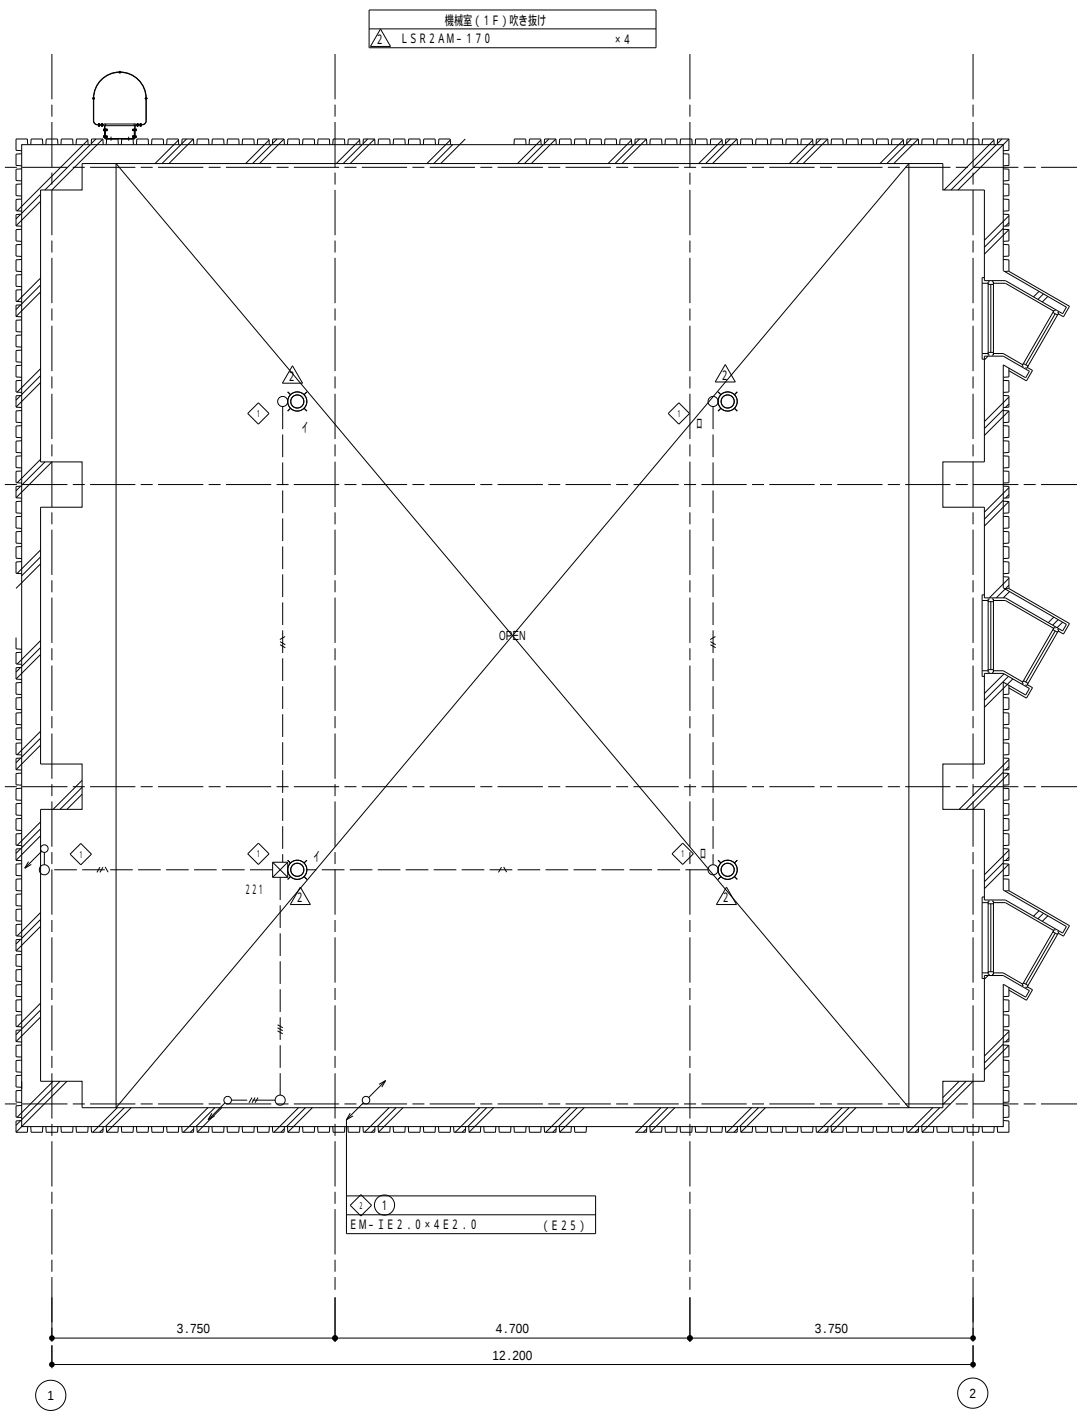


1 階 (上部) 平面図 1 / 5 0

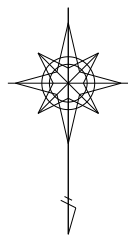


工 事 名	令和6年度 那珂川沿岸農業水利事業(二期) 備前堰機場改修工事		
図 面 名	電灯設備1階・1階上部平面図 (改修後)		
年 月 日			
尺 度	A1 : 1/50 A3 : 1/100	図面番号	AE-2
会 社 名			
事業(務)所名	関東農政局 那珂川沿岸農業水利事業所		

改 修 後

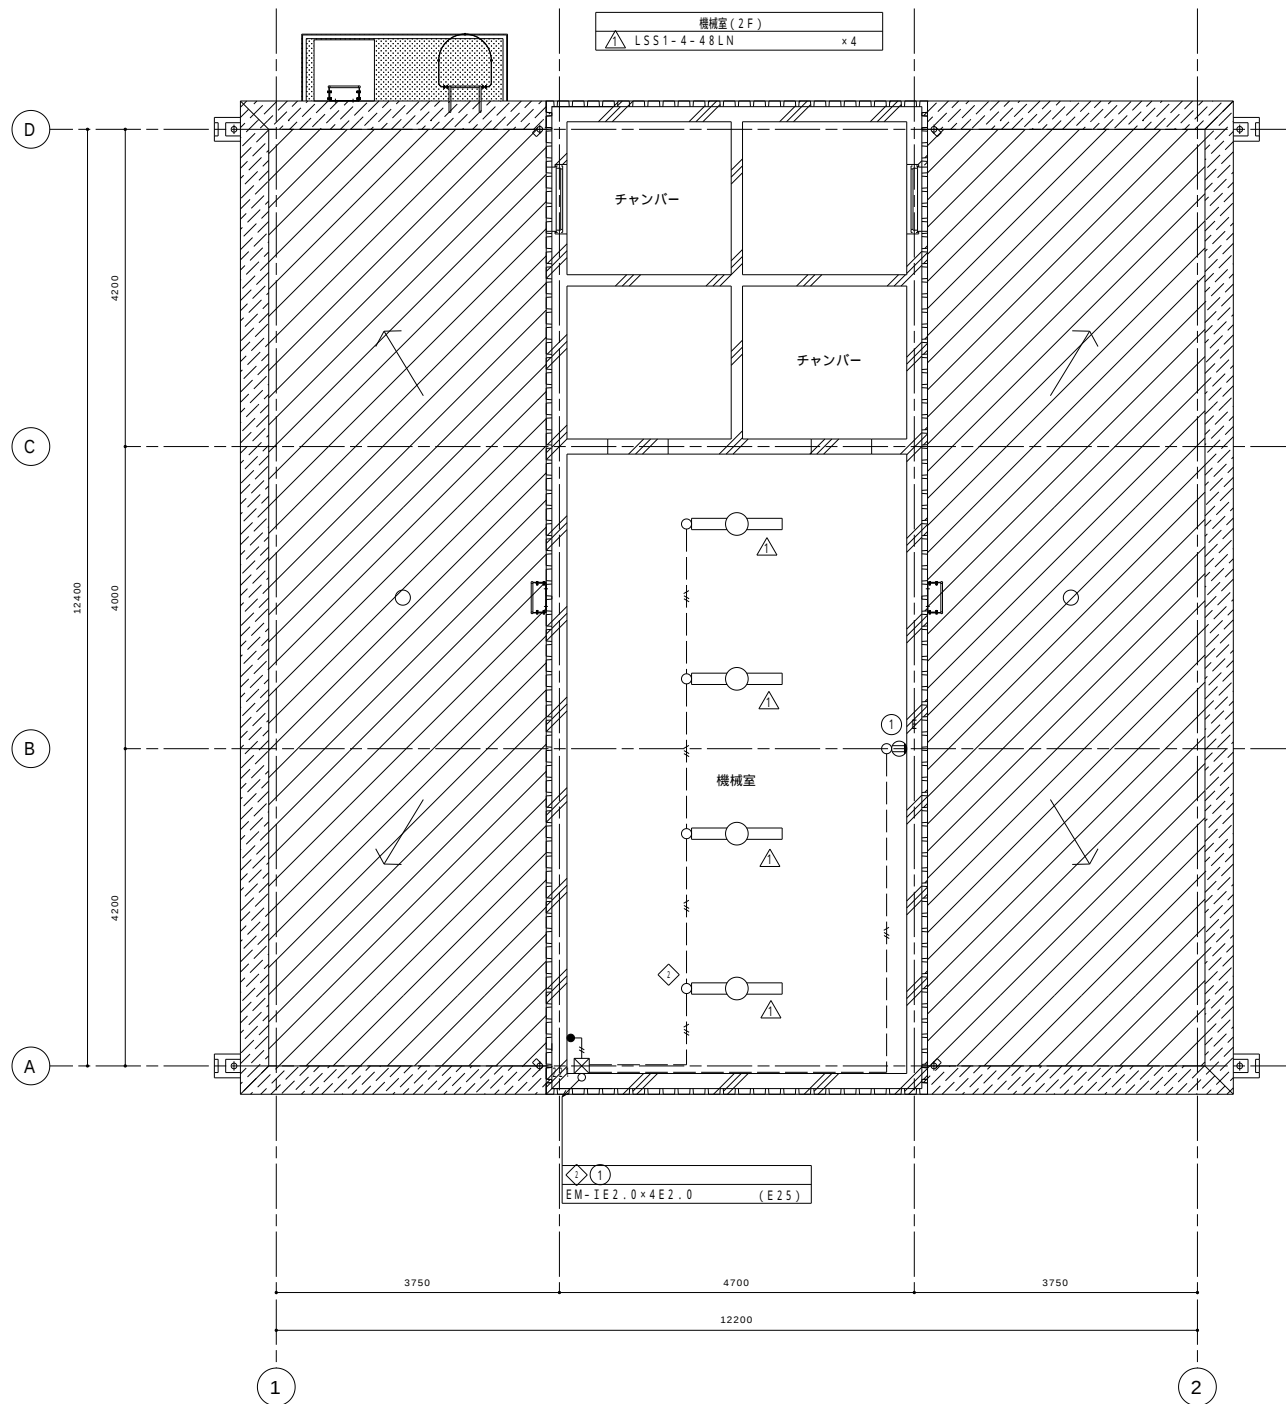


盤名称 型式	回路 番号	遮断器定格	電圧 (V)	負荷容量 種別(VA)	代 表 室 名 負 荷 名 称	備 考
L-1(新設)						
露出型	①	MCCB 2P 50/20	200	800	機械室吹き掛け 高天井照明	200×4
幹線定格種別	②	MCCB 2P 50/20	200	168	2F機械室 電灯	42×4
1φ3W200/100V	③	MCCB 2P 50/20	200	(1000)	予備	
主幹器具	④	MCCB 2P 50/20	100	300	1F・2F機械室 コンセント	100×3
MCCB3P 50/30	⑤	ELCB 2P 50/20	100	390	別建物	
負荷合計	⑥	MCCB 2P 50/20	100	(500)	予備	
1658 VA						
予備						
(1500 VA)						
合計3158 VA						

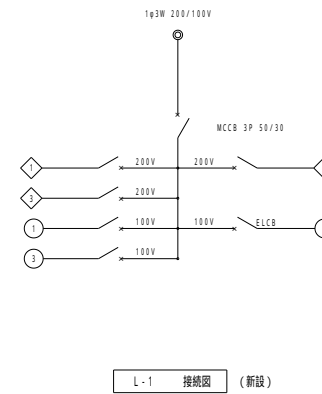


(注記)	
1. 分岐配線用遮断器、漏電遮断機は2P(JIS協約型1Pサイズ)とする。	 ・・・24時間タイマー
(100Vは1E、200Vは2Eとする。)	 ・・・ソーラータイマー(2回路用)
2. 分岐回路数分の接地端子又は銅バーを設ける。	1. タイマーは全国(地域設定機能付)の年間日出・日入時間
3. 予備スペースは、保護板にブレーカーク取可能な幅の切込みを行い、カバープレートを取り付けること。	を記憶し±1時間以上の範囲でON・OFF出来る機能を有すること。
4. 回路番号の分類は下記とする。	2. タイマーは定時刻(最小時間設定間隔5分以下)の
 ・・・AC・GAC200V(主幹1次側)	ON・OFF(1日最大4操作以上[回路毎])が出来る事
 ・・・AC・GAC200V(主幹2次側)	
 ・・・AC・GAC100V(主幹1次側)	
 ・・・AC・GAC100V(主幹2次側)	
5. 凡 例	 _{FOS} ・・・切替スイッチ(入・切・自動) 内座に取付
 ・・・配線用遮断器 MCCB2P	 ・・・電磁接触器 2P20A
 ・・・漏電遮断器 ELCB2P	


(注記)			
1. 特記なき配管配線は下記とする。			
電灯回路			
	EM-IE2.0×2	(E19)	(露出)
	EM-IE2.0×3	(E19)	(露出)
	EM-IE2.0×4	(E25)	(露出)
	EM-IE2.0×2 E2.0	(E19)	(露出)
	EM-IE2.0×3 E2.0	(E25)	(露出)
	EM-IE2.0×4 E2.0	(E25)	(露出)
	EM-IE2.0×5 E2.0	(E25)	(露出)
	EM-IE2.0×6 E2.0	(E31)	(露出)
	EM-IE2.0×7 E2.0	(E31)	(露出)
	EM-IE2.0×8 E2.0	(E31)	(露出)
	EM-IE2.0×4 E2.0	(E25)	(露出)
	EM-IE2.0×2 E2.0	(G16)	(露出)
	EM-IE2.0×6	(G22)	(露出)
2. 特記なきプルボックスサイズは下記とする。			
☒	221	200×200×100SS	
☒	332	300×300×200SS	

凡例（改修後）		
記 号	名 称	摘 要
	電灯屋	
	LED灯照明器具	天井付
	LED高天井用照明器具	天井付
	埋込コンセント	2P15A×1E付
	埋込スイッチ	1P15A×1
	埋込スイッチ	1P15A×2
	配管配線	露出
	ブルボックス	
	丸型露出ボックス	
	貫通及び補修箇所	数字は口径と長さを示す

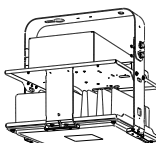
照明器具図		LED灯 (高天井用)	
△ LSS1-4-48LN	寸法: 86×1240	△ LSR2AM-170	
			

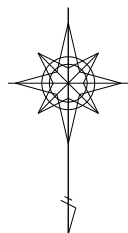


工 事 名	令和6年度 那珂川沿岸農業水利事業（二期） 備前堰堤増修工事		
図 面 名	電灯設備 2 階平面図（改修後）		
年 月 日			
尺 度	A1：1/50 A3：1/100	図面番号	AE-3
会 社 名			
事業(所)名	関東農政局 那珂川沿岸農業水利事業所		

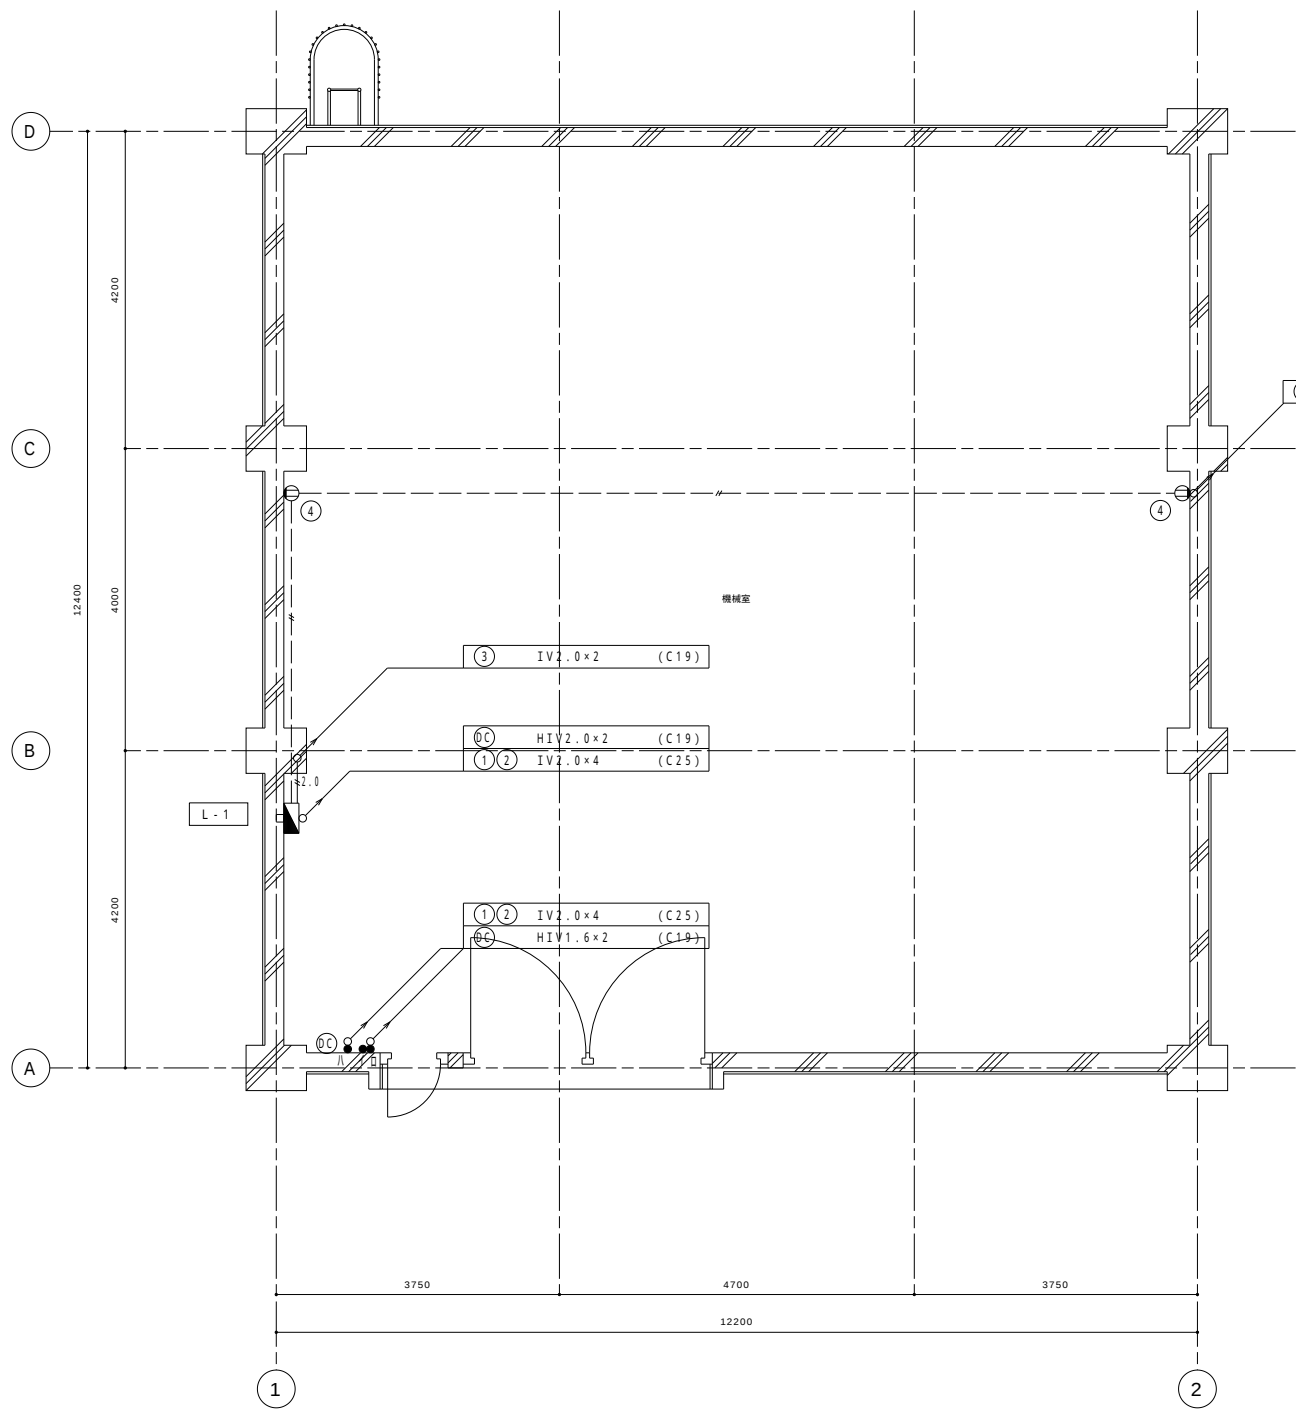

1 階平面図 1 / 5 0

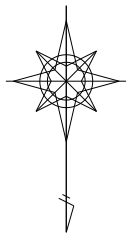


凡例 (改修前)			
記 号	名 称	摘 要	
	電灯盤		
	蛍光灯照明器具	天井付	
	水銀灯照明器具	天井付	
	白熱灯照明器具	天井付 (非常用照明)	
	埋込コンセント	2P15A×1	
	埋込スイッチ	1P15A×1	
	埋込スイッチ	1P15A×2	
	アウトレットボックス	中浅四角鋼板製 (既設)	
	配管配線	天井又は壁埋設配管	
	配管配線	床埋設配管	

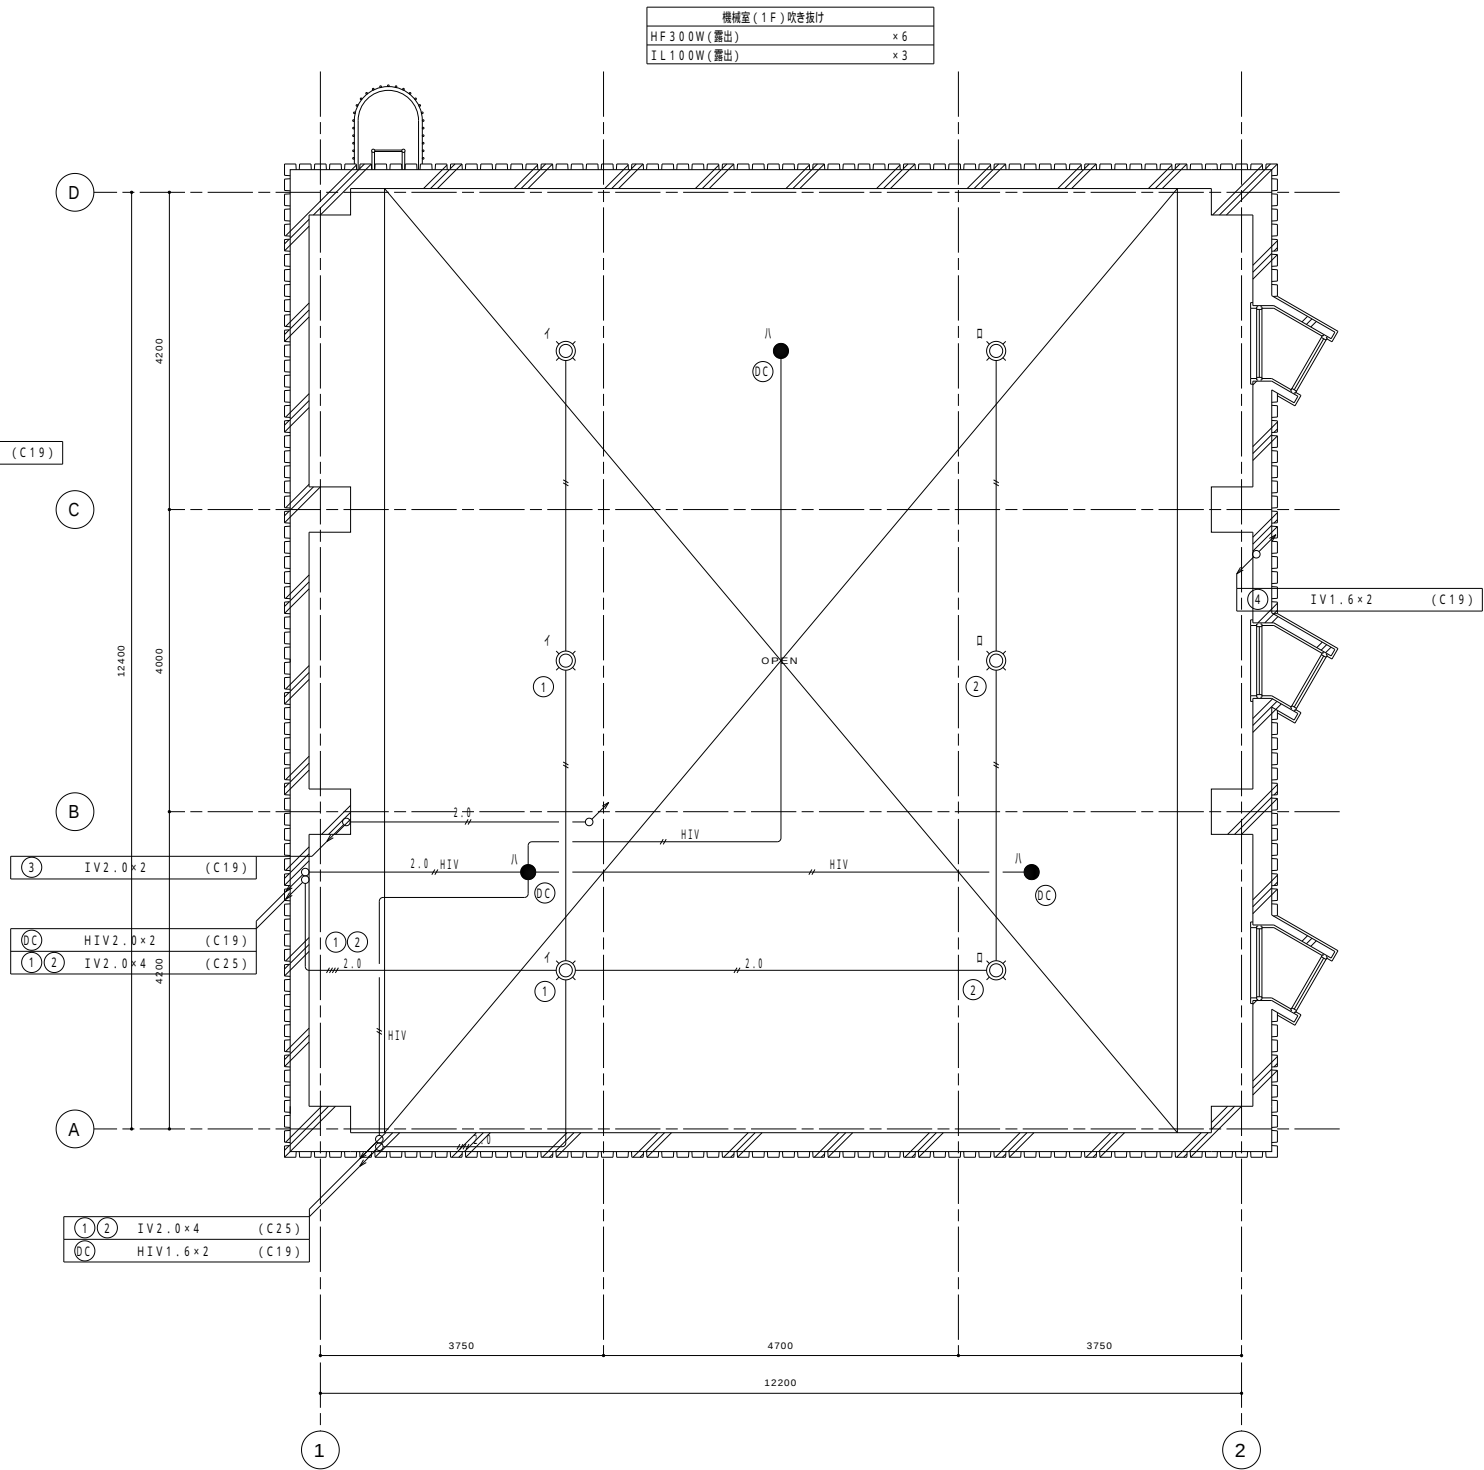


1 階 (上部) 平面図 1 / 5 0

注記		
1. 特記なき敷法配管配線は下記とする		
埋設配管は残置とし配線のみ撤去とする		
電灯・コンセント回路		
	IV1.6×2 (C19)	埋設
	IV1.6×2 (C19)	埋設
	IV1.6×3 (C19)	埋設
	IV1.6×4 (C25)	埋設
	IV2.0×2 (C19)	埋設
	IV2.0×3 (C19)	埋設
	IV2.0×4 (C25)	埋設
	IV2.0×5 (C25)	埋設
DC回路		
	HIV1.6×2 (C19)	埋設
	HIV2.0×2 (C19)	埋設

工 事 名	令和4年度 那珂川沿岸農業水利事業(二期) 備前堀機場改修工事		
図 面 名	電灯設備 1 階・1階上部平面図 (改修前)		
年 月 日			
尺 度	A1: 1/50 A3: 1/100	図面番号	AE-4
会 社 名			
事業(務)所名	関東農政局 那珂川沿岸農業水利事業所		

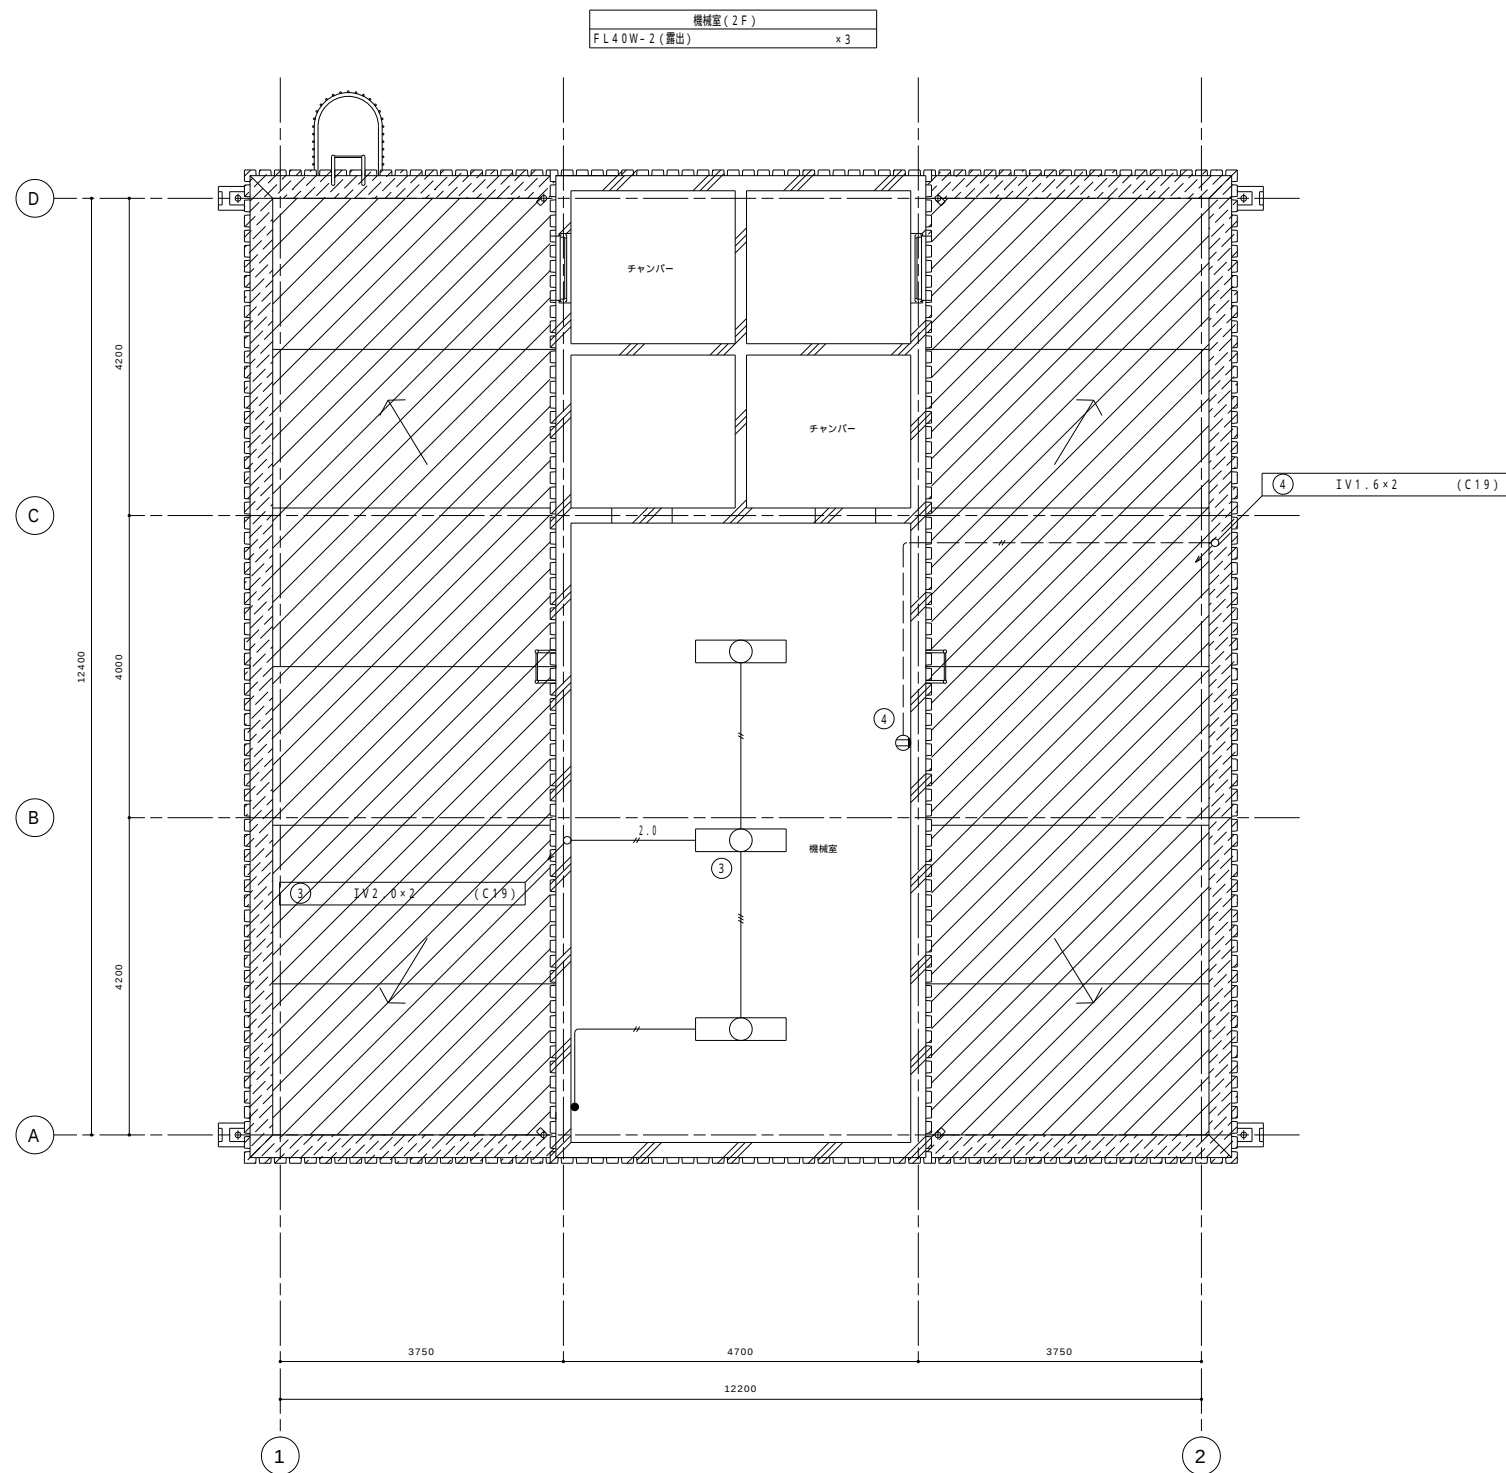


2階平面図 1 / 50

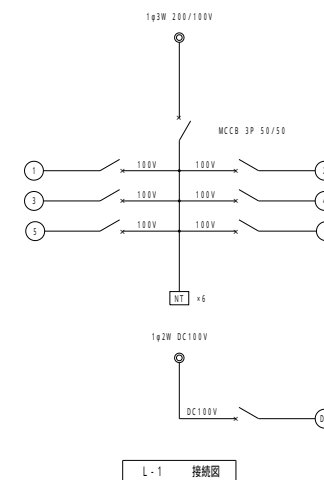[illegible]

凡例（改修前）		
記 号	名 称	摘 要
	電灯盤	
	蛍光灯照明器具	天井付
	水銀灯照明器具	天井付
	白熱灯照明器具	天井付（非常用照明）
	埋込コンセント	2 P 1 5 A × 1
	埋込スイッチ	1 P 1 5 A × 1
	埋込スイッチ	1 P 1 5 A × 2
	アウトレットボックス	中浅四角銅板製（既設）
	配管配線	天井又は壁埋設配管
	配管配線	床埋設配管

注記		
1. 特記なき撤去配管配線は下記とする		
埋設配管は残置とし配線のみ撤去とする		
電灯・コンセント・DC回路		
——//——	IV1.6×2(C19)	埋設
——//——	IV1.6×2(C19)	埋設
——///——	IV1.6×3(C19)	埋設
——///——	IV1.6×4(C25)	埋設
—— <u>2.0</u> ——	IV2.0×2(C19)	埋設
—— <u>2.0</u> ——	IV2.0×3(C19)	埋設
—— <u>2.0</u> ——	IV2.0×4(C25)	埋設
—— <u>2.0</u> ——	IV2.0×5(C25)	埋設
——//HIV	HIV1.6×2(C19)	埋設
<u>2.0</u> //HIV	HIV2.0×2(C19)	埋設

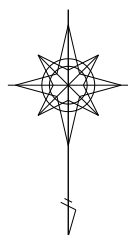

工 事 名	令和6年度 那珂川沿岸農業水利事業（二期） 備前遊機埭改修工事		
図 面 名	電灯設備 2 階平面図 （改修前）		
年 月 日			
尺 度	A1 : 1/50 A3 : 1/100	図面番号	AE - 5
会 社 名			
事業(所)名	関東農政局 那珂川沿岸農業水利事業所		