
 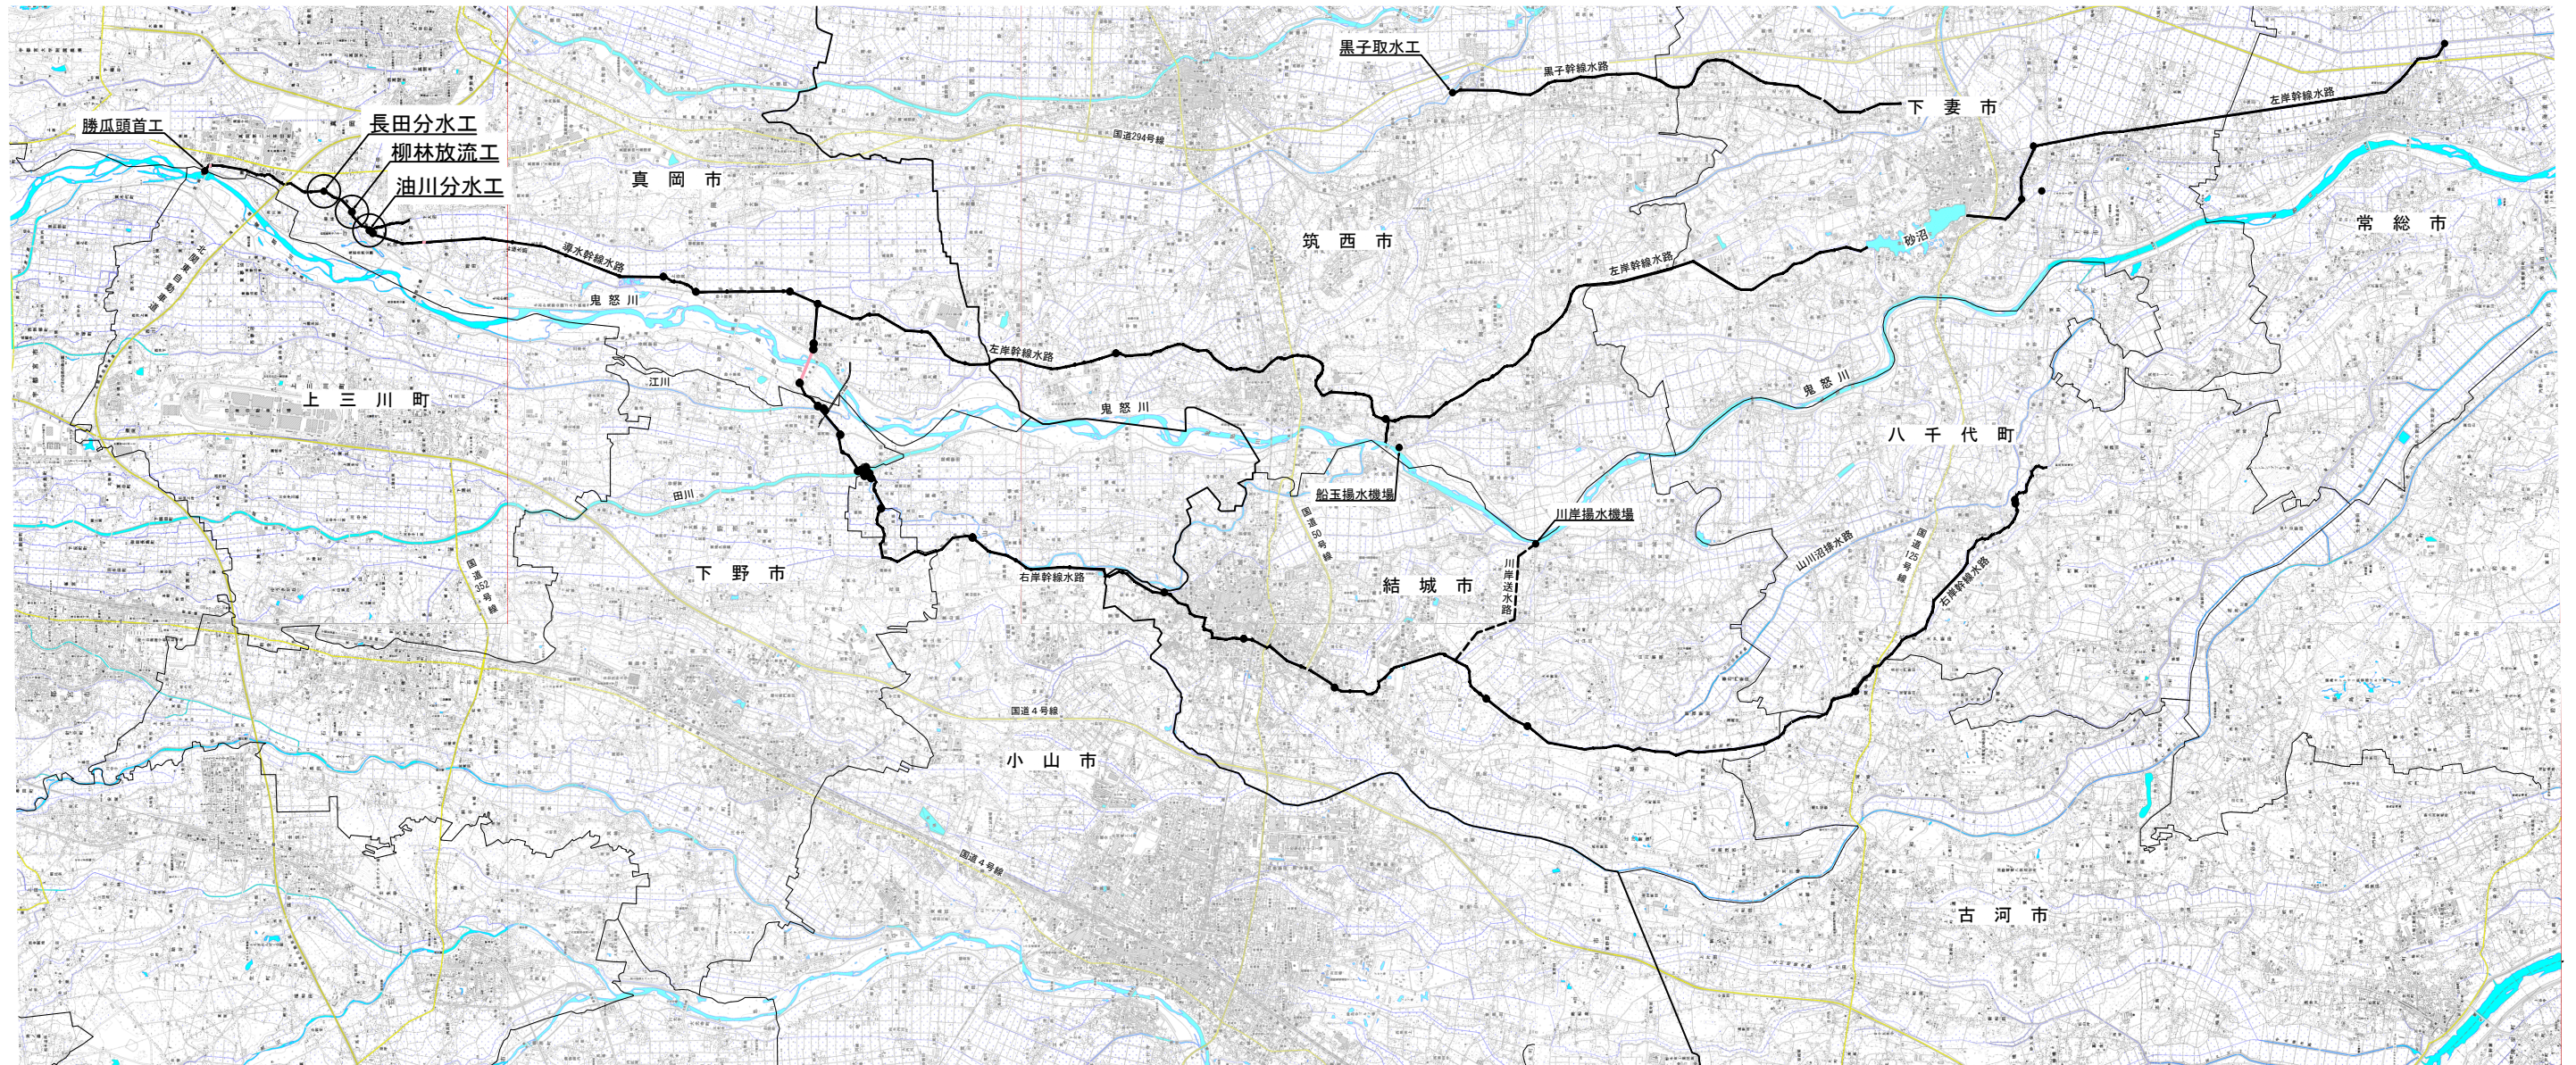






施工位置図

S=1:60,000



工 事 名	鬼怒川南部国営施設応急対策事業 幹線水路整備工事(ゲート製作据付その2)		
図 面 名	施工位置図		
作成年月日			
尺 度	図 示	図面番号	1
会 社 名			
事業所名	関東農政局 栃木南部農業水利事業所		

長田分水工 既設全体配置図・一般構造図

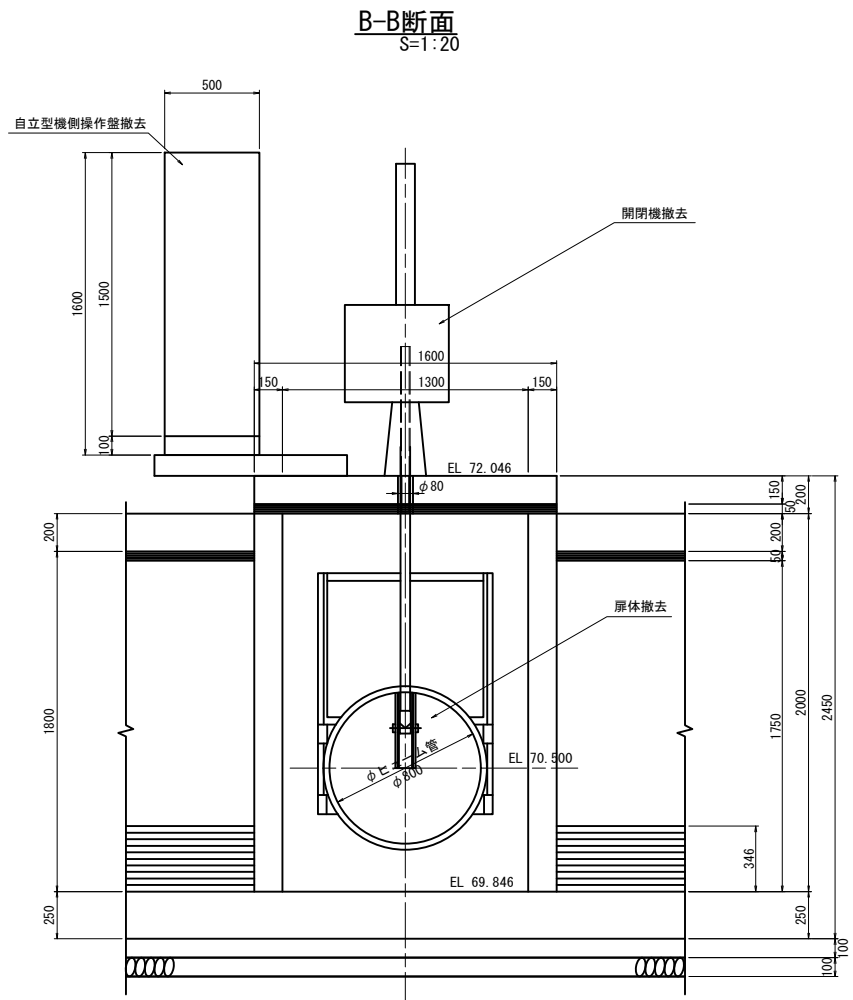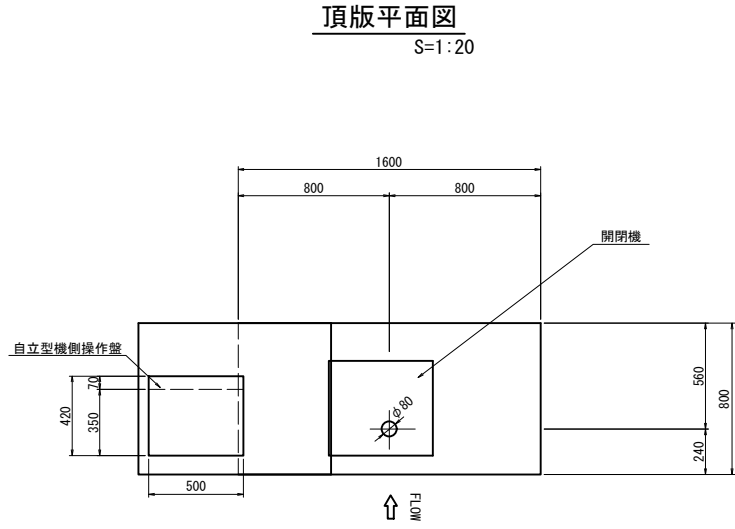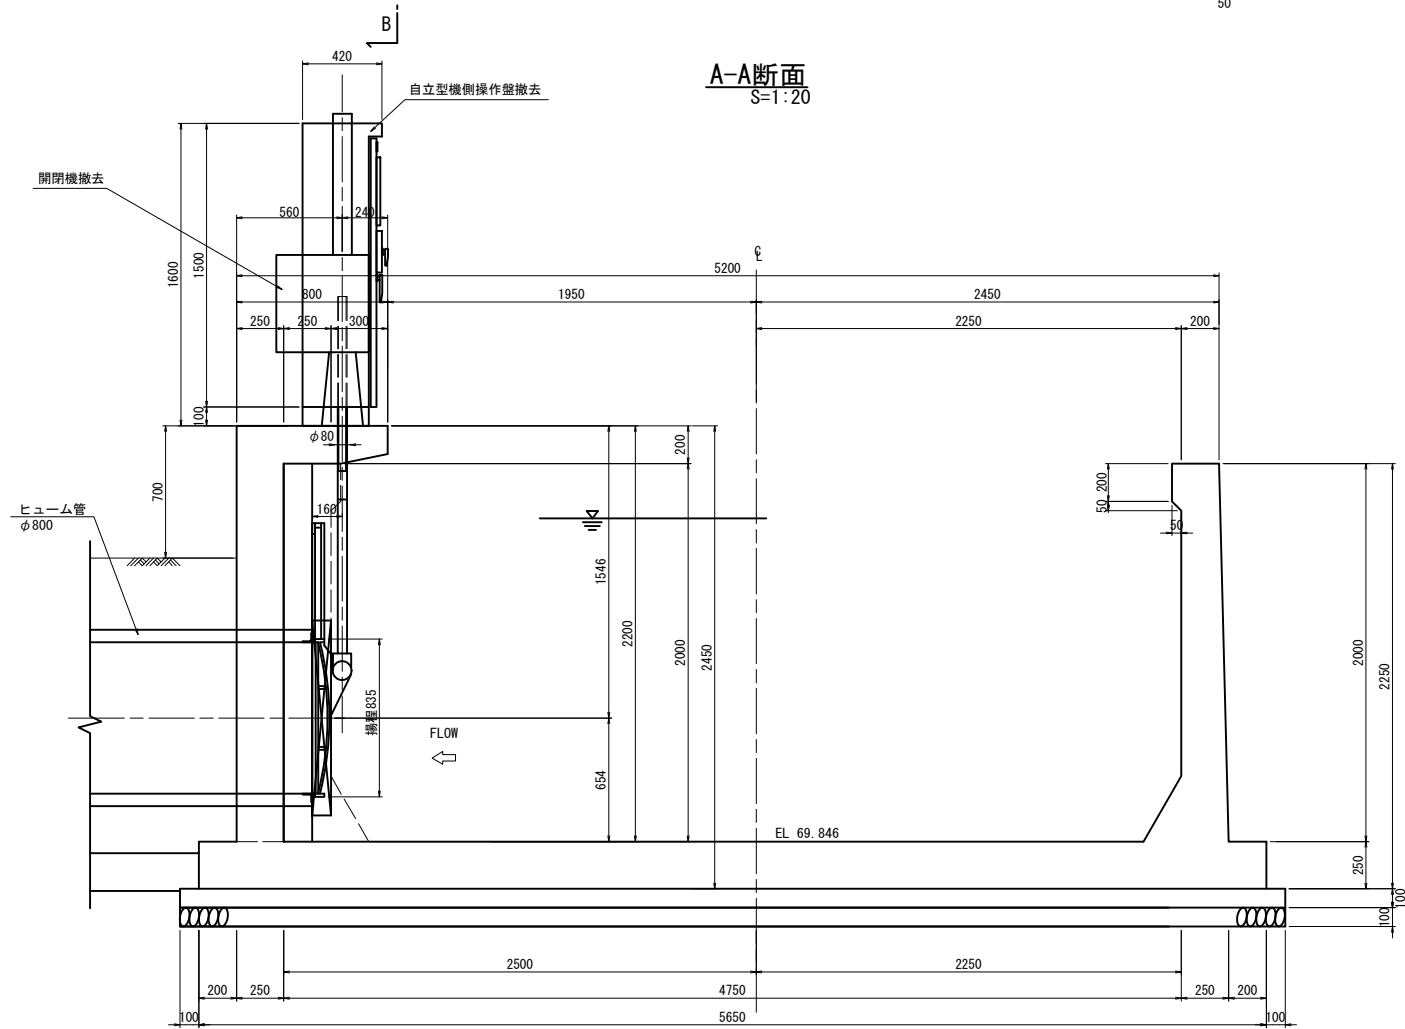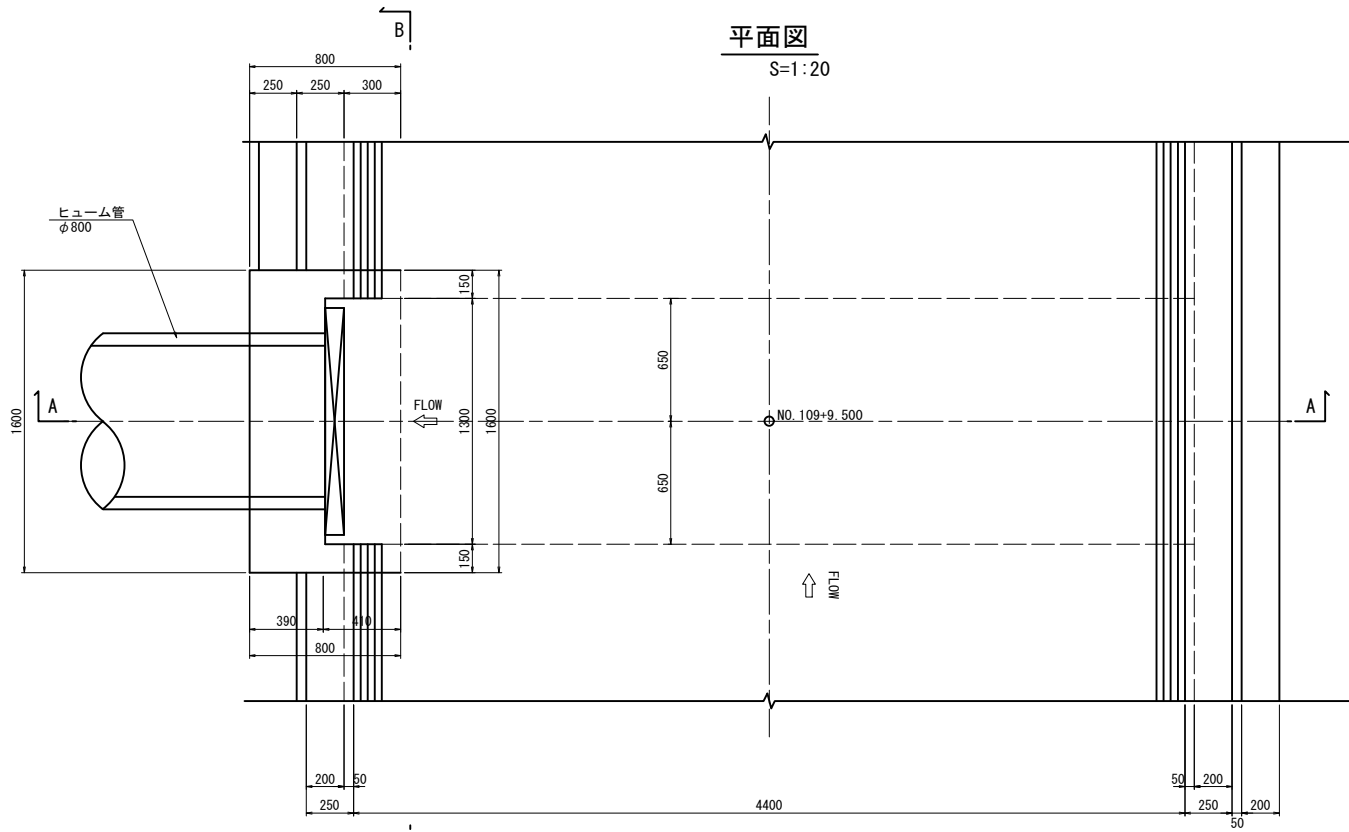


工 事 名	令和8年度 鬼怒川南部国営施設緊急対策事業 幹線水路整備工事（ゲート製作据付その2）		
図 面 名	長田分水工 既設全体配置図・一般構造図		
作成年月日	年 月 日		
縮 尺	図 示	図面番号	2-1
会 社 名			
事業(務)所名	関東地区政局 栃木南部農業水利事業所		

長田分水工 計画全体配置図・一般構造図


平面图

S=1/20

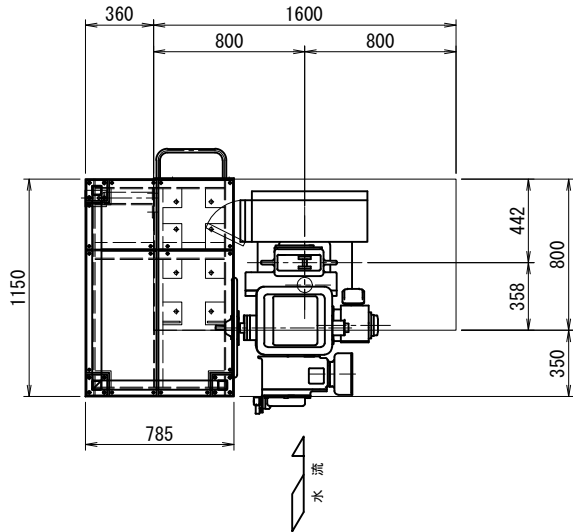


正 面 图

S=1/20

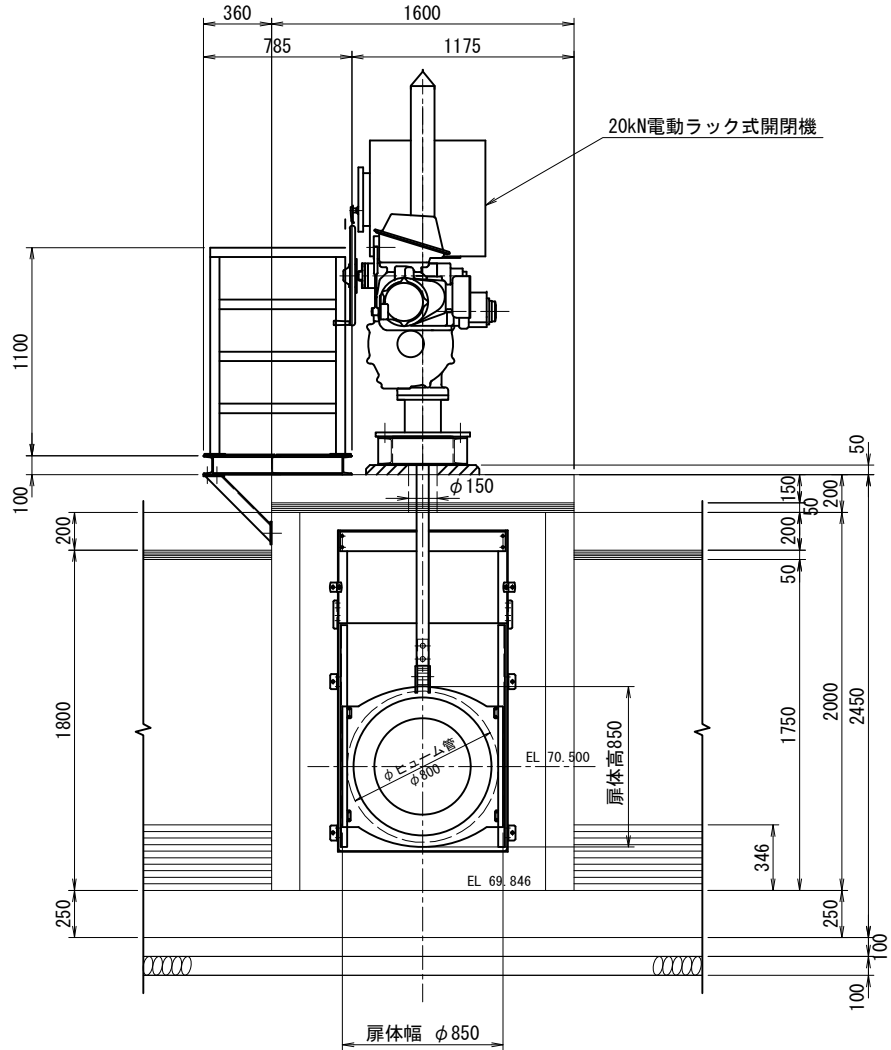

側面図
S=1/20

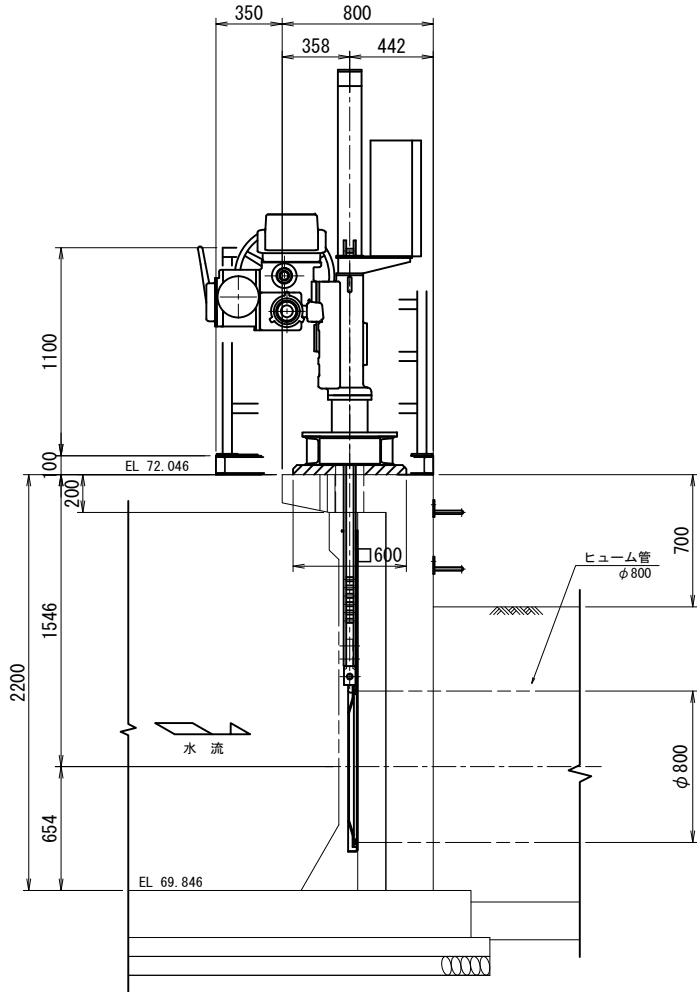

		設 計 仕 様		
項 目		長分分水工		
型 式		鋼製丸型スライドゲート		
純 径 間		0.800 m		
有 効 高		0.800 m		
設 計 水 深		外水深	1.746 m	
		内水深	0.000 m	
		開時	外水深	1.746 m
			内水深	0.000 m
		閉時	外水深	1.746 m
			内水深	0.000 m
水 密 方 式		全周ゴム水密		
開 閉 装 置		電動ラック式 (1本吊)		
操 程		0.835 m		
操 作 方 式		機側操作		
扉体主要部材質		SUS304		
準 拠 基 準		鋼橋造物計画設計技術指針		

注 記


1、斜線部は二次コンクリートを示す。

工 事 名	令和8年度 鬼怒川南部国営施設応急対策事業 幹線水路整備工事（ゲート製作据付その2）		
図 面 名	長田分水工 計画全体配置図・一般横断面図		
作成年月日	年 月 日		
縮 尺	図 示	図面番号	2-2
会 社 名			
事業(務)所名	関東農政局 栃木南部農業水利事業所		

長田分土工 防護柵組立図


平面図

S=1/15

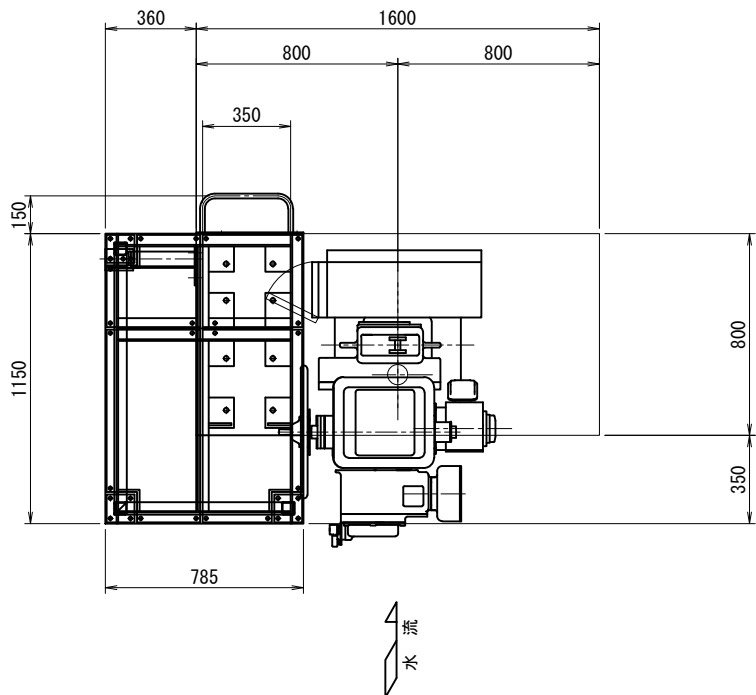


側面図

S=1/15

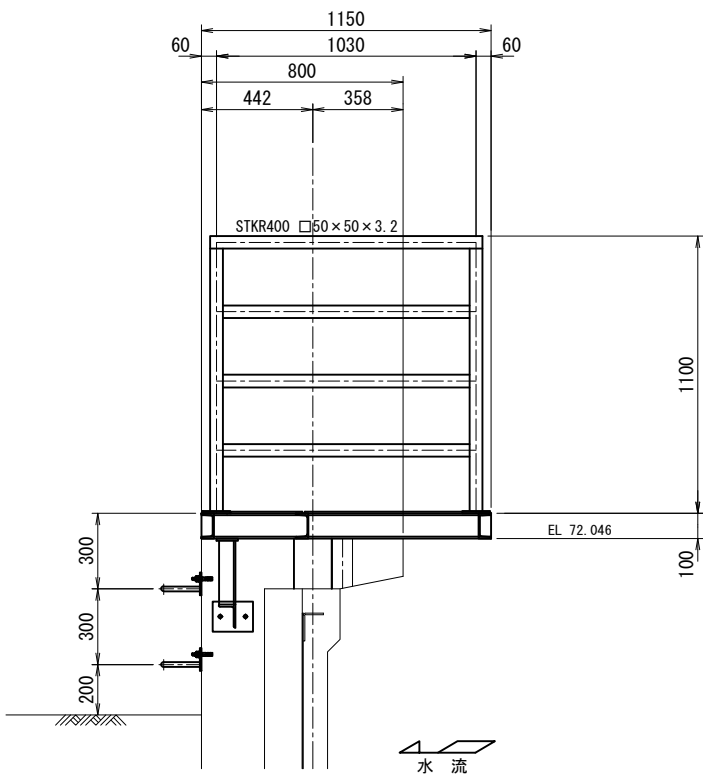


正面図

S=1/15

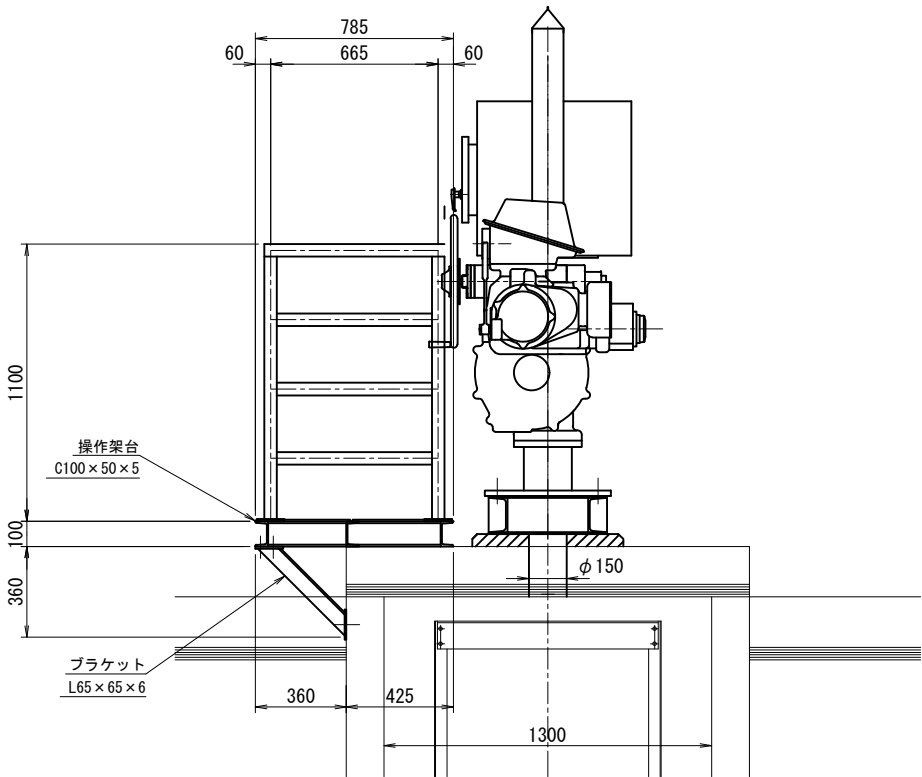

背面図


S=1/15

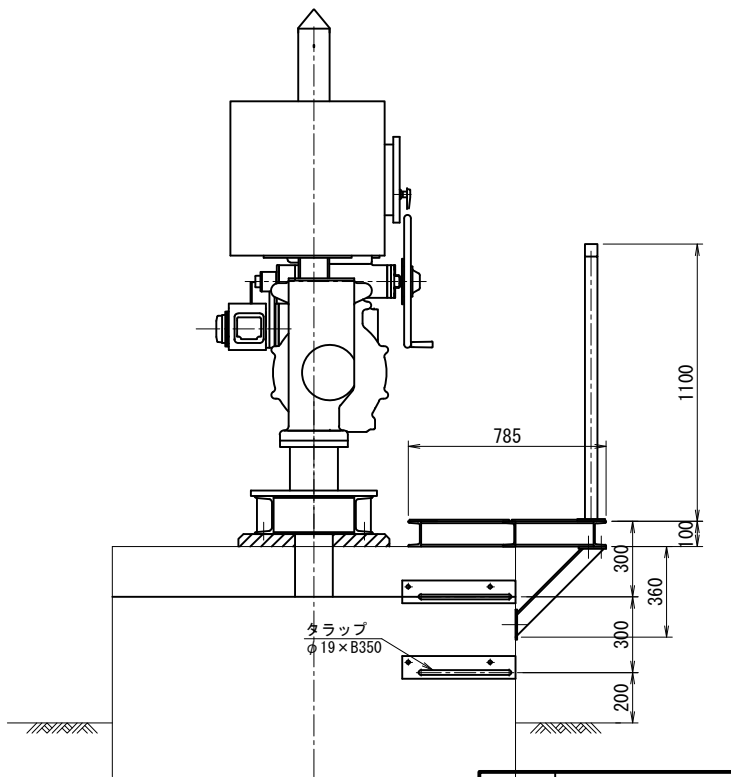

工 事 名	令和 8 年度 鬼怒川南部国営施設応急対策事業 幹線水路整備工事(ゲート製作振付その2)		
図 面 名	長田分土工 防護柵組立図		
作成年月日	年 月 日		
縮 尺	図 示	図面番号	2-3
会 社 名			
事業(務)所名	関東農政局 栃木南部農業水利事業所		

平面図

S=1/20

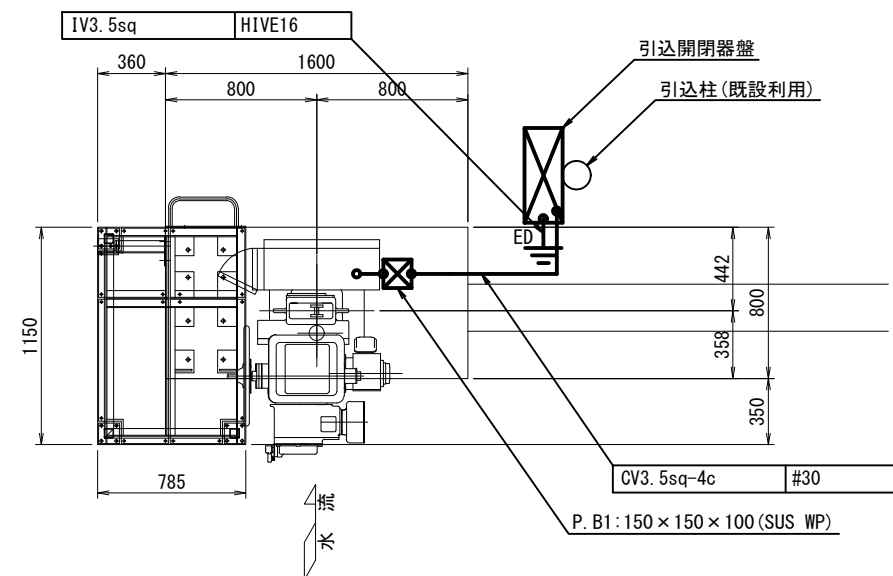


長田分水工 配線配管図

S=1/20


正面図

S=1/20

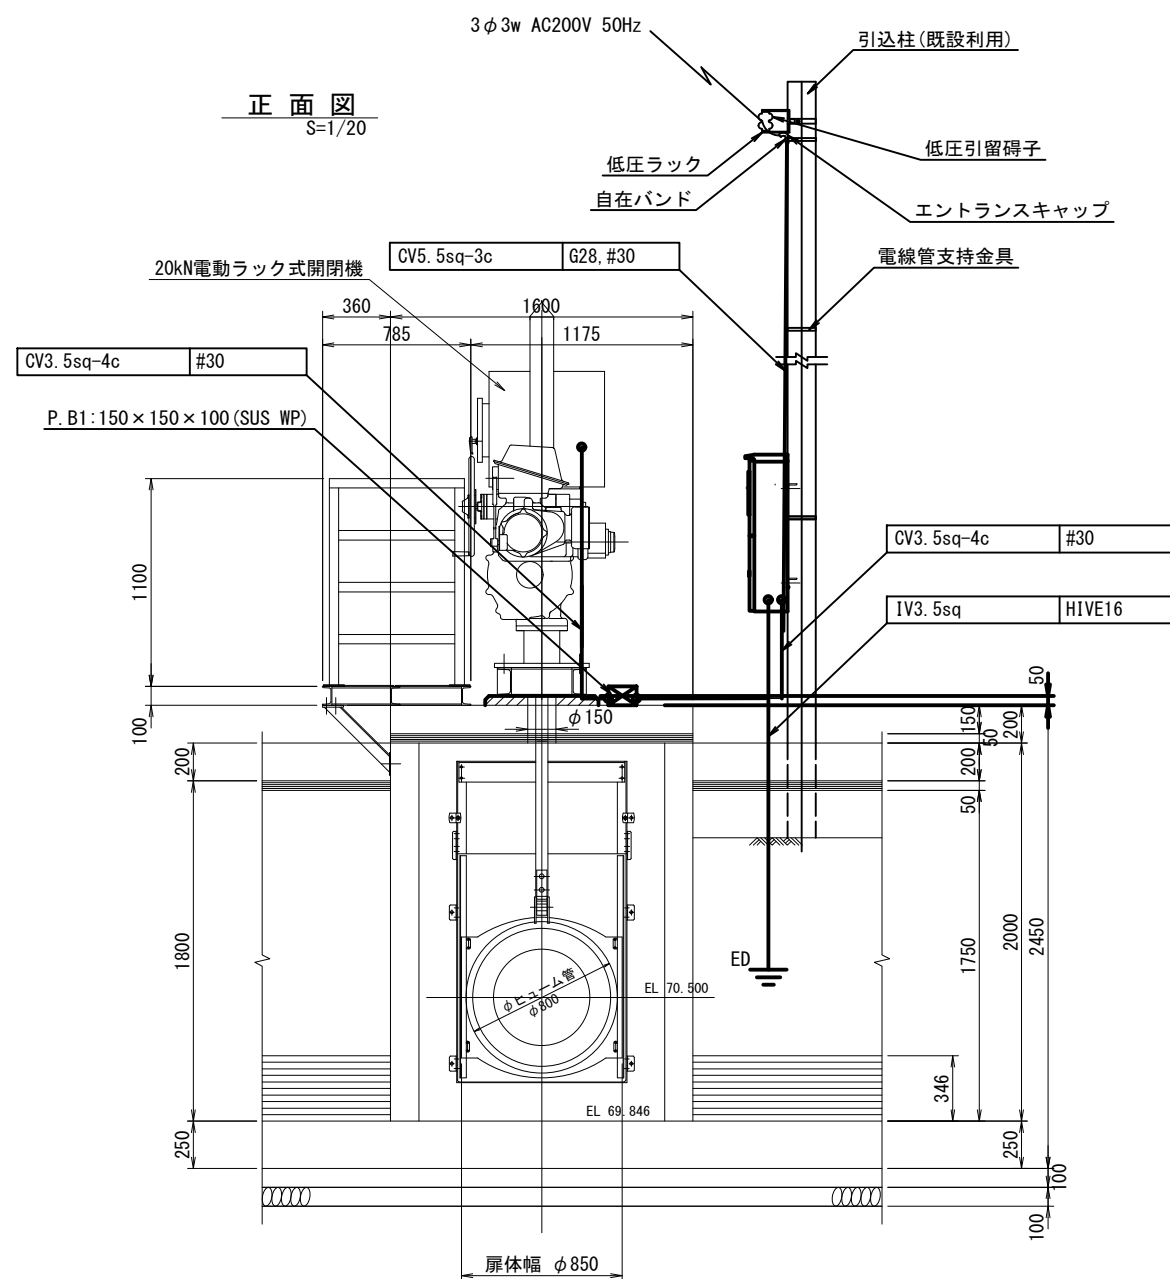


側面図

S=1/20

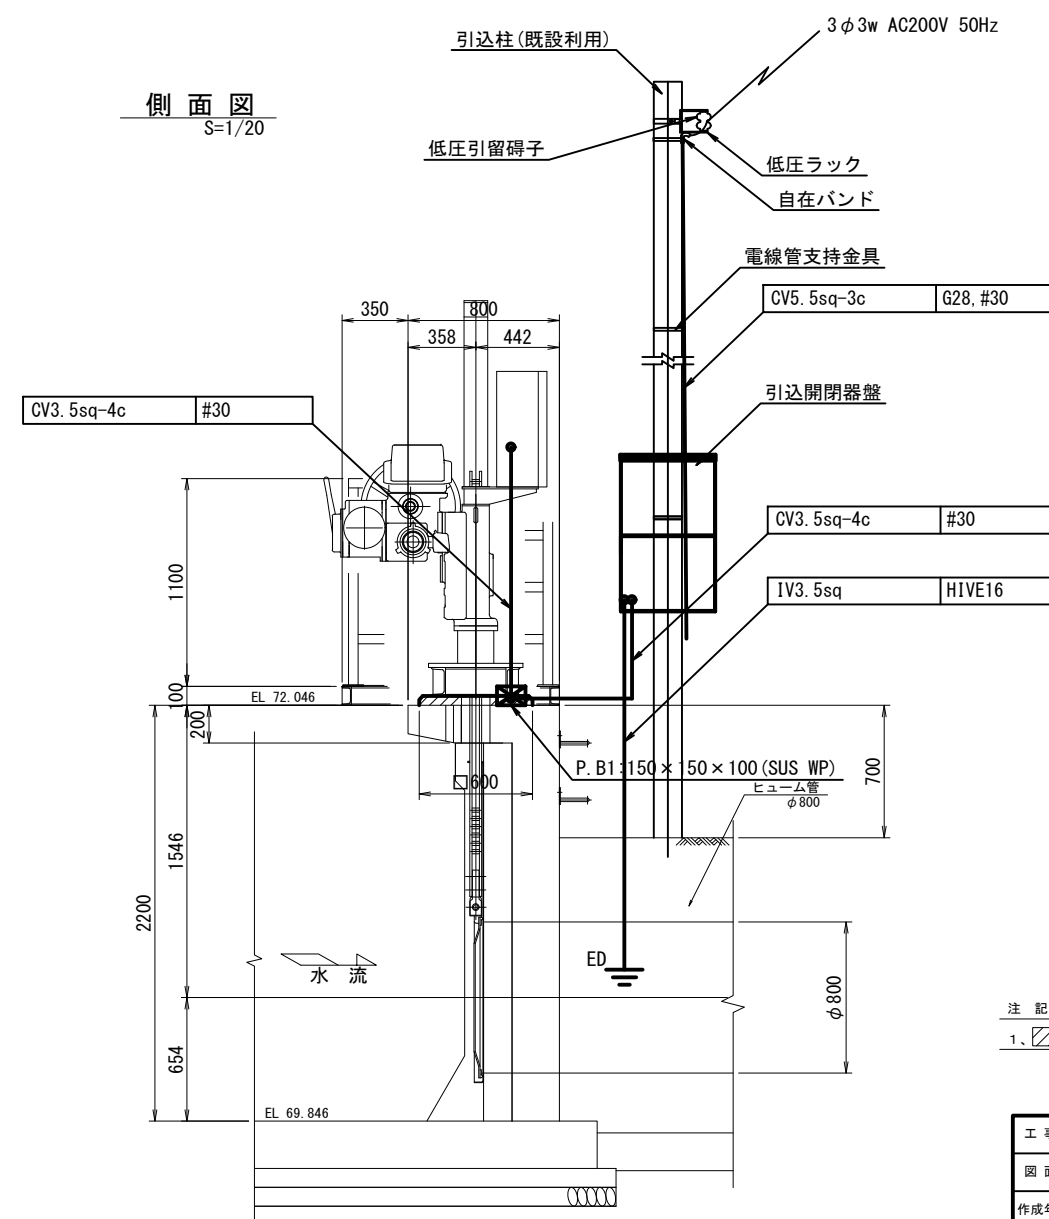

凡 例

 

注 記

- 1、斜線部は二次コンクリートを示す。

工 事 名	令和8年度 鬼怒川南部国営施設応急対策事業 幹線水路整備工事(ゲート製作据付その2)		
図 面 名	長田分水工 配線配管図		
作成年月日	年 月 日		
縮 尺	図 示	図面番号	2-4
会 社 名			
事業(務)所名	関東農政局 栃木南部農業水利事業所		

全体配置図

制水門

放流門


[illegible]

工 事 名	令和8年度 鬼怒江南部国営施設応急対策事業 幹線水路整備工事(ゲート製作附工事の2)		
図 面 名	柳川放流工既設全体配置図・一般構造図(1/3)		
作成年月日	年 月 日		
縮 尺	図 示	図面番号	3-1
会 社 名			
事業(所)名	関東農政局 栃木南部農業水利事業所		


柳林放流工既設全体配置図・一般構造図(2/3)

制水門


正面図
S=1:20

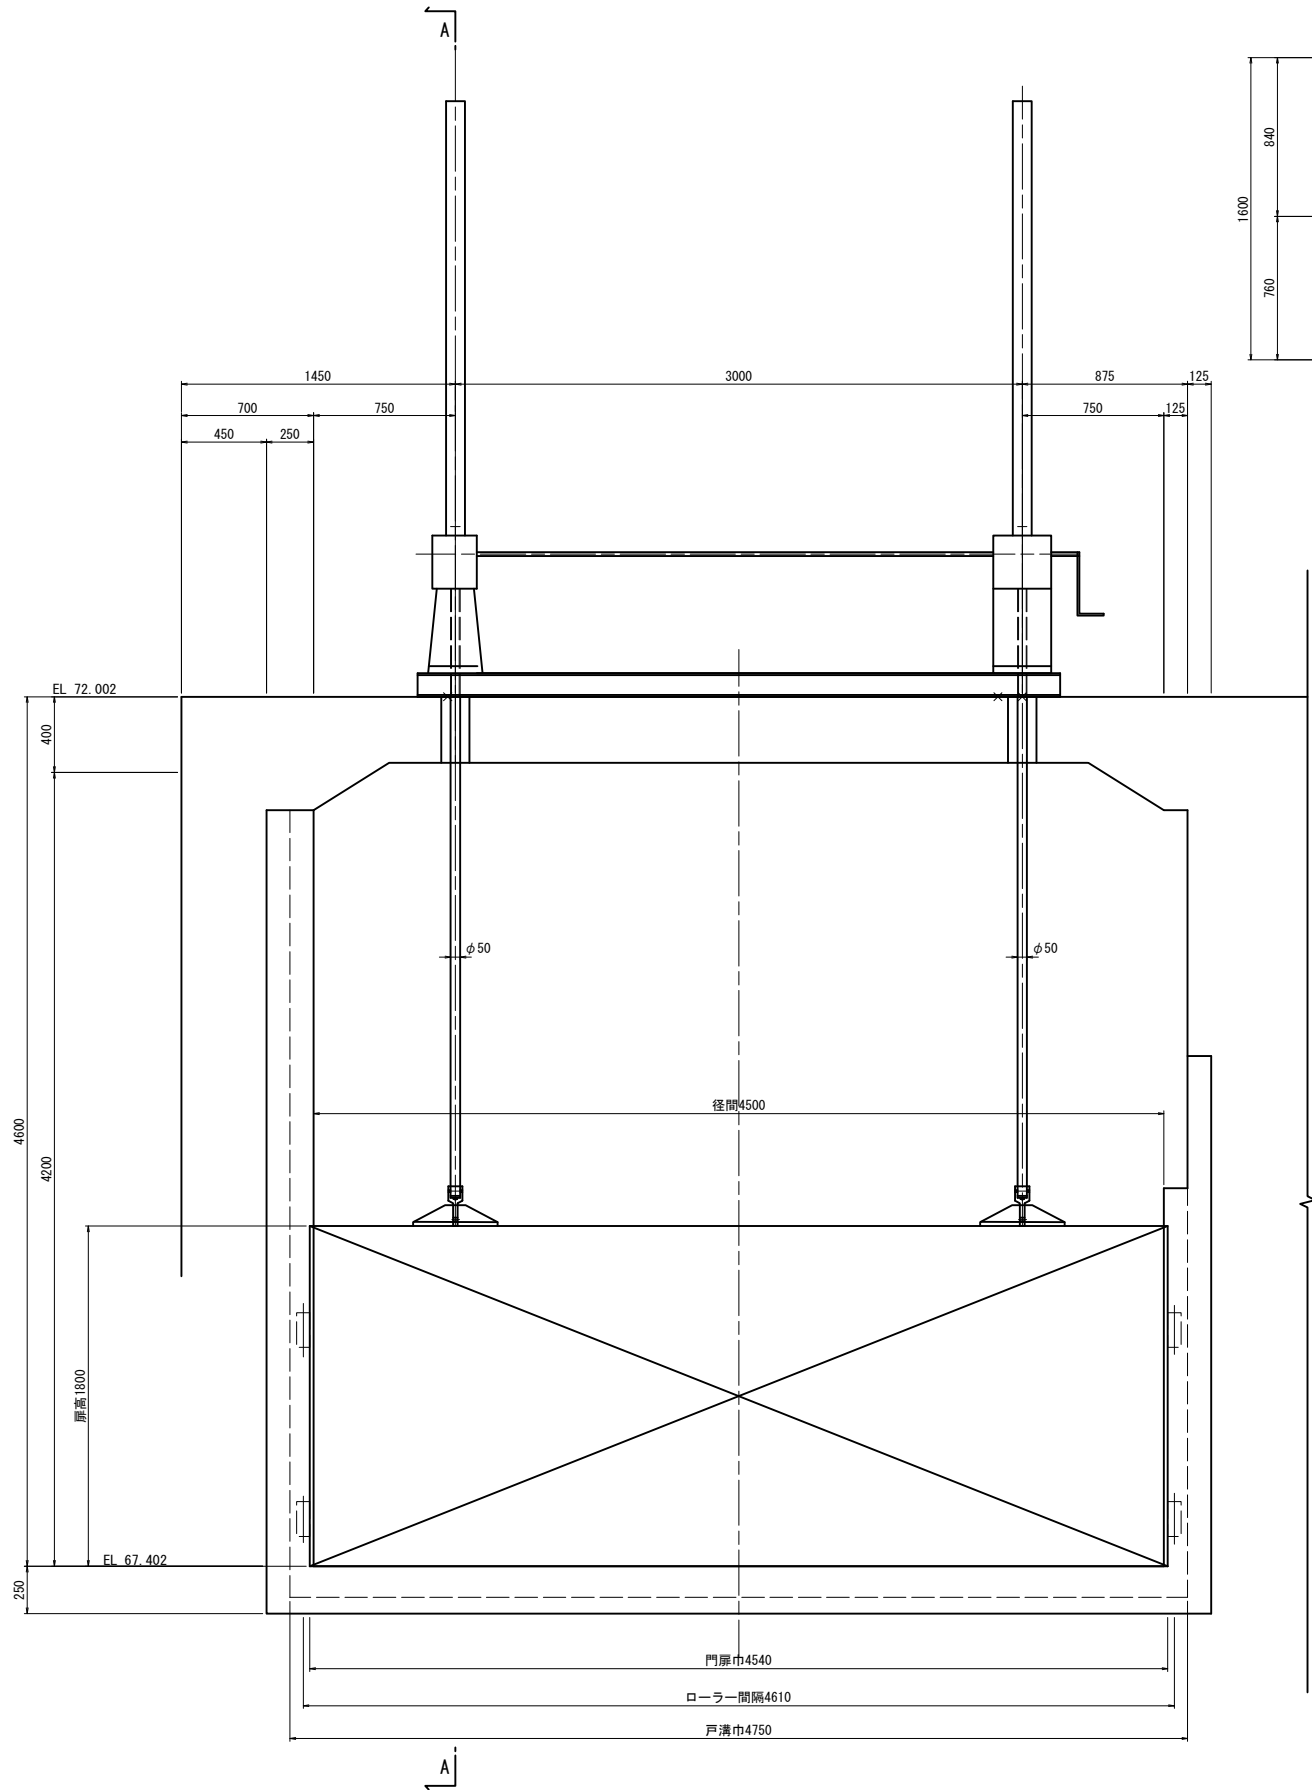

頂版平面図
S=1:20

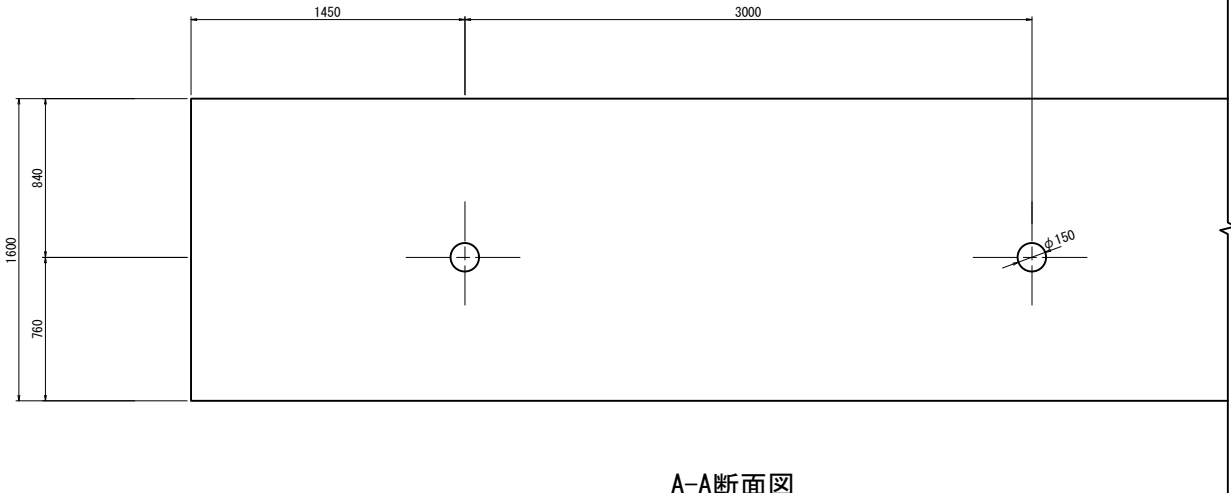

A-A断面図
S=1:20

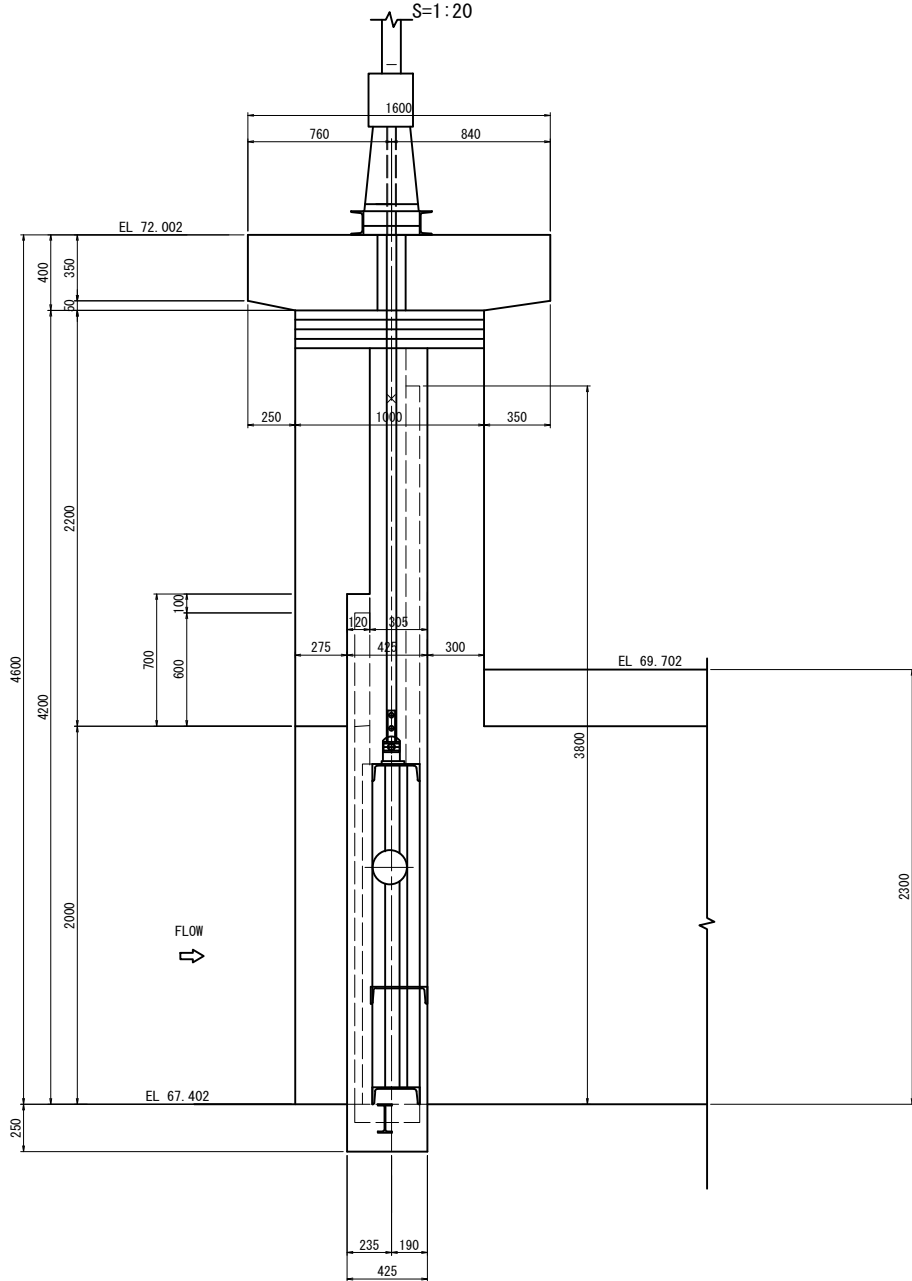


※ 撤去については「図面番号 3-1」を参照。

工 事 名	令和8年度 鬼怒川南部国営施設応急対策事業 幹線水路整備工事(ゲート製作据付その2)		
図 面 名	柳林放流工既設全体配置図・一般構造図(2/3)		
作成年月日	年 月 日		
縮 尺	図 示	図面番号	3-2
会 社 名			
事業(務)所名	関東農政局 栃木南部農業水利事業所		


柳林放流工既設全体配置図・一般構造図(3/3)

放流門


正面図
S=1:20

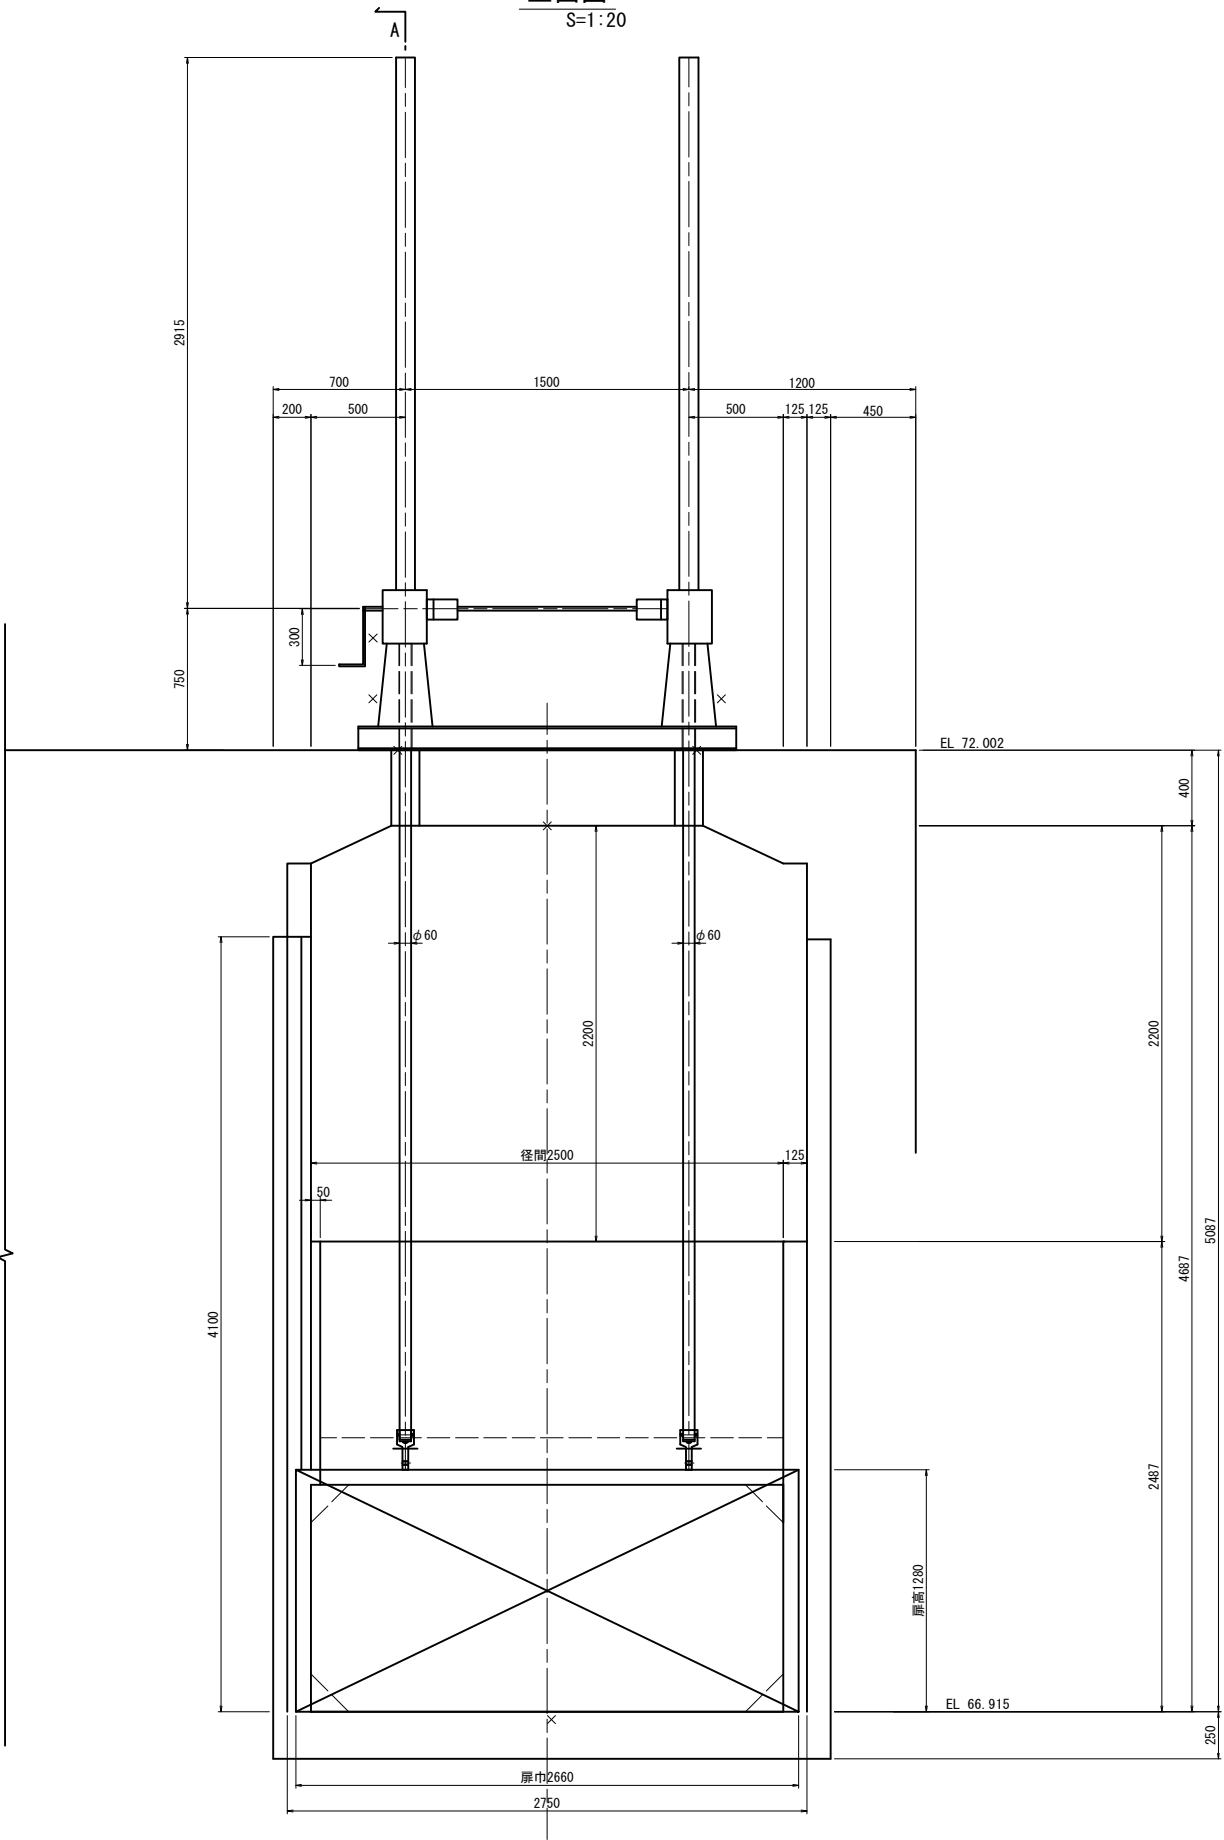

頂版平面図
S=1:20

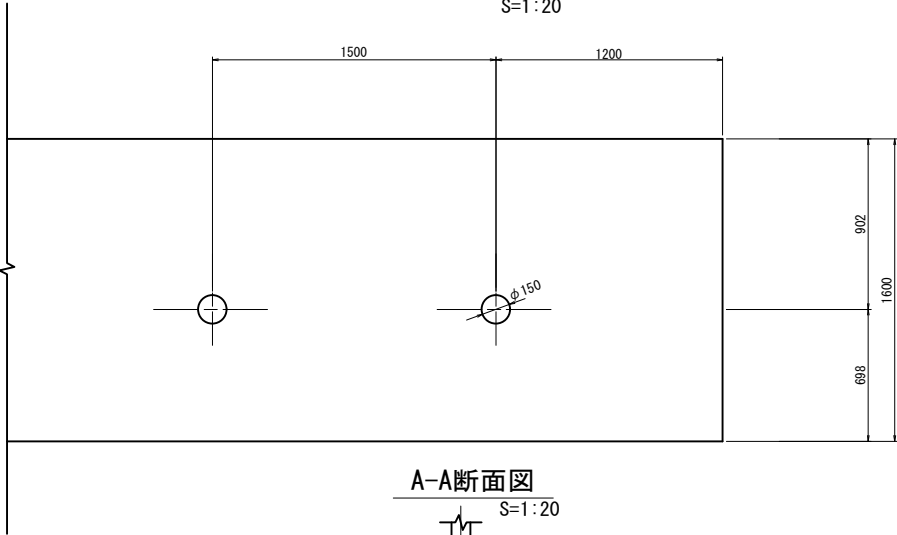

A-A断面図
S=1:20

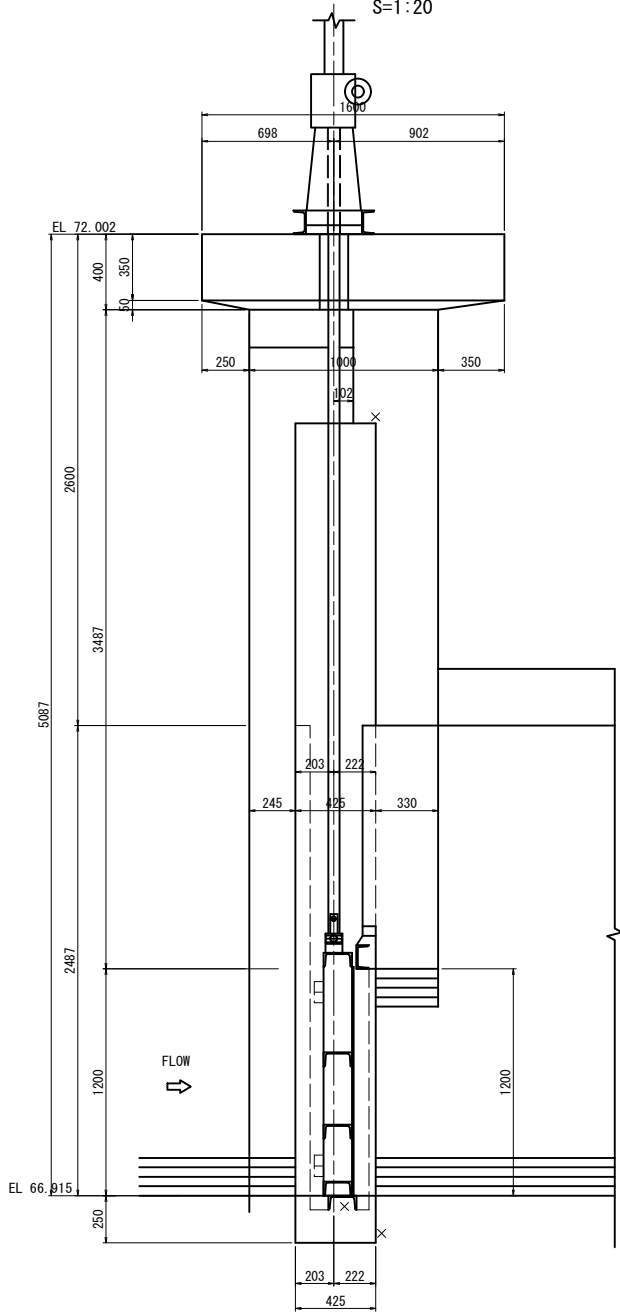


※ 撤去については「図面番号 3-1」を参照。

工 事 名	令和8年度 鬼怒川南部国営施設応急対策事業 幹線水路整備工事(ゲート製作据付その2)		
図 面 名	柳林放流工既設全体配置図・一般構造図(3/3)		
作成年月日	年 月 日		
縮 尺	図 示	図面番号	3-3
会 社 名			
事業(務)所名	関東農政局 栃木南部農業水利事業所		

柳林放流工 計画全体配置図・一般構造図



平面図
(S=1/40)

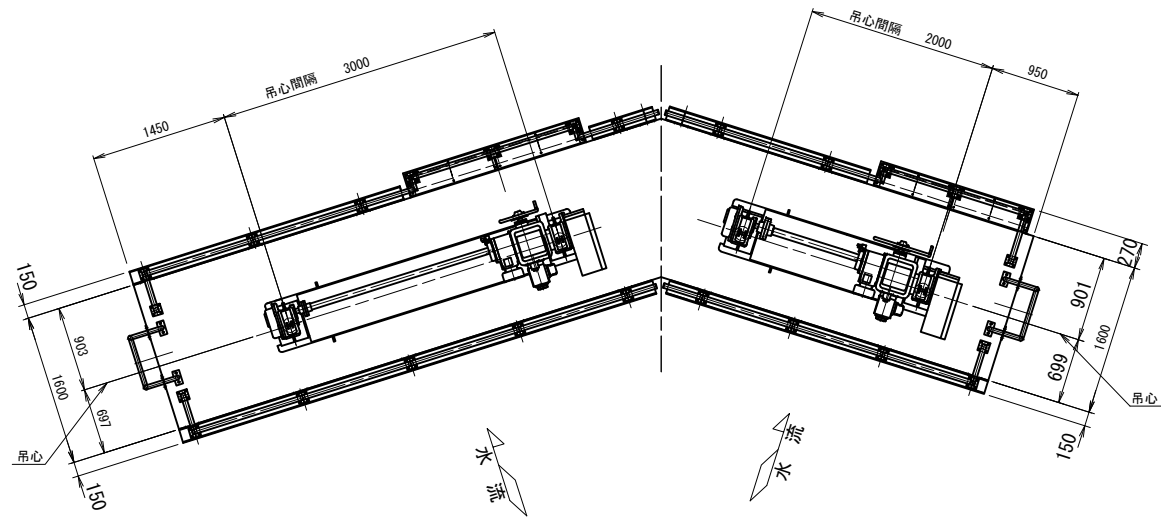


正面図
(S=1/40)

制水ゲート


放流ゲート

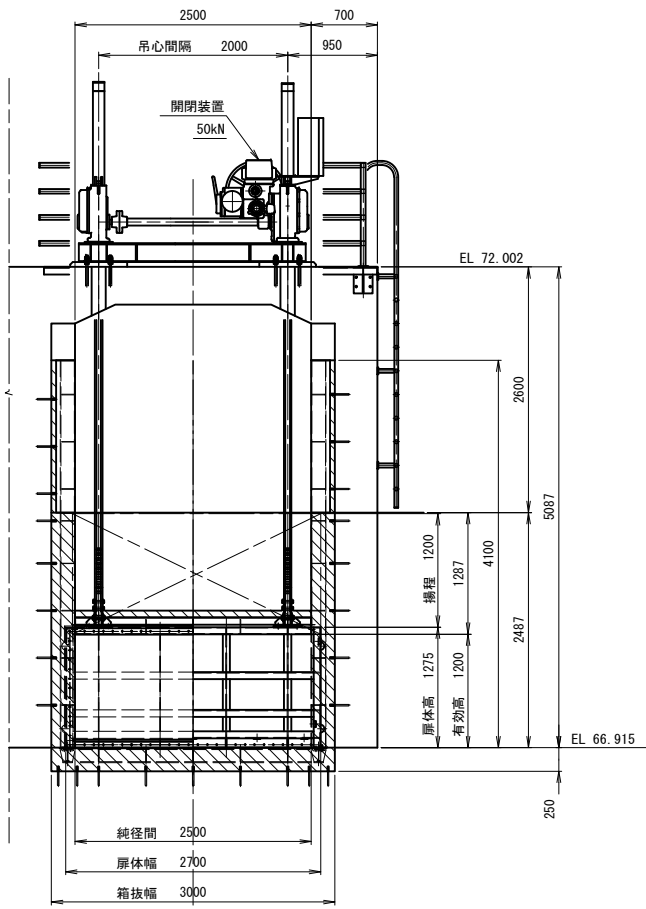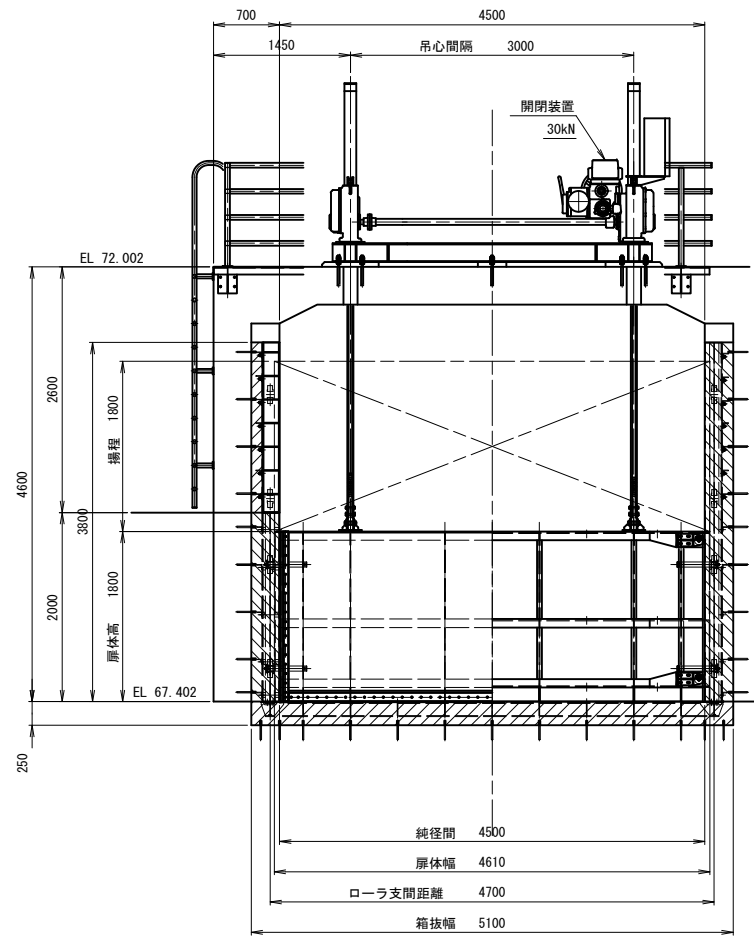

制水ゲート 断面図

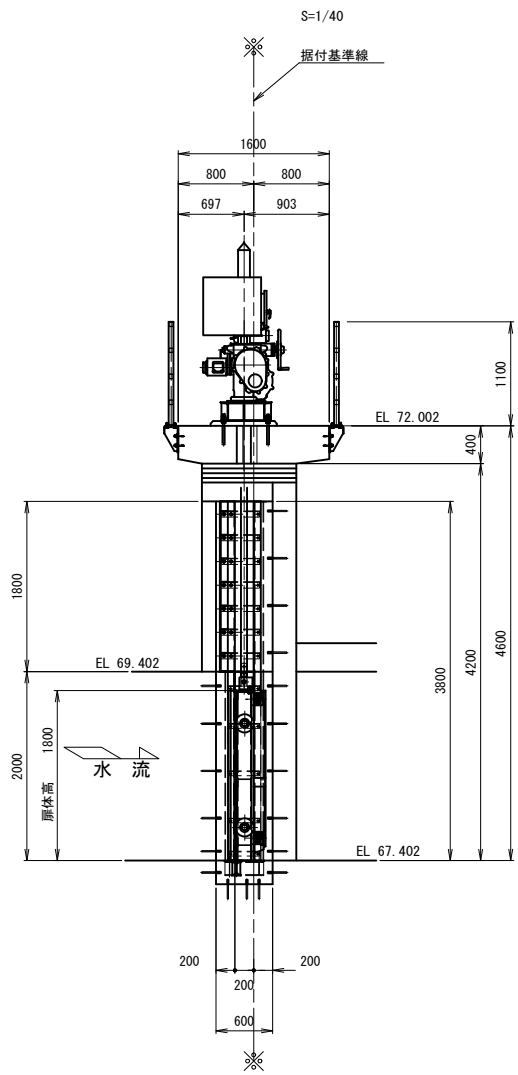

放流ゲート 断面図

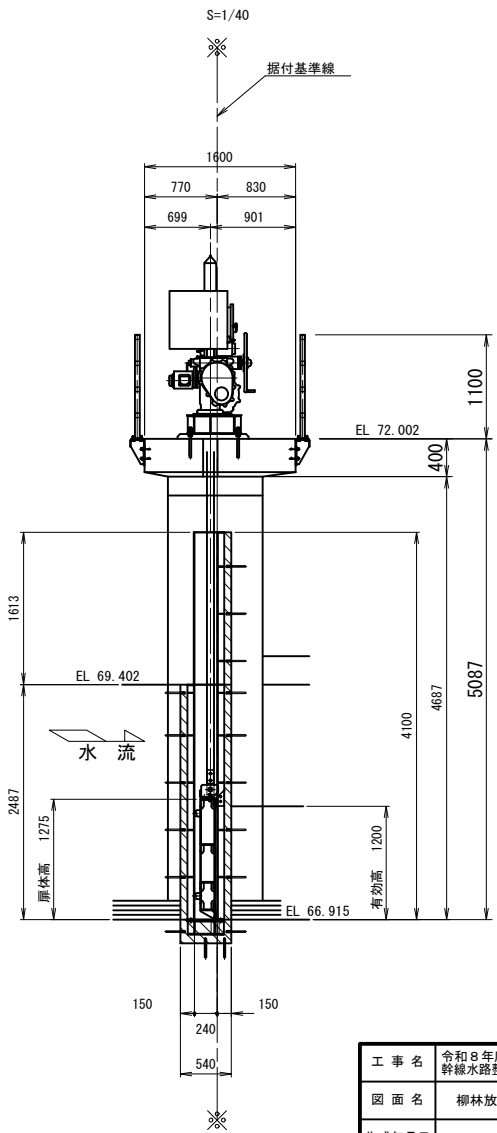


設計仕様		
項目	柳林放流工 制水ゲート	
型式	プレートガーダ構造鋼製ローラゲート	
水路幅	4.500 m	
有効高	1.800 m	
設計水深	外水深	2.000 m
	内水深	0.000 m
	開時	外水深 2.000 m
	閉時	内水深 0.000 m
操作水深	外水深	2.000 m
	内水深	0.000 m
	開時	外水深 2.000 m
	閉時	内水深 0.000 m
水密方式	前面3方ゴム水密	
開閉装置	電動ラック式 (2本吊)	
揚程	1.800 m	
操作方式	機側及び遠方操作	
扉体主要部材質	SUS304	
準拠基準	鋼構造物計画設計技術指針	

設計仕様		
項目	柳林放流工 放流ゲート	
型式	プレートガーダ鋼製スライドゲート	
水路幅	2.500 m	
有効高	1.200 m	
設計水深	外水深	2.487 m
	内水深	0.000 m
	開時	外水深 2.487 m
	閉時	内水深 0.000 m
操作水深	外水深	2.487 m
	内水深	0.000 m
	開時	外水深 2.487 m
	閉時	内水深 0.000 m
水密方式	後面4方ゴム水密	
開閉装置	電動ラック式 (2本吊)	
揚程	1.200 m	
操作方式	機側及び遠方操作	
扉体主要部材質	SUS304	
準拠基準	鋼構造物計画設計技術指針	


工事名	令和9年度 鬼怒川南部国営施設応急対策事業 幹線水路整備工事(ゲート製作据付その2)		
図面名	柳林放流工 計画全体配置図・一般構造図		
作成年月日	年 月 日		
縮尺	図示	図面番号	3-4
会社名			
事業(務)所名	関東農政局 栃木南部農業水利事業所		

柳林放流工 制水ゲート 扉体組立図


A-A 矢視
(S=1/15)

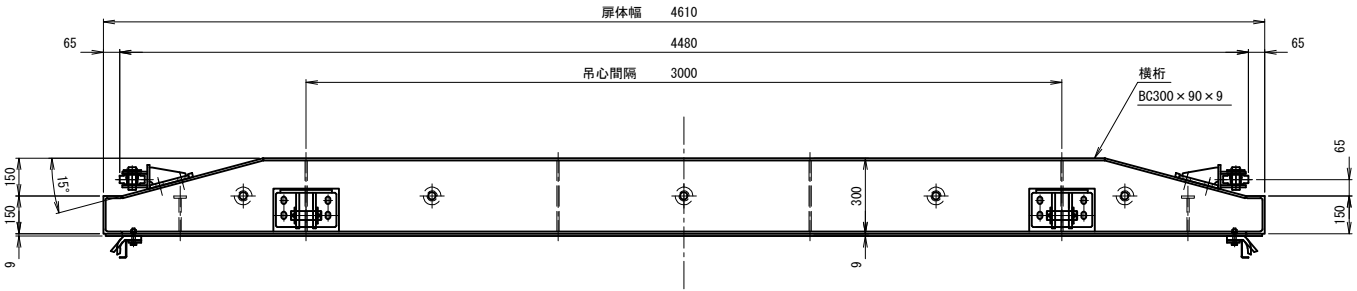


B-B 矢視
(S=1/15)

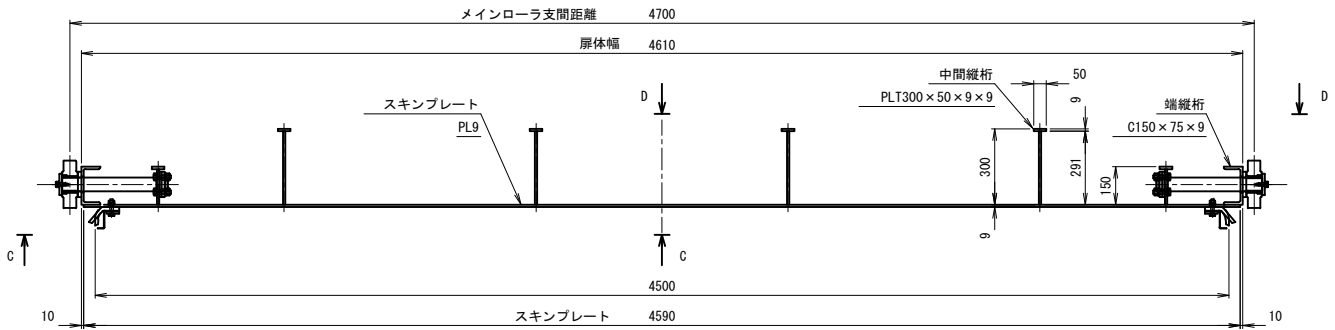


C-C 矢視
(S=1/15)

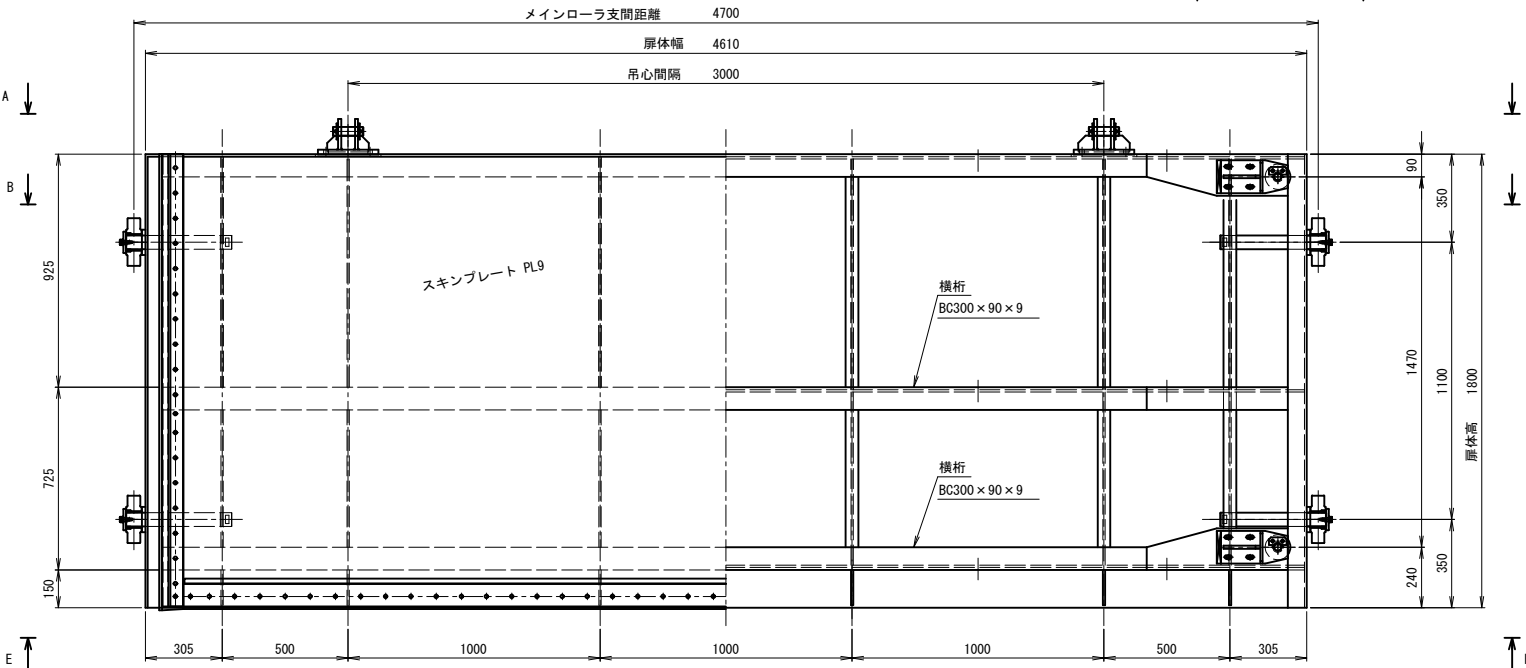


D-D 矢視
(S=1/15)

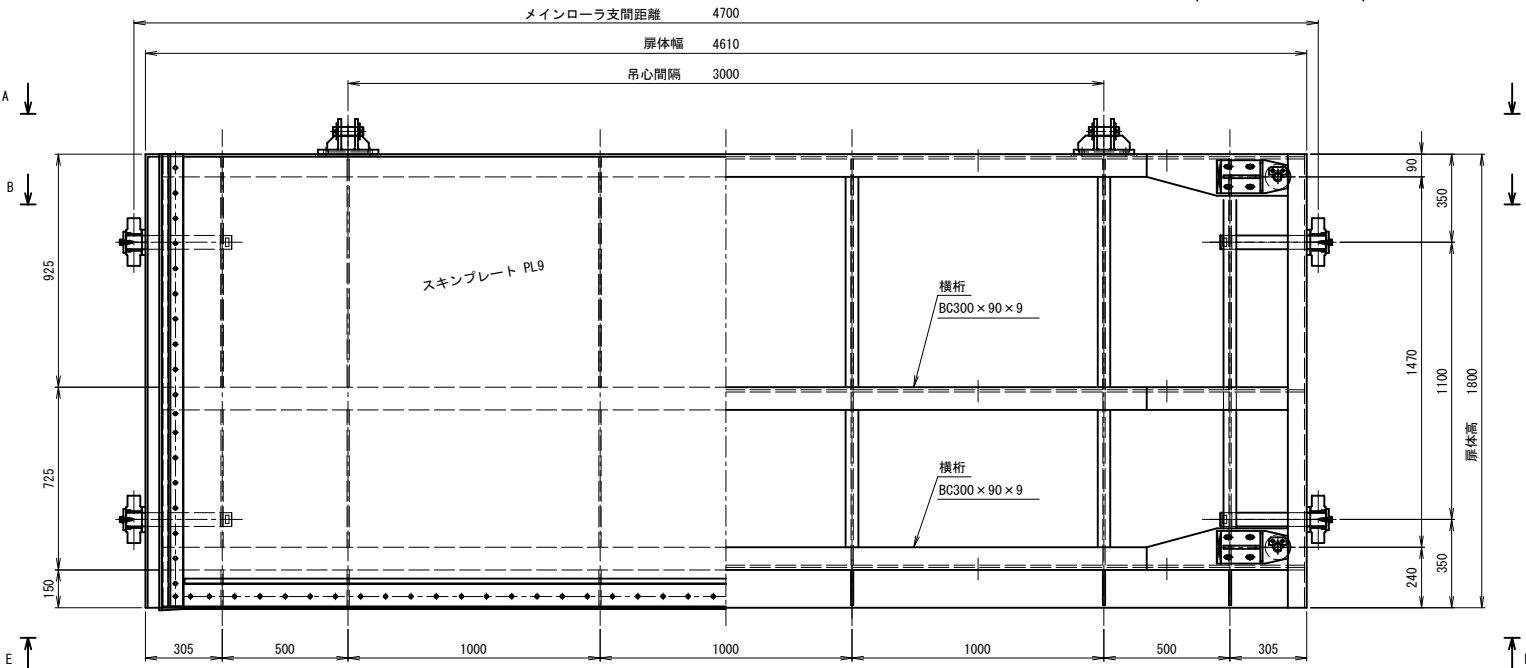


E-E 矢視
(S=1/15)

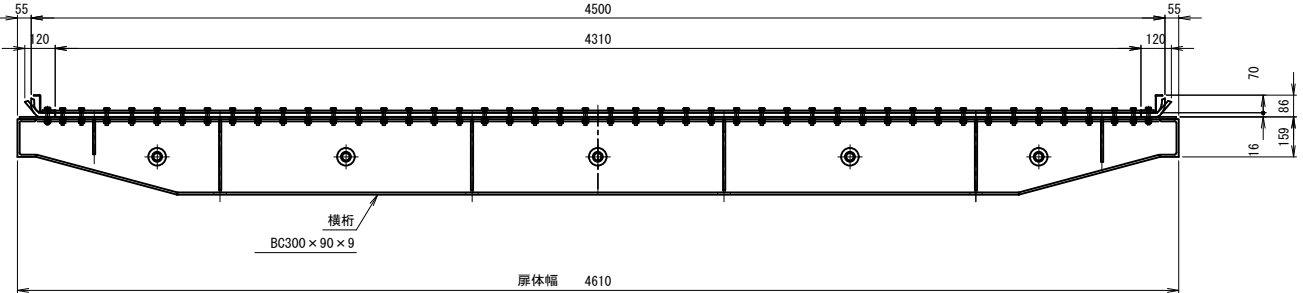

F-F 矢視
(S=1/15)





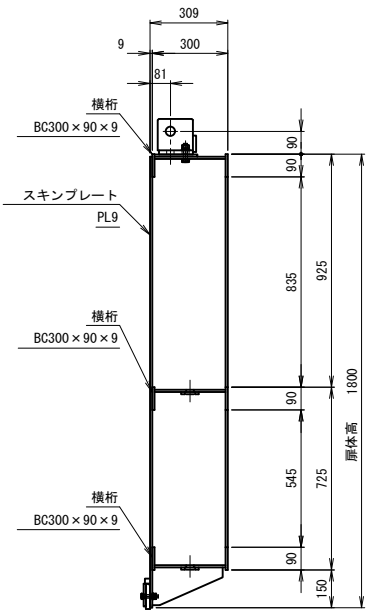


G-G 矢視
(S=1/15)

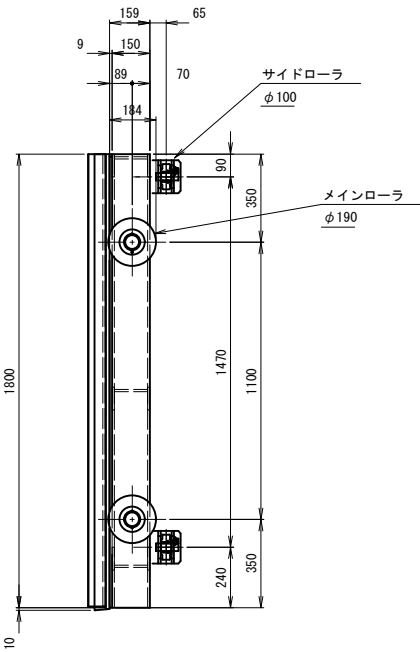

工 事 名	令和8年度 鬼怒川南部国営施設応急対策事業 幹線水路整備工事(ゲート製作振付その2)		
図 面 名	柳林放流工 制水ゲート 扉体組立図		
作成年月日	年 月 日		
縮 尺	図 示	図面番号	3-5
会 社 名			
事業(務)所名	関東農政局 栃木南部農業水利事業所		

柳林放流工 放流ゲート 扉体組立図

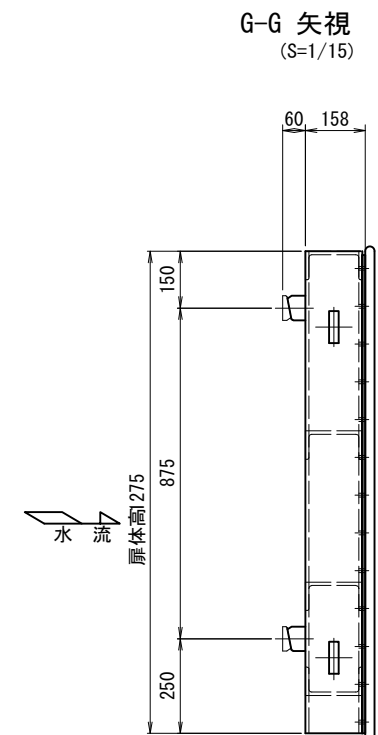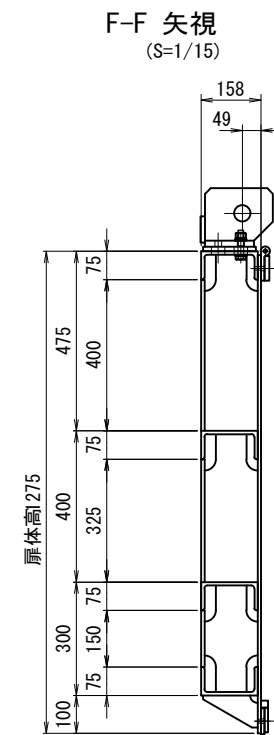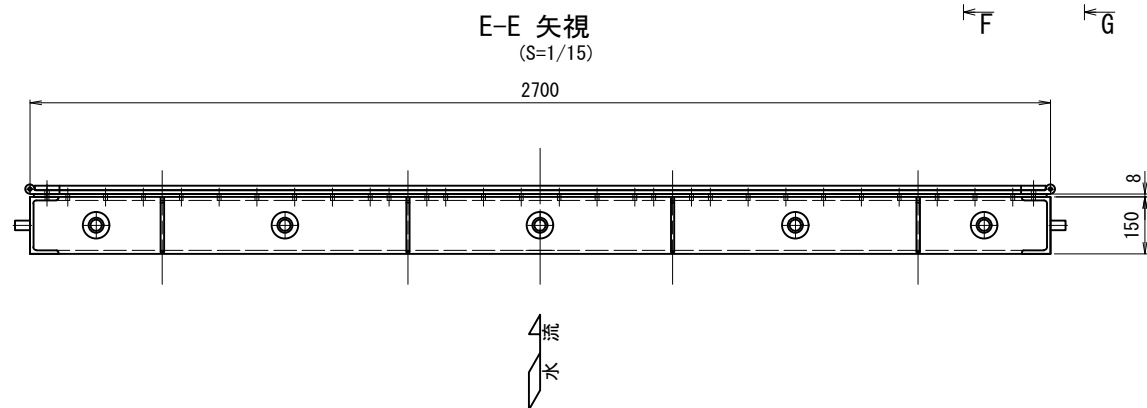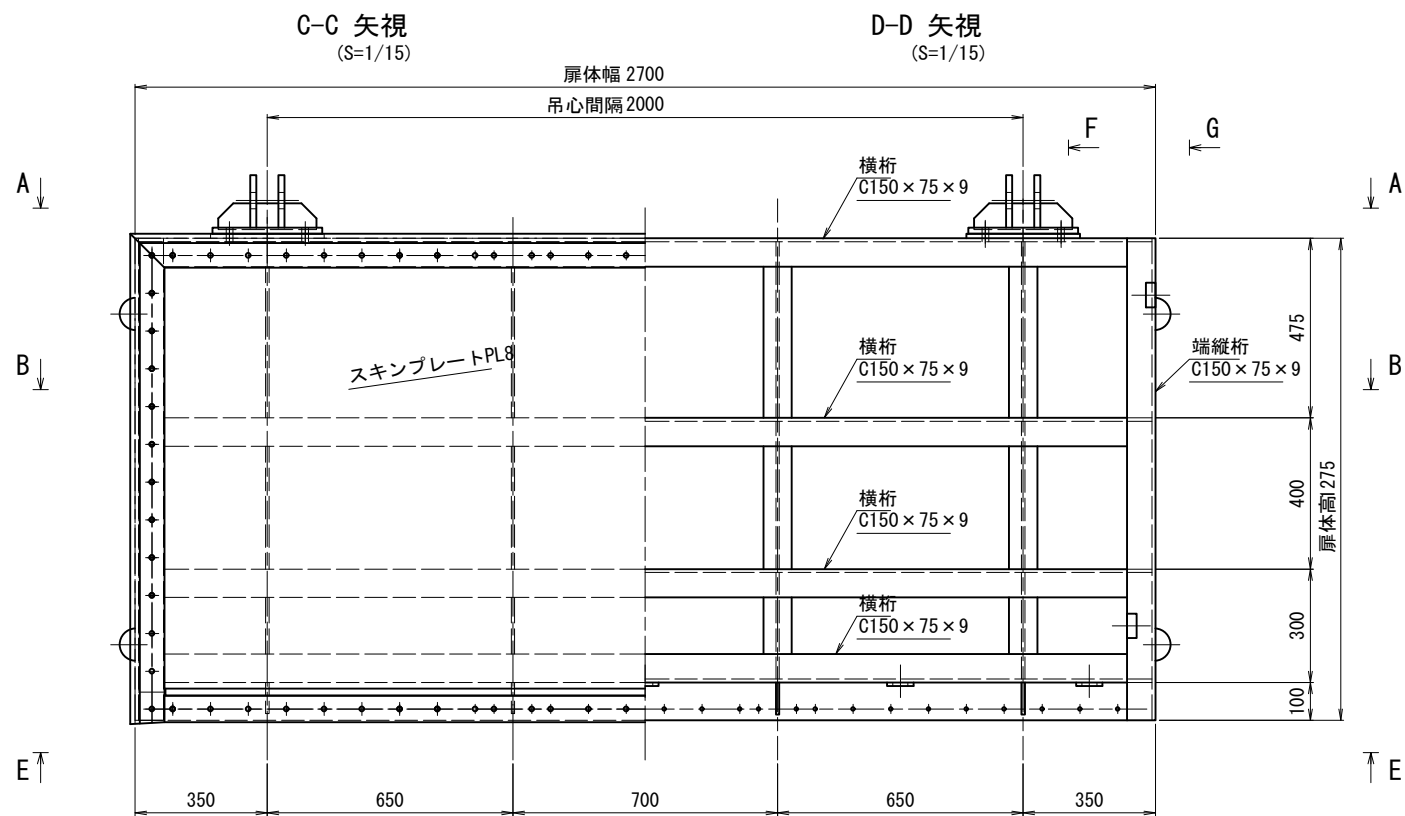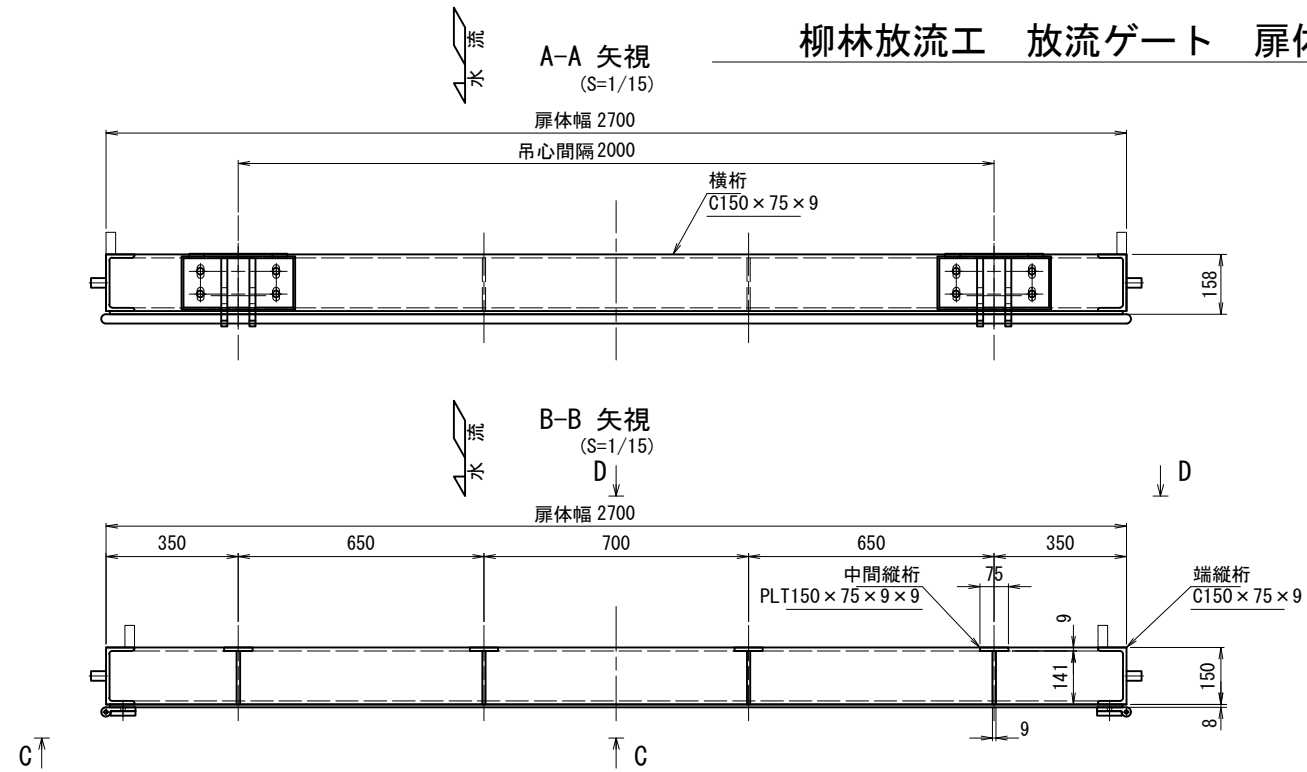


工事名	令和9年度 鬼怒川南部国営施設応急対策事業 幹線水路整備工事(ゲート製作振付その2)		
図面名	柳林放流工 放流ゲート 扉体組立図		
作成年月日	年 月 日		
縮尺	図示	図面番号	3-6
会社名			
事業(務)所名	関東農政局 栃木南部農業水利事業所		

柳林放流工 制水ゲート 戸当り組立図


E-E 矢視

(S=1/20)

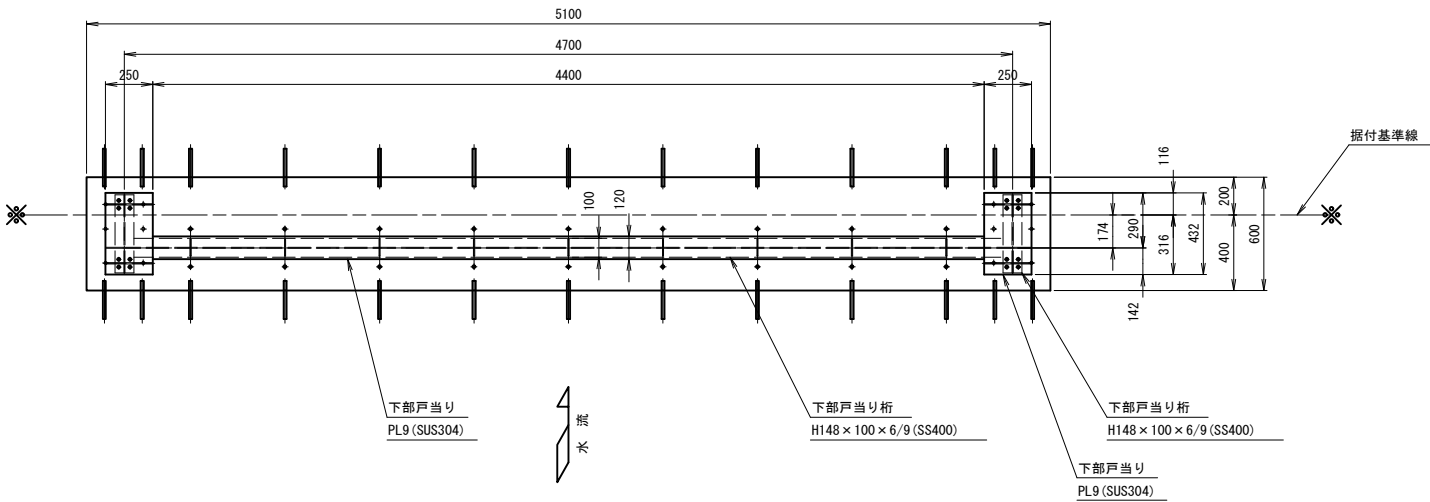


B-B 矢視

(S=1/20)

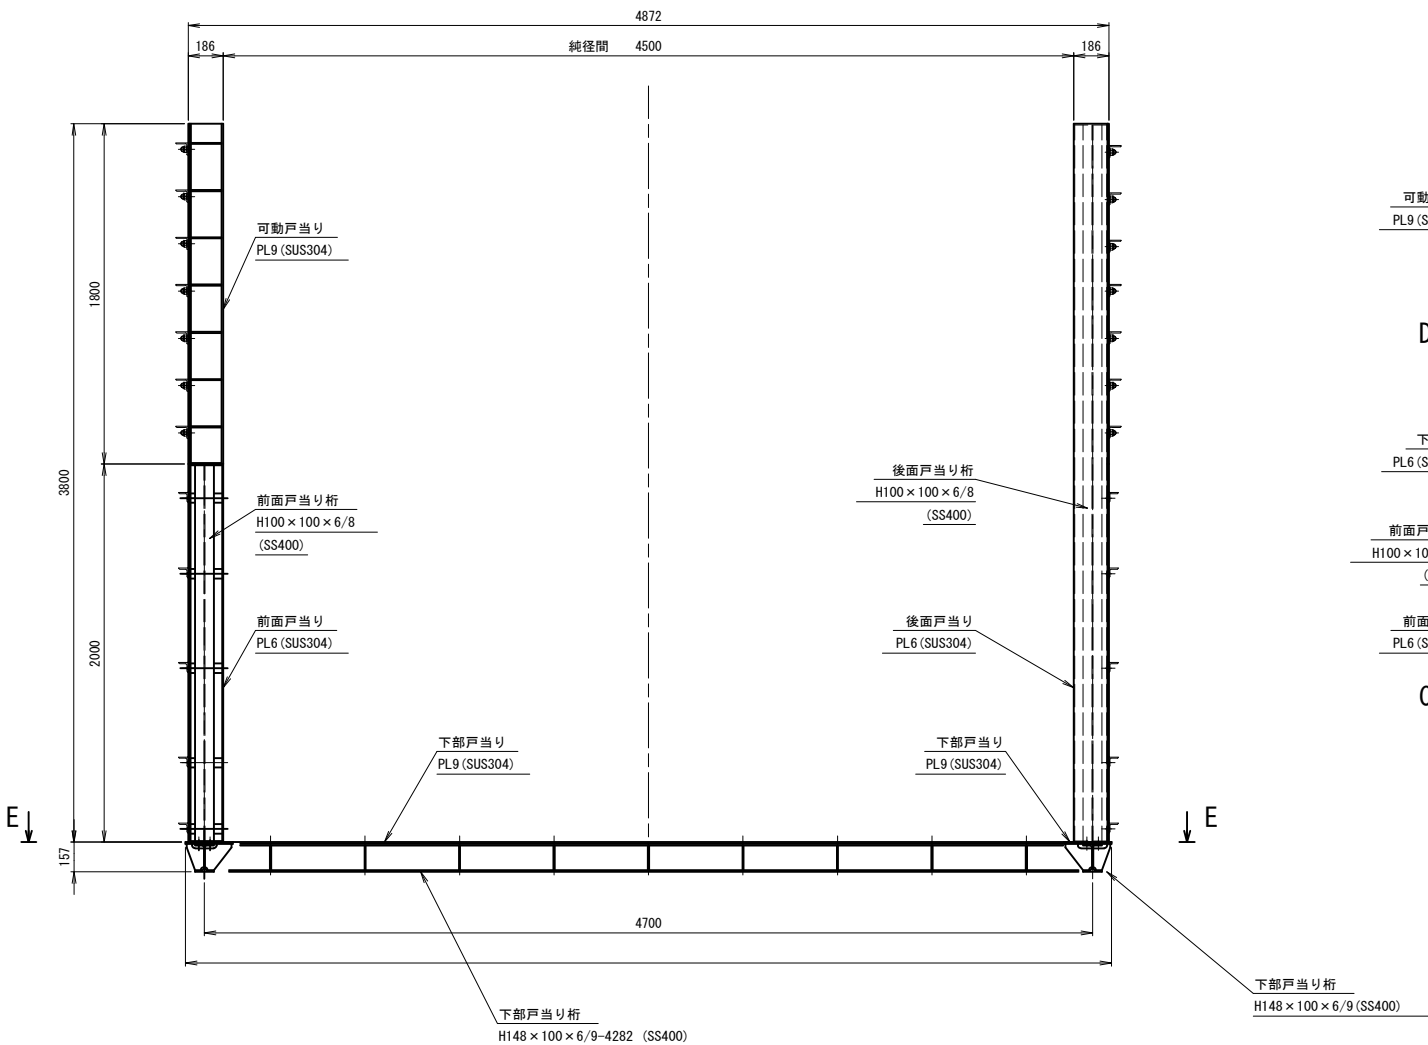


A-A 矢視

(S=1/20)

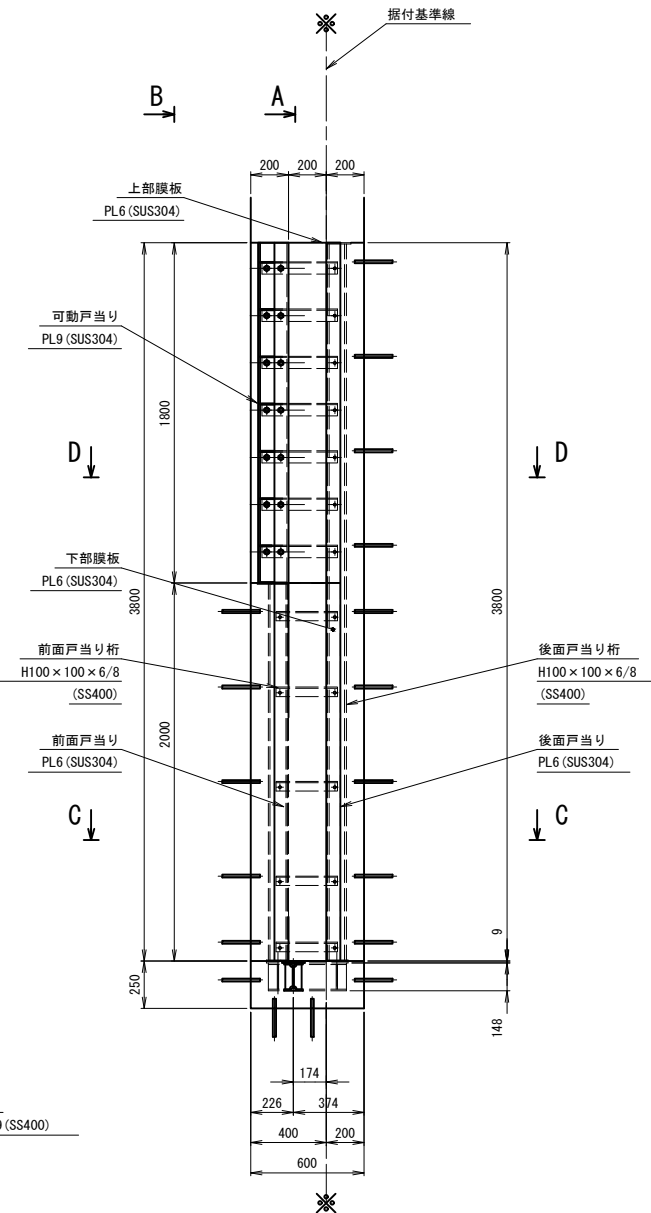


D-D 矢視

(S=1/10)

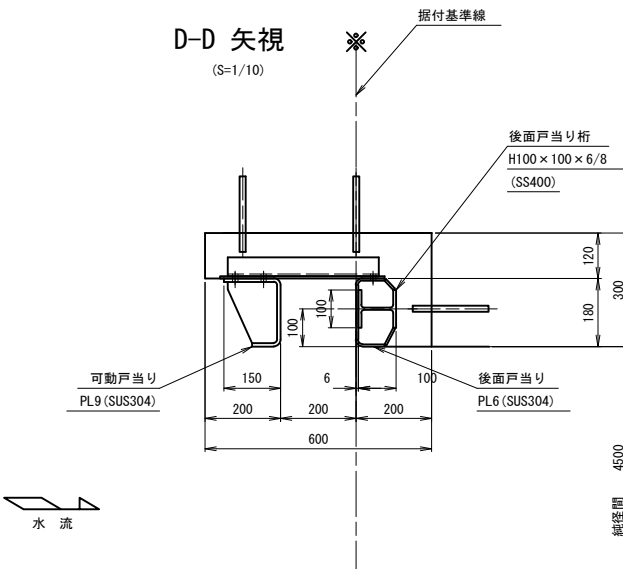

C-C 矢視

(S=1/10)






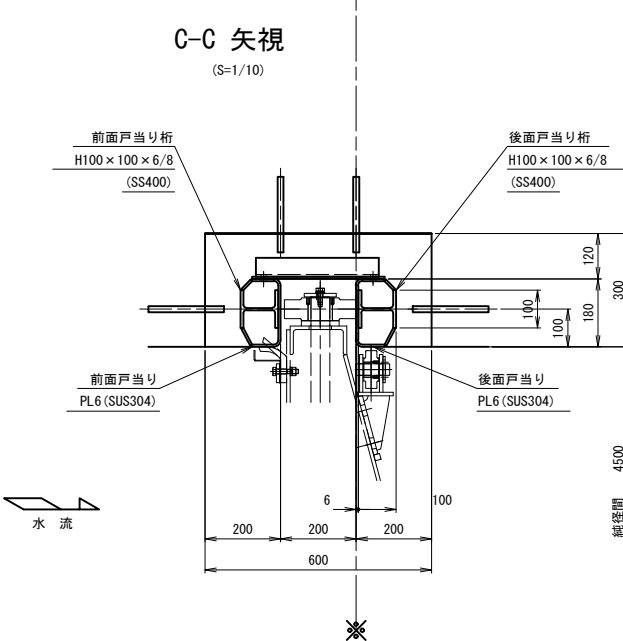


注 記

1、図中※※は据付基準線を示す。

工 事 名	令和 9 年度 鬼怒川南部国営施設応急対策事業 幹線水路整備工事(ゲート製作据付その2)		
図 面 名	柳林放流工 制水ゲート 戸当り組立図		
作成年月日	年 月 日		
縮 尺	図 示	図面番号	3-7
会 社 名			
事業(務)所名	関東農政局 栃木南部農業水利事業所		

柳林放流工 放流ゲート 戸当り組立図

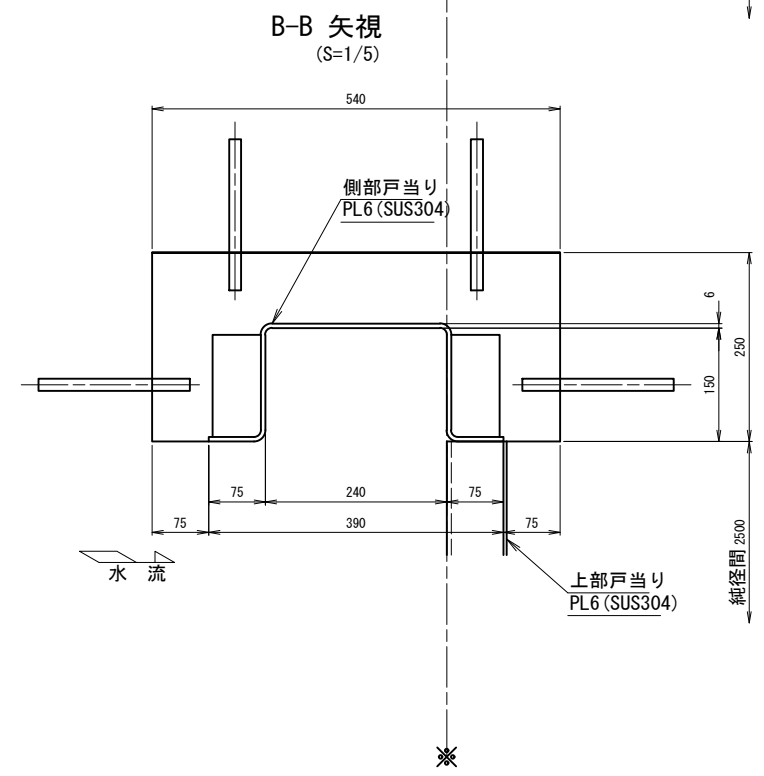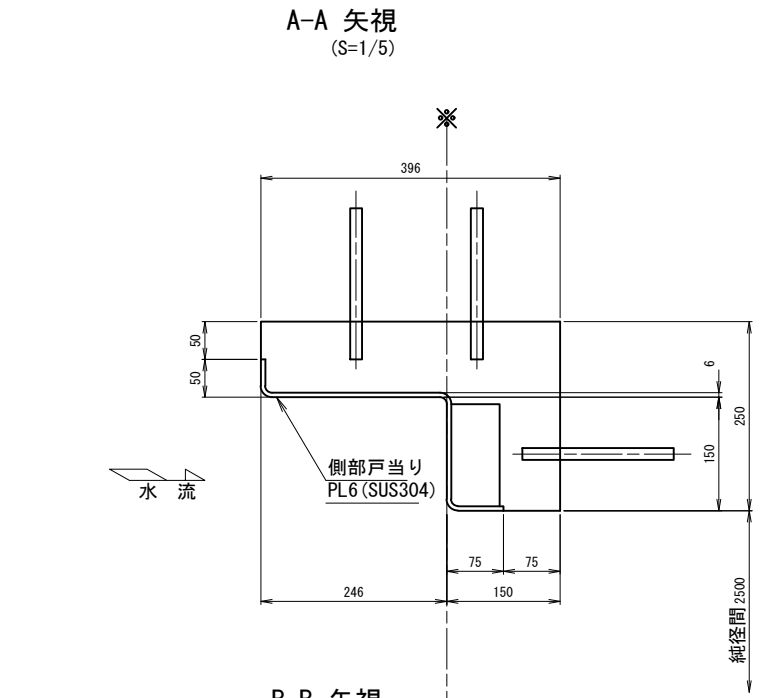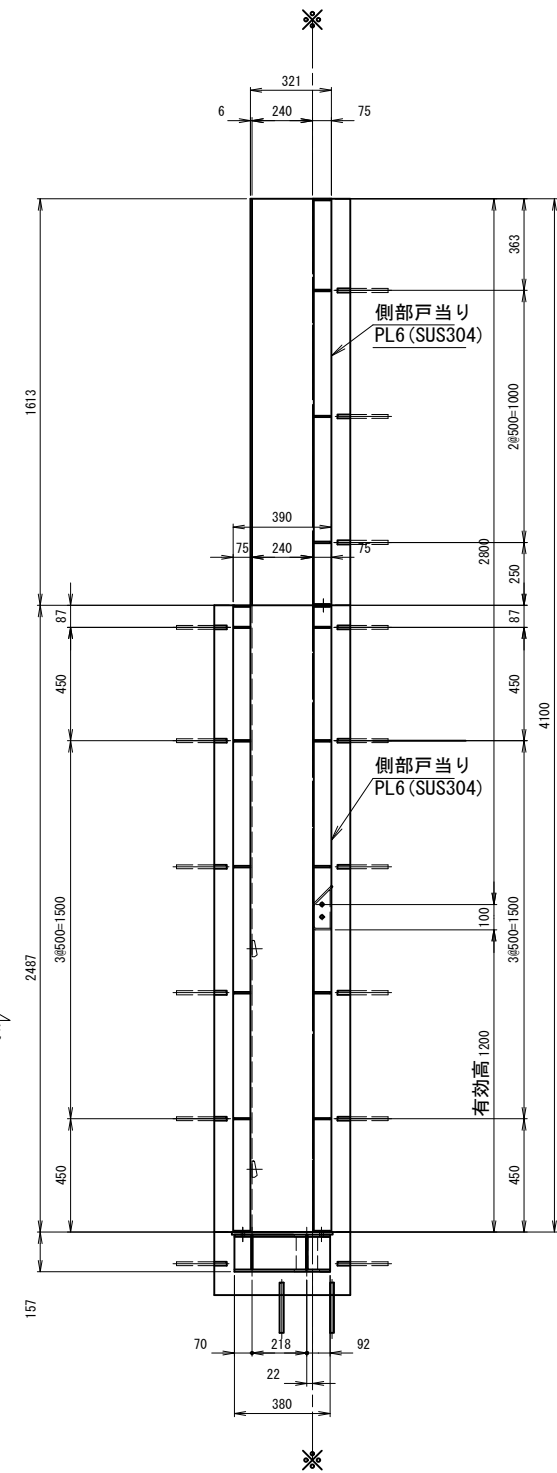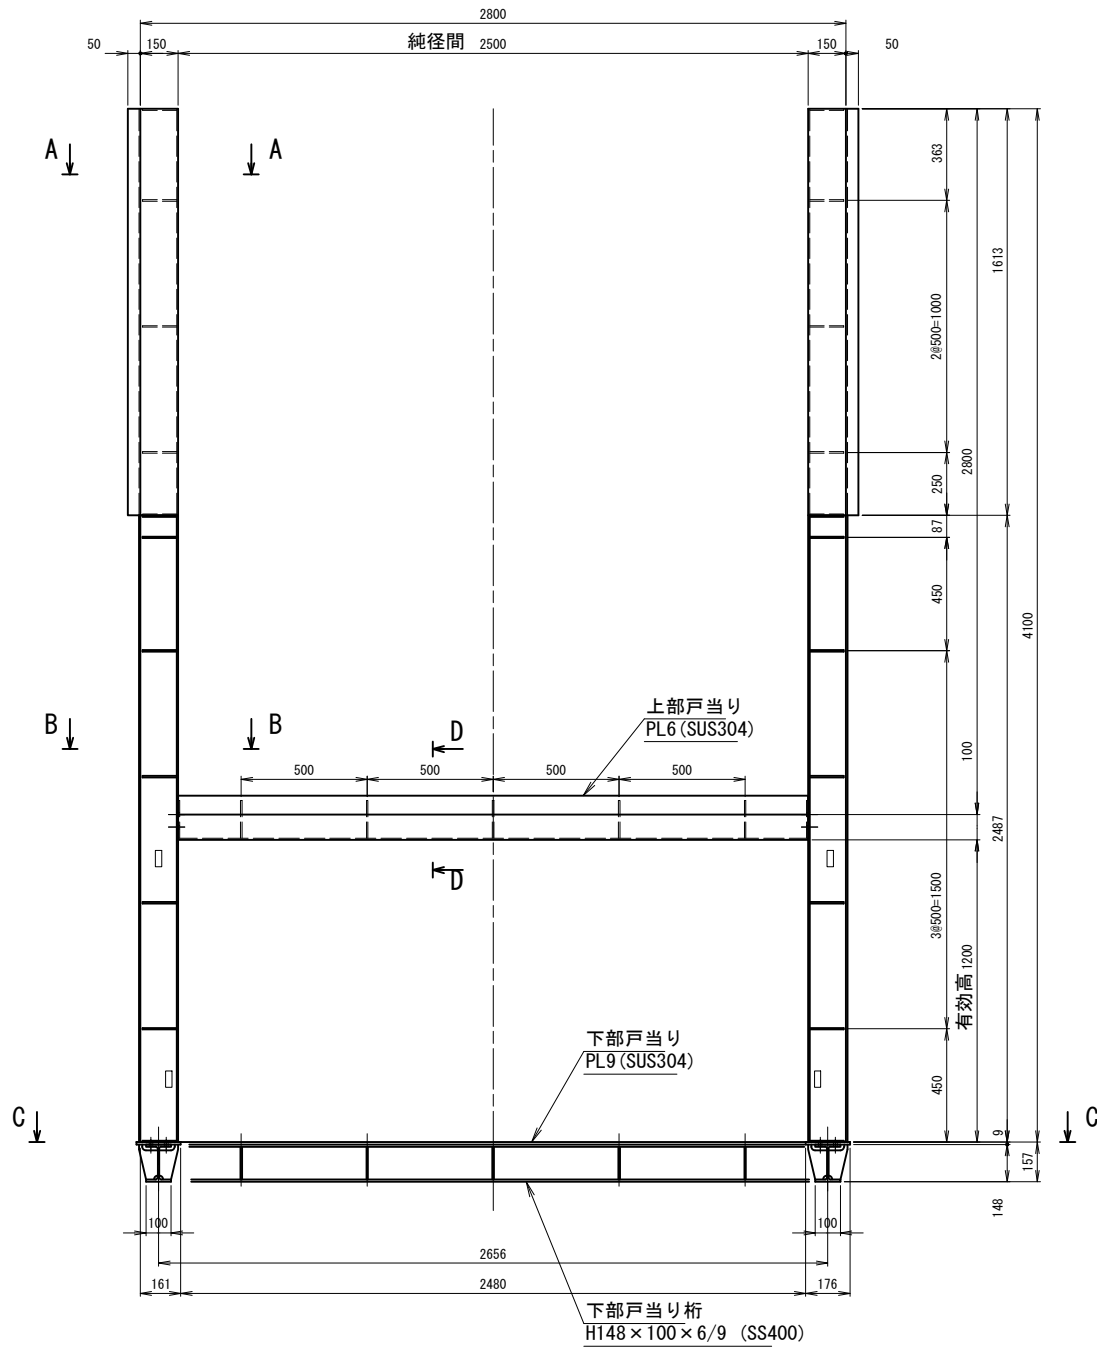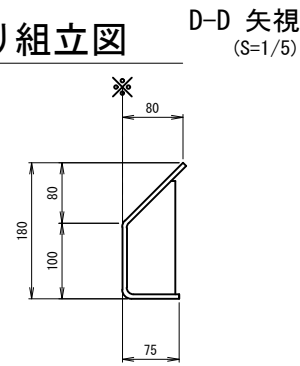
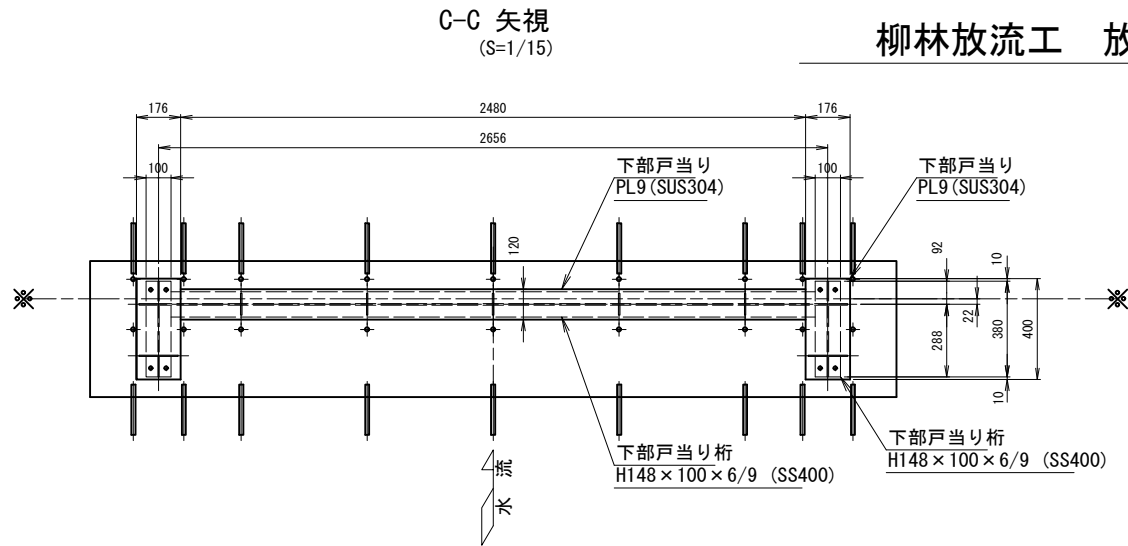


注 記
1、図中 ※※ は据付基準線を示す。


工 事 名	令和8年度 鬼怒川南部国営施設応急対策事業 幹線水路整備工事(ゲート製作据付その2)		
図 面 名	柳林放流工 放流ゲート 戸当り組立図		
作成年月日	年 月 日		
縮 尺	図 示	図面番号	3-8
会 社 名			
事業(務)所名	関東農政局 栃木南部農業水利事業所		

平面図

  
(S=1/30)



B-B 矢視
(S=1/30)



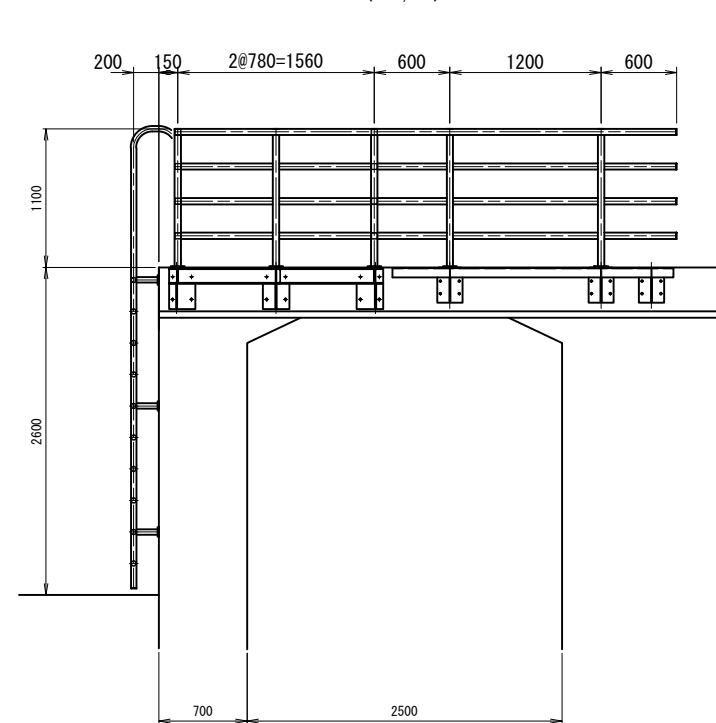


A-A 矢視
(S=1/30)

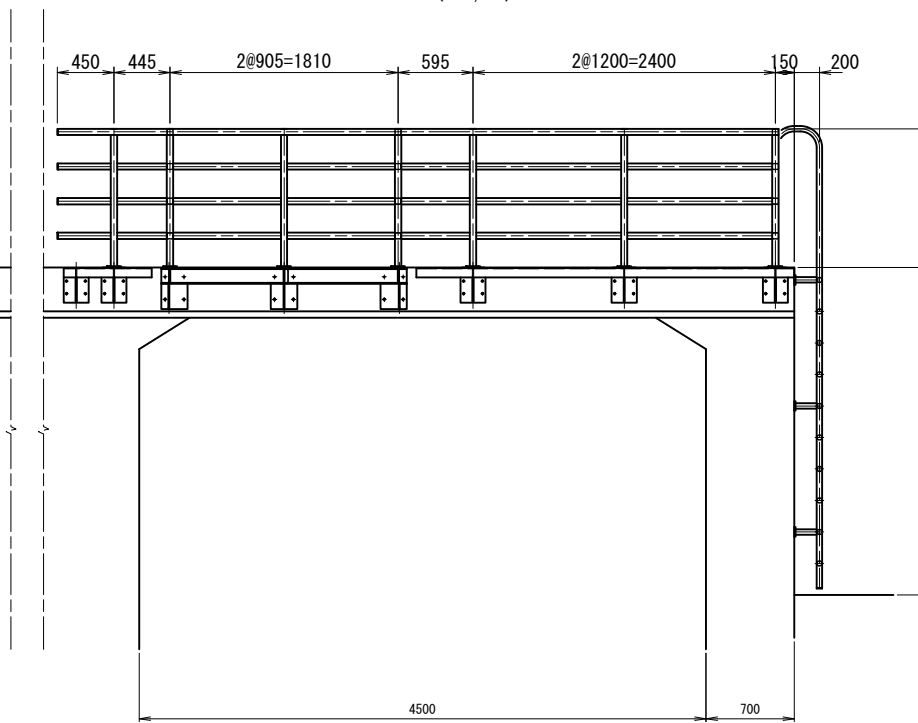

工 事 名	令和8年度 鬼怒川南部国営施設応急対策事業 幹線水路整備工事（ゲート製作据付その2）		
図 面 名	柳林放流工 防護欄組立図		
作成年月日	年	月	日
縮 尺	図 示	図面番号	3-9
会 社 名			
事業(発)所名	関東農政局 栃木南部農業水利事業所		



柳林放流工 制水ゲート ハツリ・二次コンクリート図

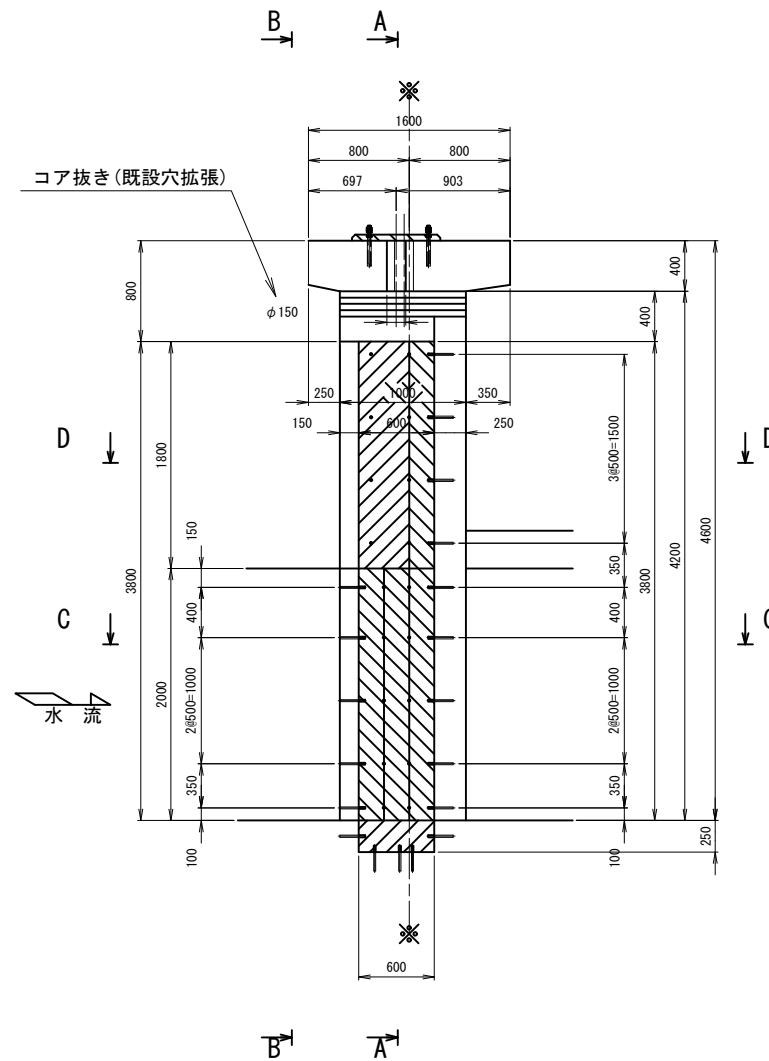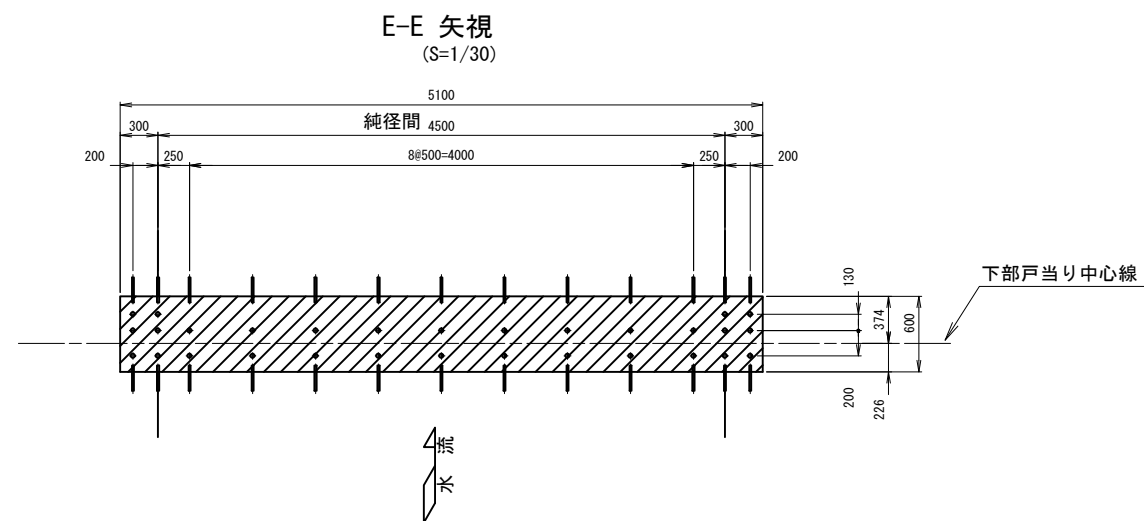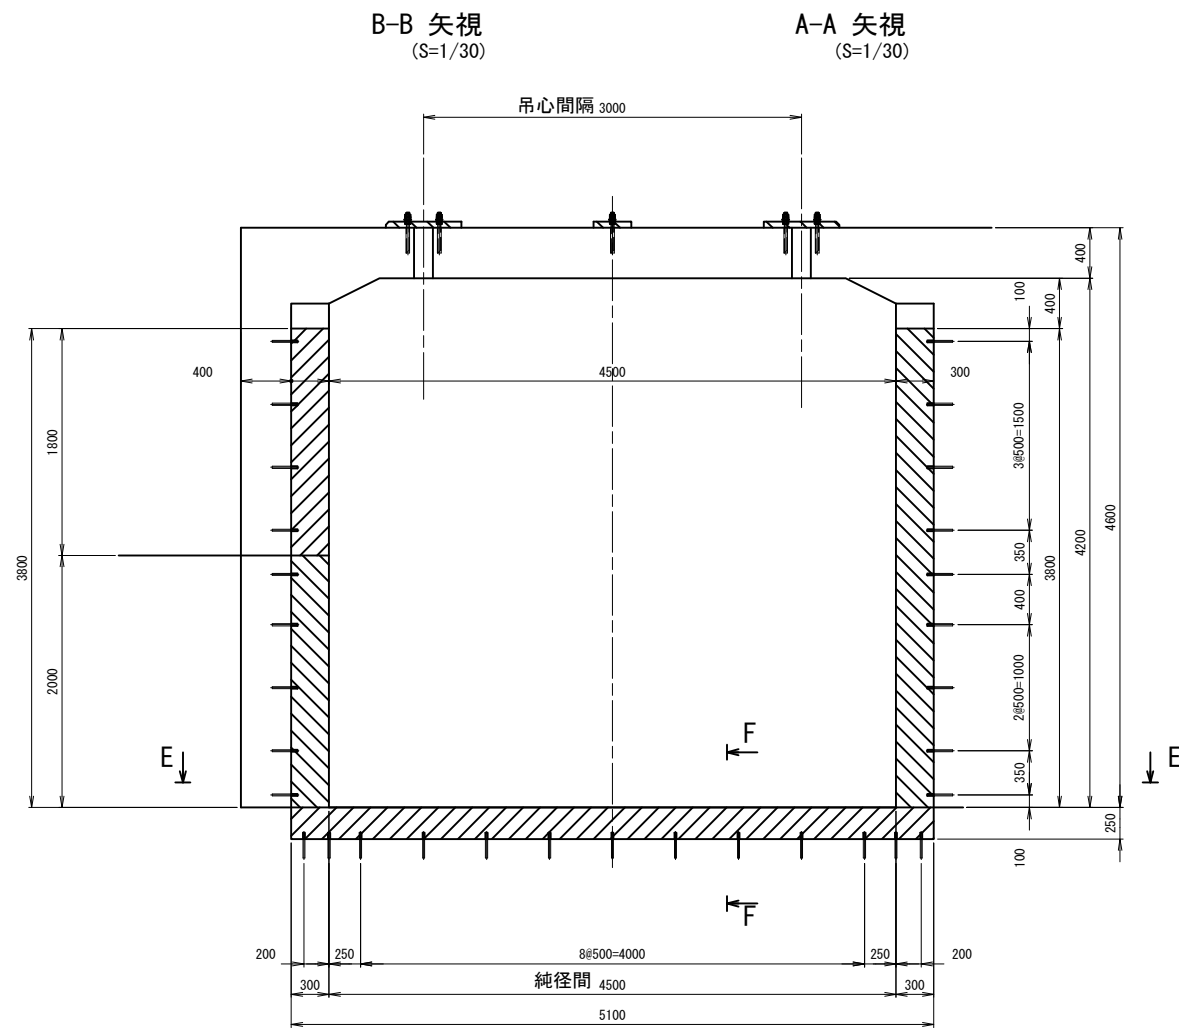

差筋詳細図


(S=1/5)

本数 120本

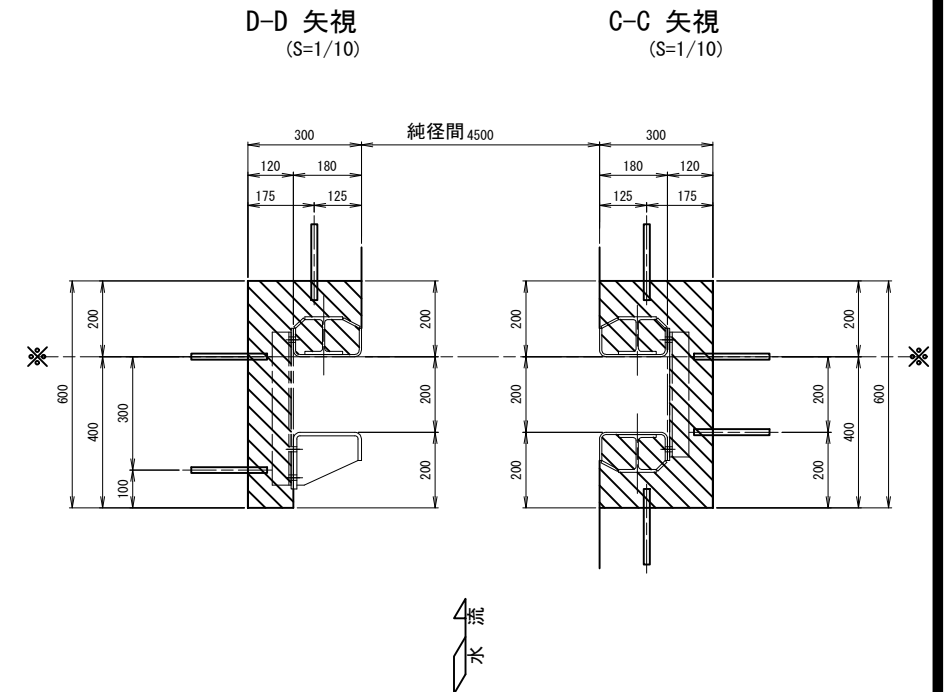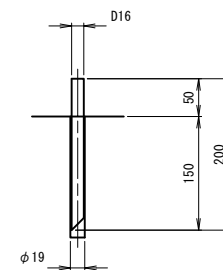

F-F 矢視

(S=1/10)


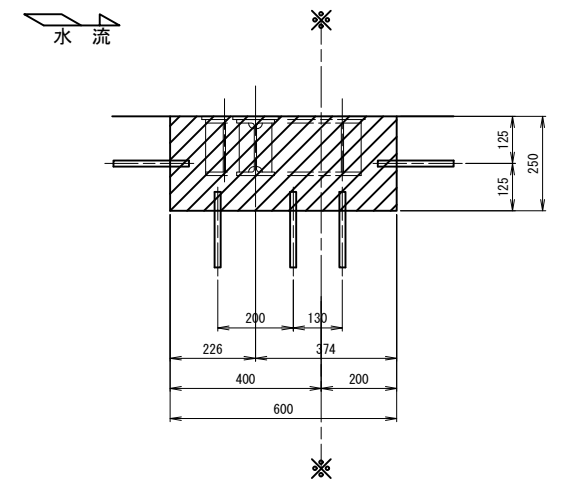


注 記

- 1、図中—は据付基準線を示す。
-
- 2、斜線部はハツリ・二次コンクリートを示す。
-
- 3、コンクリートはつりは、人力取壊しとする。既設の鉄筋が露出した際はそれを残して、はつることとする。



工 事 名	令和8年度 鬼怒川南部国営施設応急対策事業 幹線水路整備工事(ゲート製作取付その2)		
図 面 名	柳林放流工 制水ゲート ハツリ、二次コンクリート図		
作成年月日	年 月 日		
縮 尺	図 示	図面番号	3-10
会 社 名			
事業(務)所名	関東農政局 栃木南部農業水利事業所		

柳林放流工 放流ゲート ハツリ・二次コンクリート図

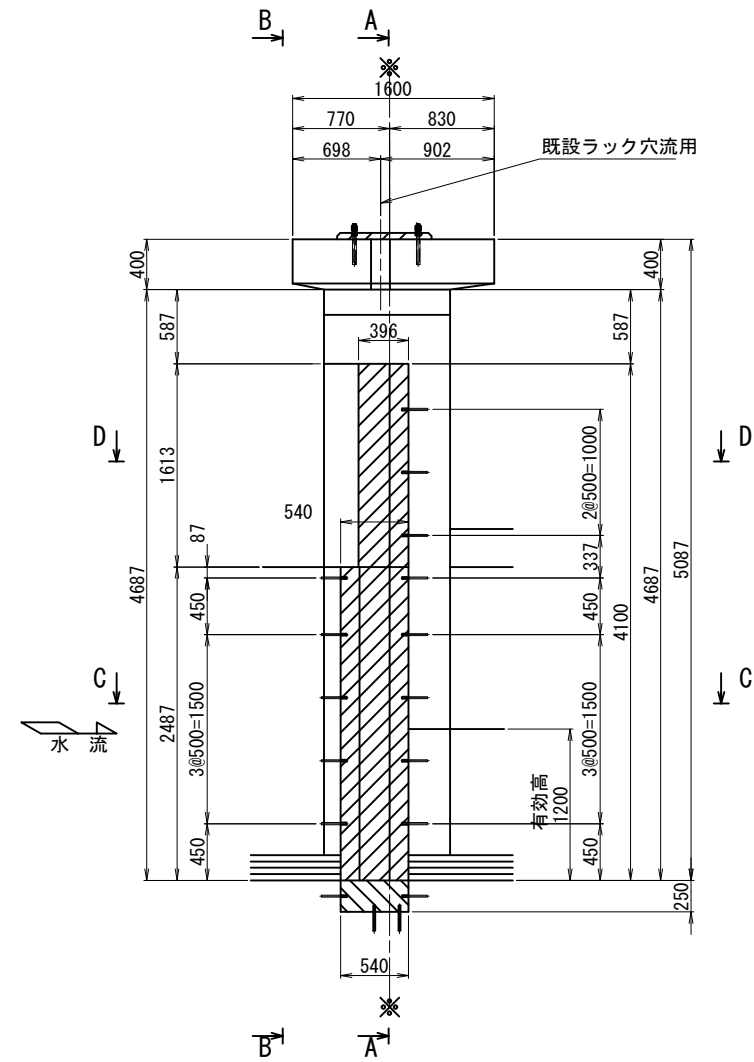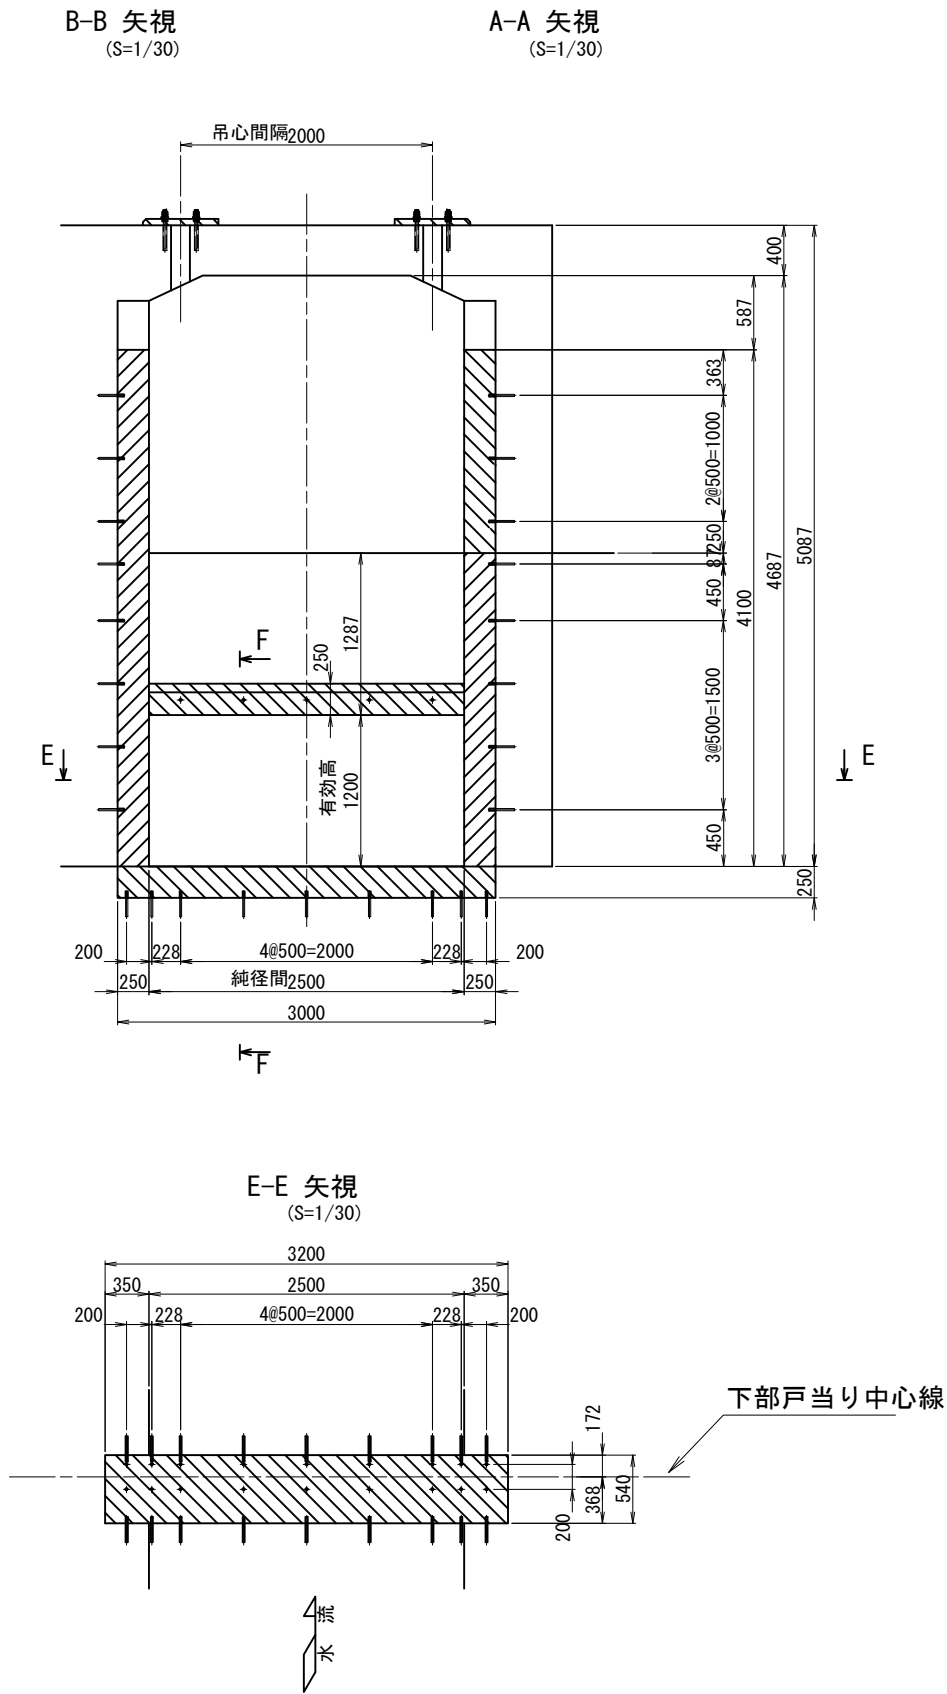

差筋詳細図 (S=1/5)

本数 99本

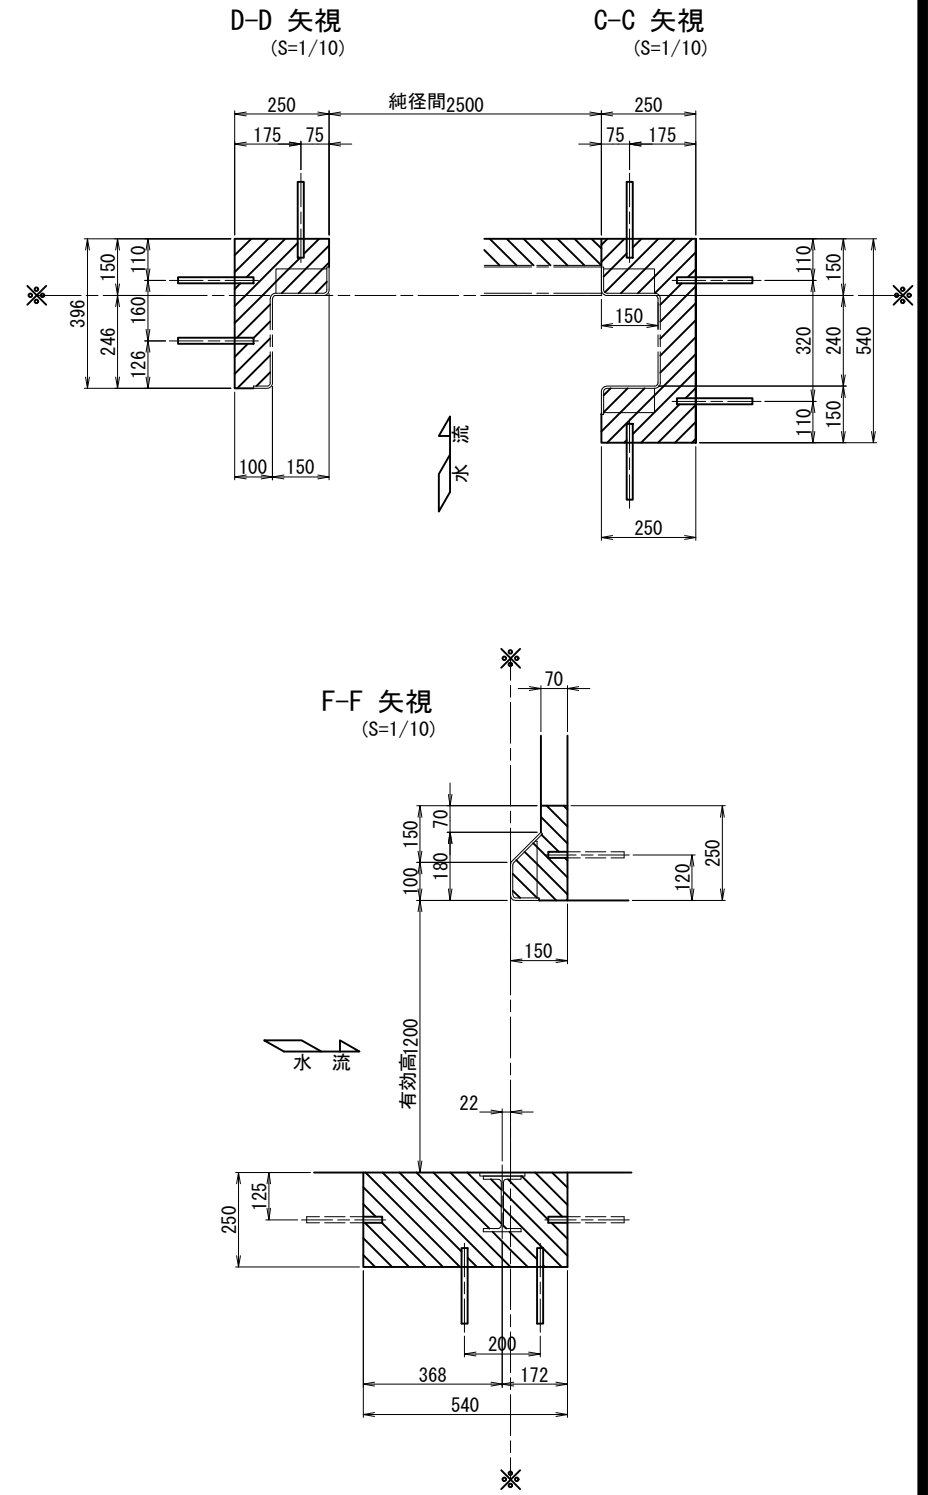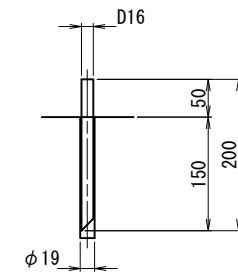

- 注 記
- 1、図中※※は据付基準線を示す。
 - 2、斜線部はハツリ・二次コンクリートを示す。
 - 3、コンクリートはつりは、人力取壊しとする。既設の鉄筋が露出した際はそれを残して、初ることとする。


工 事 名	令和8年度 鬼怒川南部国営施設応急対策事業 幹線水路整備工事(ゲート製作据付その2)		
図 面 名	柳林放流工 放流ゲート ハツリ・二次コンクリート図		
作成年月日	年 月 日		
縮 尺	図 示	図面番号	3-11
会 社 名			
事業(務)所名	関東農政局 栃木南部農業水利事業所		

柳林放流工 配線配管図

S=1/40


平面図

(S=1/40)

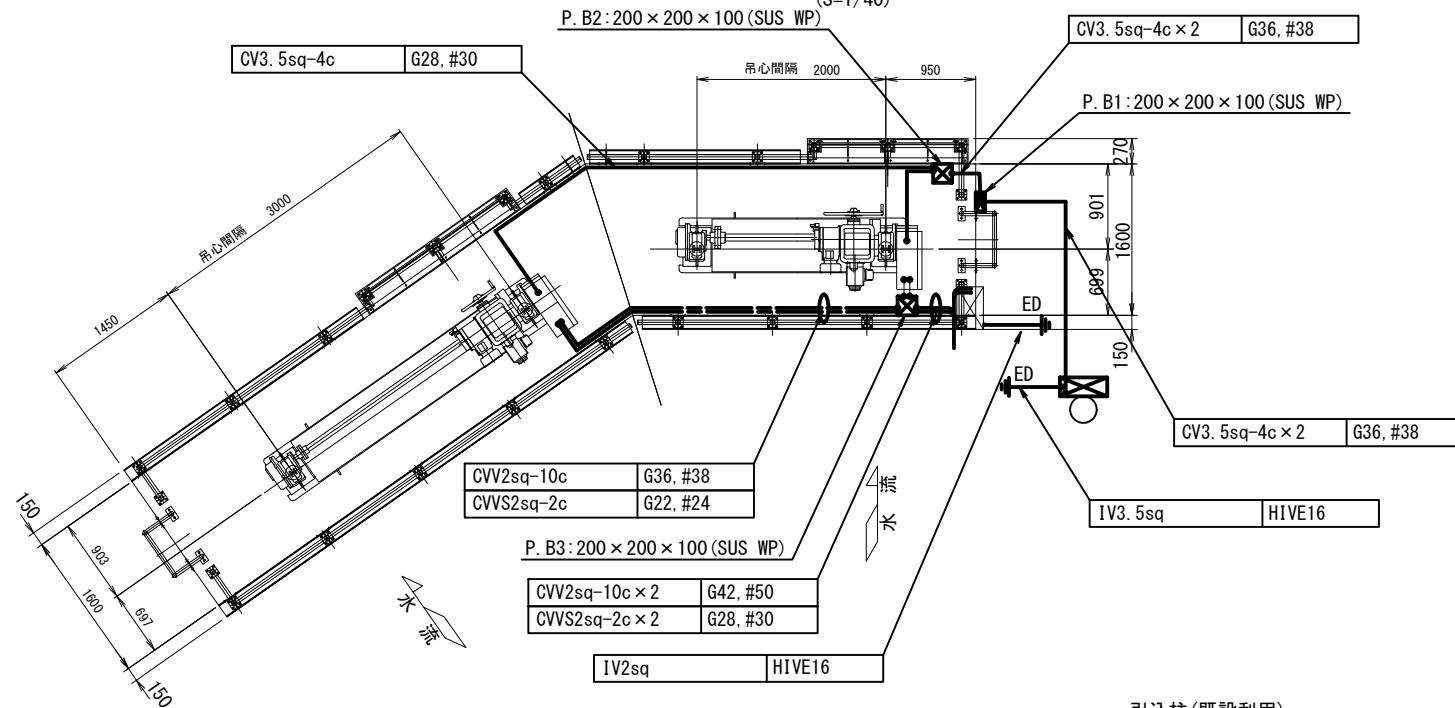


正面図

(S=1/40)

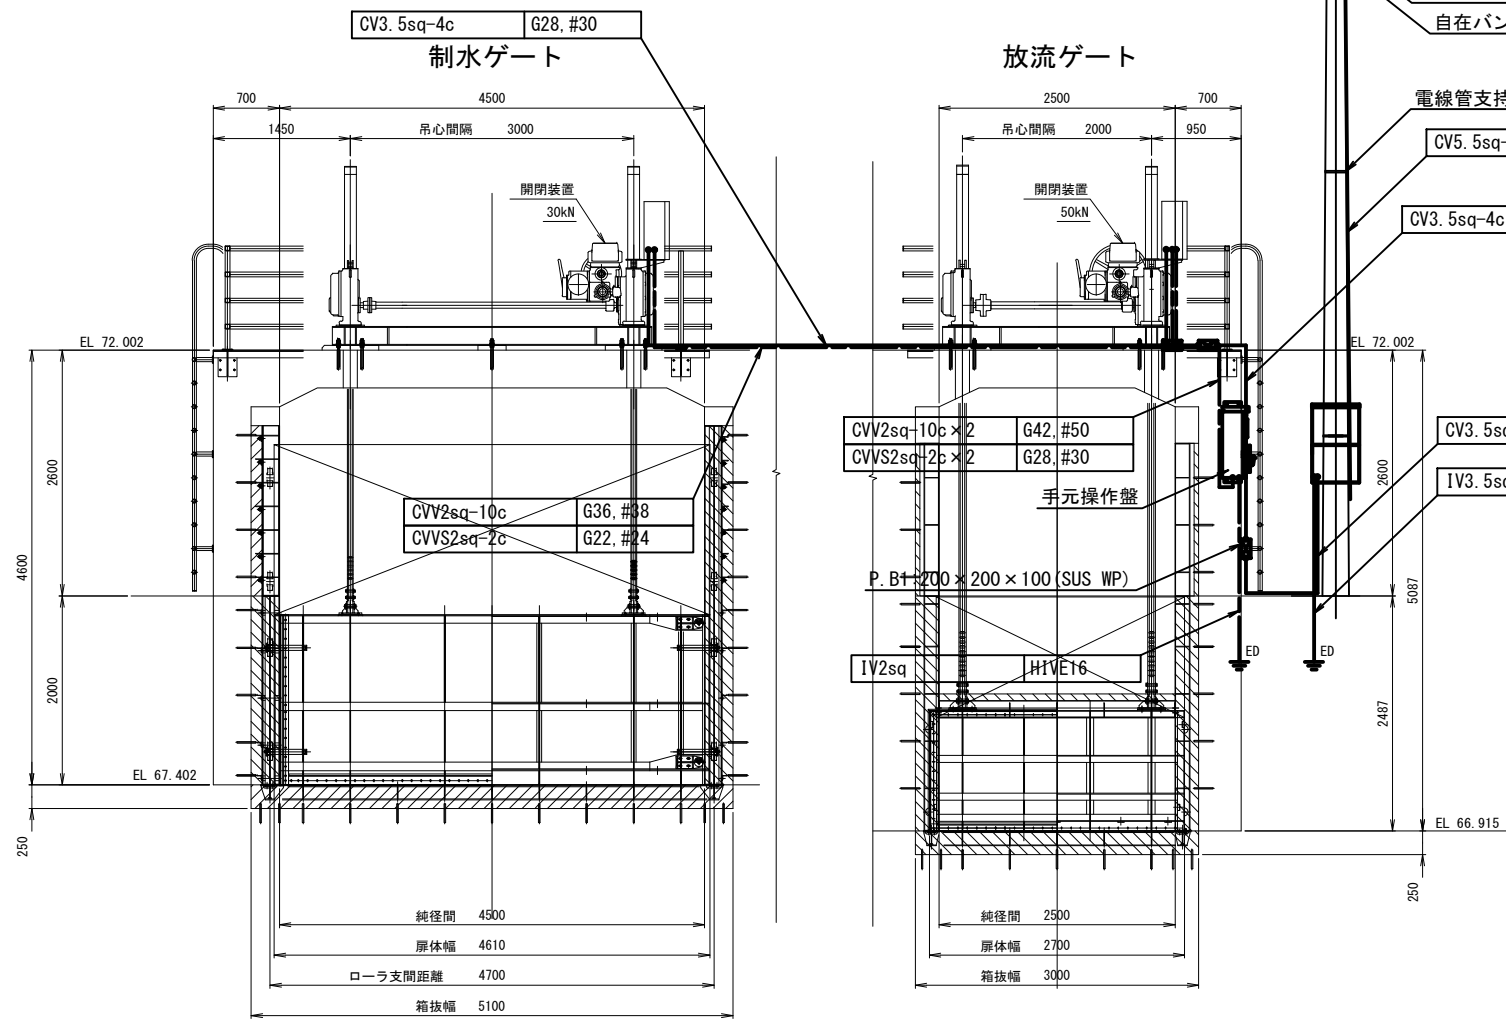


制水ゲート 断面図

S=1/40

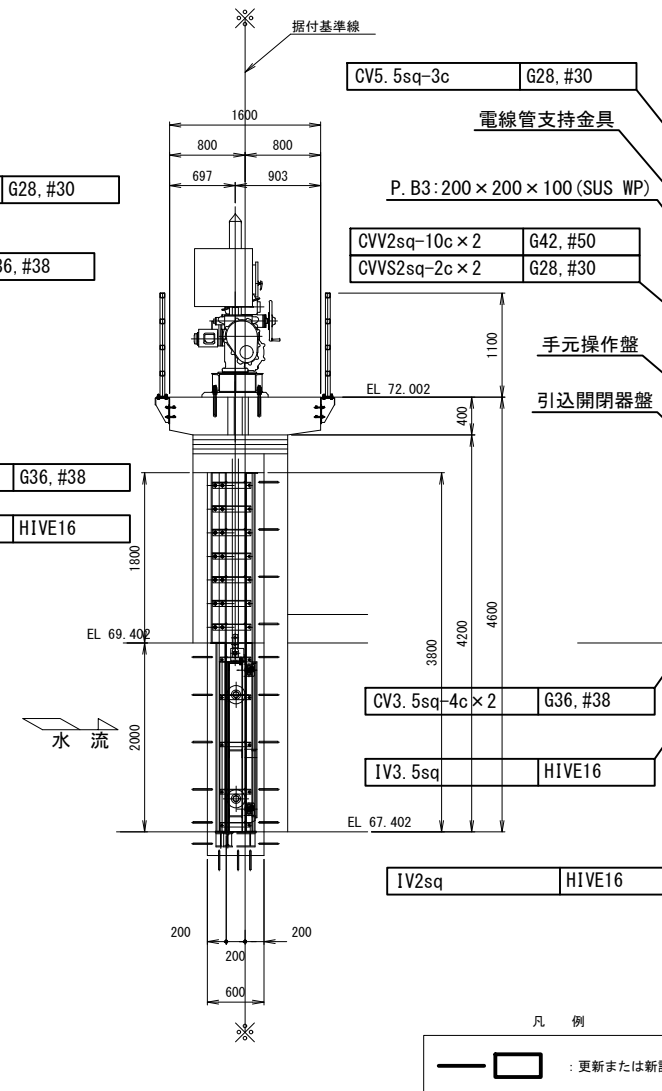

放流ゲート 断面図

S=1/40

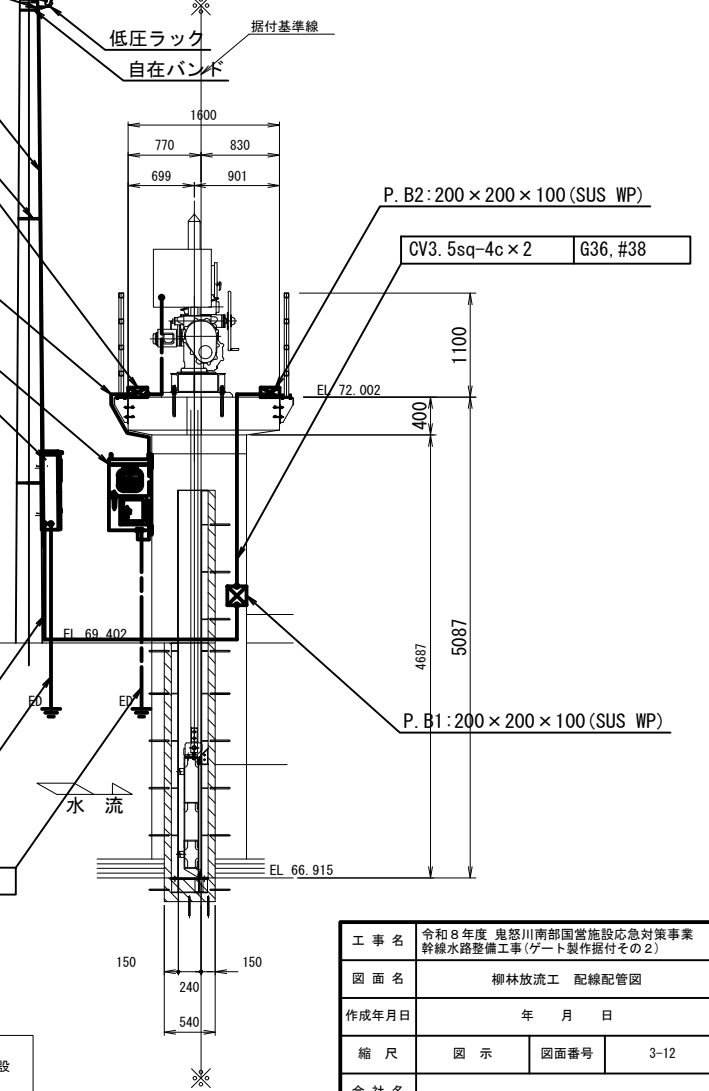

凡 例
— □ : 更新または新設

工 事 名	令和 9 年度 鬼怒川南部国営施設応急対策事業 幹線水路整備工事(ゲート製作据付その 2)		
図 面 名	柳林放流工 配線配管図		
作成年月日	年 月 日		
縮 尺	図 示	図面番号	3-12
会 社 名			
事業(務)所名	関東農政局 栃木南部農業水利事業所		


柳林放流工 制水ゲート 補強計画図

注意事項

- 特記しない限り構造寸法はmm単位で示す。
- 内面補強工
 - 下地処理は高圧洗浄(ブラスト)にて行う。補強材：炭素繊維格子筋(CR8)
被覆樹脂ビニルエステル
引張強度：1,400 N/mm²
引張弾性率：100,000 N/mm²
取付け材：リベットアンカー 10 本/m²
SUS φ4.8mm L=29.7mm以上
増厚工材料：
圧縮強度：30.0 N/mm²以上 (JIS R 5201)
曲げ強度：6.0 N/mm²以上 (JIS R 5201)
引張強度：2.5 N/mm²以上 (JIS A 1113)
付着強度：1.7 N/mm²以上 (建研式)
※ 規格値はσ28の値


正面図

S=1:30

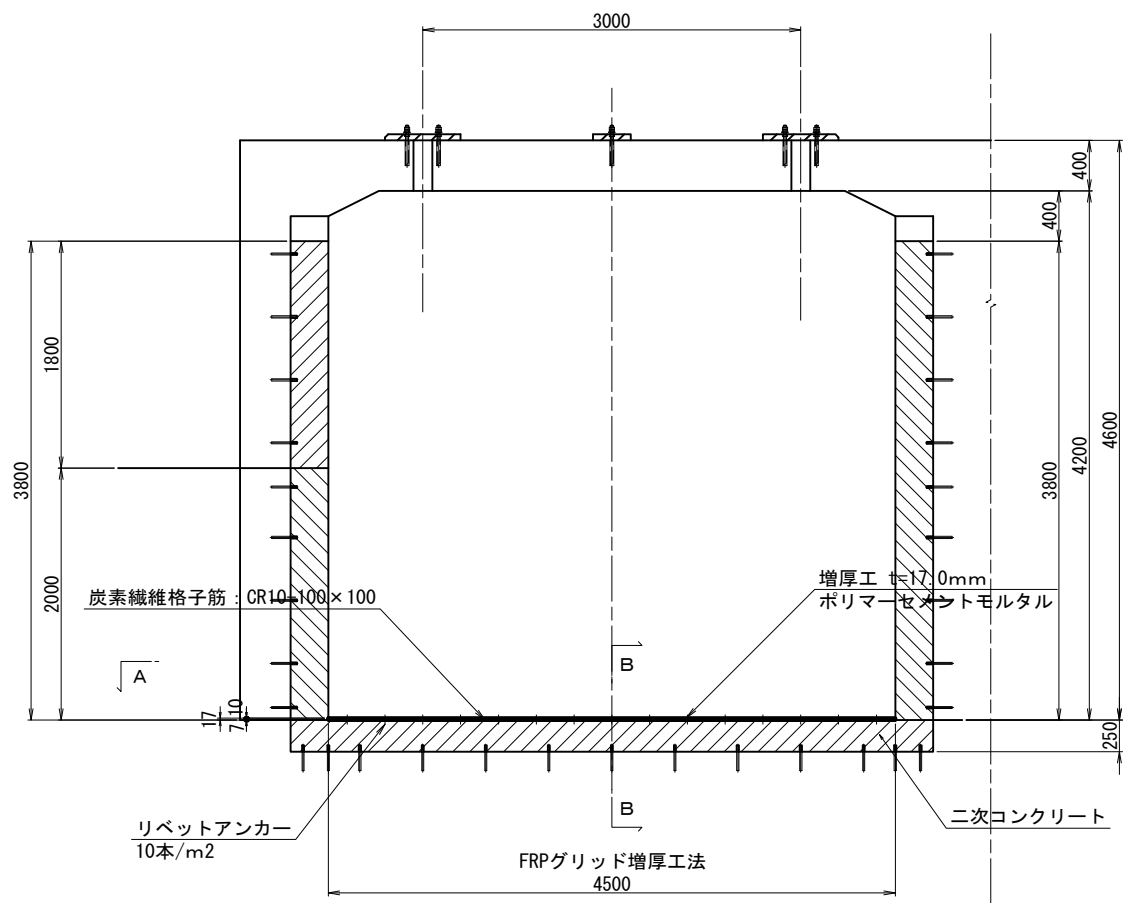


標準平面図

S=Free

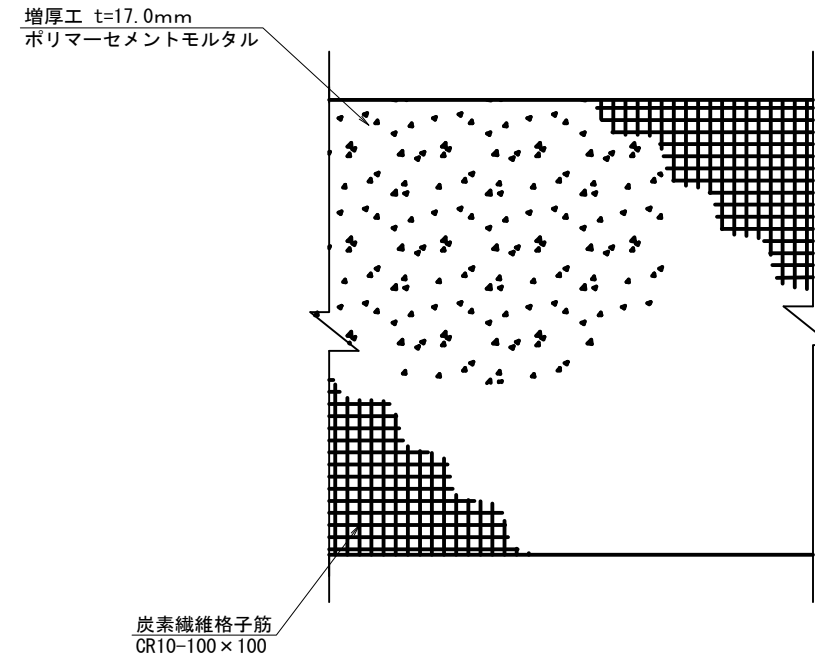


標準断面図

S=Free

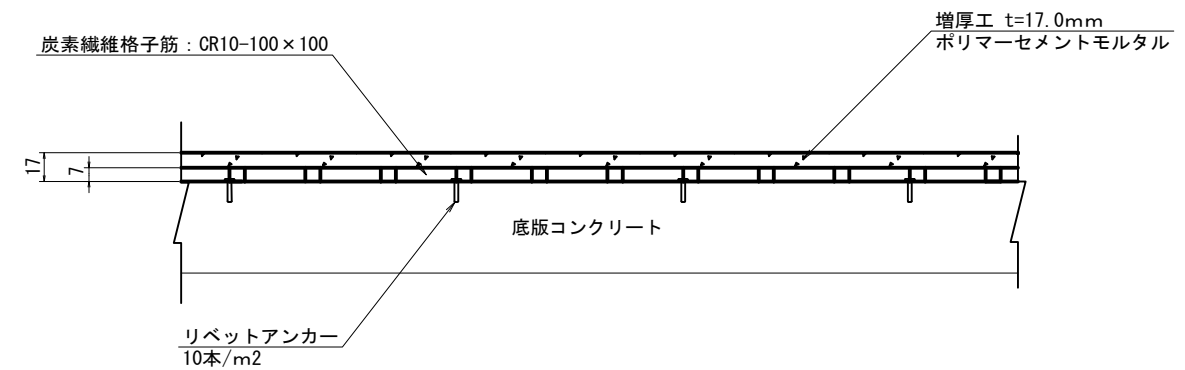


A - A

S=1:30

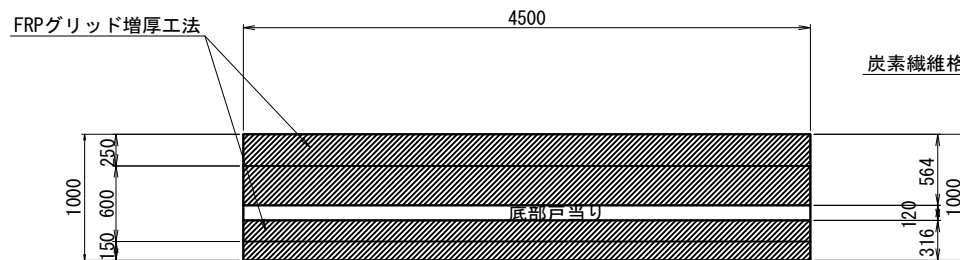

B - B


S=1:30

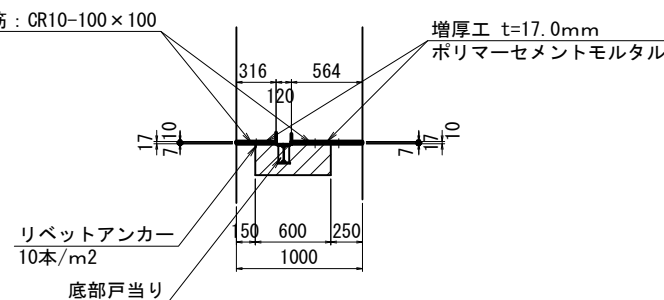


工事名	令和8年度 鬼怒川南部国営施設応急対策事業 幹線水路整備工事(ゲート製作据付その2)		
図面名	柳林放流工 制水ゲート 補強計画図		
作成年月日	年 月 日		
縮尺	図示	図面番号	3-13
会社名			
事務所名	関東農政局 栃木南部農業水利事業所		

油川分土工 既設全体配置図・一般構造図


平面図
S=1:20

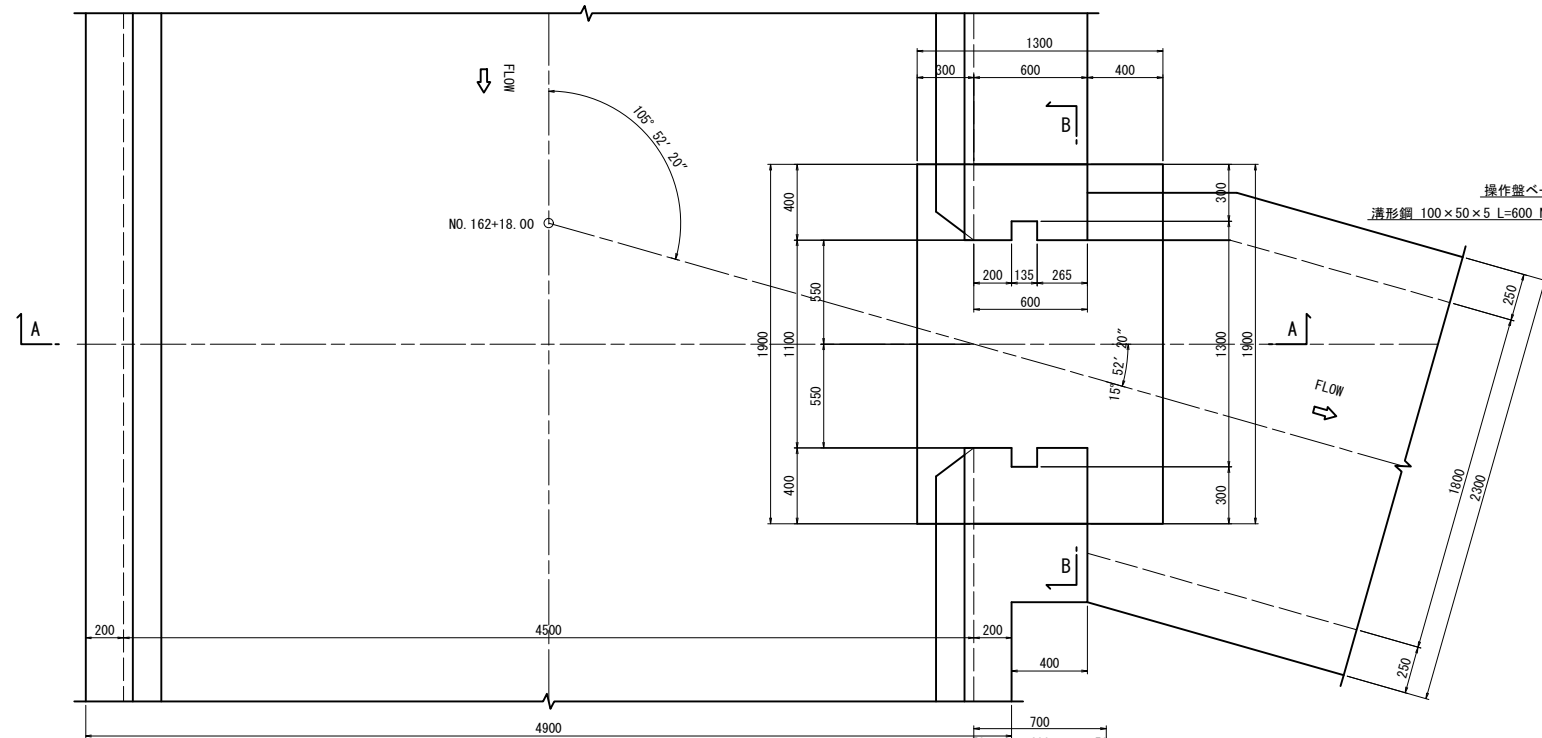


頂版平面図
S=1:20

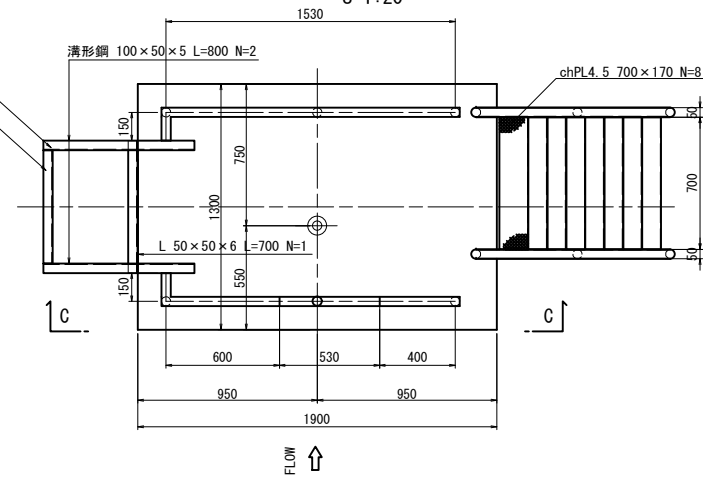


C-C断面
S=1:20

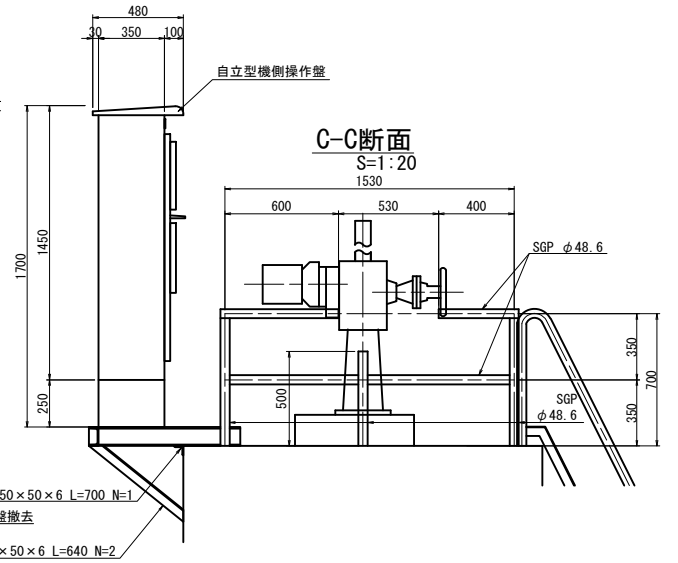

A-A断面
S=1:20

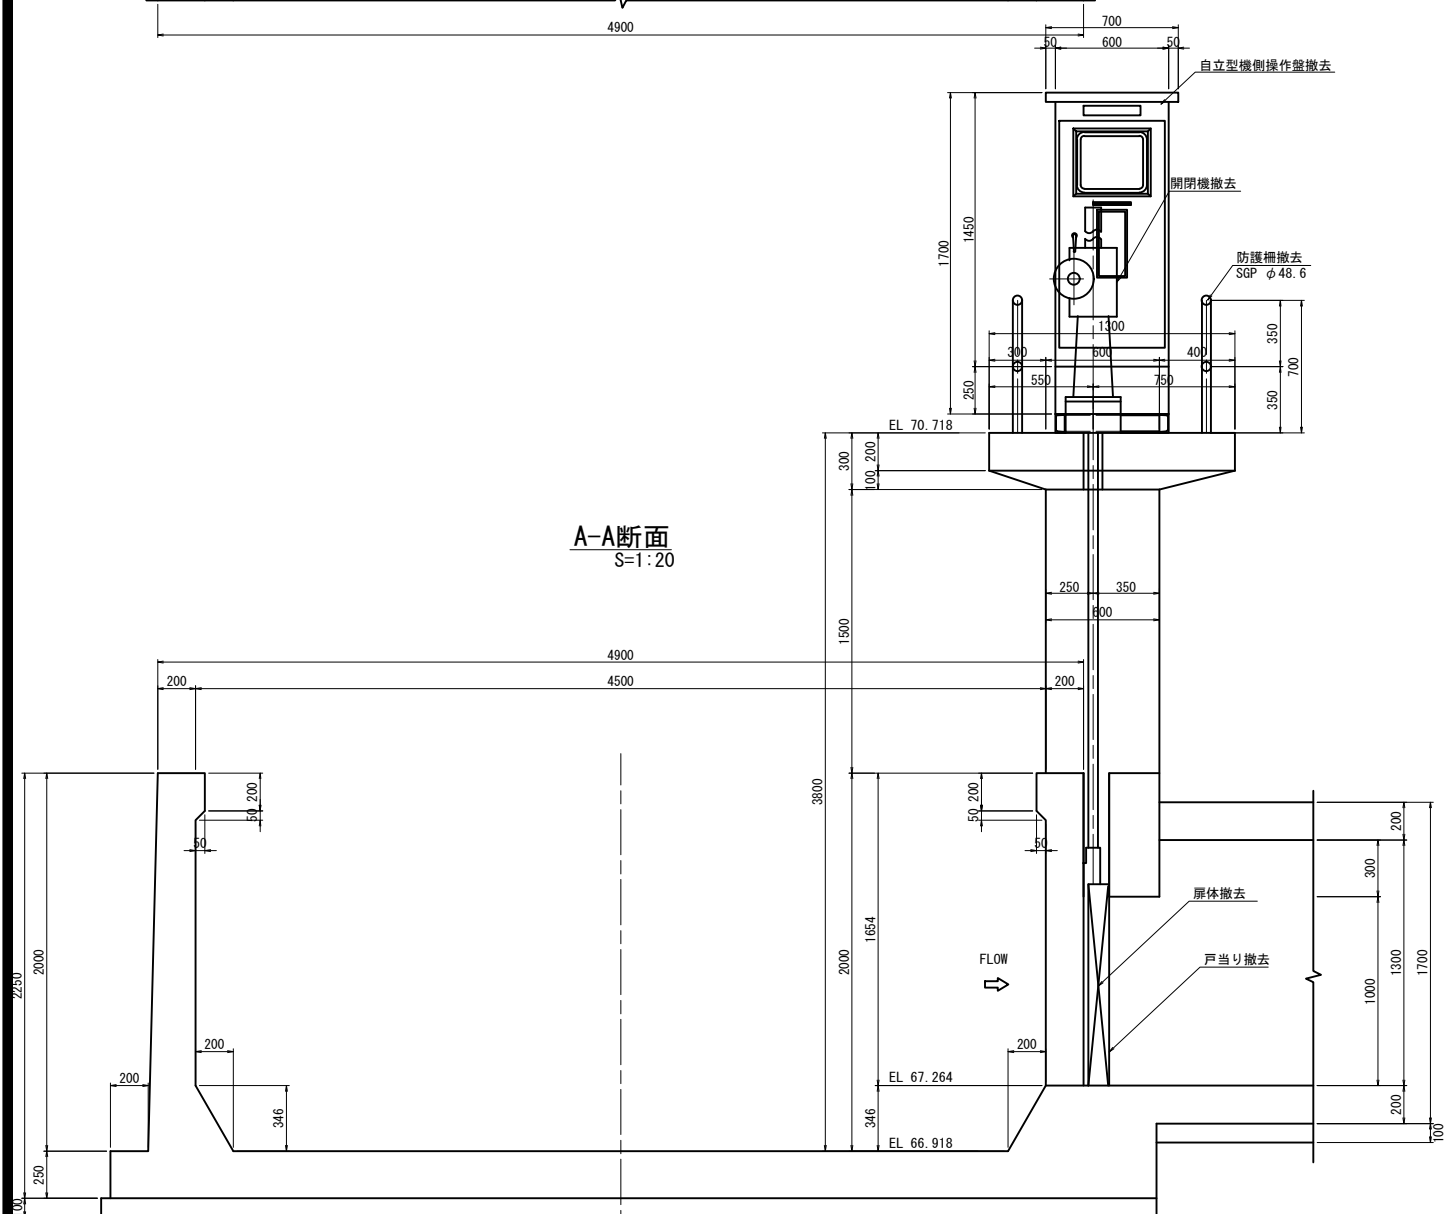


B-B断面
S=1:20

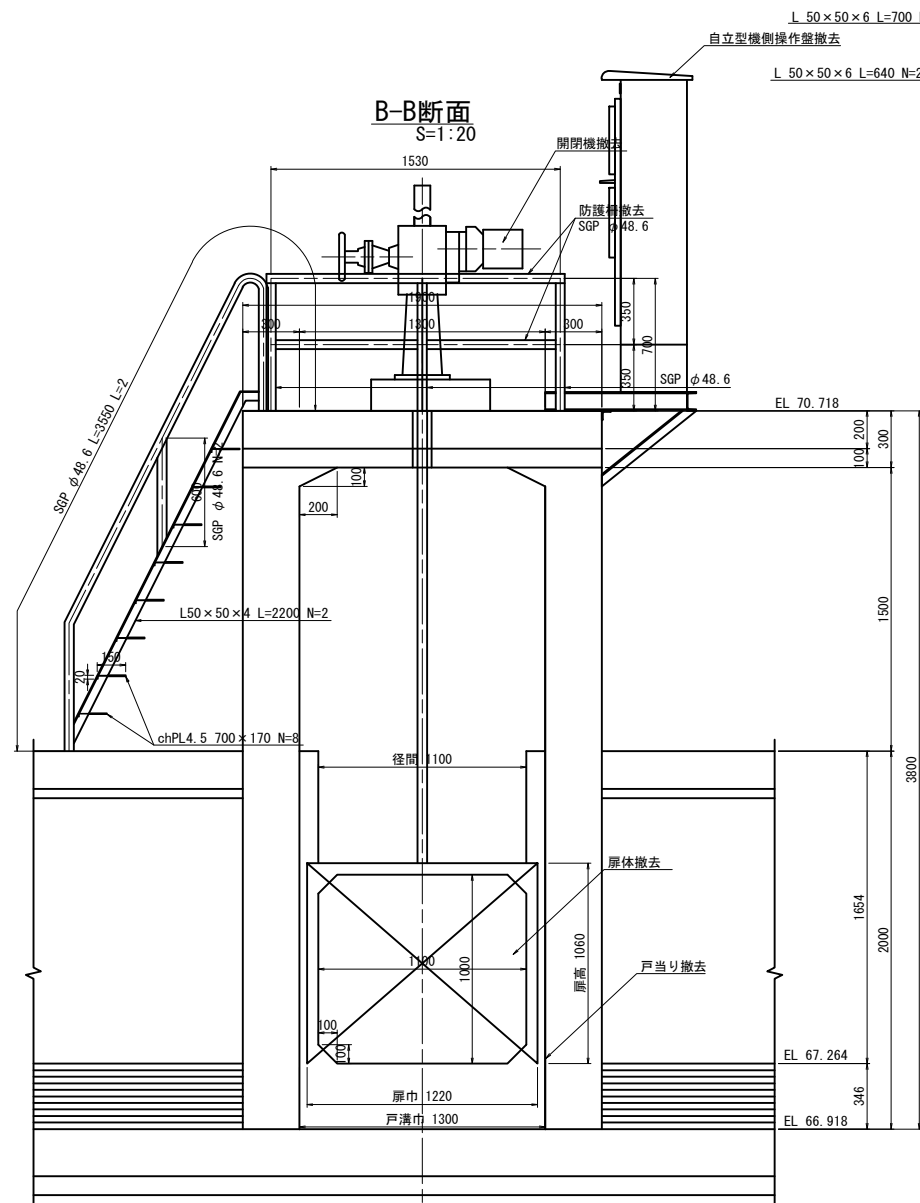


工事名	令和8年度 鬼怒川南部国営施設応急対策事業 幹線水路整備工事(ゲート製作据付その2)		
図面名	油川分土工 既設全体配置図・一般構造図		
作成年月日	年 月 日		
縮尺	図示	図面番号	4-1
会社名			
事業(務)所名	関東農政局 栃木南部農業水利事業所		

油川分水工 計画全体配置図・一般構造図


A-A 矢視
(S=1/30)

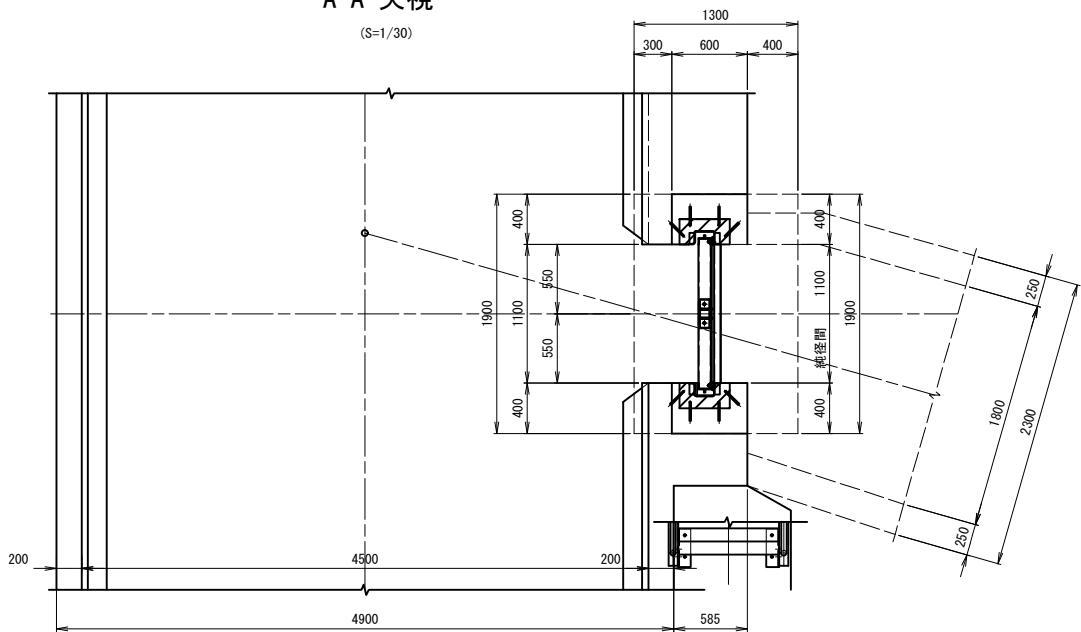


平面図
(S=1/30)

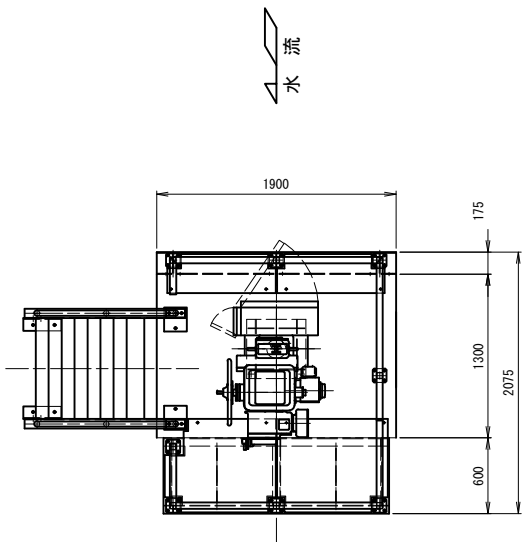

断面図
(S=1/30)

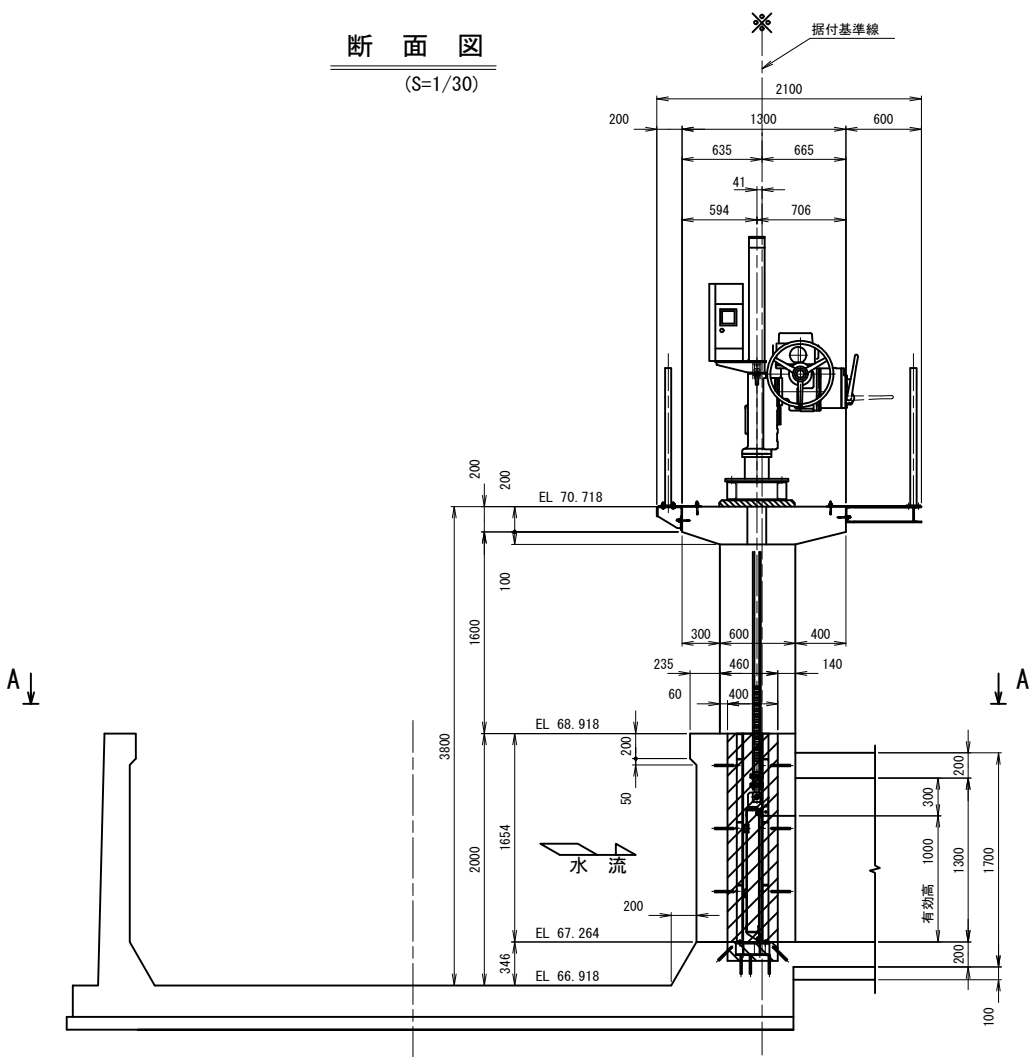


背面図
(S=1/30)

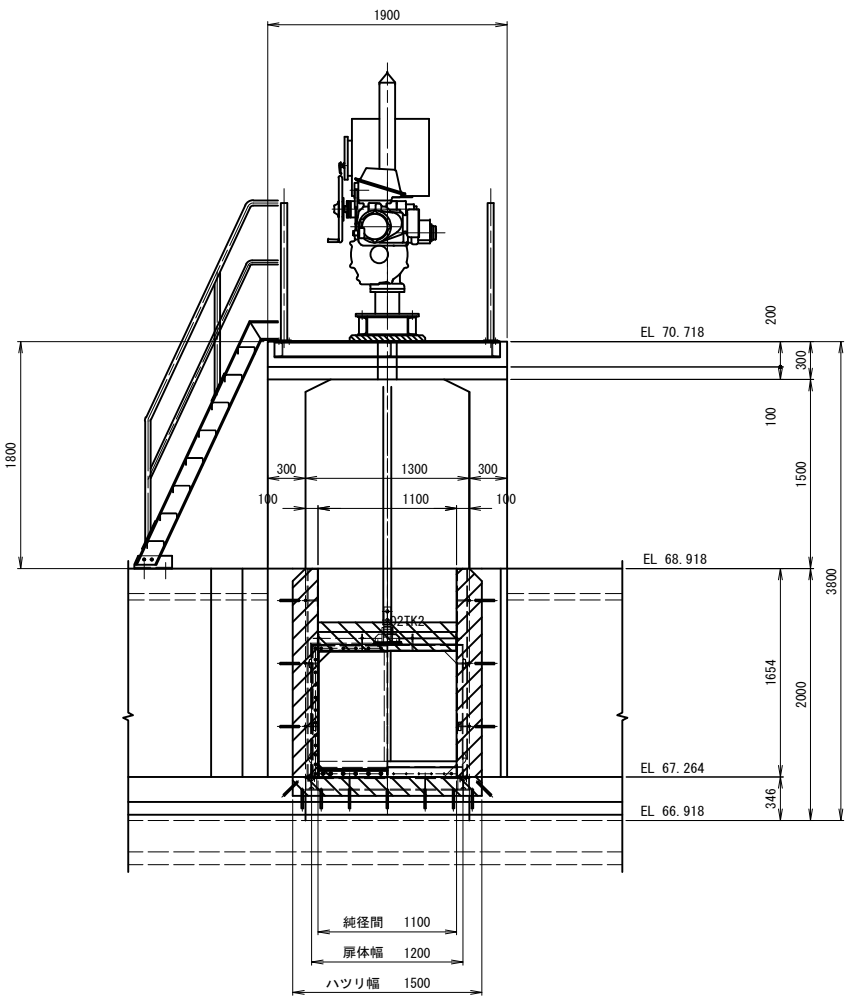

設 計 仕 様		
項 目	油川分水工	
型 式	プレートガード鋼製スライドゲート	
純 径 間	1.100 m	
有 効 高	1.000 m	
設 計 水 深	外水深	1.600 m
	内水深	0.000 m
	外水深	1.600 m
	内水深	0.000 m
操作水深	開時	外水深 1.600 m
	開時	内水深 0.000 m
	閉時	外水深 1.600 m
	閉時	内水深 0.000 m
水 密 方 式	後面 4 方ゴム水密	
開 閉 装 置	電動ラック式 (1本吊)	
揚 程	1.000 m	
操 作 方 式	機側操作	
扉体主要部材質	SUS304	
準 拠 基 準	鋼構造物計画設計技術指針	


工 事 名	令和 8 年度 鬼怒川南部国営施設応急対策事業 幹線水路整備工事 (ゲート製作据付その 2)		
図 面 名	油川分水工 計画全体配置図・一般構造図		
作成年月日	年 月 日		
縮 尺	図 示	図面番号	4-2
会 社 名			
事業(務)所名	関東農政局 栃木南部農業水利事業所		

油川分水工 扉体組立図

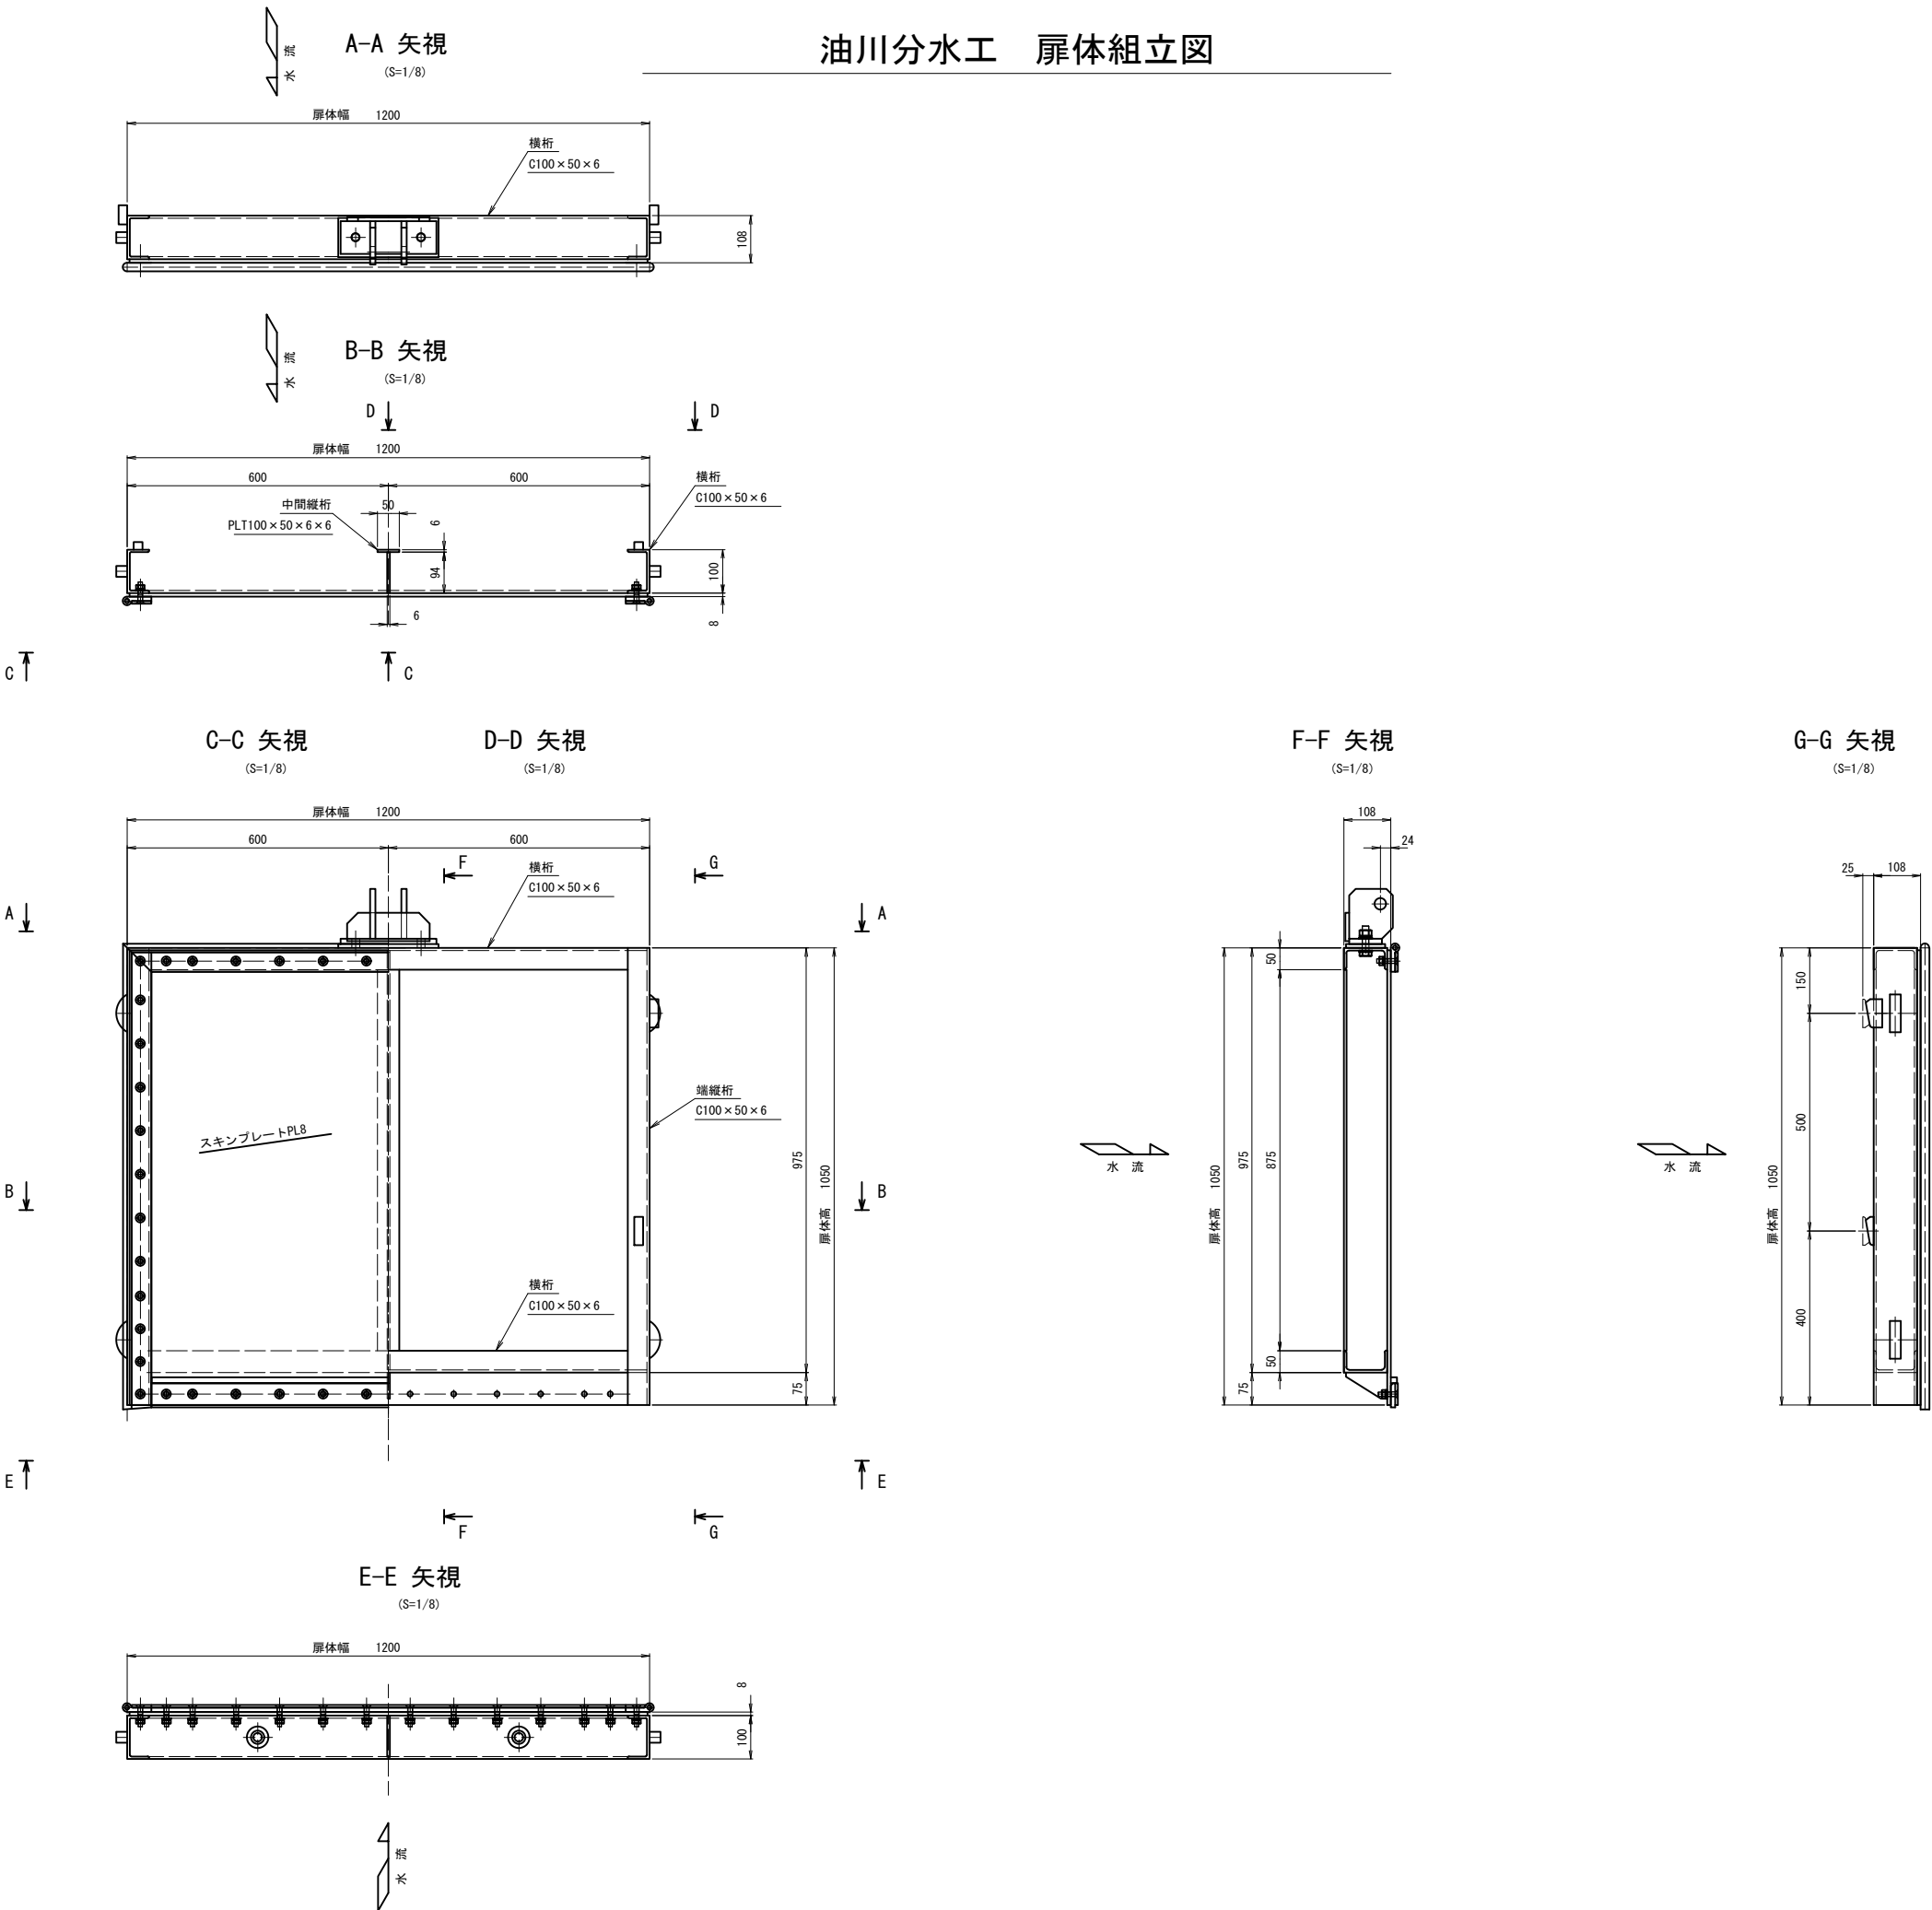


工事名	令和8年度 鬼怒川南部国営施設応急対策事業 幹線水路整備工事(ゲート製作振付その2)		
図面名	油川分水工 扉体組立図		
作成年月日	年 月 日		
縮尺	図示	図面番号	4-3
会社名			
事業(務)所名	関東農政局 栃木南部農業水利事業所		


(S=1/8)

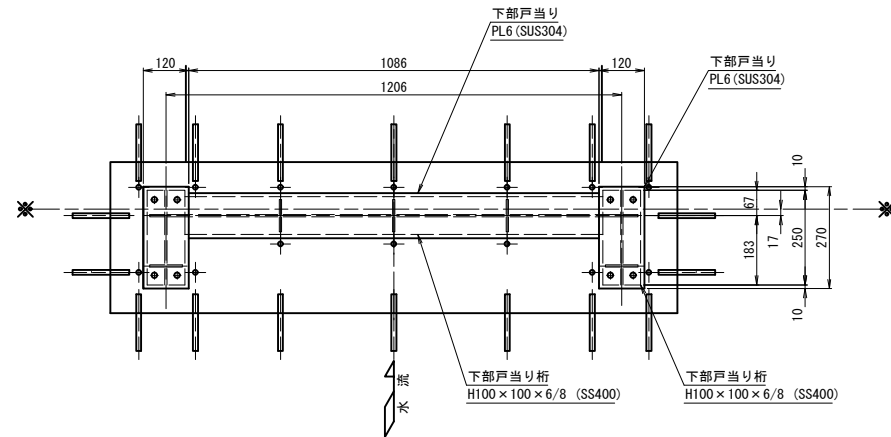

(S=1/4)

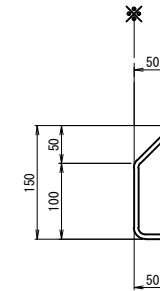

(S=1/4)

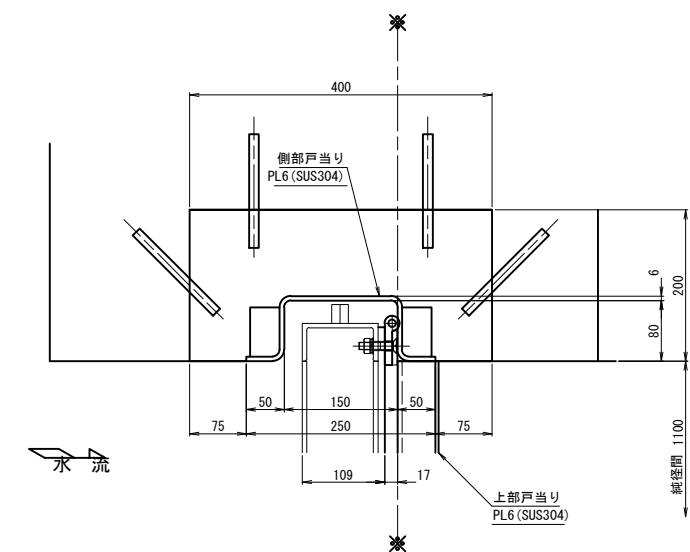


注 記
1、図中 — は据付基準線を示す。

工 事 名	令和8年度 鬼怒江南部国営施設応急対策事業 幹線水路整備工事(ゲート製作据付その2)		
図 面 名	油川分水工 戸当り組立図		
作成年月日	年 月 日		
縮 尺	図 示	図面番号	4-4
会 社 名			
事業(図)所名	関東農政局 栃木南部農業水利事業所		





油川分水工 防護柵組立図



平面図
(S=1/15)

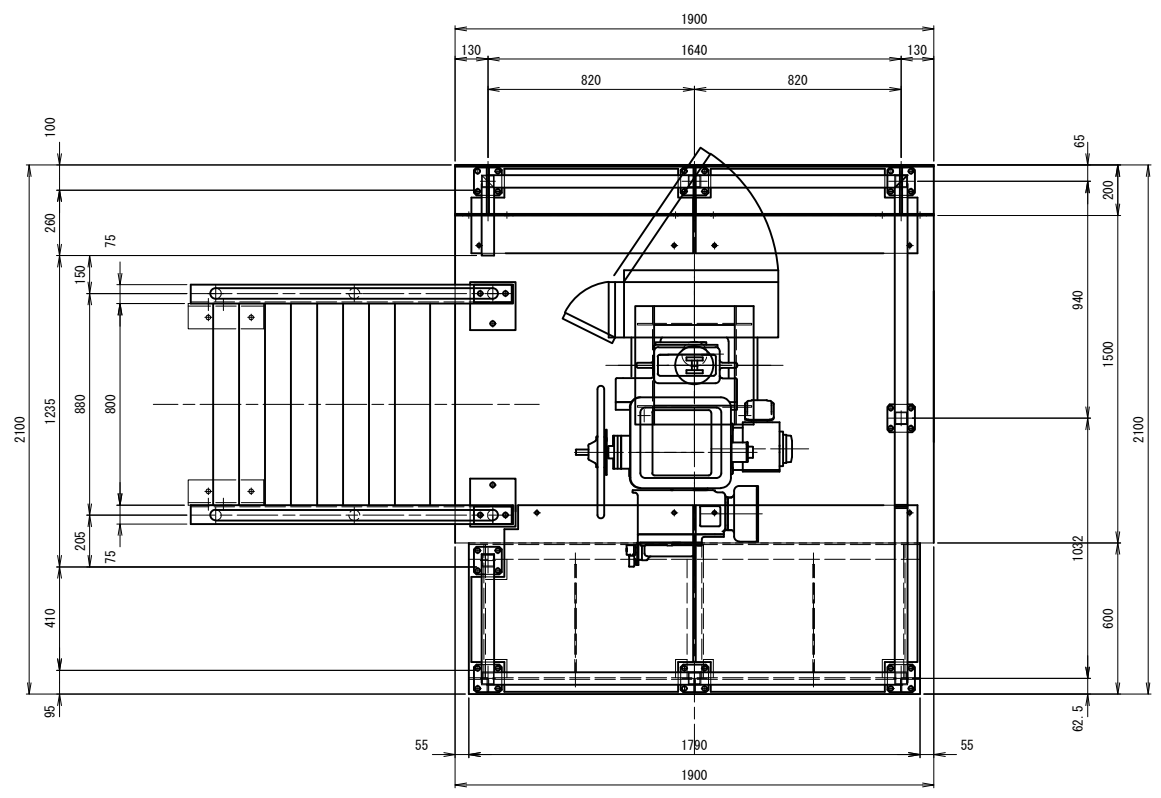


背面図
(S=1/15)

 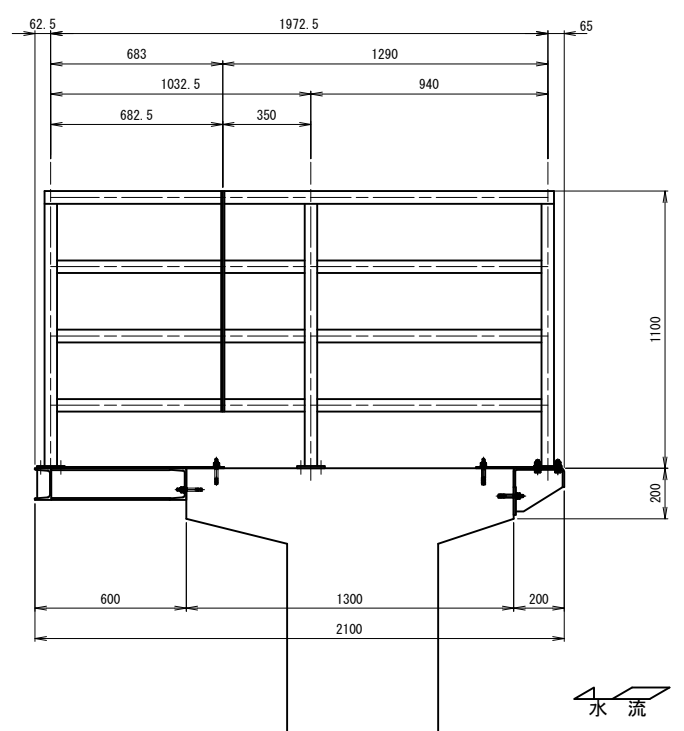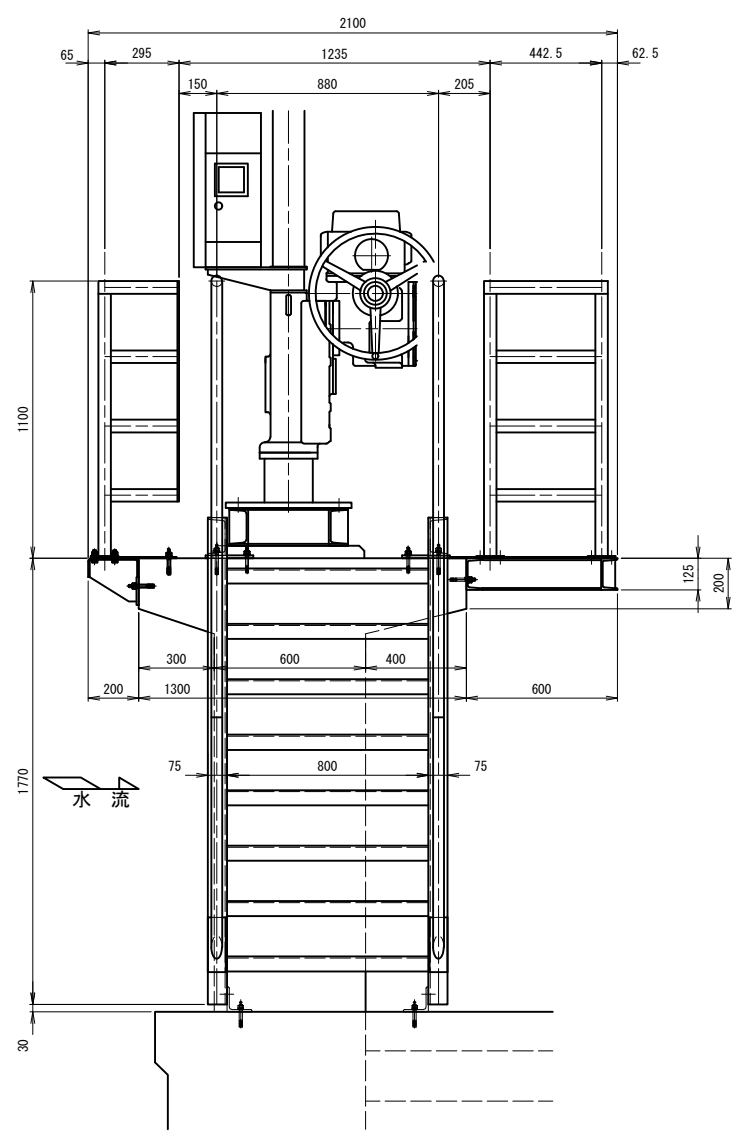
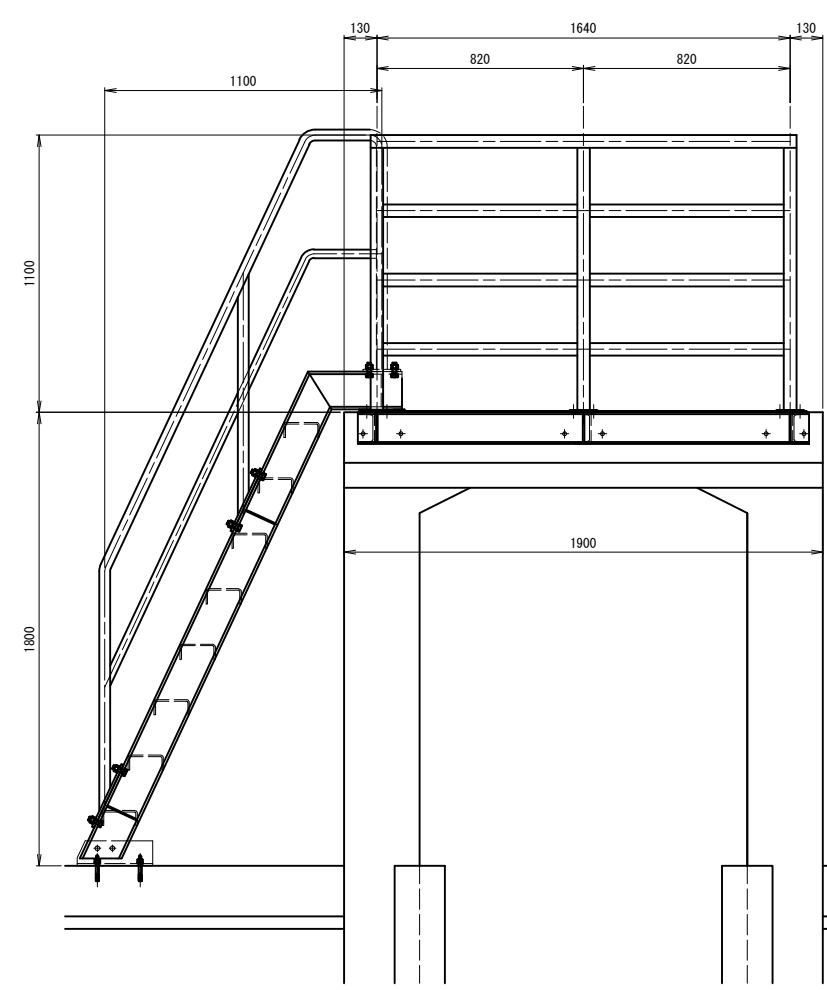


工事名	令和8年度 鬼怒川南部国営施設応急対策事業 幹線水路整備工事(ゲート製作据付その2)		
図面名	油川分水工 防護柵組立図		
作成年月日	年 月 日		
縮尺	図示	図面番号	4-5
会社名			
事業(務)所名	関東農政局 栃木南部農業水利事業所		



油川分水工 ハツリ・二次コンクリート図

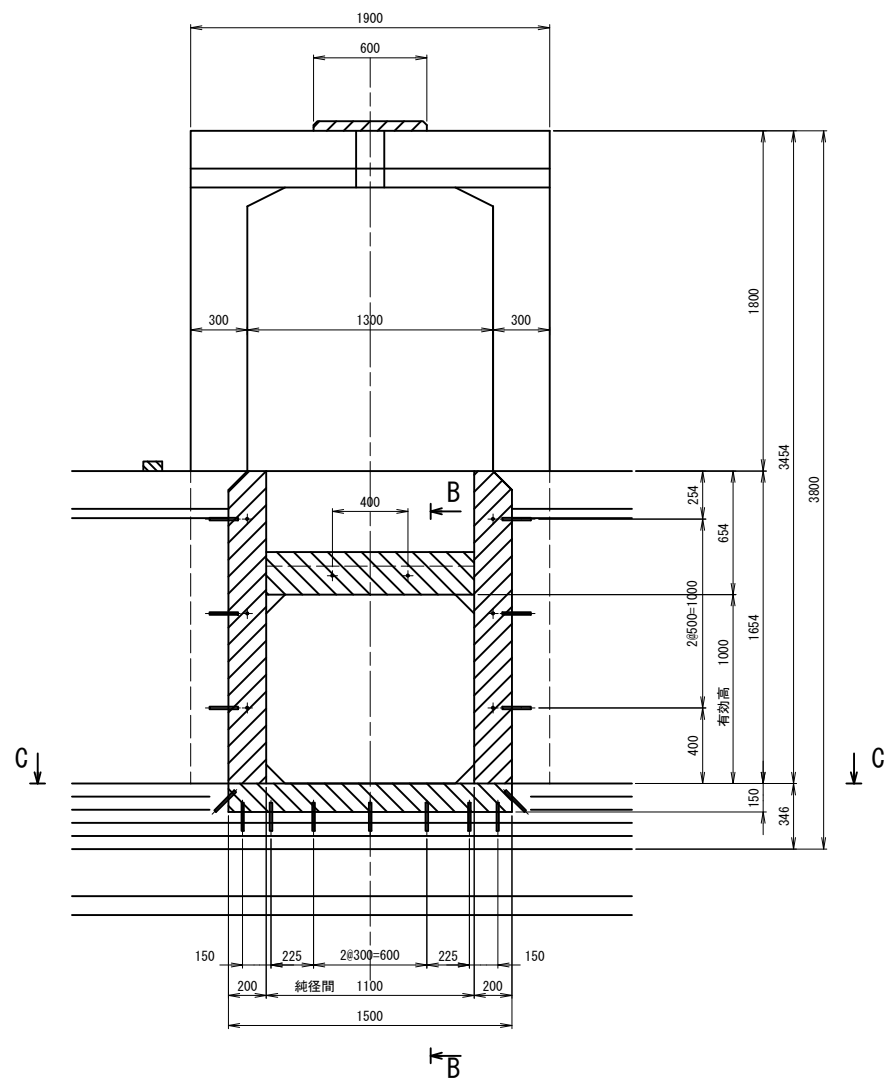


C-C 矢視
(S=1/10)

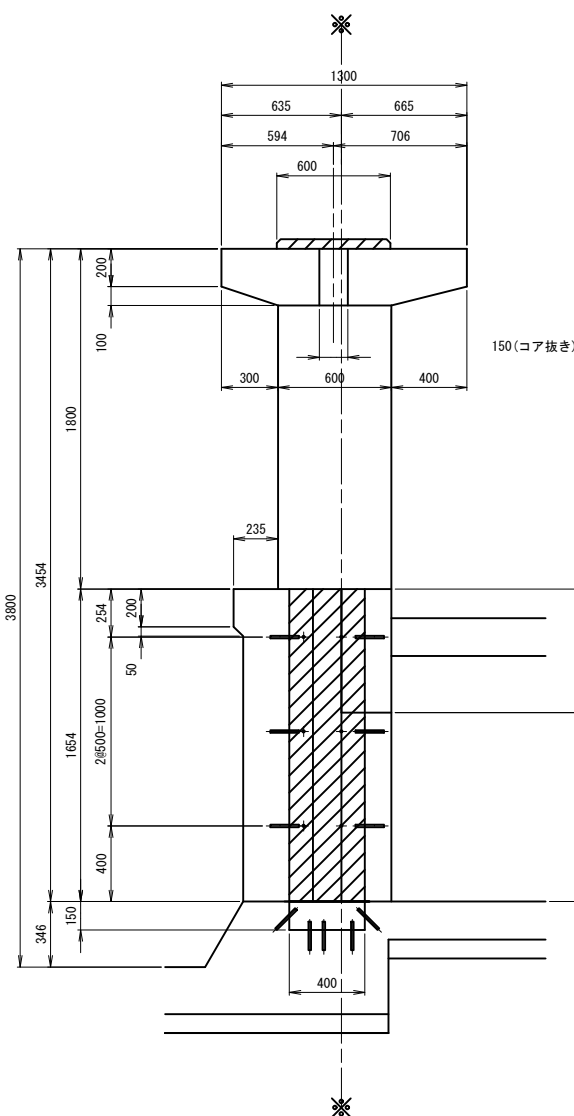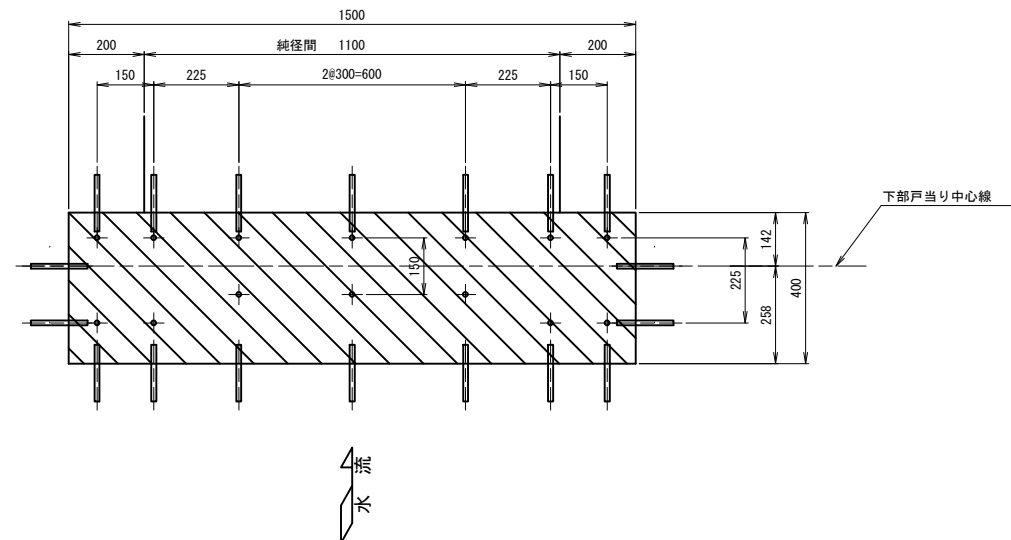

差筋詳細図
(S=1/5)



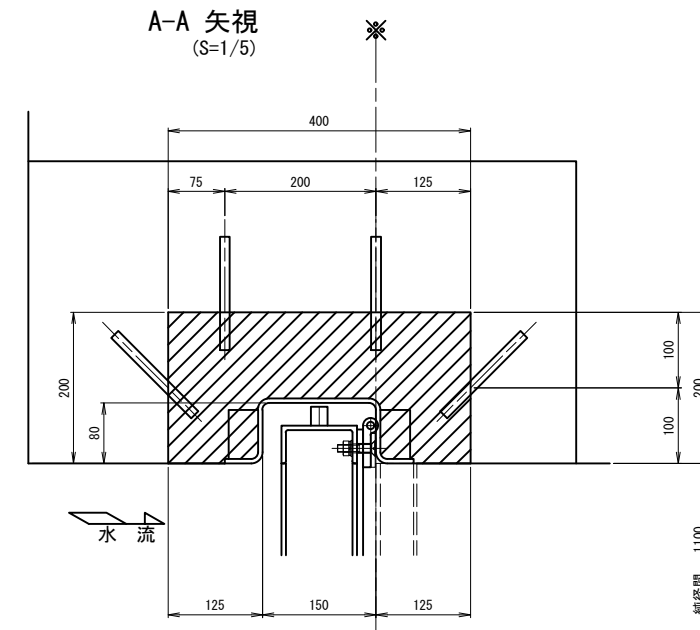
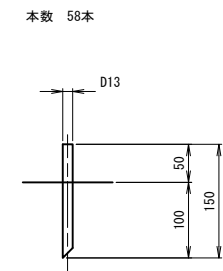


B-B 矢視
(S=1/5)

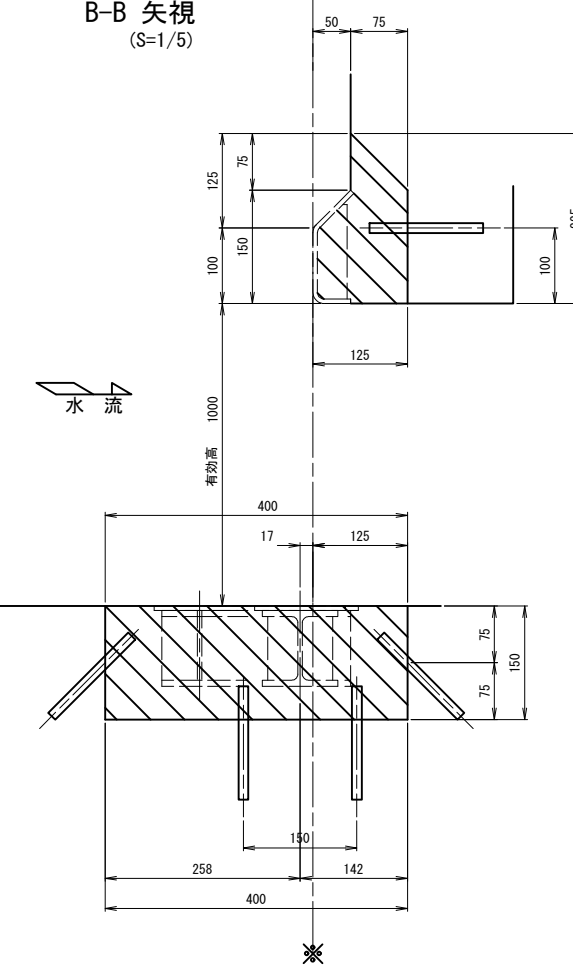

- 注 記
- 1、図中 ※※ 据付基準線を示す。
 - 2、斜線部はハツリ・二次コンクリートを示す。
 - 3、コンクリートはつりは、人力取壊しとする。既設の鉄筋が露出した際はそれを残して、はつることとする。

工 事 名	令和8年度 鬼怒川南部国営施設応急対策事業 幹線水路整備工事(ゲート製作据付その2)		
図 面 名	油川分水工 ハツリ・二次コンクリート図		
作成年月日	年 月 日		
縮 尺	図 示	図面番号	4-6
会 社 名			
事業(務)所名	関東農政局 栃木南部農業水利事業所		
 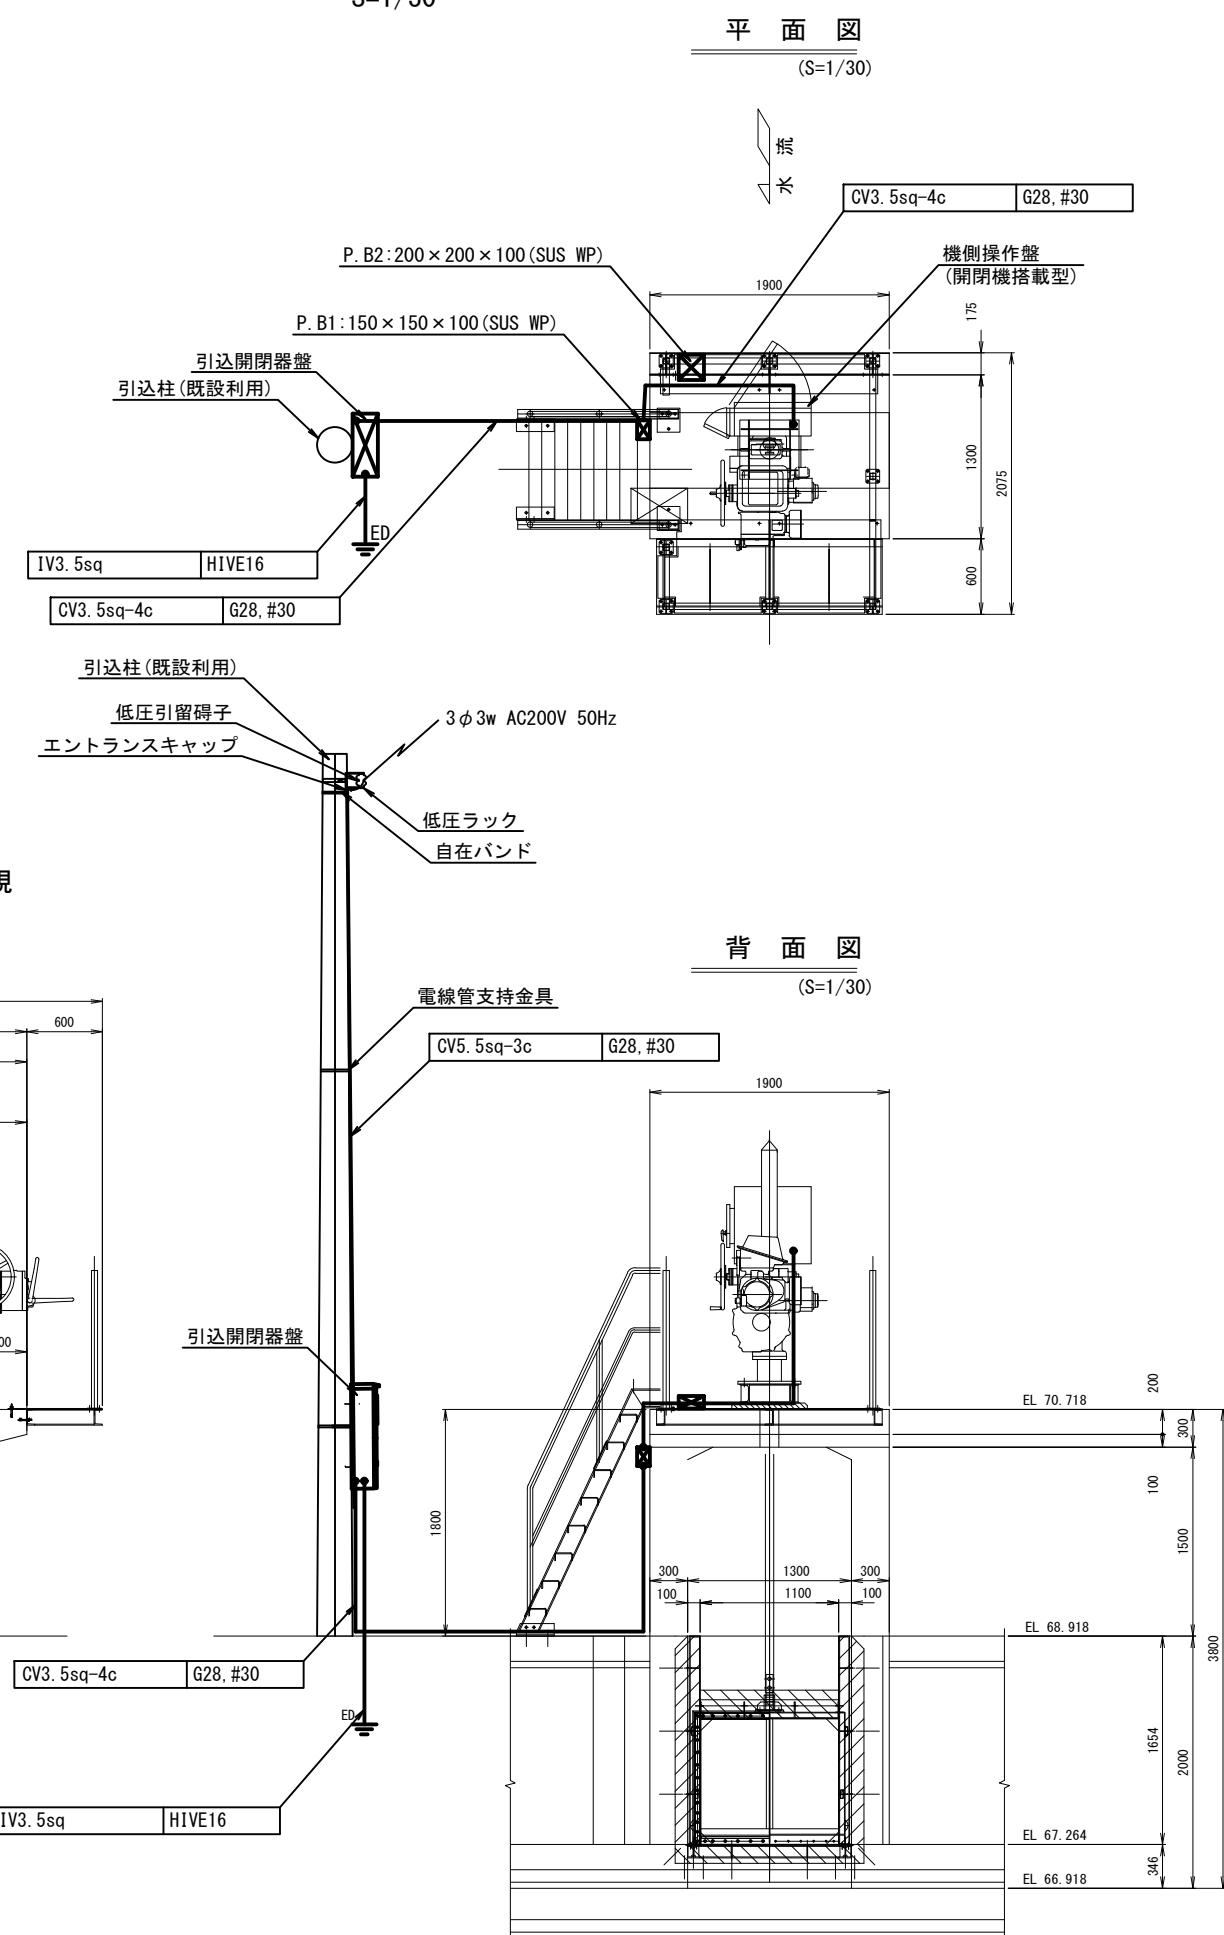  
$$S=1/30$$


凡 例



—  : 更新または新設

工 事 名	令和8年度 鬼怒川南部国営施設応急対策事業 幹線水路整備工事（ゲート製作据付その2）		
図 面 名	油川分水工 配線配管図		
作成年月日	年 月 日		
縮 尺	図 示	図面番号	4-7
会 社 名			
事業(所)名	関東建設局 栃木南部農業水利事業所		

手元操作盤図

(S=1:5)


手元操作盤外形図（2門操作用）

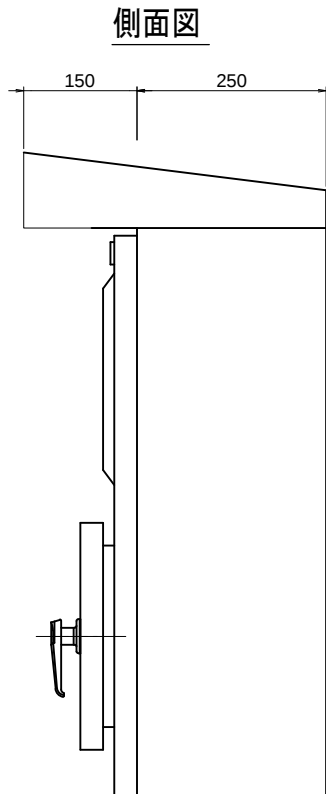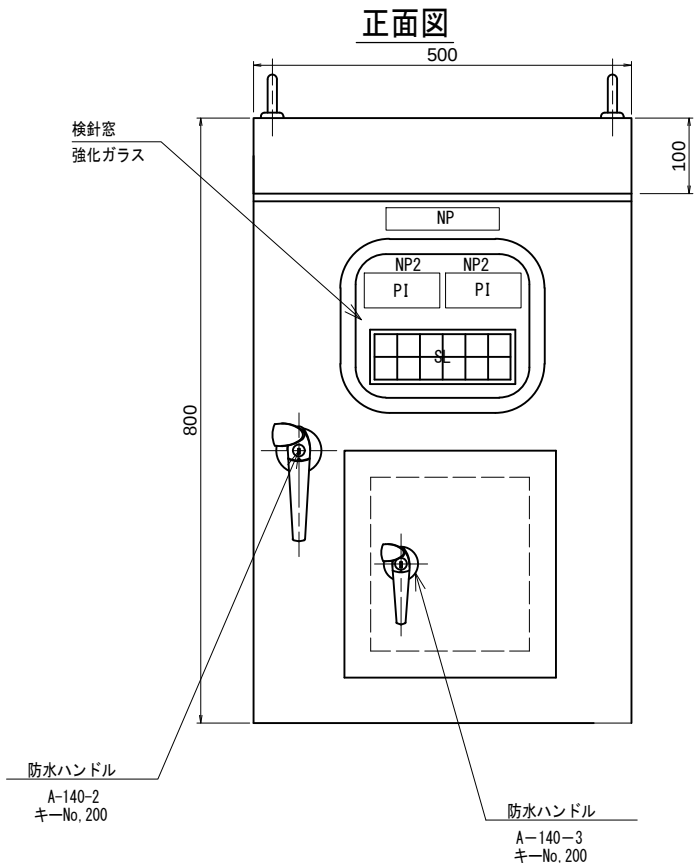

集合表示灯



小扉

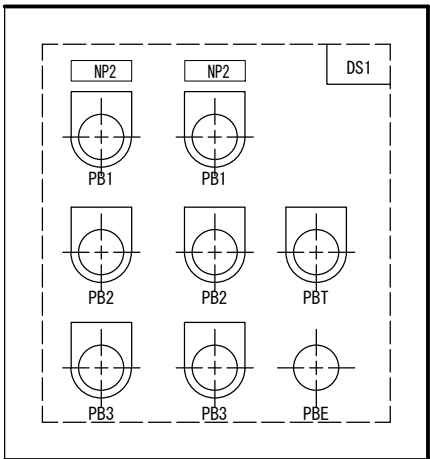

盤構造仕様

形式	屋外壁掛型	
板厚	本体	SUS 1.5t
	扉	SUS 1.5t
	中板	SS 2.3t
塗装色	5Y7/1 (全つや)	
塗装厚	外面：60μmm以上	
	内面：40μmm以上	
ハンドル	扉	A-1140-2
	小扉	A-1140-3

記号説明

記 号	名 称	備 考
NP1	施設名	アクリル名板(貼付)
NP2	〇〇ゲート	アクリル名板(貼付)
P1	開度計	アクリル名板(貼付)
SL	集合表示灯	30角
PB1	開	押釦スイッチ(黒)
PB2	停止	押釦スイッチ(赤)
PB3	閉	押釦スイッチ(黒)
PBT	ランプテスト	押釦スイッチ(黄)
PBE	非常停止	押釦スイッチ(赤)
DS1	機側 - 遠隔(手元)切替用	ドアスイッチ

工 事 名	令和8年度 鬼怒川南部国営施設応急対策事業 幹線水路整備工事(ゲート製作据付その2)		
図 面 名	手元操作盤図		
作成年月日	年 月 日		
縮 尺	S=1:5	図面番号	5
会 社 名			
事業所名	関東農政局 栃木南部農業水利事業所		

電気設備数量表

長田分水工

工種・種別・細別	規格	単位	数量
引込開閉器盤	W500×H830×D200程度	面	1.0
低圧電力ケーブル・電線配線工	CV5.5-3C	m	4.0
低圧電力ケーブル・電線配線工	CV3.5-4C	m	3.0
低圧電力ケーブル・電線配線工	IV3.5	m	2.0
電線管敷設工	G28	m	3.0
電線管敷設工	HIVE16	m	2.0
電線管敷設工	#30	m	4.0
ユニオンカップリング	#30	個	3.0
ボックスコネクタ	#30	個	3.0
ブルボックス設置	150×150×100(SUS防水)	個	1.0
接地設置工	D種	極	1.0
エントランスキャップ	G28	個	1.0
自在バンド	φ 250	個	7.0
電線管支持金具	VE-16	個	6.0

油川分水工

工種・種別・細別	規格	単位	数量
引込開閉器盤	W500×H830×D200程度	面	1.0
低圧電力ケーブル・電線配線工	CV5.5-3C	m	5.7
低圧電力ケーブル・電線配線工	CV3.5-4C	m	8.0
制御ケーブル配線工	CVV2.0-10C	m	5.4
制御ケーブル配線工	CVV2.0-2C	m	5.4
低圧電力ケーブル・電線配線工	IV3.5	m	2.0
低圧電力ケーブル・電線配線工	IV2.0	m	1.4
電線管敷設工	G36	m	2.9
電線管敷設工	G28	m	11.0
電線管敷設工	G22	m	2.9
電線管敷設工	HIVE16	m	3.4
電線管敷設工	#38	m	2.5
電線管敷設工	#30	m	3.2
電線管敷設工	#24	m	2.5
ダクタークリップ	G36	個	4.0
ダクタークリップ	G28	個	7.0
ダクタークリップ	G22	個	4.0
ダクターチャンネル	D1	本	1.0
ユニオンカップリング	#38	個	3.0
ユニオンカップリング	#30	個	4.0
ユニオンカップリング	#24	個	3.0
ボックスコネクタ	#38	個	3.0
ボックスコネクタ	#30	個	4.0
ボックスコネクタ	#24	個	3.0
ブルボックス設置	150*150*100(SUS防水)	個	1.0
ブルボックス設置	200*200*100(SUS防水)	個	1.0
接地設置工	D種	極	2.0
エントランスキャップ	G28	個	1.0
自在バンド	φ 250	個	7.0
電線管支持金具	VE-16	個	6.0

柳林放流工

工種・種別・細別	規格	単位	数量
引込開閉器盤	W500×H830×D200程度	面	1.0
手元操作盤	2門用	面	1.0
低圧電力ケーブル・電線配線工	CV5.5-3C	m	5.7
低圧電力ケーブル・電線配線工	CV3.5-4C	m	19.0
制御ケーブル配線工	CVV2.0-10C	m	14.0
制御ケーブル配線工	CVV2.0-2C	m	14.0
低圧電力ケーブル・電線配線工	IV3.5	m	1.9
低圧電力ケーブル・電線配線工	IV2.0	m	1.9
電線管敷設工	G42	m	1.5
電線管敷設工	G36	m	9.6
電線管敷設工	G28	m	13.0
電線管敷設工	G22	m	4.5
電線管敷設工	HIVE16	m	3.8
電線管敷設工	#50	m	1.5
電線管敷設工	#38	m	5.3
電線管敷設工	#30	m	4.9
電線管敷設工	#24	m	2.4
ダクタークリップ	G42	個	2.0
ダクタークリップ	G36	個	10.0
ダクタークリップ	G28	個	9.0
ダクタークリップ	G22	個	5.0
ダクターチャンネル	D1	本	2.0
ユニオンカップリング	#50	個	2.0
ユニオンカップリング	#38	個	6.0
ユニオンカップリング	#30	個	5.0
ユニオンカップリング	#24	個	2.0
ボックスコネクタ	#50	個	2.0
ボックスコネクタ	#38	個	6.0
ボックスコネクタ	#30	個	5.0
ボックスコネクタ	#24	個	2.0
ブルボックス設置	200*200*100(SUS防水)	個	3.0
接地設置工	D種	極	2.0
エントランスキャップ	G28	個	1.0
自在バンド	φ 250	個	7.0
電線管支持金具	VE-16	個	6.0

工事名	鬼怒川南部国営施設応急対策事業 幹線水路整備工事(ゲート製作据付その2)		
図面名	電気設備数量表		
作成年月日			
縮 尺	S= -	図面番号	6
会社名			
事業所名	関東農政局栃木南部農業水利事業所		