


渡里水位監視(2) 機器配置配線図(1/2) (飯島局更新)


平面図

S=1:100

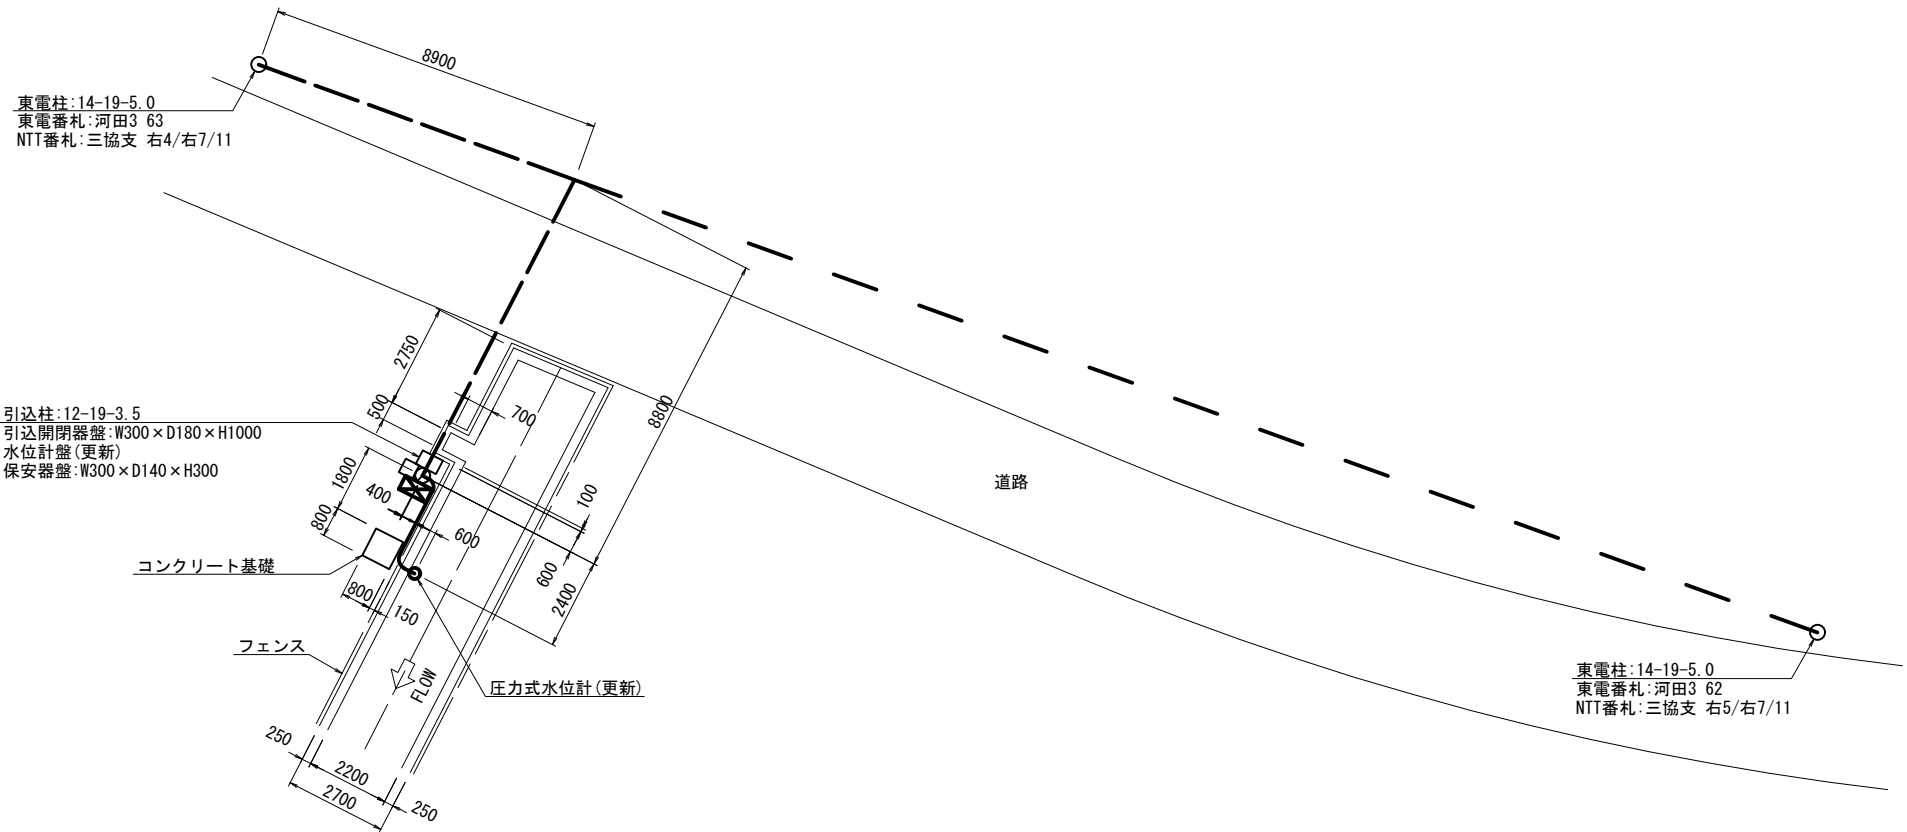


引込柱装柱図

S=1:50

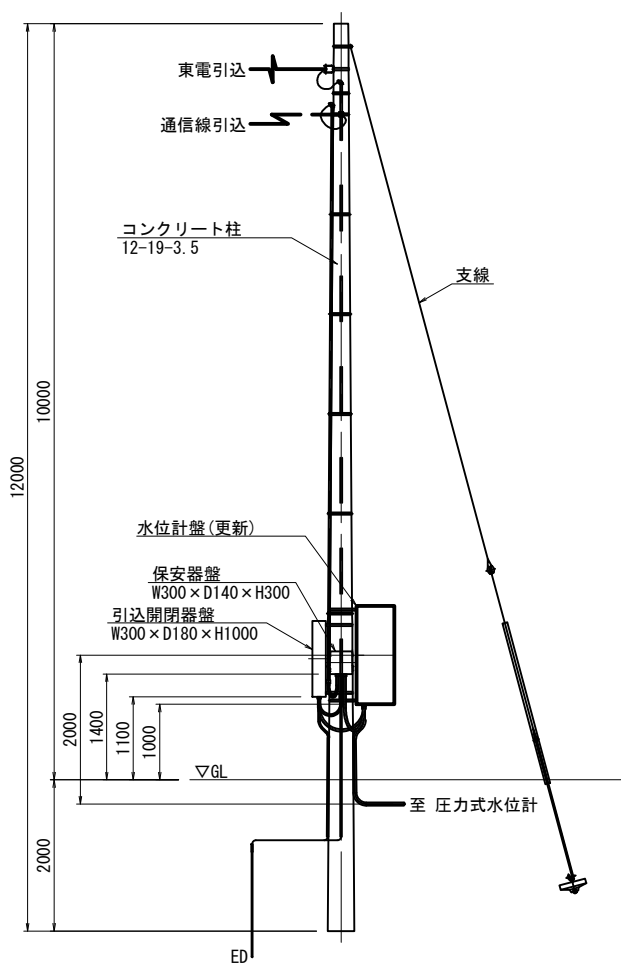

配線系統図

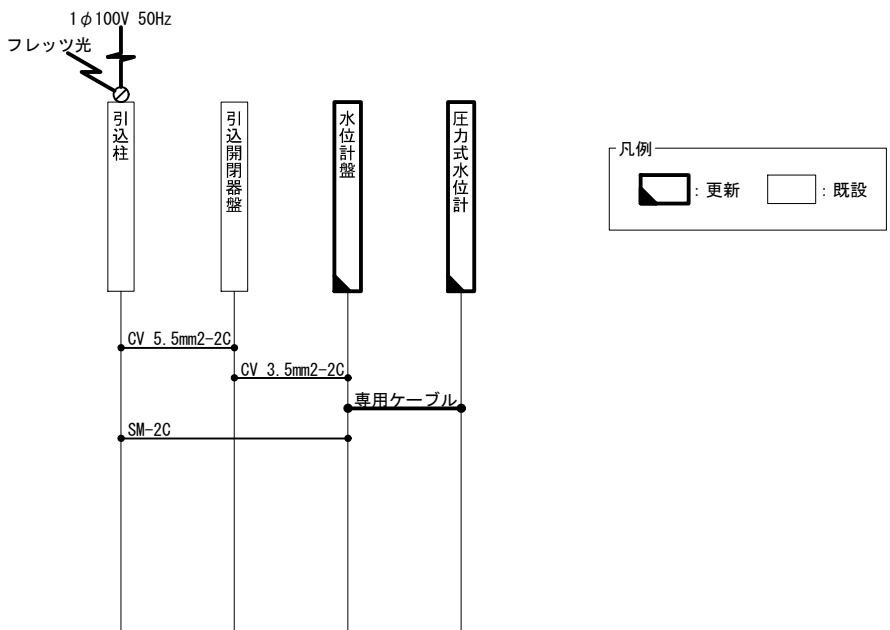

種 別	名 称	規 格	数 量	単 位
制御ケーブル	専用ケーブル	専用ケーブル	5.4	m


工事名	那珂川沿岸農業水利事業（二期） 水管理施設製作据付工事			
図面名	渡里水位監視(2) 機器配置配線図(1/2)（飯島局更新）			
作成年月日				
縮尺	図示	図面番号	21-1/2	
会社名				
事業者名	関東農政局 那珂川沿岸農業水利事業所			

※ 特記なきものは既設とする。

渡里水位監視(2) 機器配置配線図(2/2) (飯島局撤去)


平面図

S=1:100

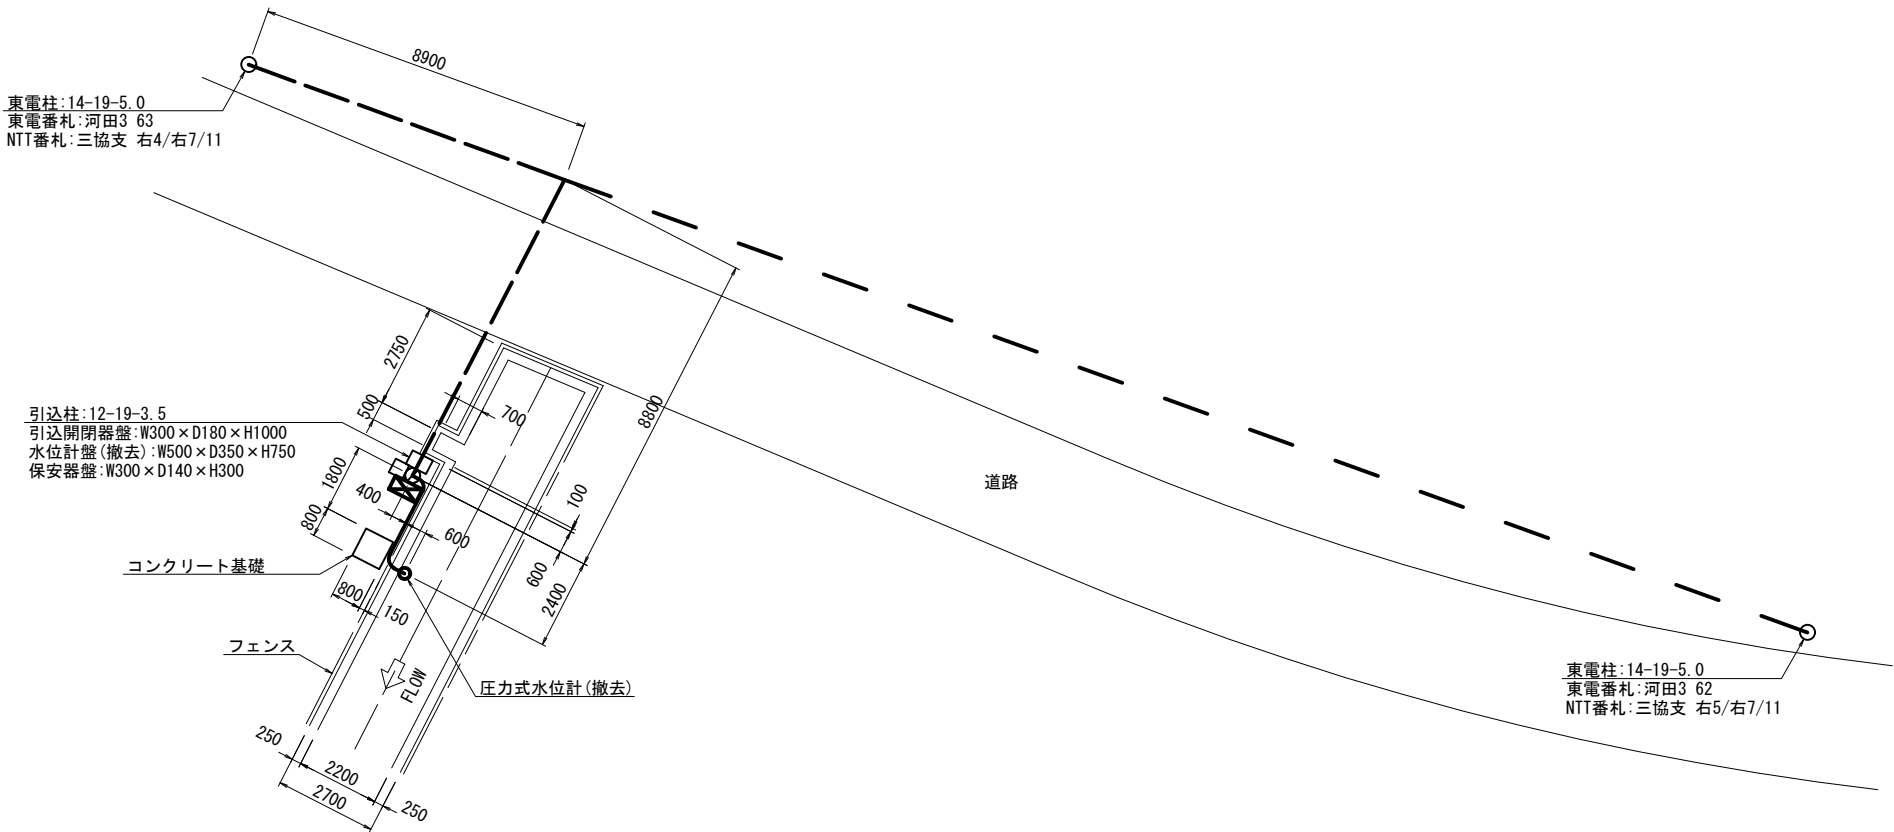


引込柱装柱図

S=1:50

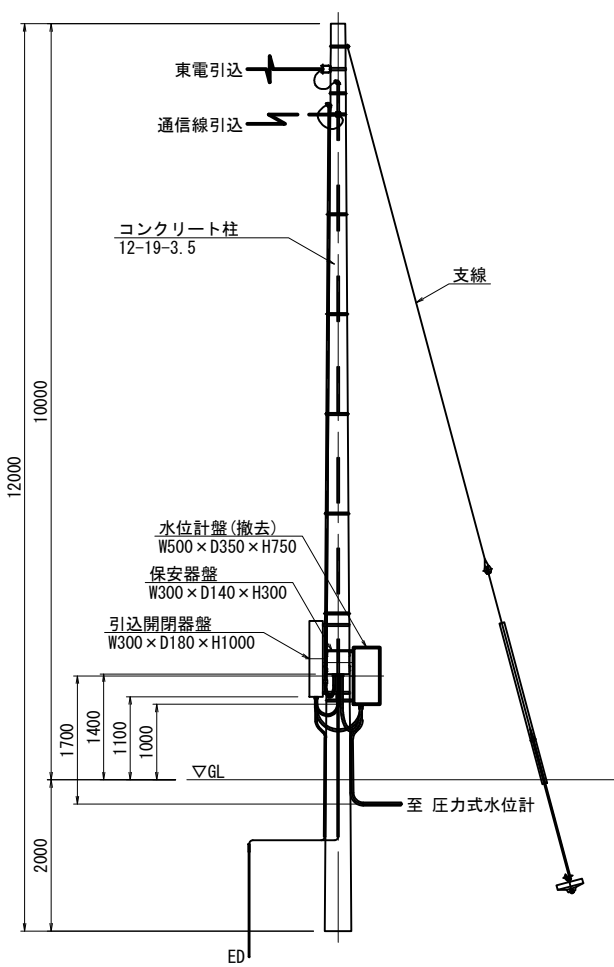

配線系統図

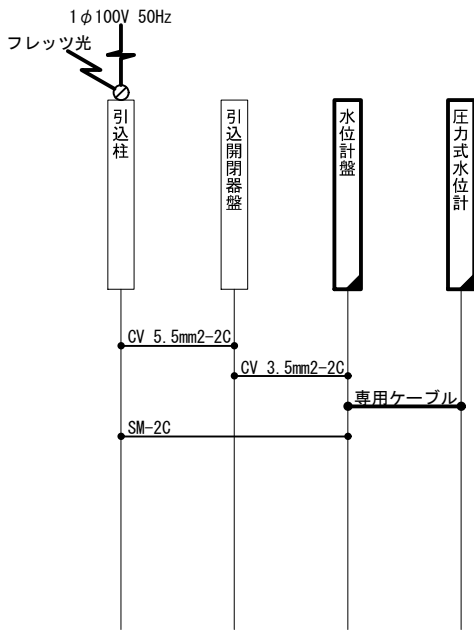

凡例

	: 撤去
	: 既設

種 別	名 称	規 格	数 量	単 位
制御ケーブル	専用ケーブル	専用ケーブル	1.0	式


※ 特記なきものは既設とする。

工事名	那珂川沿岸農業水利事業（二期） 水管理施設製作据付工事			
図面名	渡里水位監視(2) 機器配置配線図(2/2) (飯島局撤去)			
作成年月日				
縮尺	図示	図面番号	21-2/2	
会社名				
事業者名	関東農政局 那珂川沿岸農業水利事業所			


渡里水位監視(3) 機器配置配線図(1/2) (小吹局更新)

S=1:30

平面図

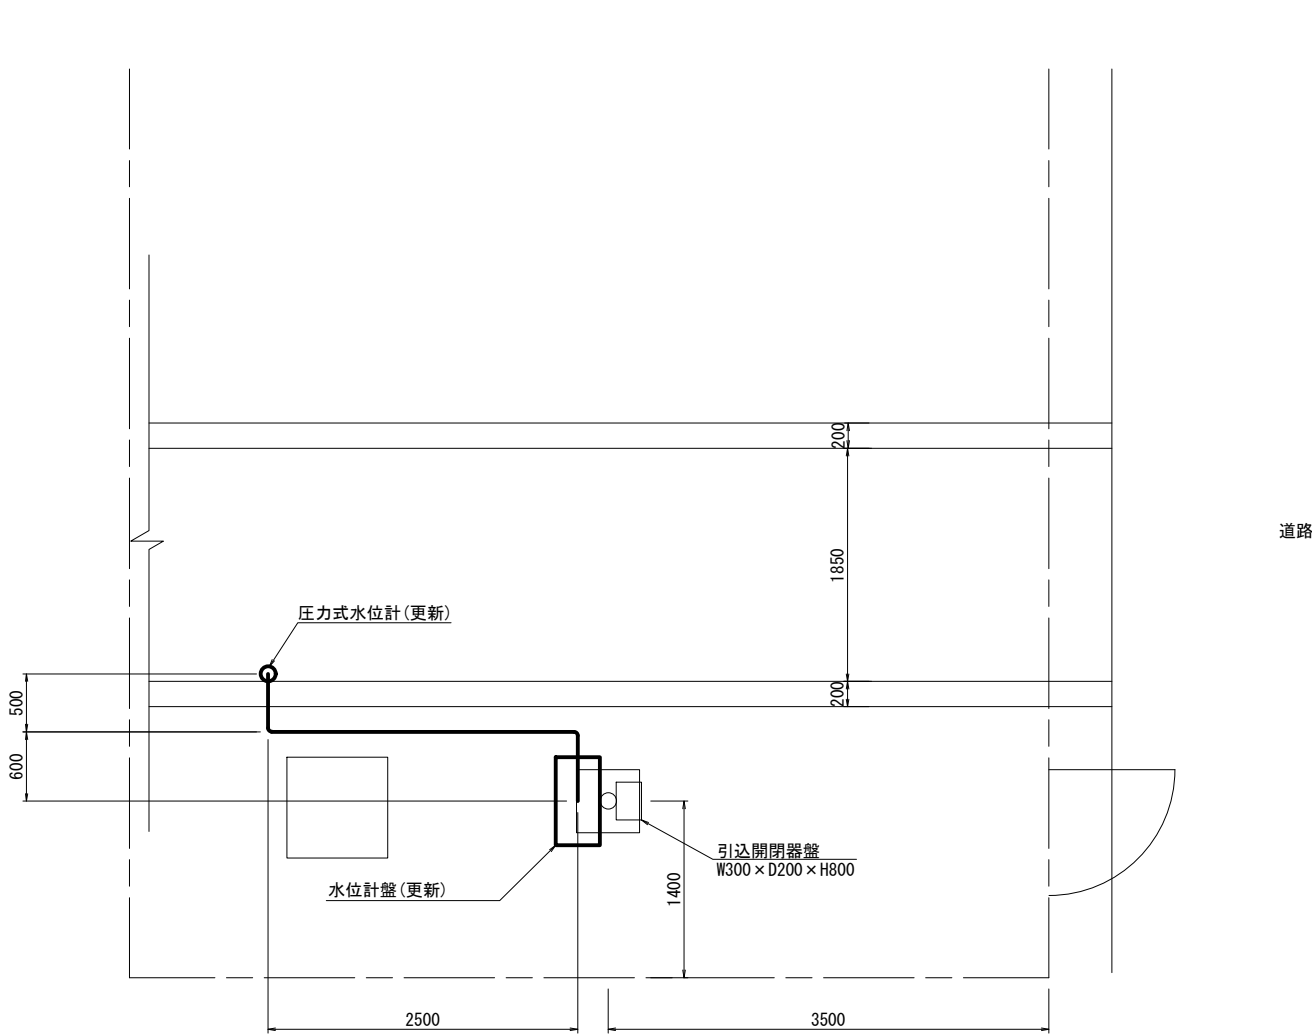


配線系統図

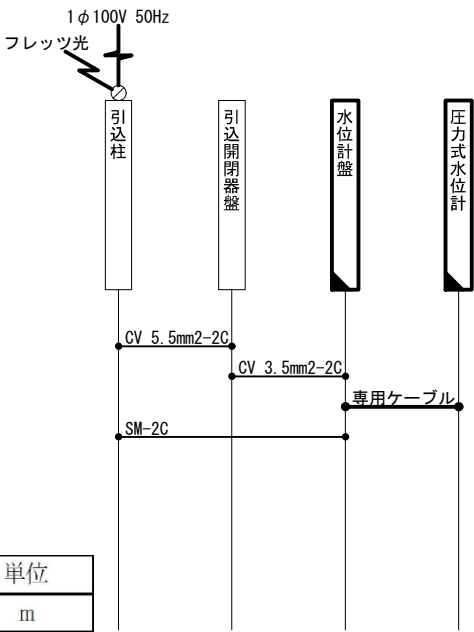

凡例
■ : 更新
□ : 既設

種別	名称	規格	数量	単位
制御ケーブル	専用ケーブル	専用ケーブル	5.6	m

自営柱装柱図

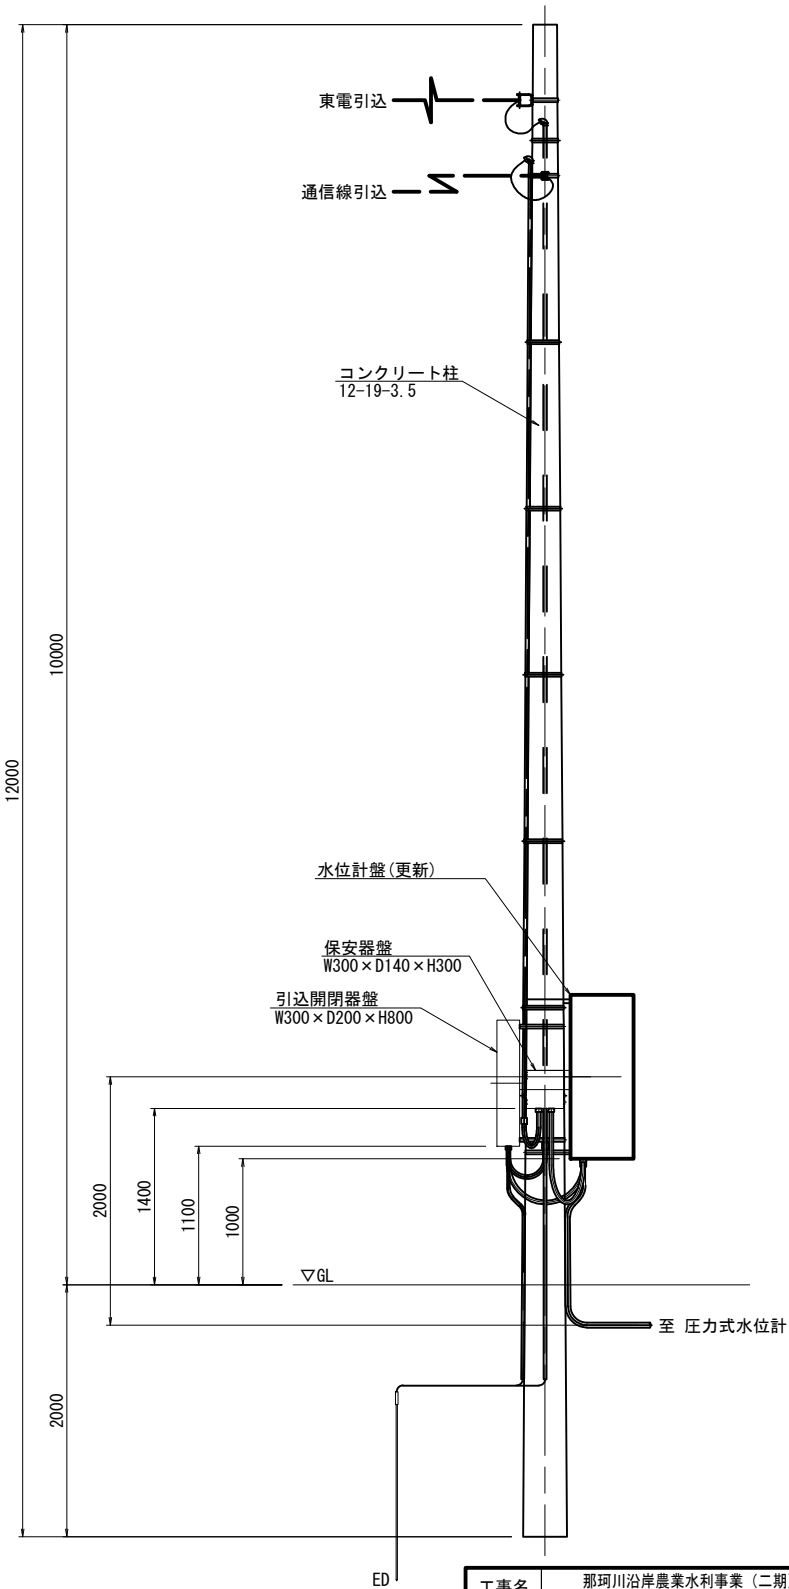


※ 特記なきものは既設とする。


工事名	那珂川沿岸農業水利事業(二期) 水管理施設製作据付工事		
図面名	渡里水位監視(3) 機器配置配線図(1/2) (小吹局更新)		
作成年月日			
縮尺	1:30	図面番号	22-1/2
会社名			
事業者名	関東農政局 那珂川沿岸農業水利事業所		

S=1 : 30


平面图

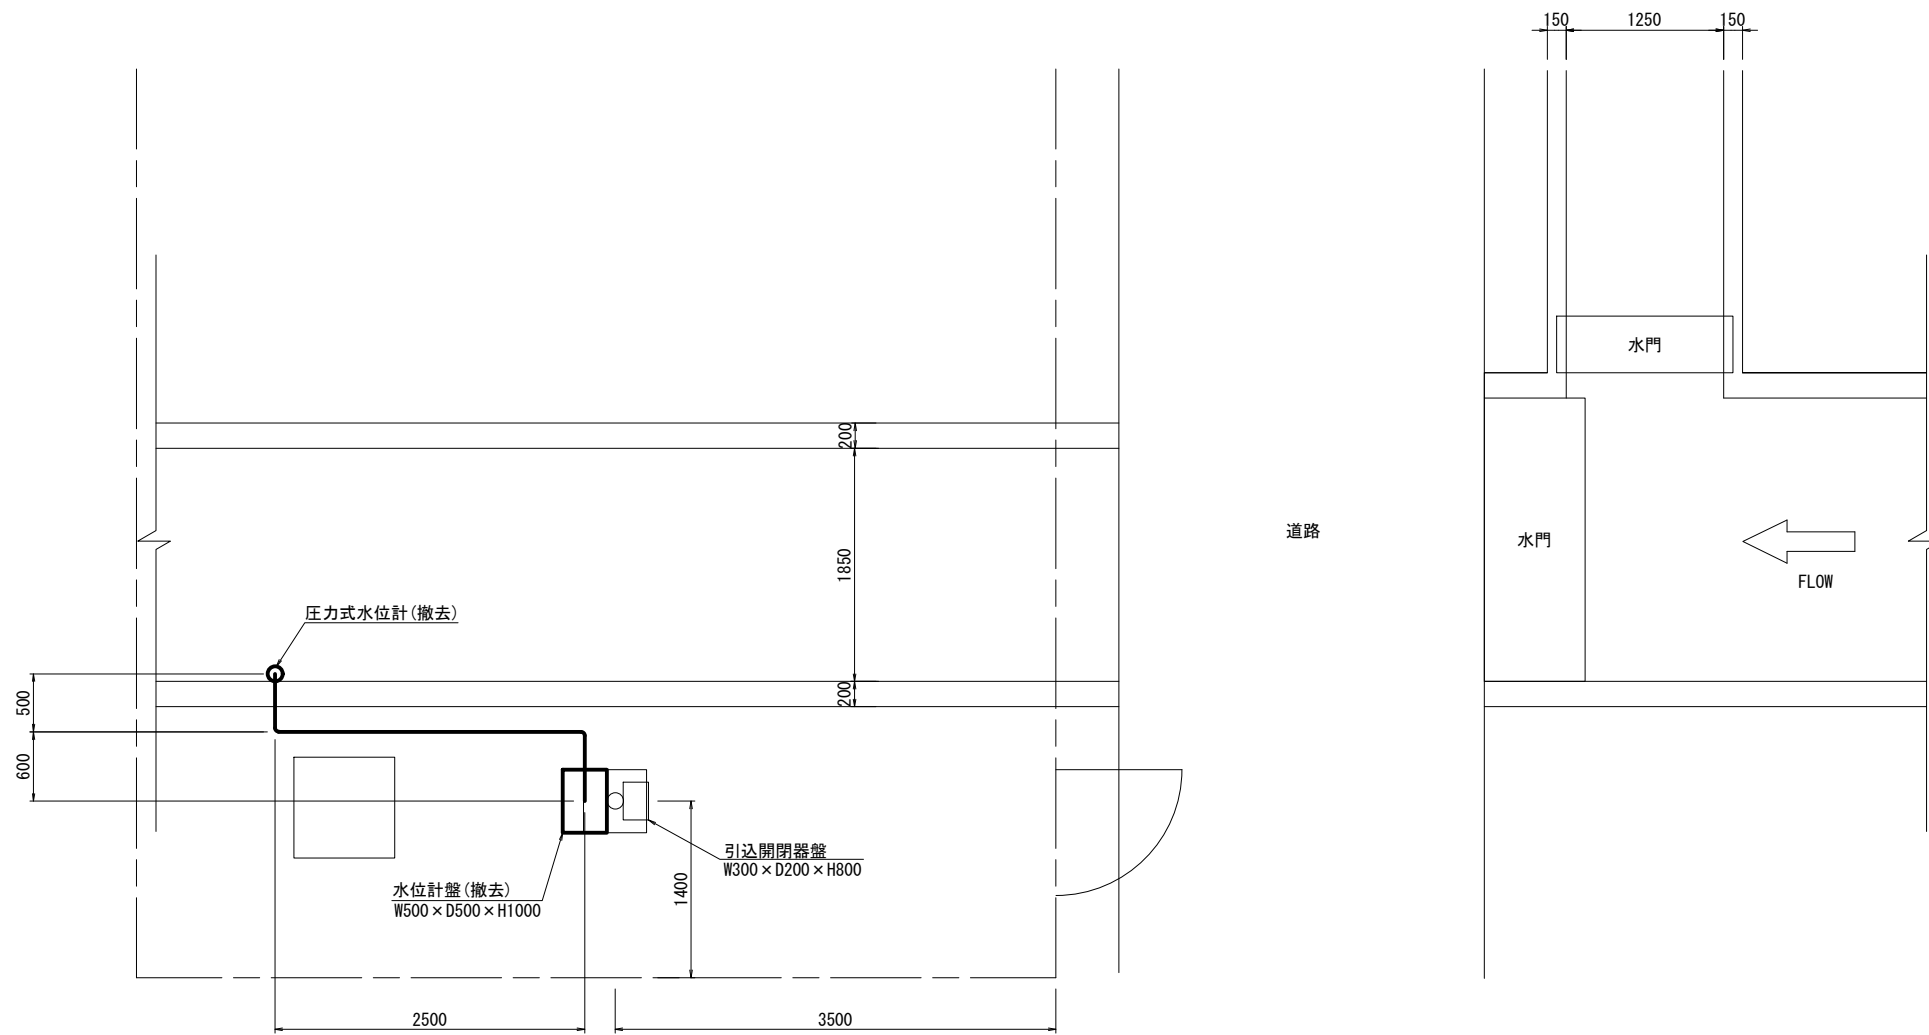

自営柱装柱図

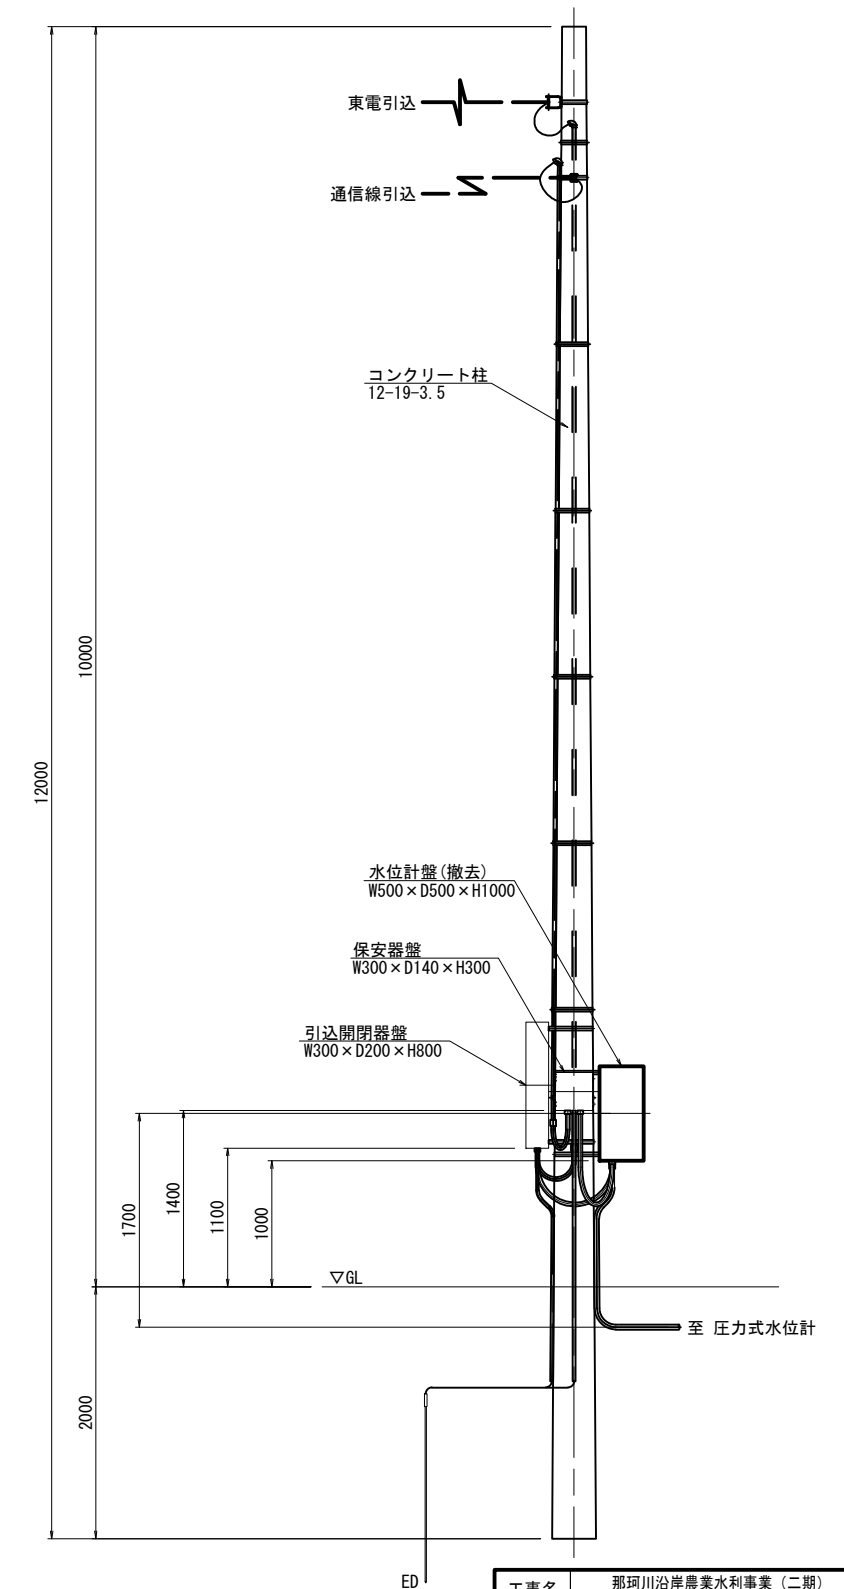

配線系統図

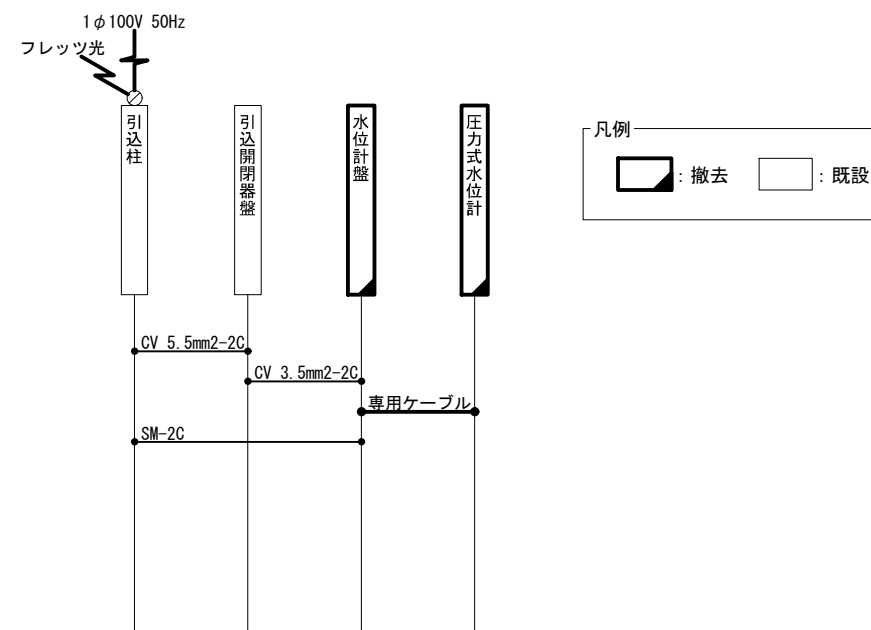

種 別	名 称	規 格	数量	単位
制御ケーブル	専用ケーブル	専用ケーブル	1.0	式


※ 特記なきものは既設とする。

工事名	那珂川沿岸農業水利事業（二期） 水管施設製作据付工事		
図面名	渡里水位監視（3） 機器配置配線図（2/2）（小吹角撤去）		
作成年月日			
縮尺	1:30	図面番号	22-2/2
会社名			
事業者名	関東農政局 那珂川沿岸農業水利事業所		


渡里水位監視(4) 機器配置配線図(1/2) (吉沢局更新)

平面図

S=1:100

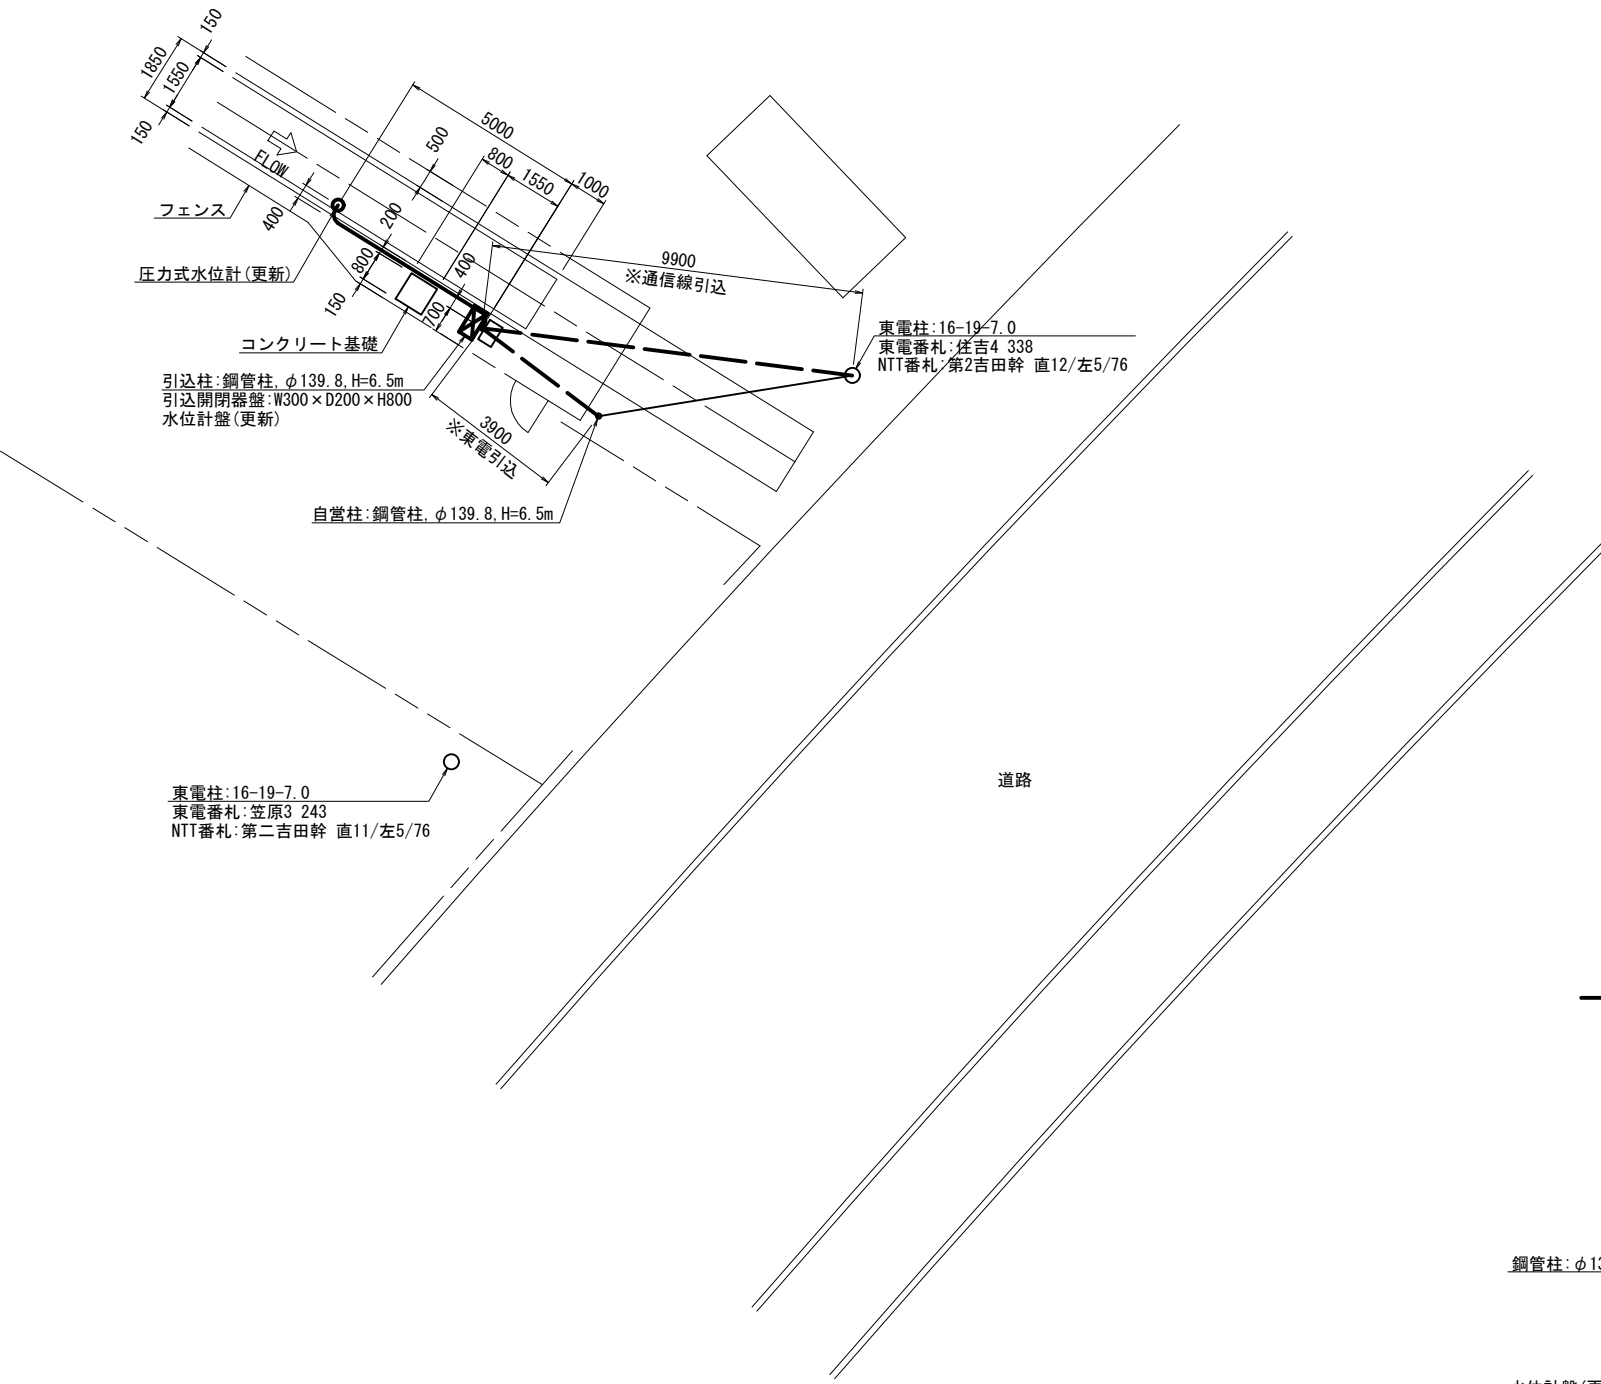

配線系統図

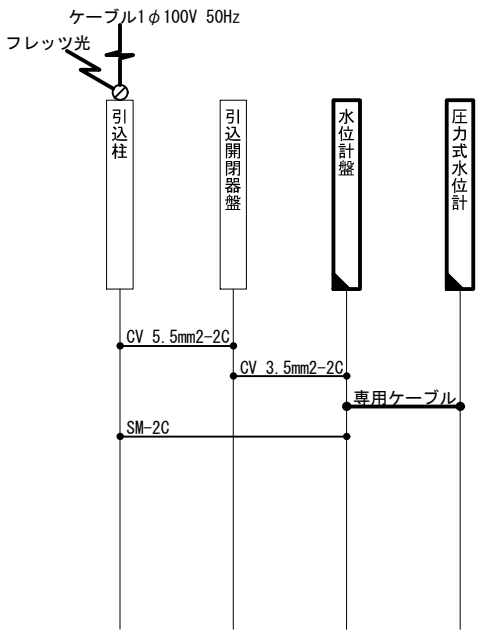


凡例

■	: 更新
□	: 既設

種 別	名 称	規 格	数 量	単 位
制御ケーブル	専用ケーブル	専用ケーブル	7.8	m

引込柱装柱図

S=1:50

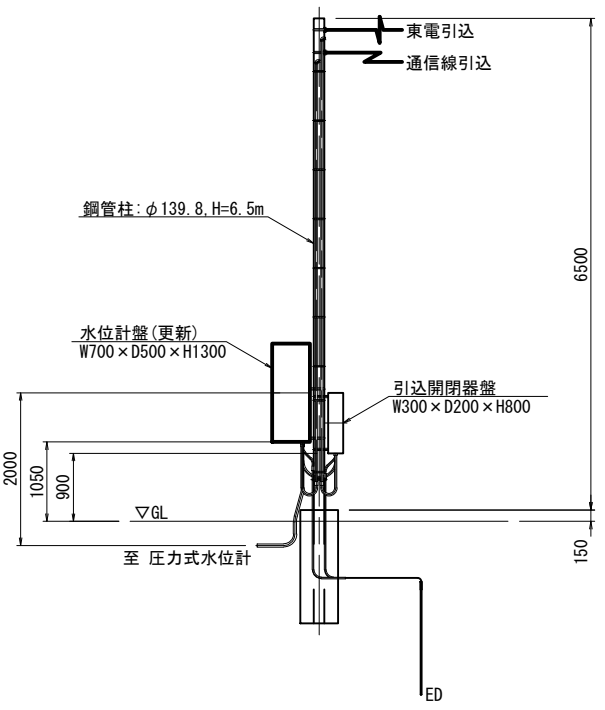


※ 特記なきものは既設とする。

工事名	那珂川沿岸農業水利事業（二期） 水管理施設製作据付工事			
図面名	渡里水位監視(4) 機器配置配線図(1/2)（吉沢局更新）			
作成年月日				
縮尺	図示	図面番号	23-1/2	
会社名				
事業者名	関東農政局 那珂川沿岸農業水利事業所			


渡里水位監視(4) 機器配置配線図(2/2) (吉沢局撤去)

平面图

S=1 : 100

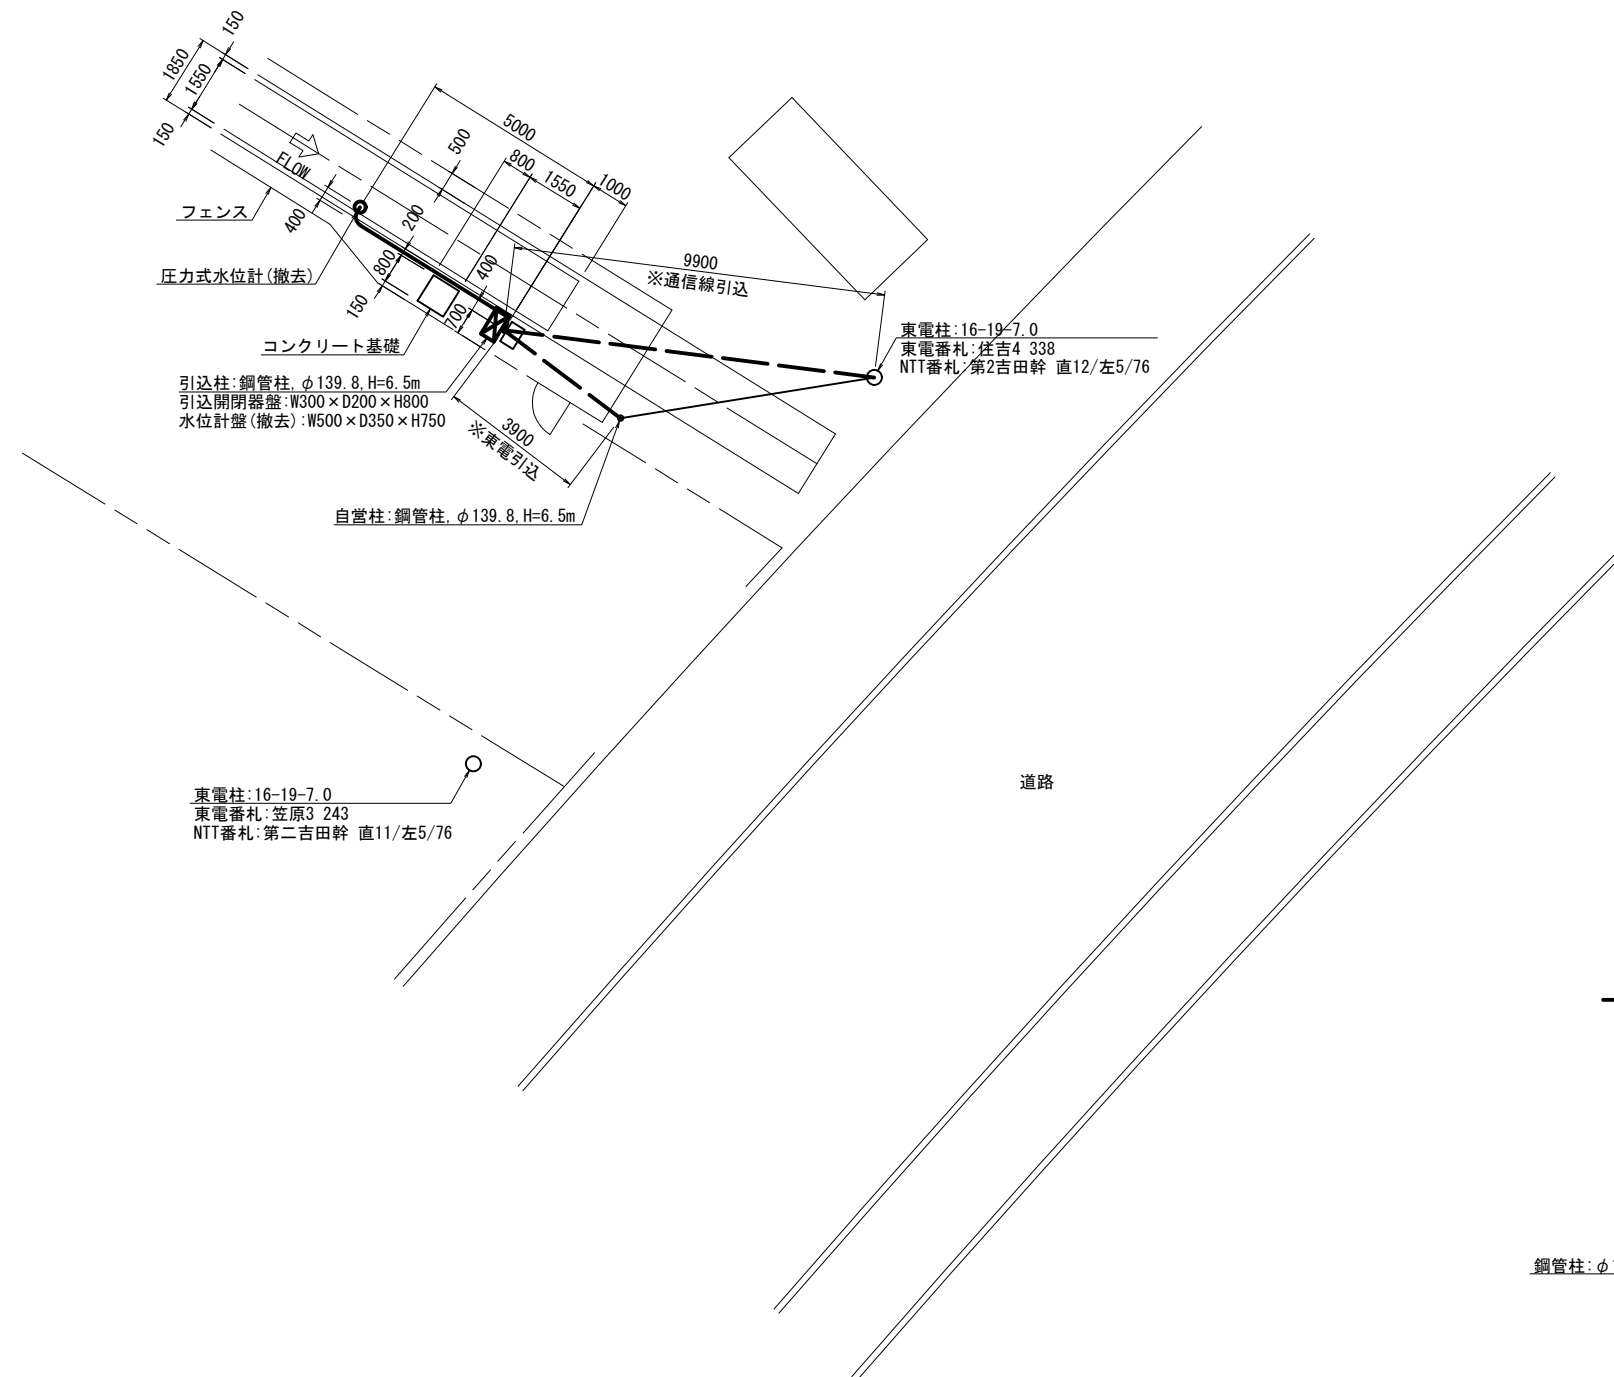


配線系統図

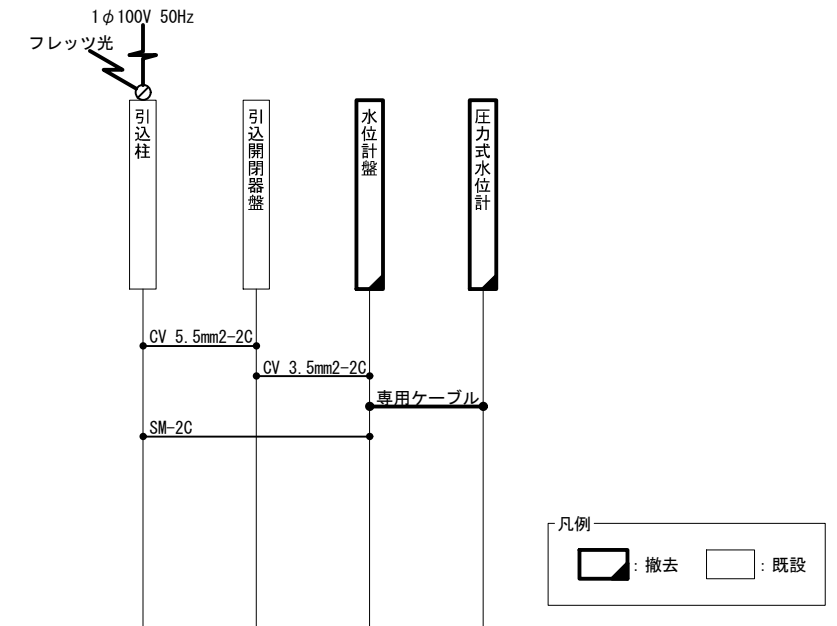

種 別	名 称	規 格	数量	単位
制御ケーブル	専用ケーブル	専用ケーブル	1.0	式

引入柱装柱图

S=1:50

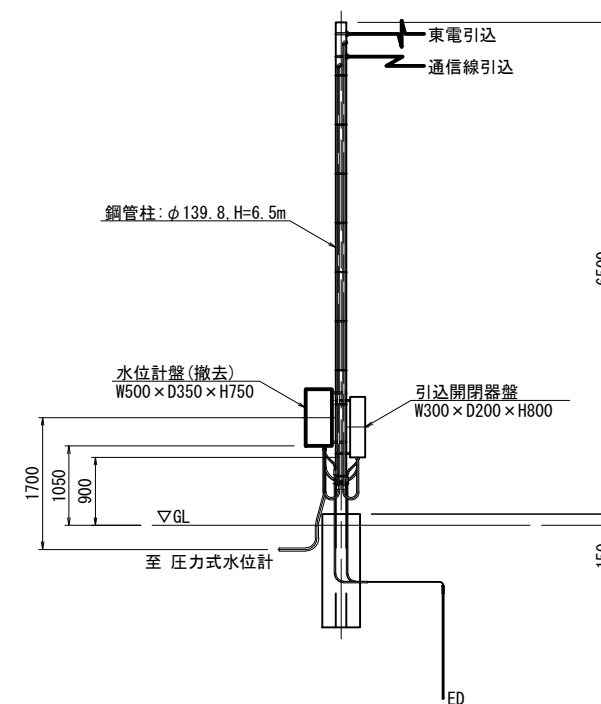


※ 特記なきものは既設とする。

工事名	那珂川沿岸農業水利事業（二期） 水管理施設製作据付工事		
図面名	渡里水位監視(4) 機器配置配線図(2/2) (吉沢局撤去)		
作成年月日			
縮尺	図示	図面番号	23-2/2
会社名			
事業者名	関東農政局 那珂川沿岸農業水利事業所		


渡里水位監視(5) 機器配置配線図(1/2) (石崎局更新)

S=1:40



平面図

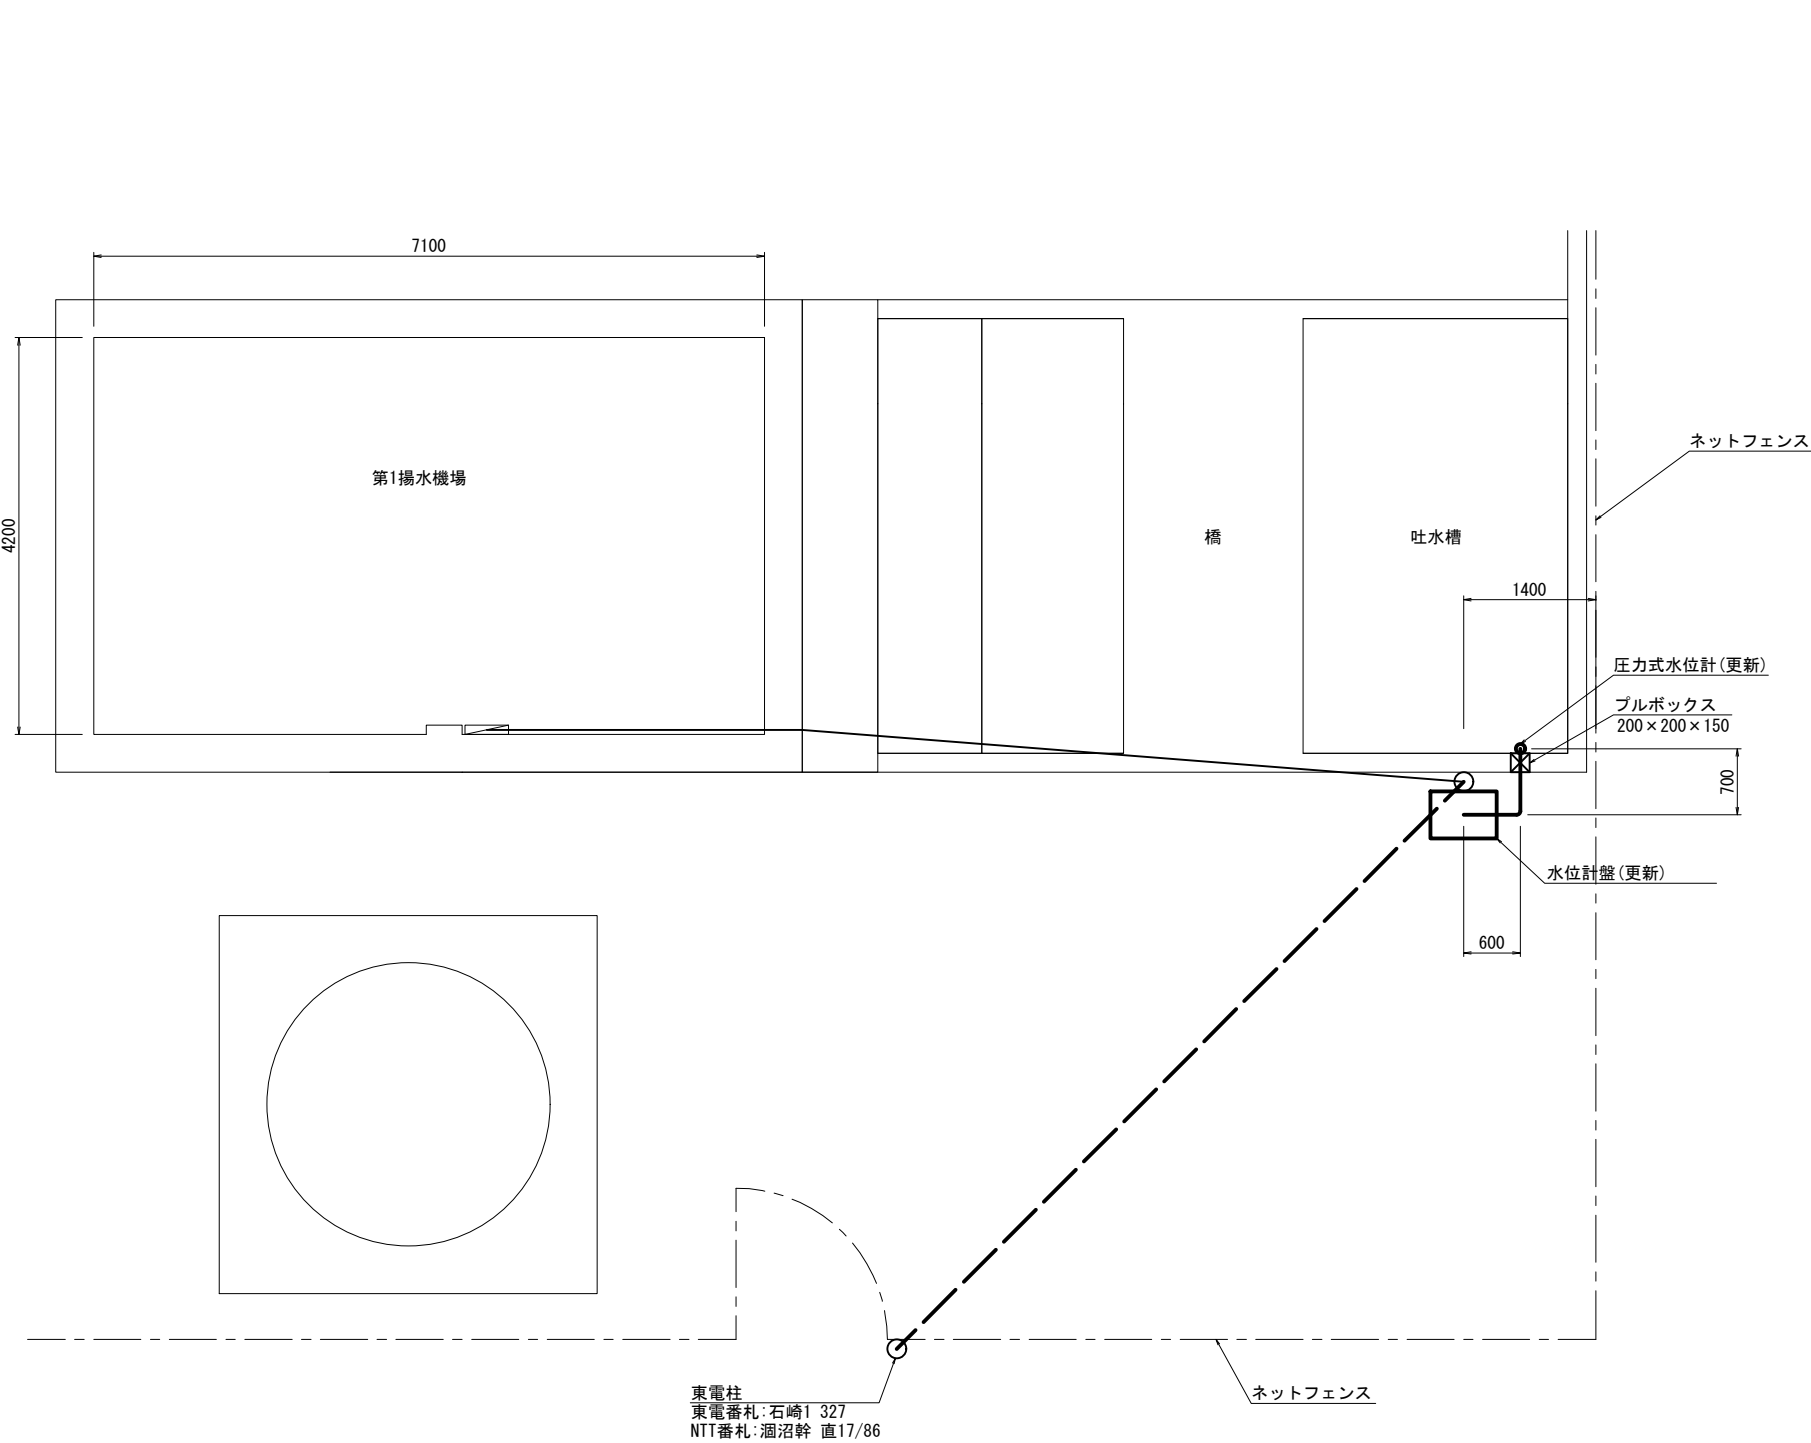

自営柱装柱図

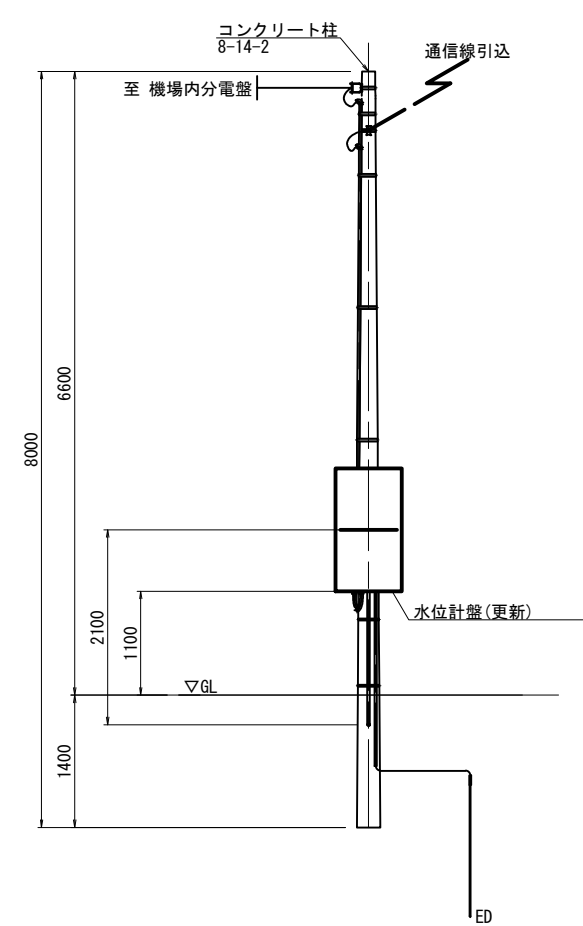

配線系統図

 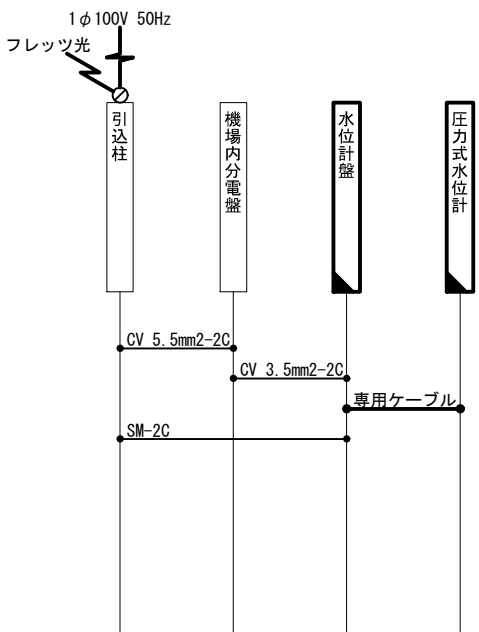

※ 特記なきものは既設とする。


種 別	名 称	規 格	数 量	単 位
制御ケーブル	専用ケーブル	専用ケーブル	3.4	m

工事名	那珂川沿岸農業水利事業(二期) 水管理施設製作据付工事		
図面名	渡里水位監視(5) 機器配置配線図(1/2) (石崎局更新)		
作成年月日	縮尺	図面番号	24-1/2
会社名			
事業者名	関東農政局 那珂川沿岸農業水利事業所		


渡里水位監視(5) 機器配置配線図(2/2) (石崎局撤去)

S=1:40


平面図

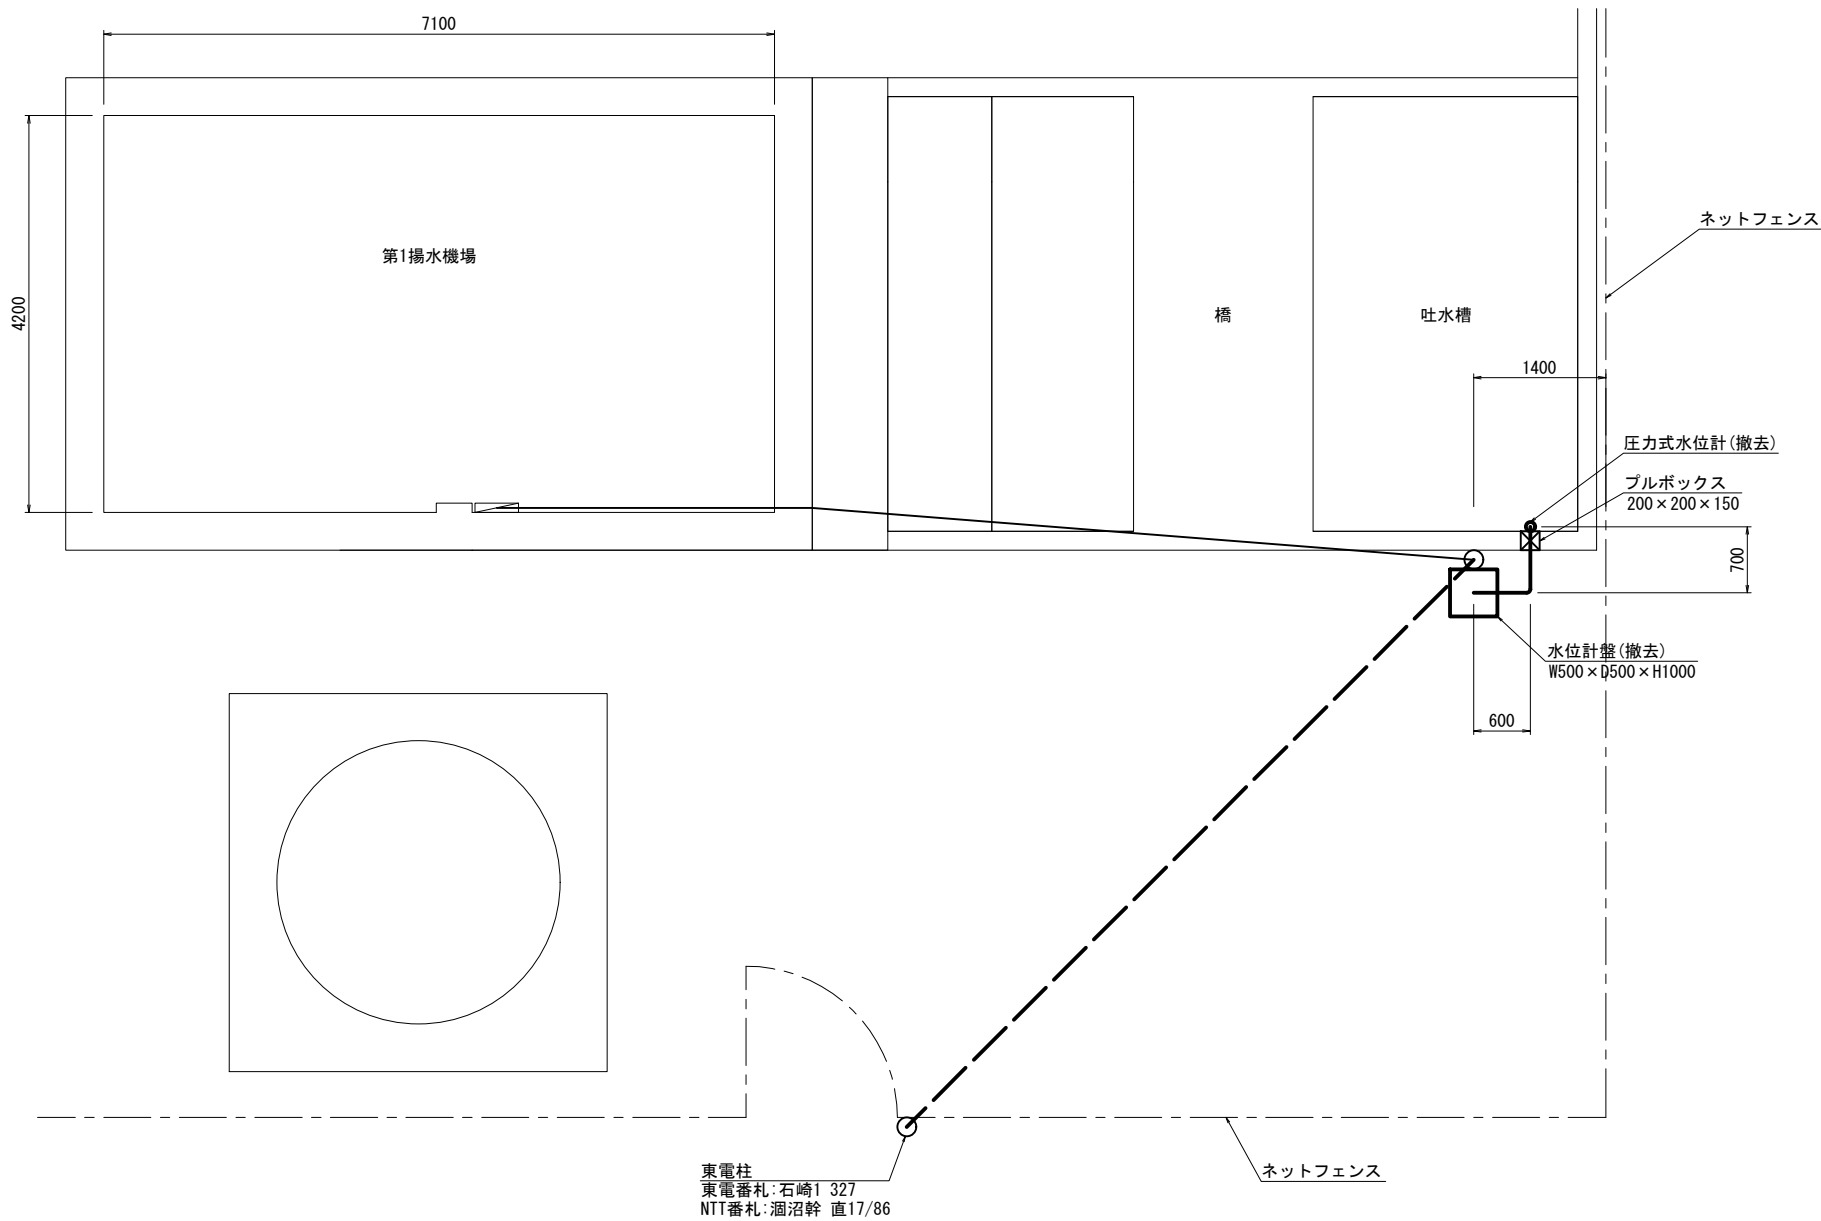

自営柱装柱図

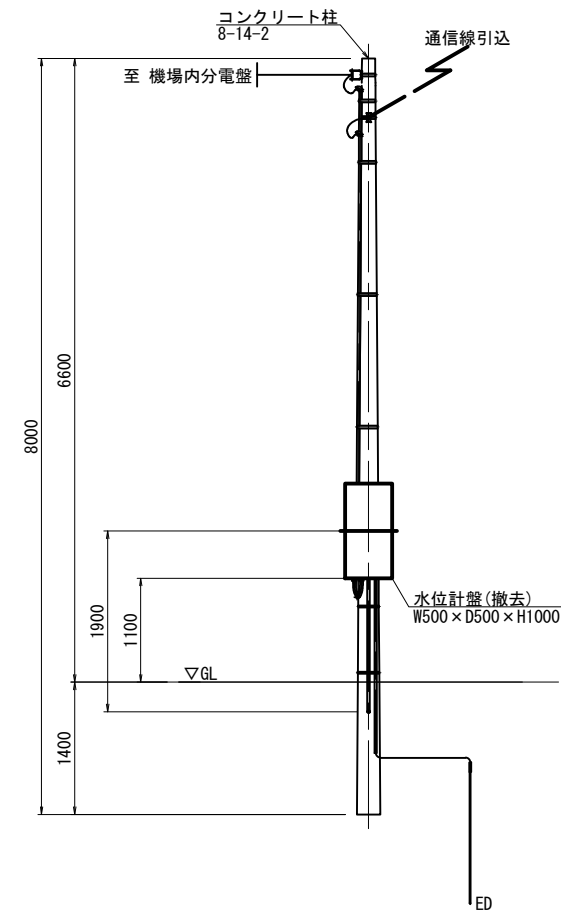

配線系統図

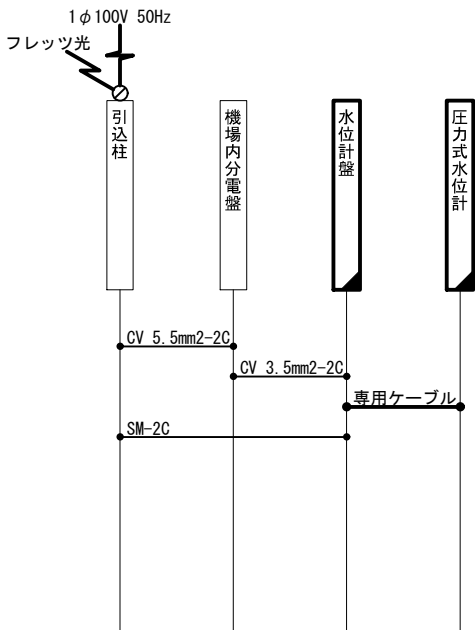


※ 特記なきものは既設とする。

種 別	名 称	規 格	数 量	単 位
制御ケーブル	専用ケーブル	専用ケーブル	1.0	式

工事名	那珂川沿岸農業水利事業（二期） 水管理施設製作据付工事		
図面名	渡里水位監視(5) 機器配置配線図(2/2) (石崎局撤去)		
作成年月日			
縮尺	1:40	図面番号	24-2/2
会社名			
事業者名	関東農政局 那珂川沿岸農業水利事業所		


平面図

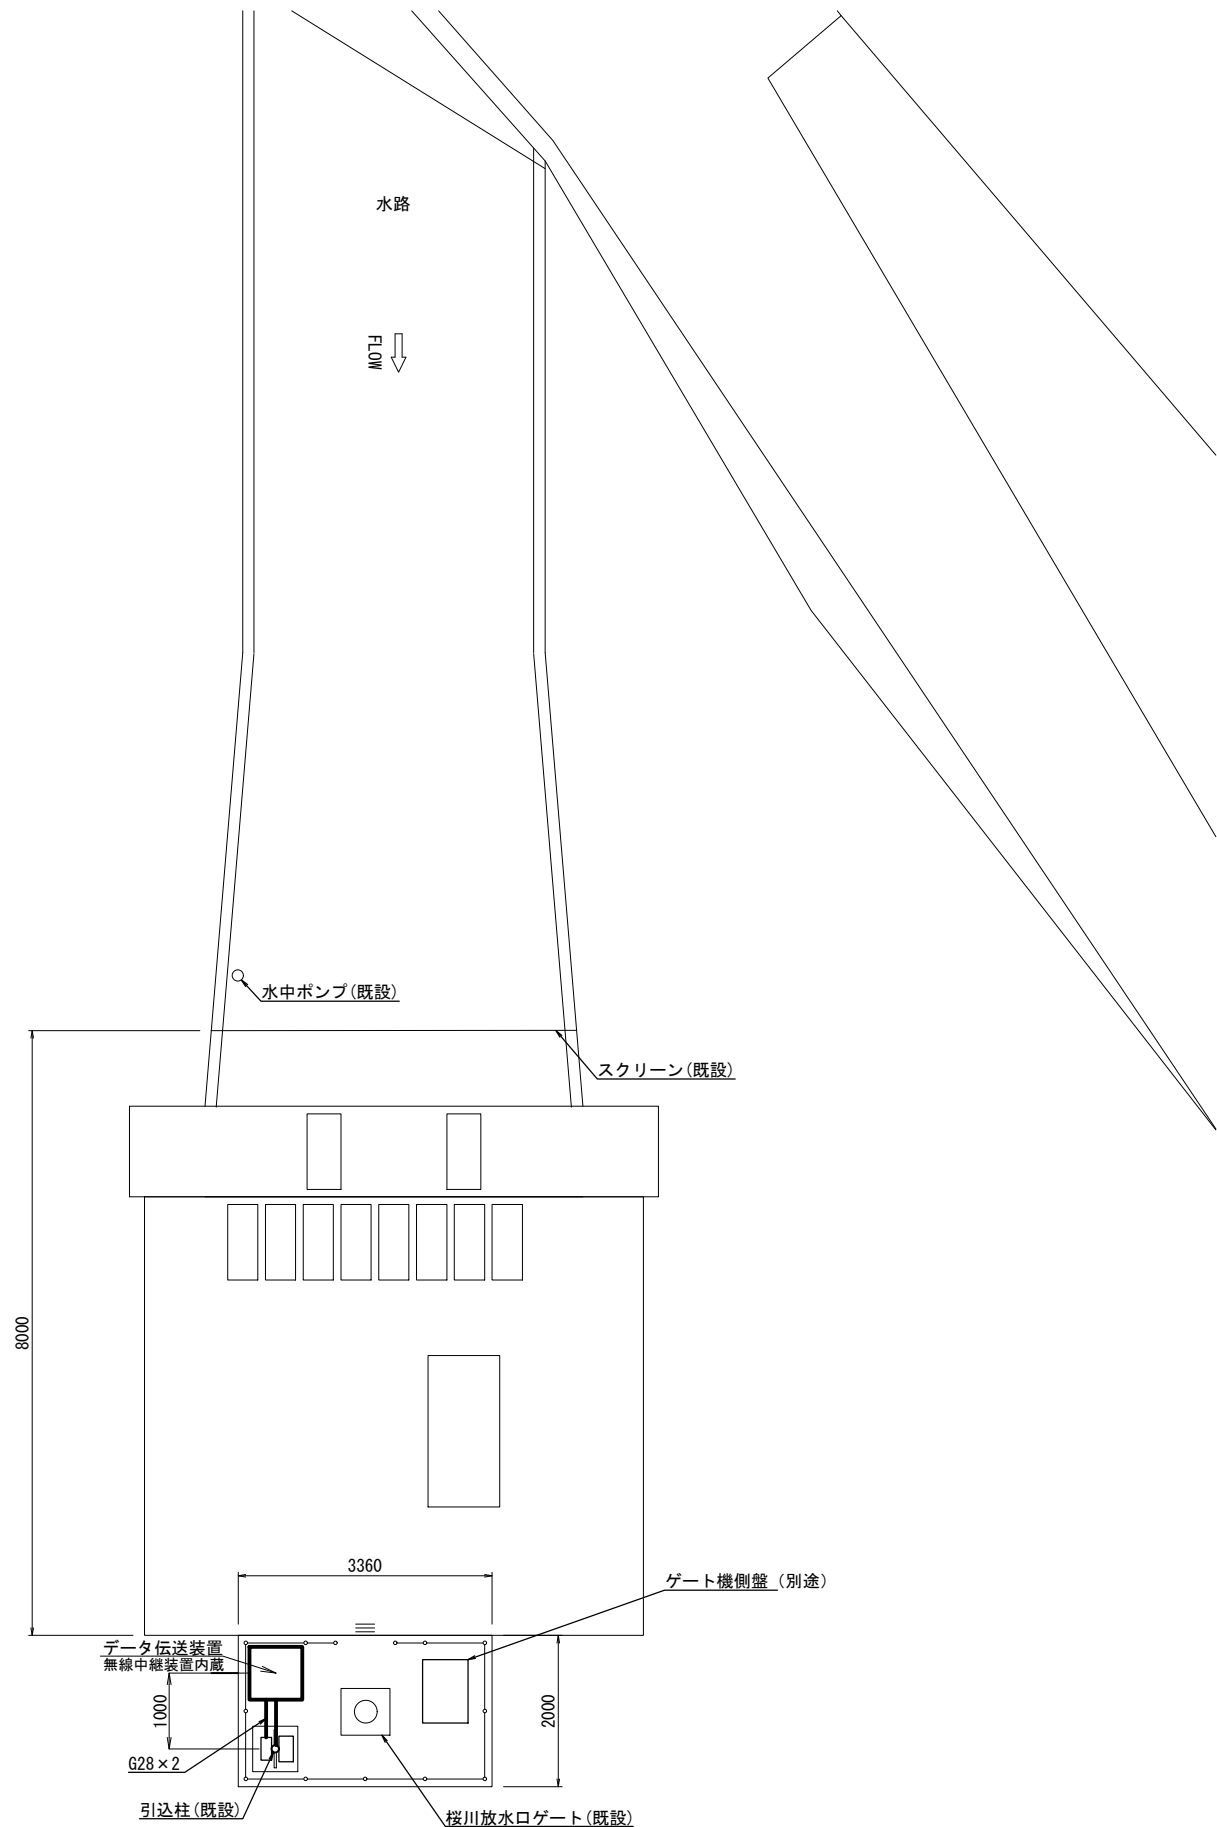


桜川放水口 機器配置配線図

S=1:50

配線系統図

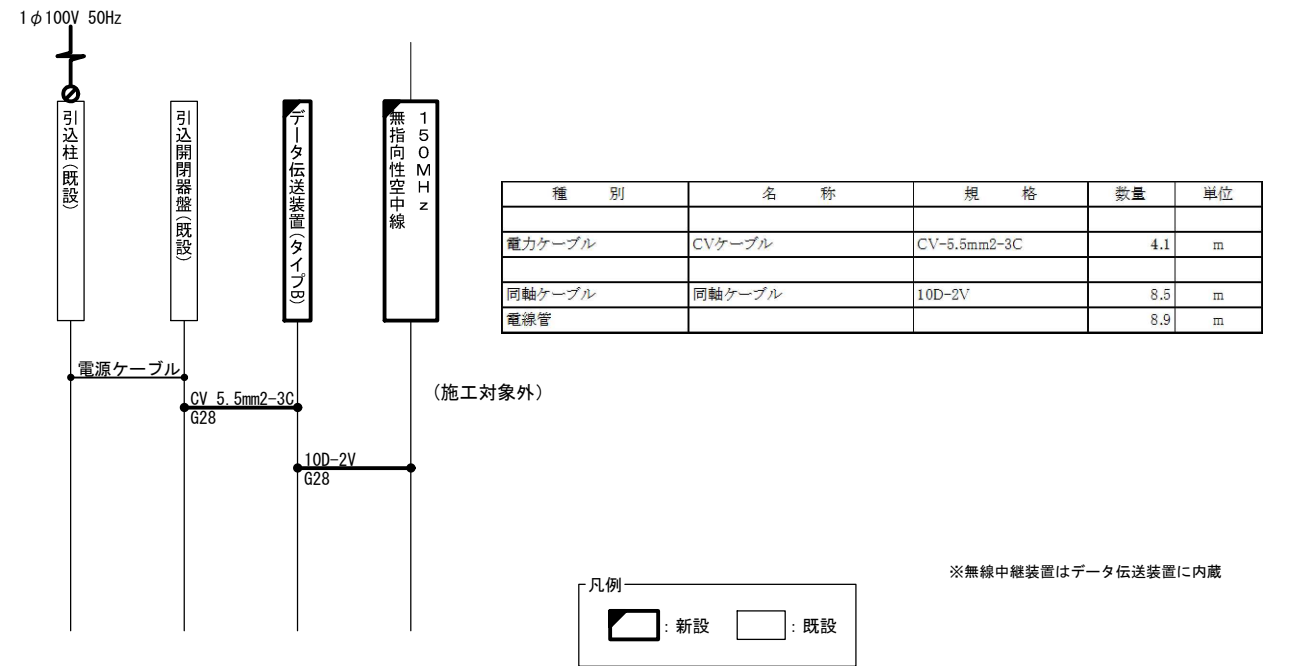

引込柱装柱図

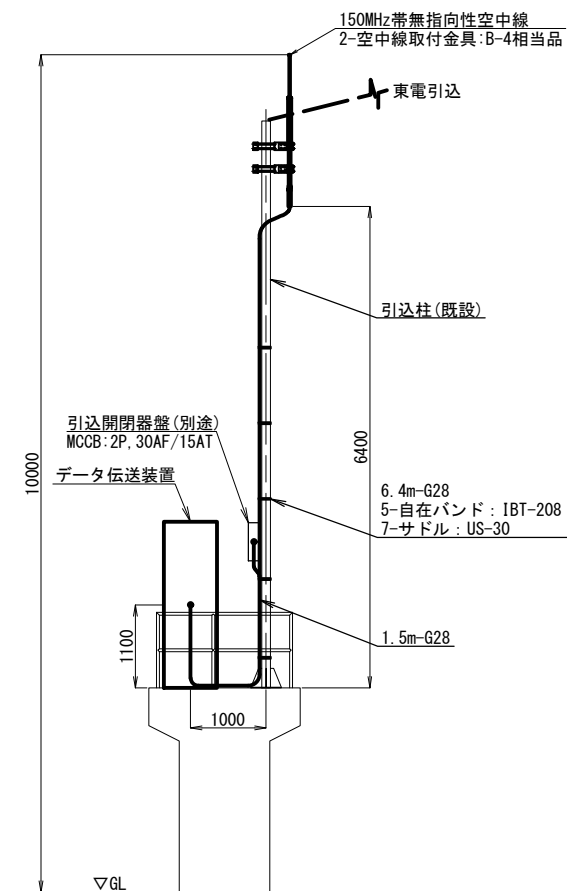

※1 露出配管はサドル留めとする。


工事名	那珂川沿岸農業水利事業（二期） 水管理施設製作据付工事		
図面名	桜川放水口 機器配置配線図		
作成年月日			
縮尺	1:50	図面番号	25
会社名			
事業者名	関東農政局 那珂川沿岸農業水利事業所		

引込柱・自営柱 装柱図(1/2)

S=1:30


引込柱

- ※該当箇所名
沖ノ谷分水工（施工対象外）
富河原分水工（施工対象外）
小場余水吐
町井放水口
野沢放水口
五台柳河（施工対象外）
勝倉放水口
三反田放水口
柳沢第4分水工
戸崎調圧水槽
- 古徳暗渠始点部（施工対象外）
2号幹線末端局（施工対象外）
堤分水工
桜川分水工
内原調圧水槽
五平分分水工
那珂湊分水工（施工対象外）
常北幹線分水工（施工対象外）
播田突分水工（施工対象外）
湛沼分水工（施工対象外）

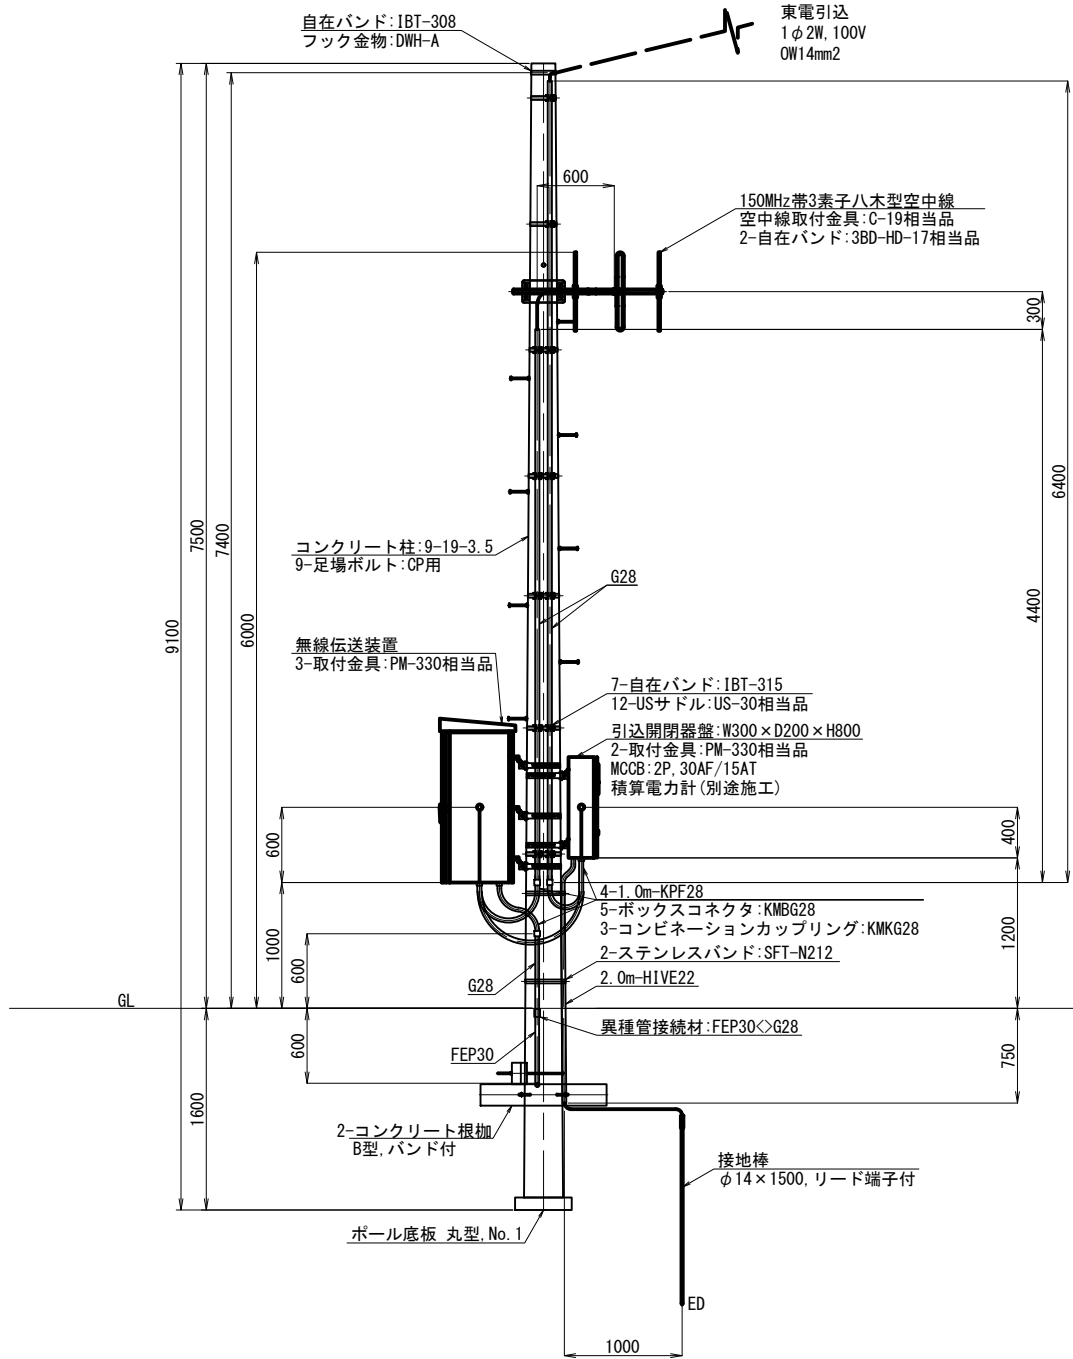

自営柱

- ※該当箇所名
町井放水口（施工対象外）
野沢放水口（施工対象外）
五台柳河（施工対象外）
勝倉放水口（施工対象外）
三反田放水口（施工対象外）
柳沢第4分水工（施工対象外）
2号幹線末端局（施工対象外）

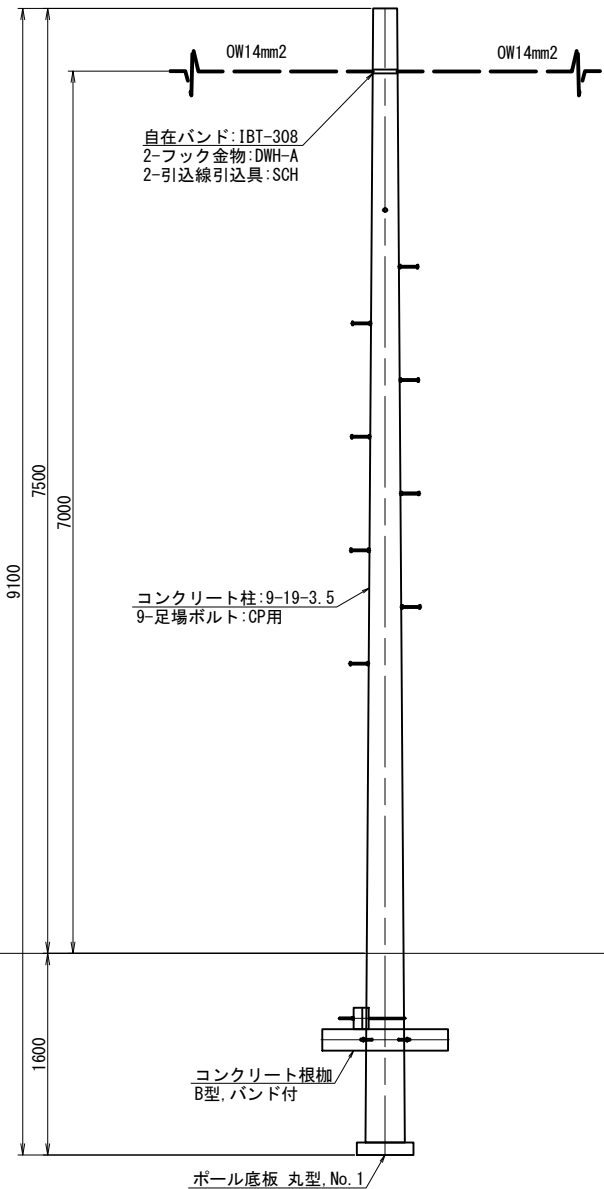


工事名	那珂川沿岸農業水利事業（二期） 水管理施設製作据付工事		
図面名	引込柱・自営柱 装柱図(1/2)		
作成年月日			
縮尺	1:30	図面番号	26-1/2
会社名			
事業者名	関東農政局 那珂川沿岸農業水利事業所		

引込柱・自営柱 装柱図(2/2)

S=1:30


空中線柱

※該当箇所名
那珂川沿岸中央管理所
大杉山機場

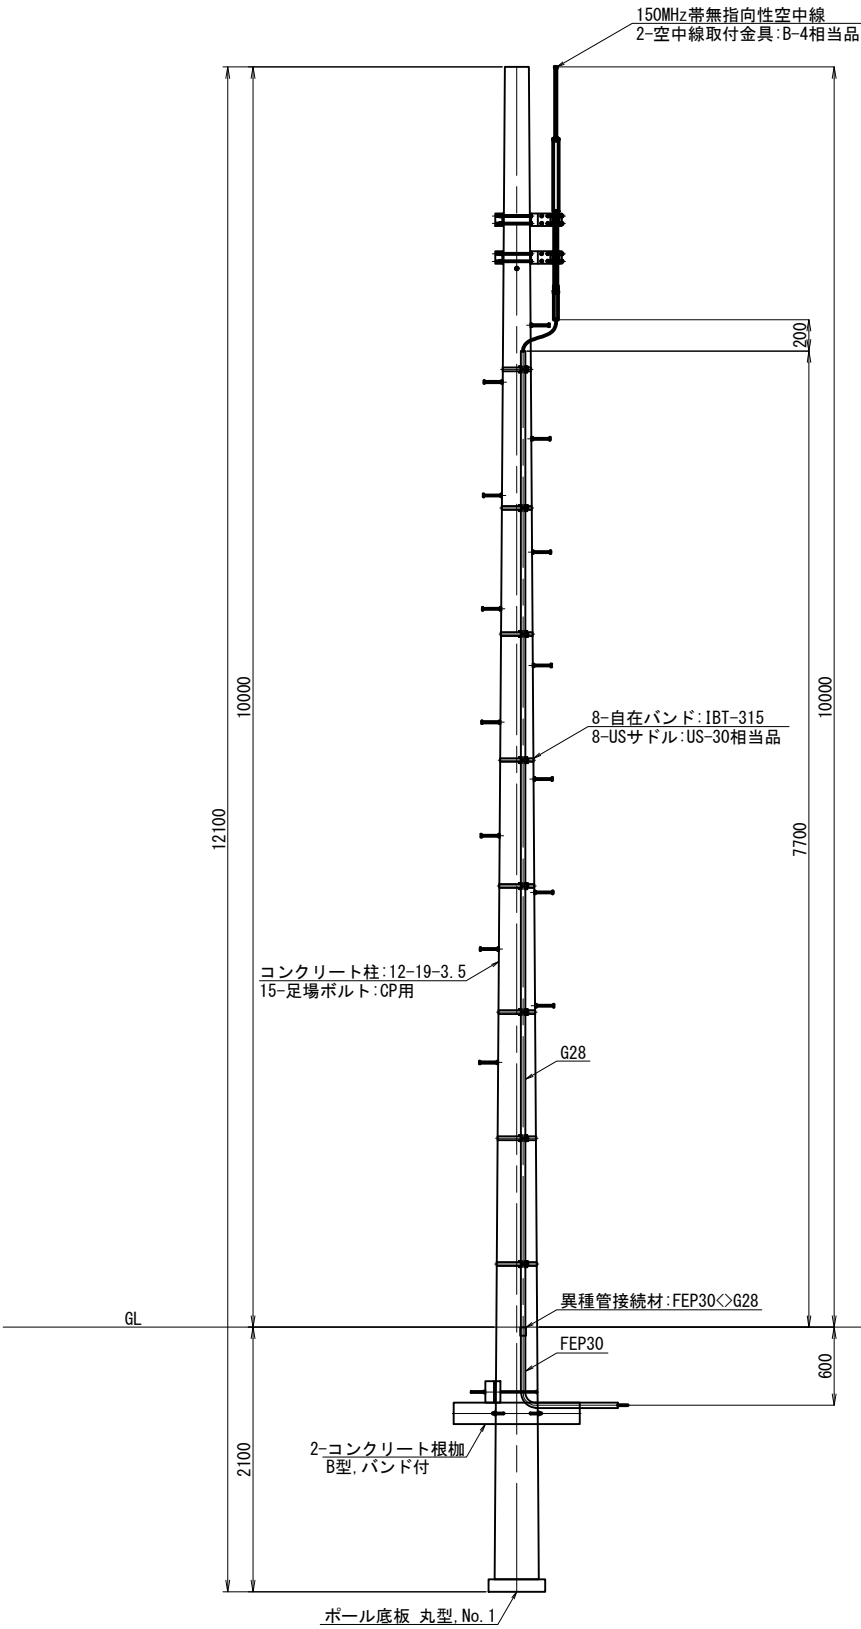

空中線柱

※該当箇所名
赤沢揚水機場

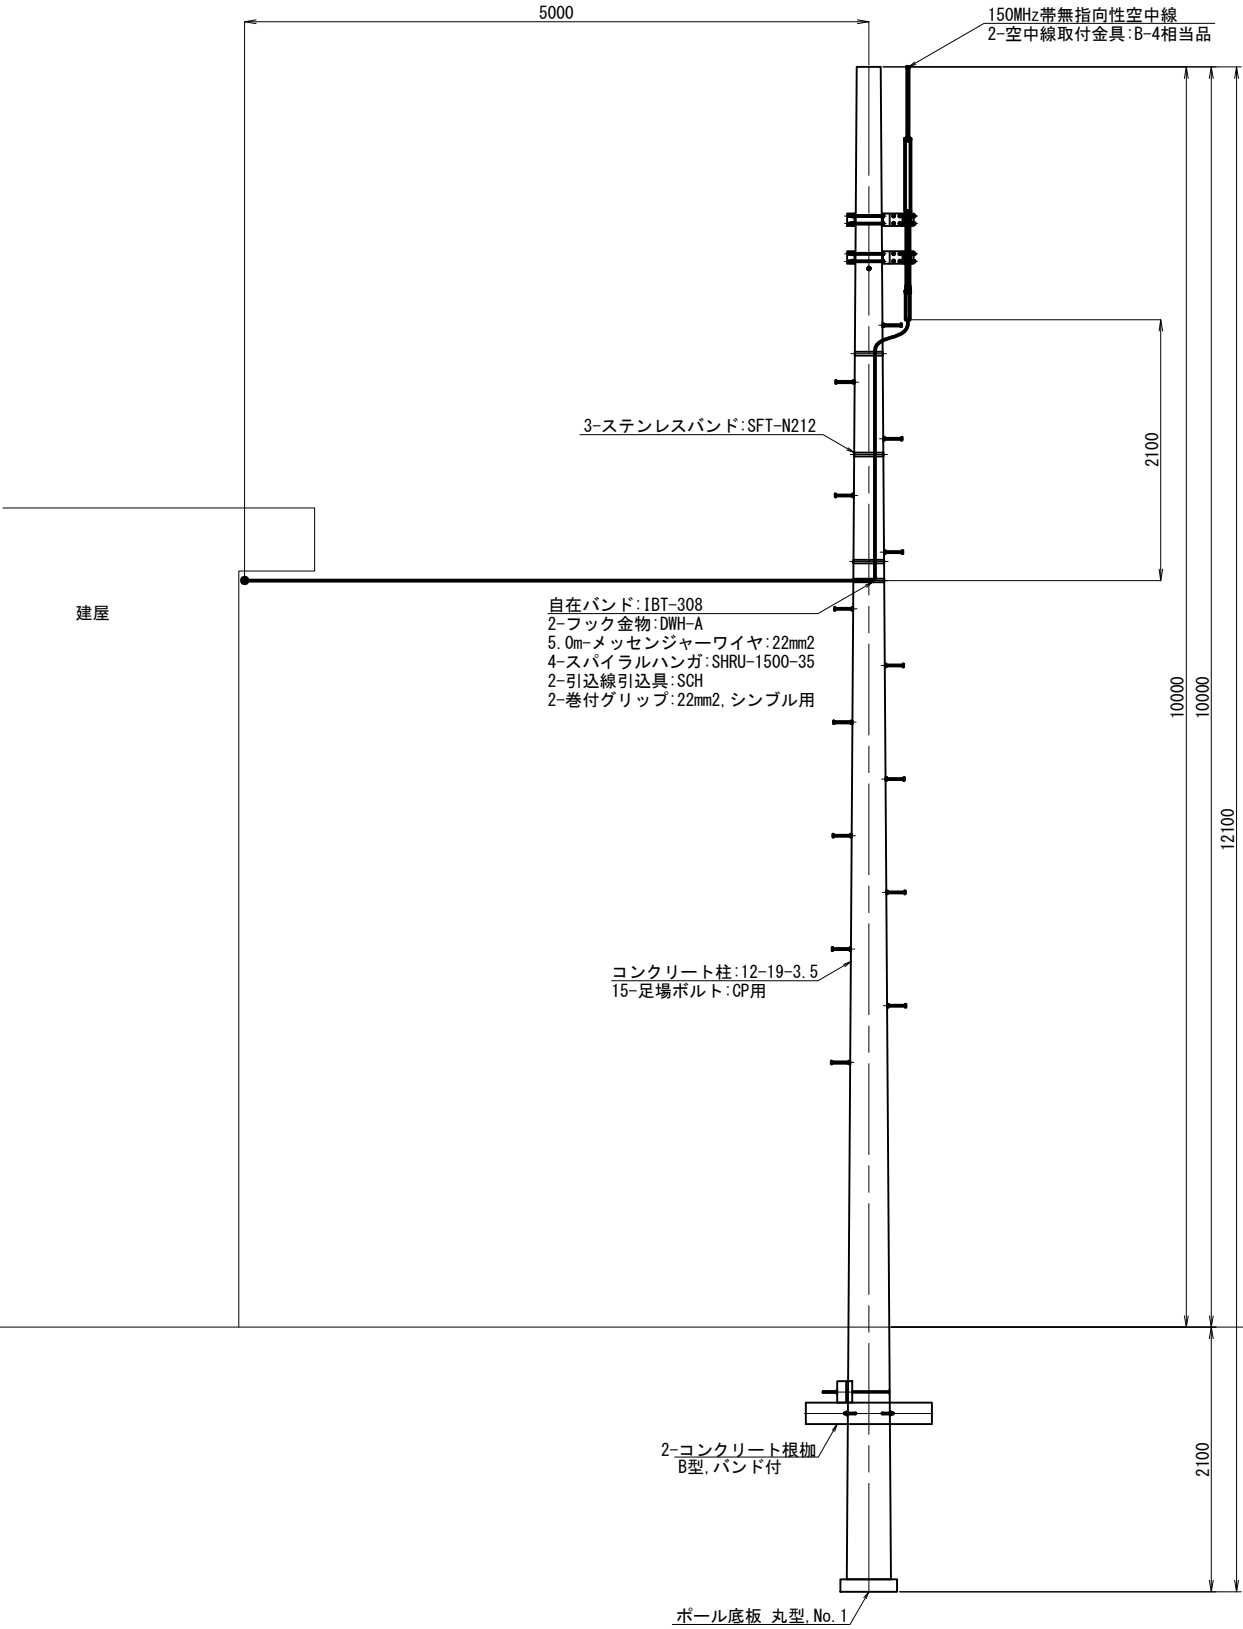


※150MHz帯無指向性空中線は
図面28桜川放水口にも設置する。

工事名	那珂川沿岸農業水利事業（二期） 水管理施設製作据付工事		
図面名	引込柱・自営柱 装柱図(2/2)		
作成年月日			
縮尺	1:30	図面番号	26-2/2
会社名			
事業者名	関東農政局 那珂川沿岸農業水利事業所		


水位計架台詳細図

S=1:10

開水路水位計架台

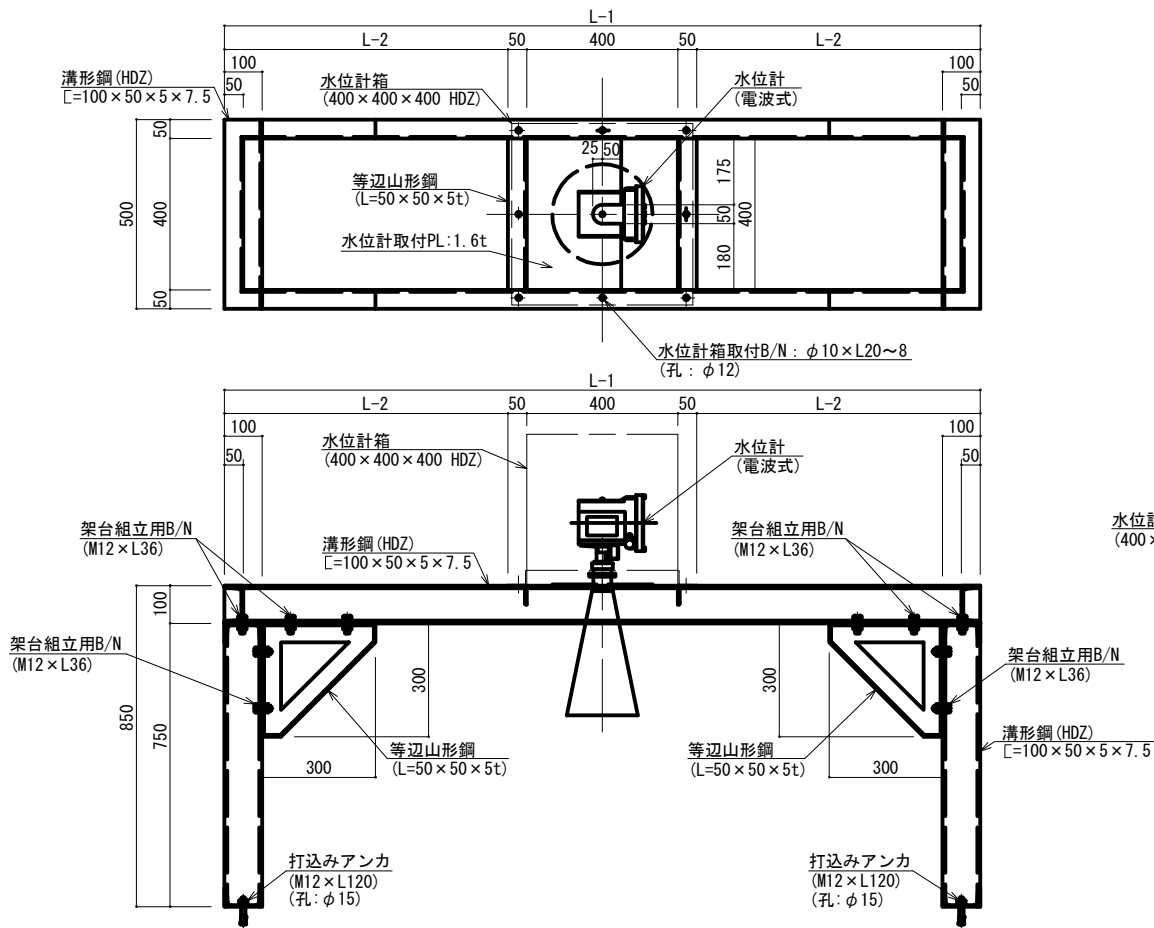


調圧水槽 水位計架台

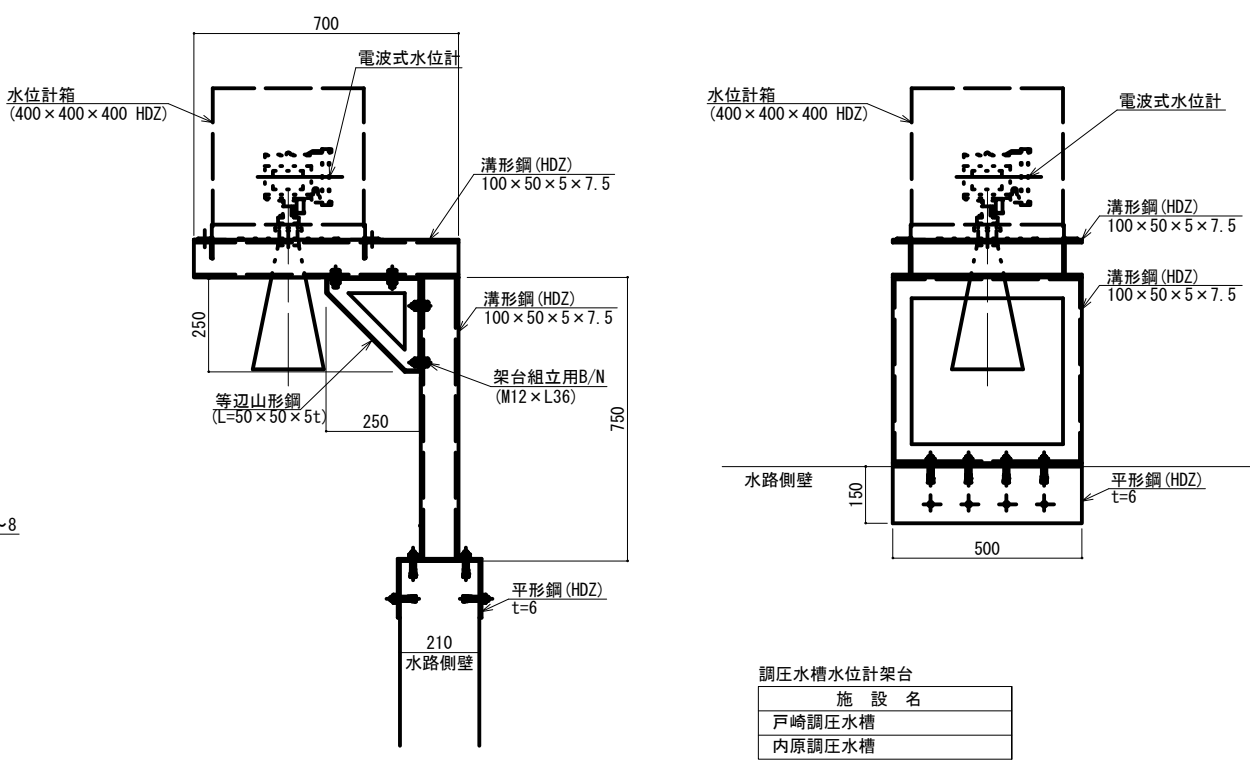

施設名
戸崎調圧水槽
内原調圧水槽

水位計箱詳細図

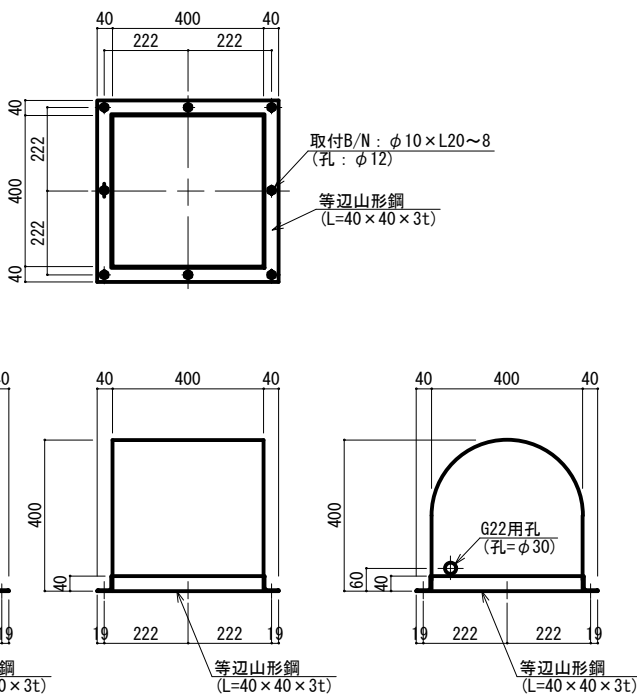


施設名	L1寸法	L2寸法	備考
小場余水吐	3400	2900	
町井放水口	3400	2900	
野沢放水口	2500	2000	推定値
五台柳河（施工対象外）	2500	2000	推定値
勝倉放水口	2500	2000	
三反田放水口	1000	500	
古徳暗渠始点部（施工対象外）	1800	1300	
2号幹線末端局（施工対象外）	1500	1000	

水位計箱本体板厚：SS 3.2t (HDZ仕上)

機器外形図(参考図)


プリンタ

S=1:30

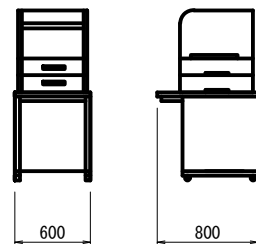


監視装置
表示端末装置
監視処理端末装置
CCTV監視端末装置

S=1:30

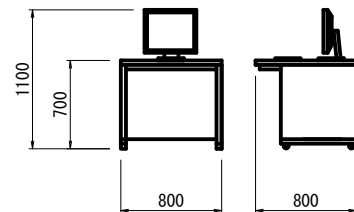

監視操作机(備前堀) ※


S=1:30

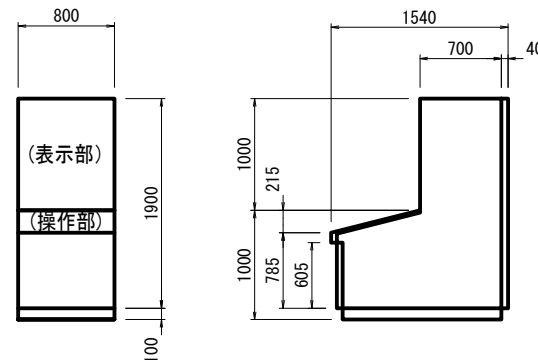

データ伝送装置(タイプB)

S=1:30


屋外自立型

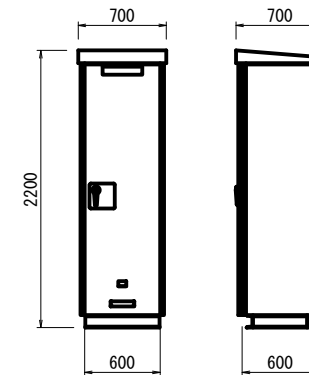

入出力中継伝送装置
データ伝送装置(タイプA/D)

S=1:30


屋内自立型

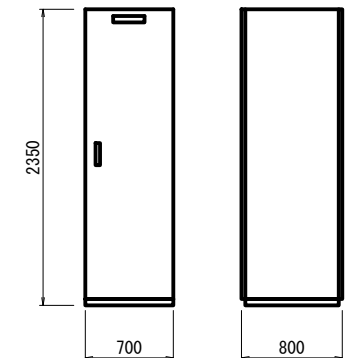

水位計盤
無線伝送装置
TM/TC子局装置


S=1:30

屋外装柱型

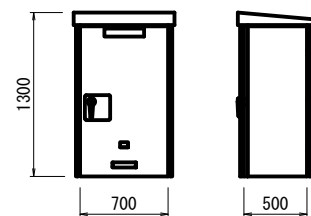


デジタル簡易無線用アンテナ
(無指向性アンテナ)

S=1:30

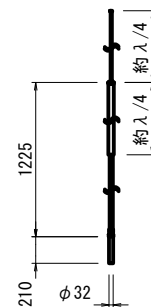


デジタル簡易無線用アンテナ
(3素子八木アンテナ)

S=1:30

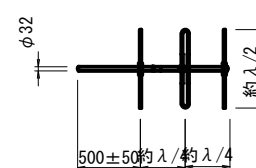


電気伝導度変換器 ※

S=1:5

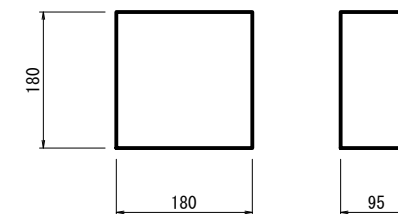


電気伝導度表示盤 ※

S=1:30

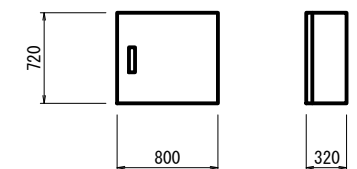


カメラ装置 ※

S=1:10

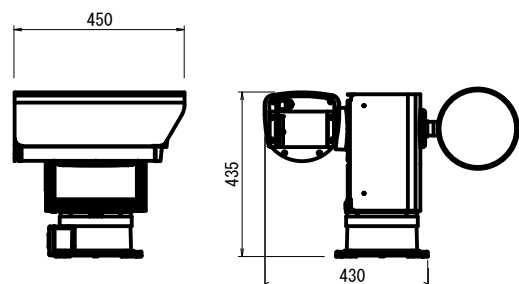


電波式水位計

S=1:30

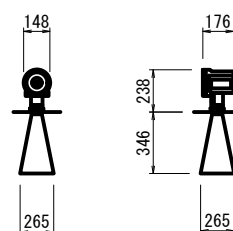


圧力式水位計

 S=1:5




超音波式流量計(流速検出器)

S=1:15

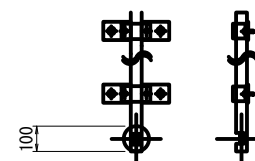

電導度計 ※

S=1:5

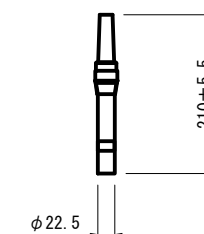

※は施工対象外を示す。

工事名	那珂川沿岸農業水利事業(二期) 水管理施設製作据付工事		
図面名	機器外形図(参考図)		
作成年月日			
縮尺	図示	図面番号	28
会社名			
事業者名	関東農政局 那珂川沿岸農業水利事業所		