



事業名	加古川水系直轄管理事業		
工事名	令和6年度 加古川水系直轄管理事業 川代ダム洪水吐ゲート電動機更新工事		
契約区分	当初	図面枚数	11 枚
図面番号	図 面 名 称	枚数	備考
1	位 置 図	1	
2	平 面 図	1	
3	洪水吐設備構造図（参考図）	5	
4	開閉器詳細図（参考図）	3	
5	上屋構造図（参考図）	1	
計		11	

位置図

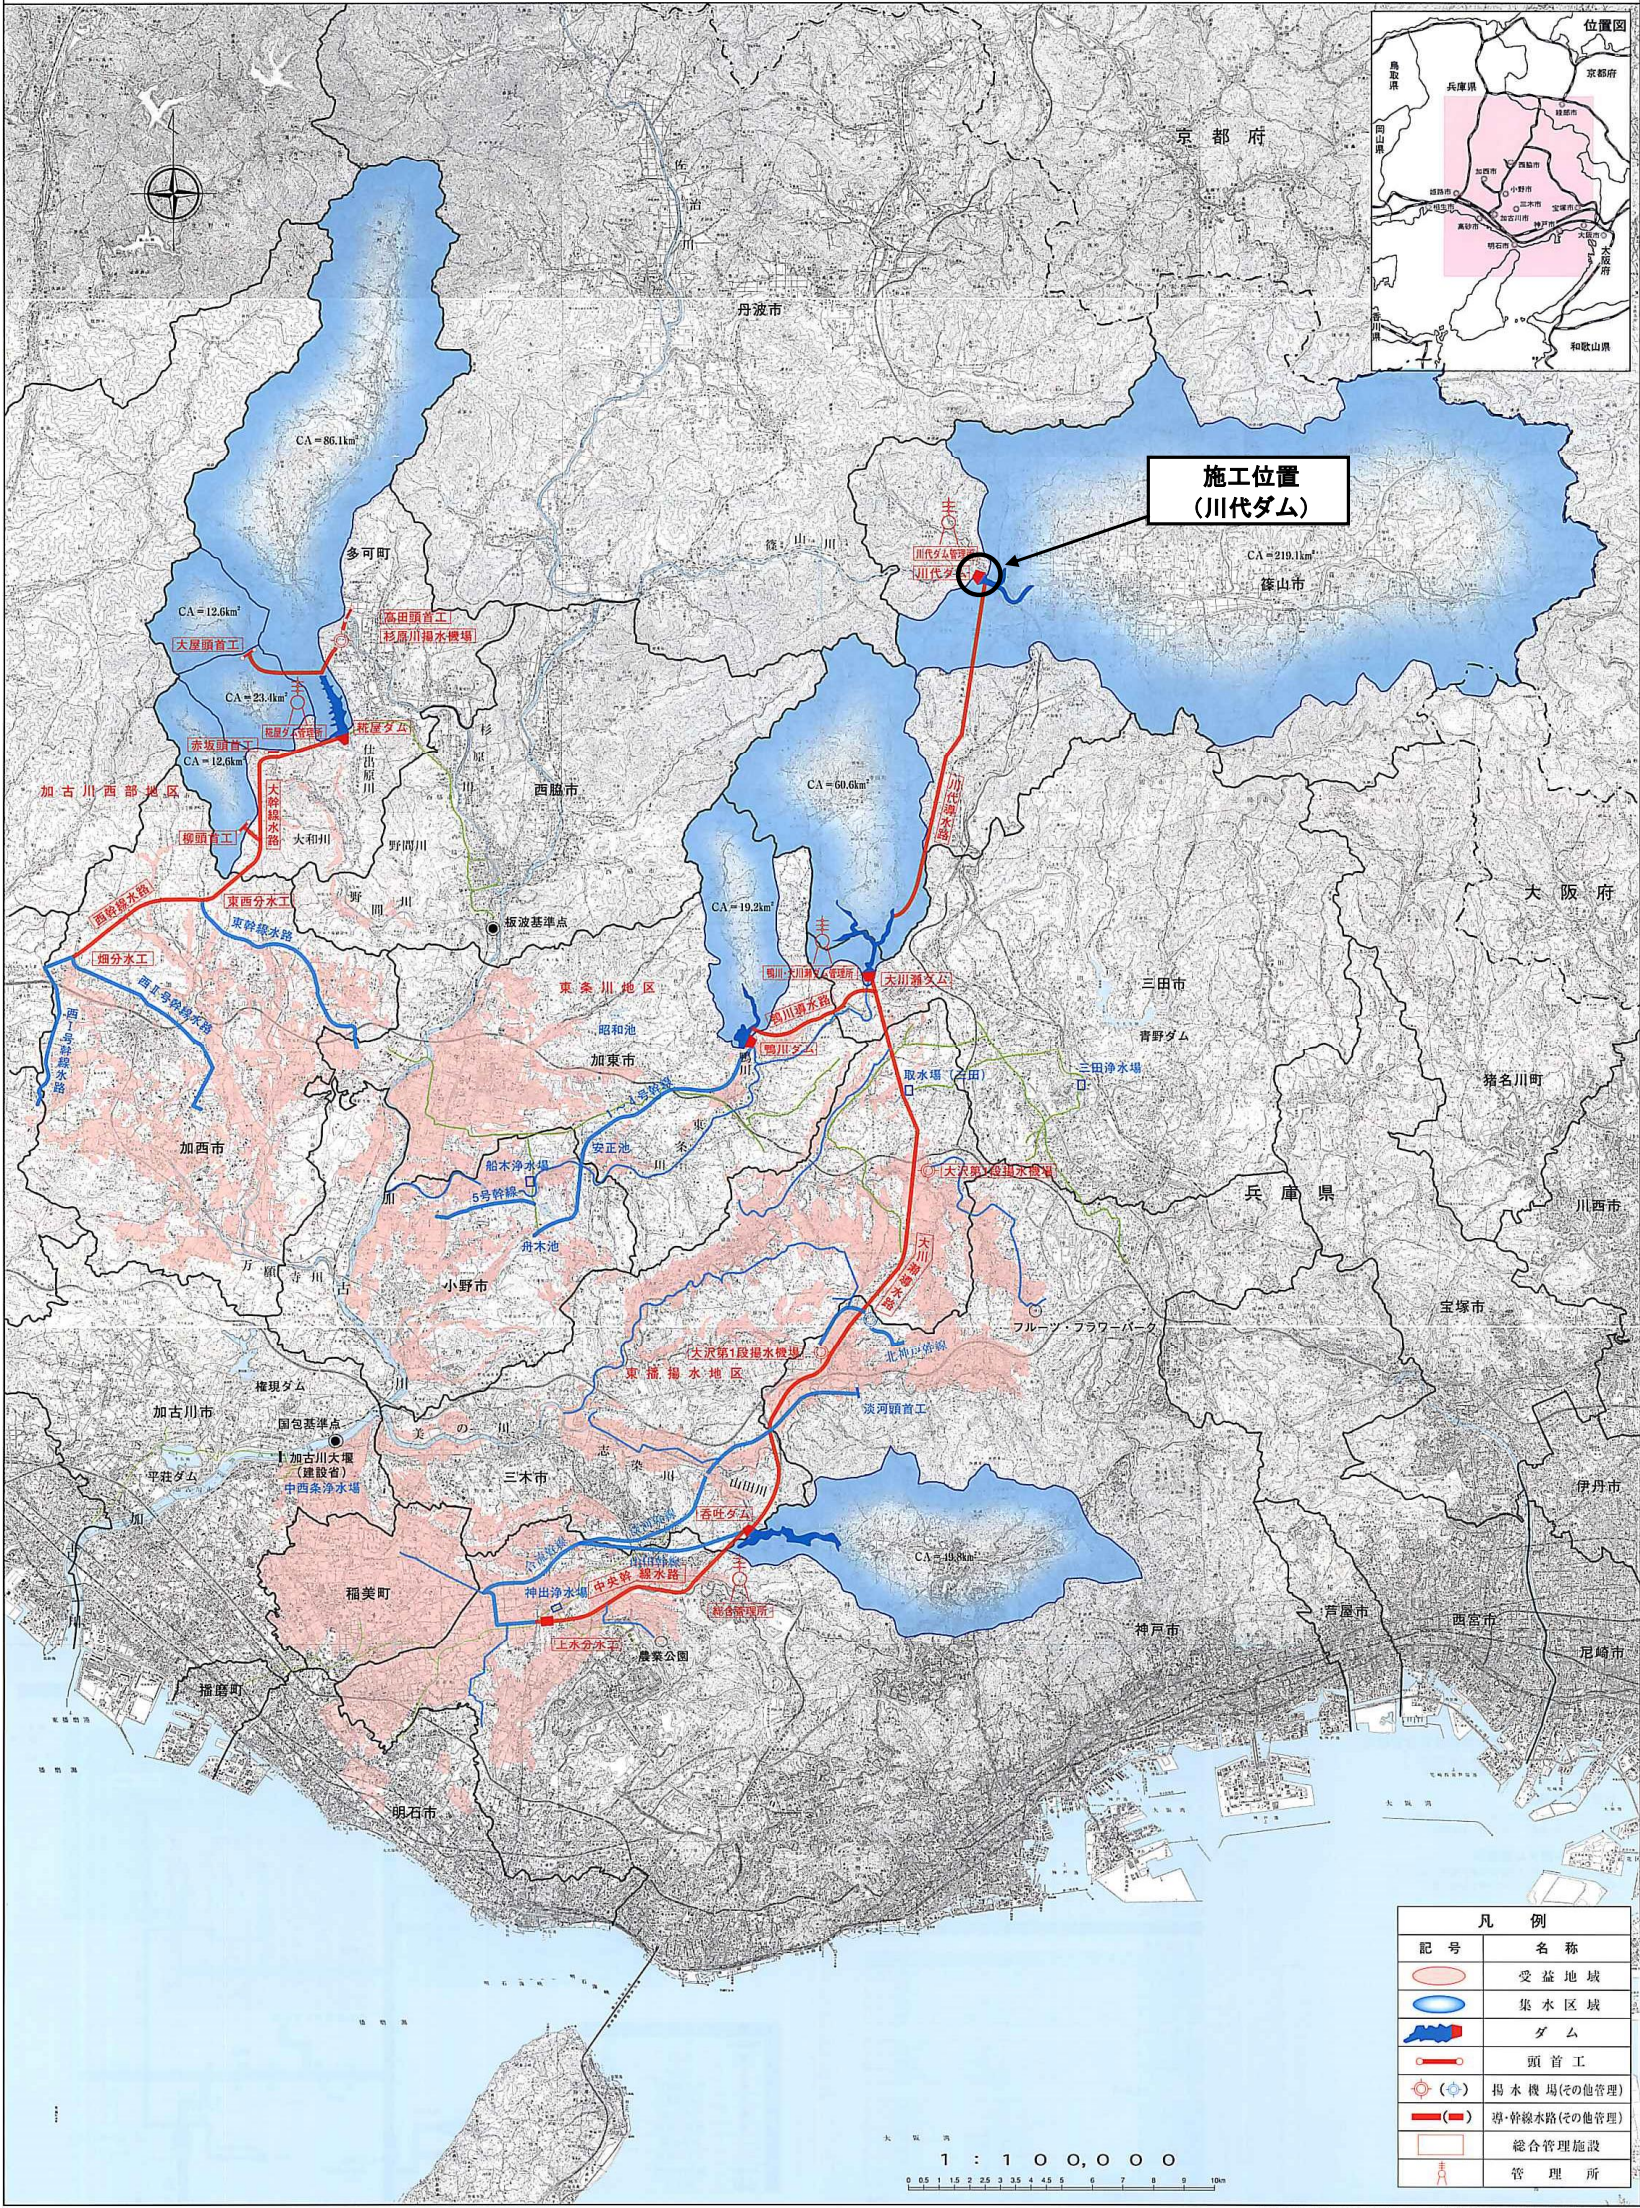

工事名	令和6年度 加古川水系直轄管理事業 川代ダム洪水吐ゲート電動機更新工事		
図面名	位置図		
作成年月日			
縮尺		図面番号	1
会社名			
事務所名	近畿農政局淀川水系土地改良調査管理事務所 加古川水系広域農業水利施設総合管理所		

平面図

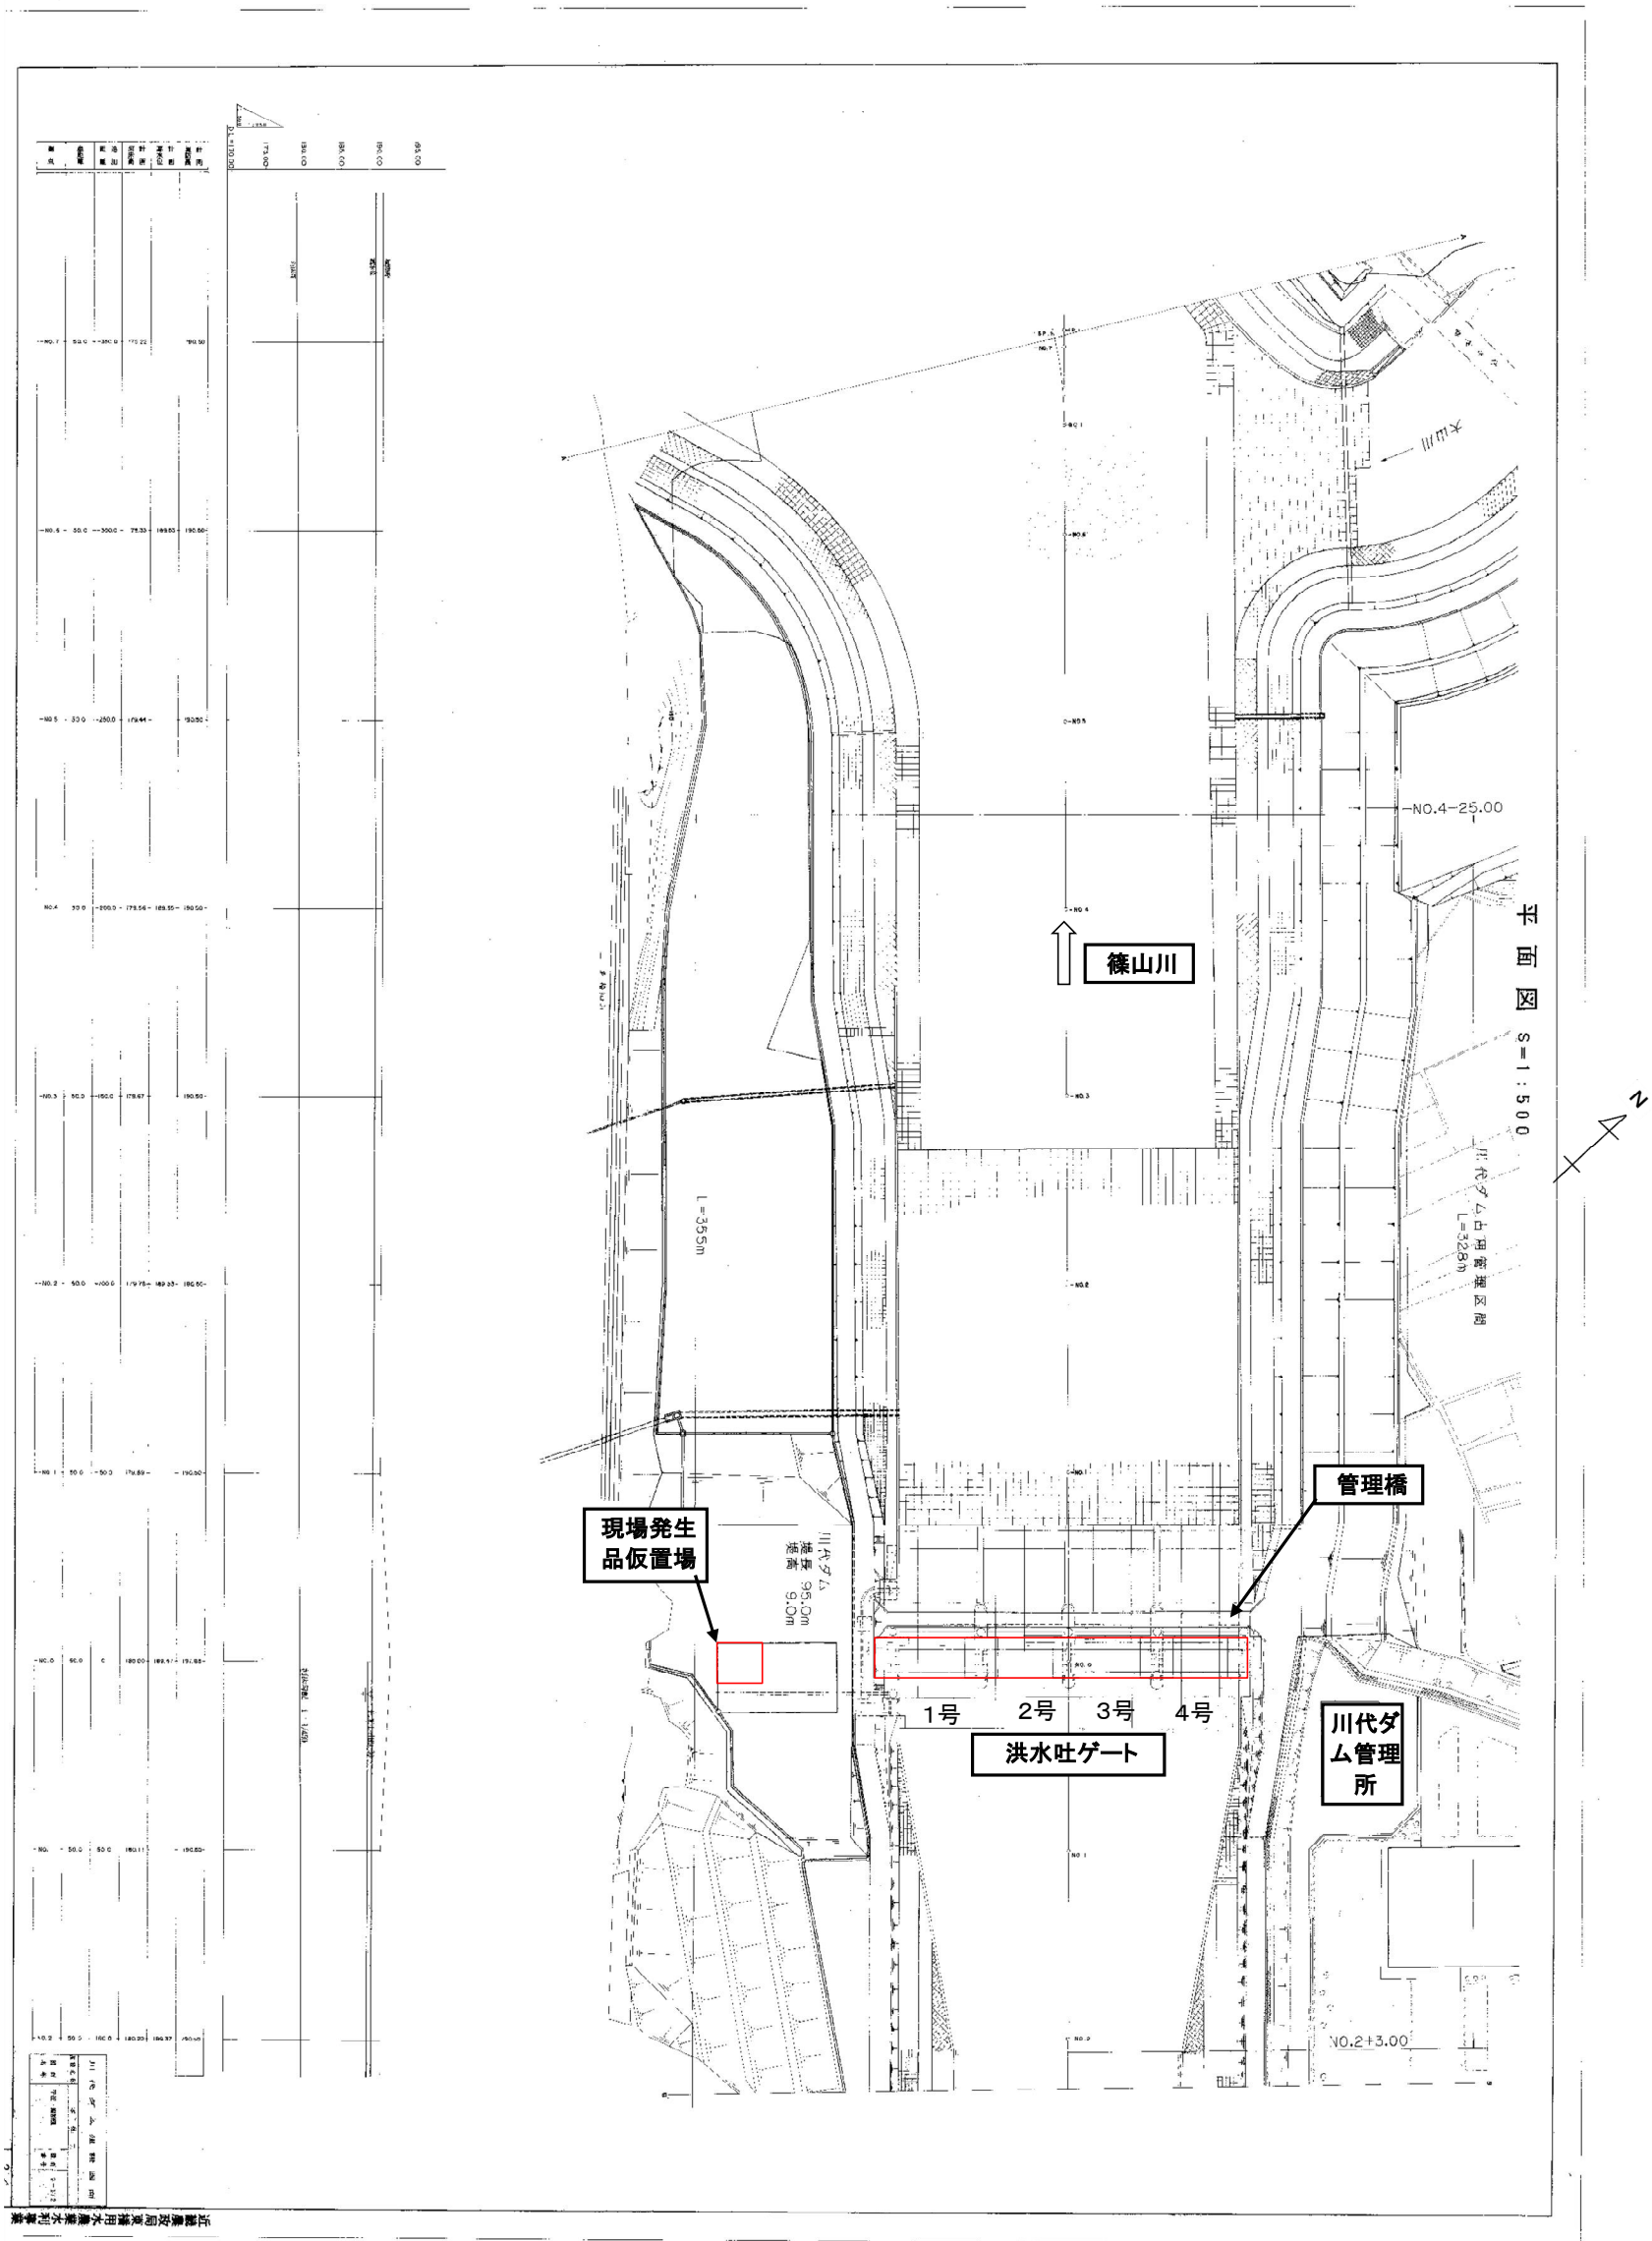




赤色部分が施工対象範囲

- 1号洪水吐ゲート(下段)主電動機2台、予備電動機2台 製作
2号洪水吐ゲート 主電動機2台、予備電動機2台 製作
3号洪水吐ゲート 主電動機2台、予備電動機2台 製作
4号洪水吐ゲート(上段)主電動機2台、予備電動機2台 撤去・据付(支給品)
4号洪水吐ゲート(下段)主電動機2台、予備電動機2台 撤去・据付(支給品)

工事名	令和6年度 加古川水系直轄管理事業 川代ダム洪水吐ゲート電動機更新工事		
図面名	平面図		
作成年月日			
縮尺		図面番号	2
会社名			
事務所名	近畿農政局淀川水系土地改良調査管理事務所 加古川水系広域農業水利施設総合管理所		


洪水吐設備構造図
(洪水吐設備全体)

【システム図】

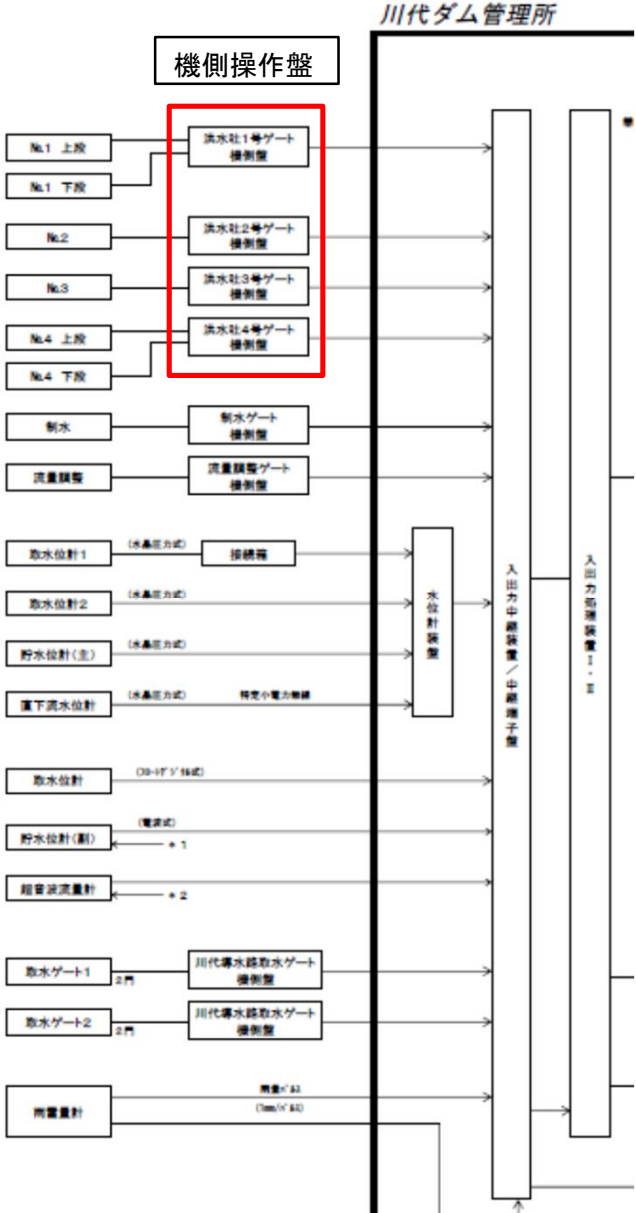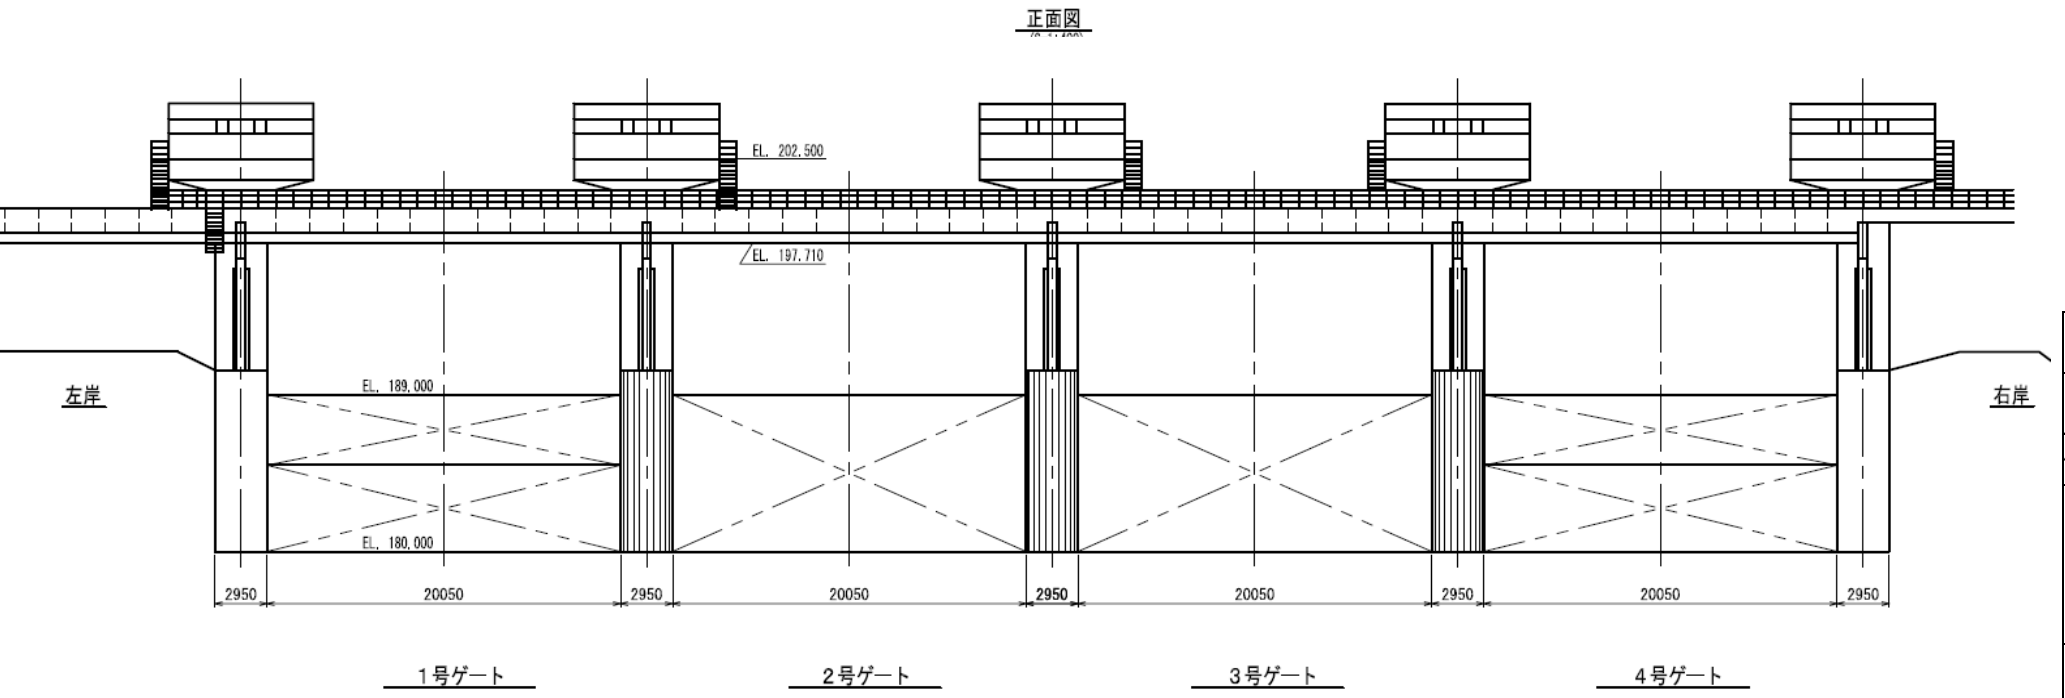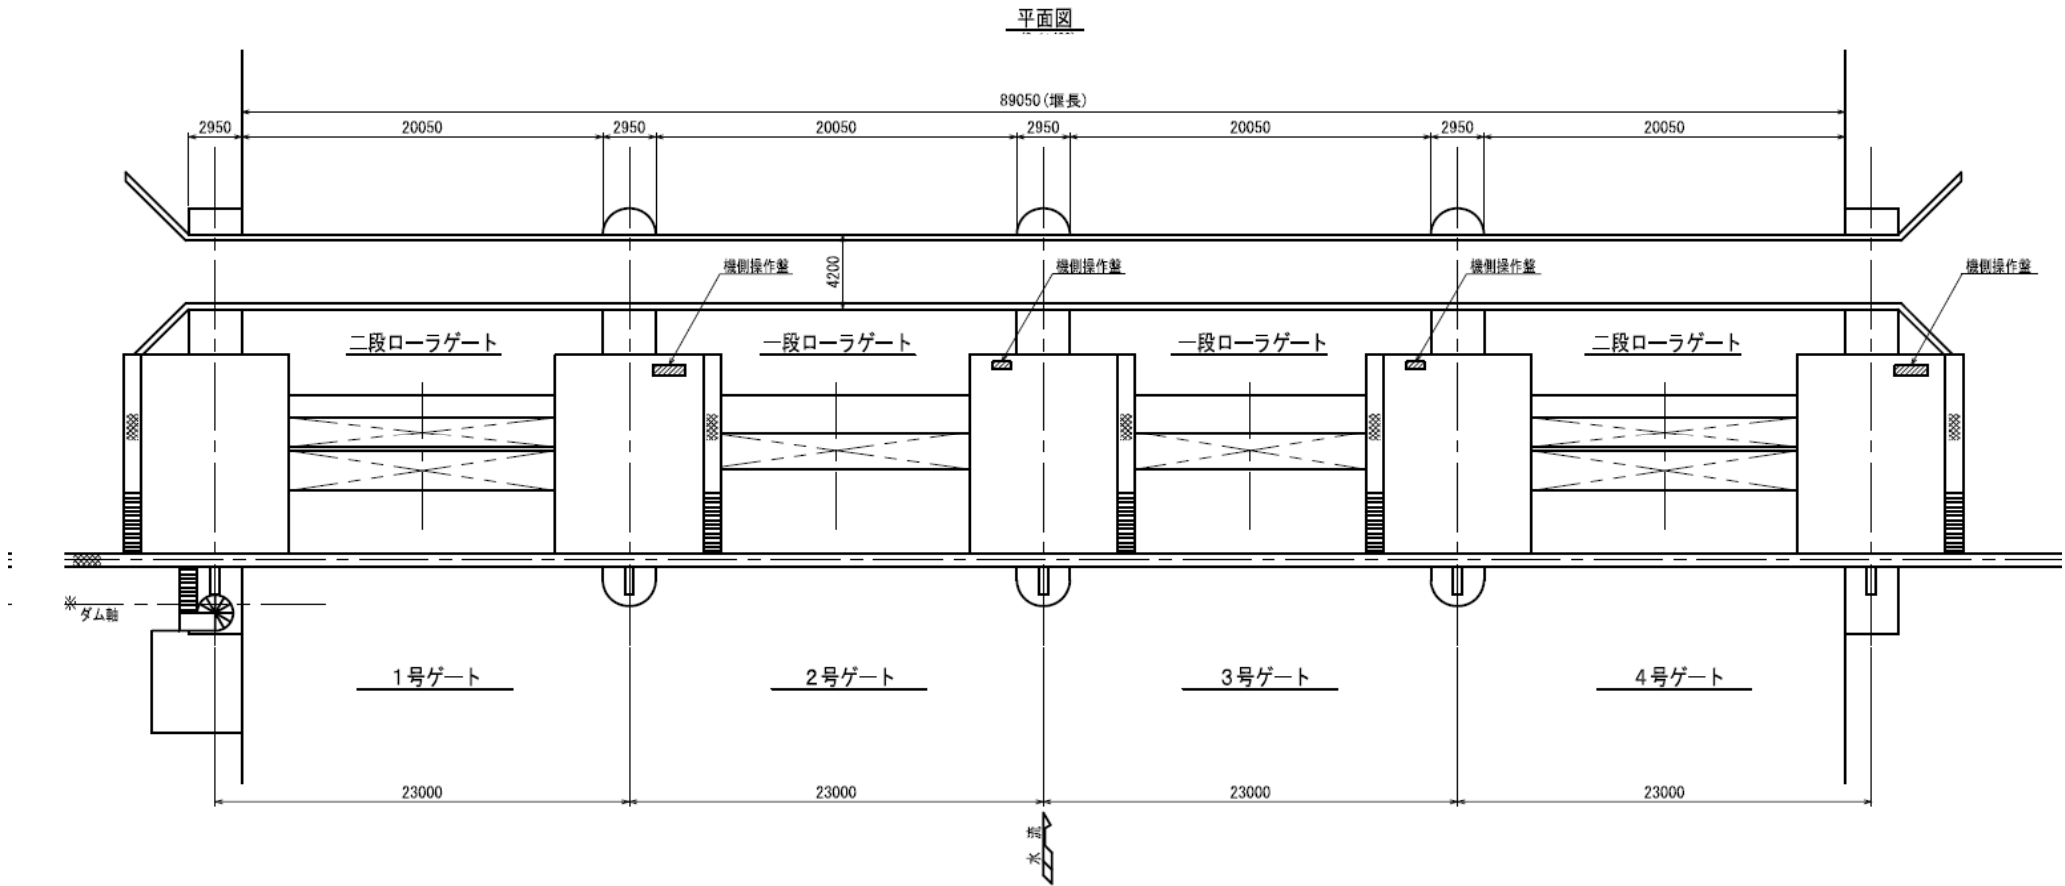

工事名	令和6年度 加古川水系直轄管理事業 川代ダム洪水吐ゲート電動機更新工事		
図面名	洪水吐設備構造図(参考図)		
作成年月日			
縮尺		図面番号	3-1
会社名			
事務所名	近畿農政局淀川水系土地改良調査管理事務所 加古川水系広域農業水利施設総合管理所		


洪水吐設備構造図
(1・4号洪水吐全体)

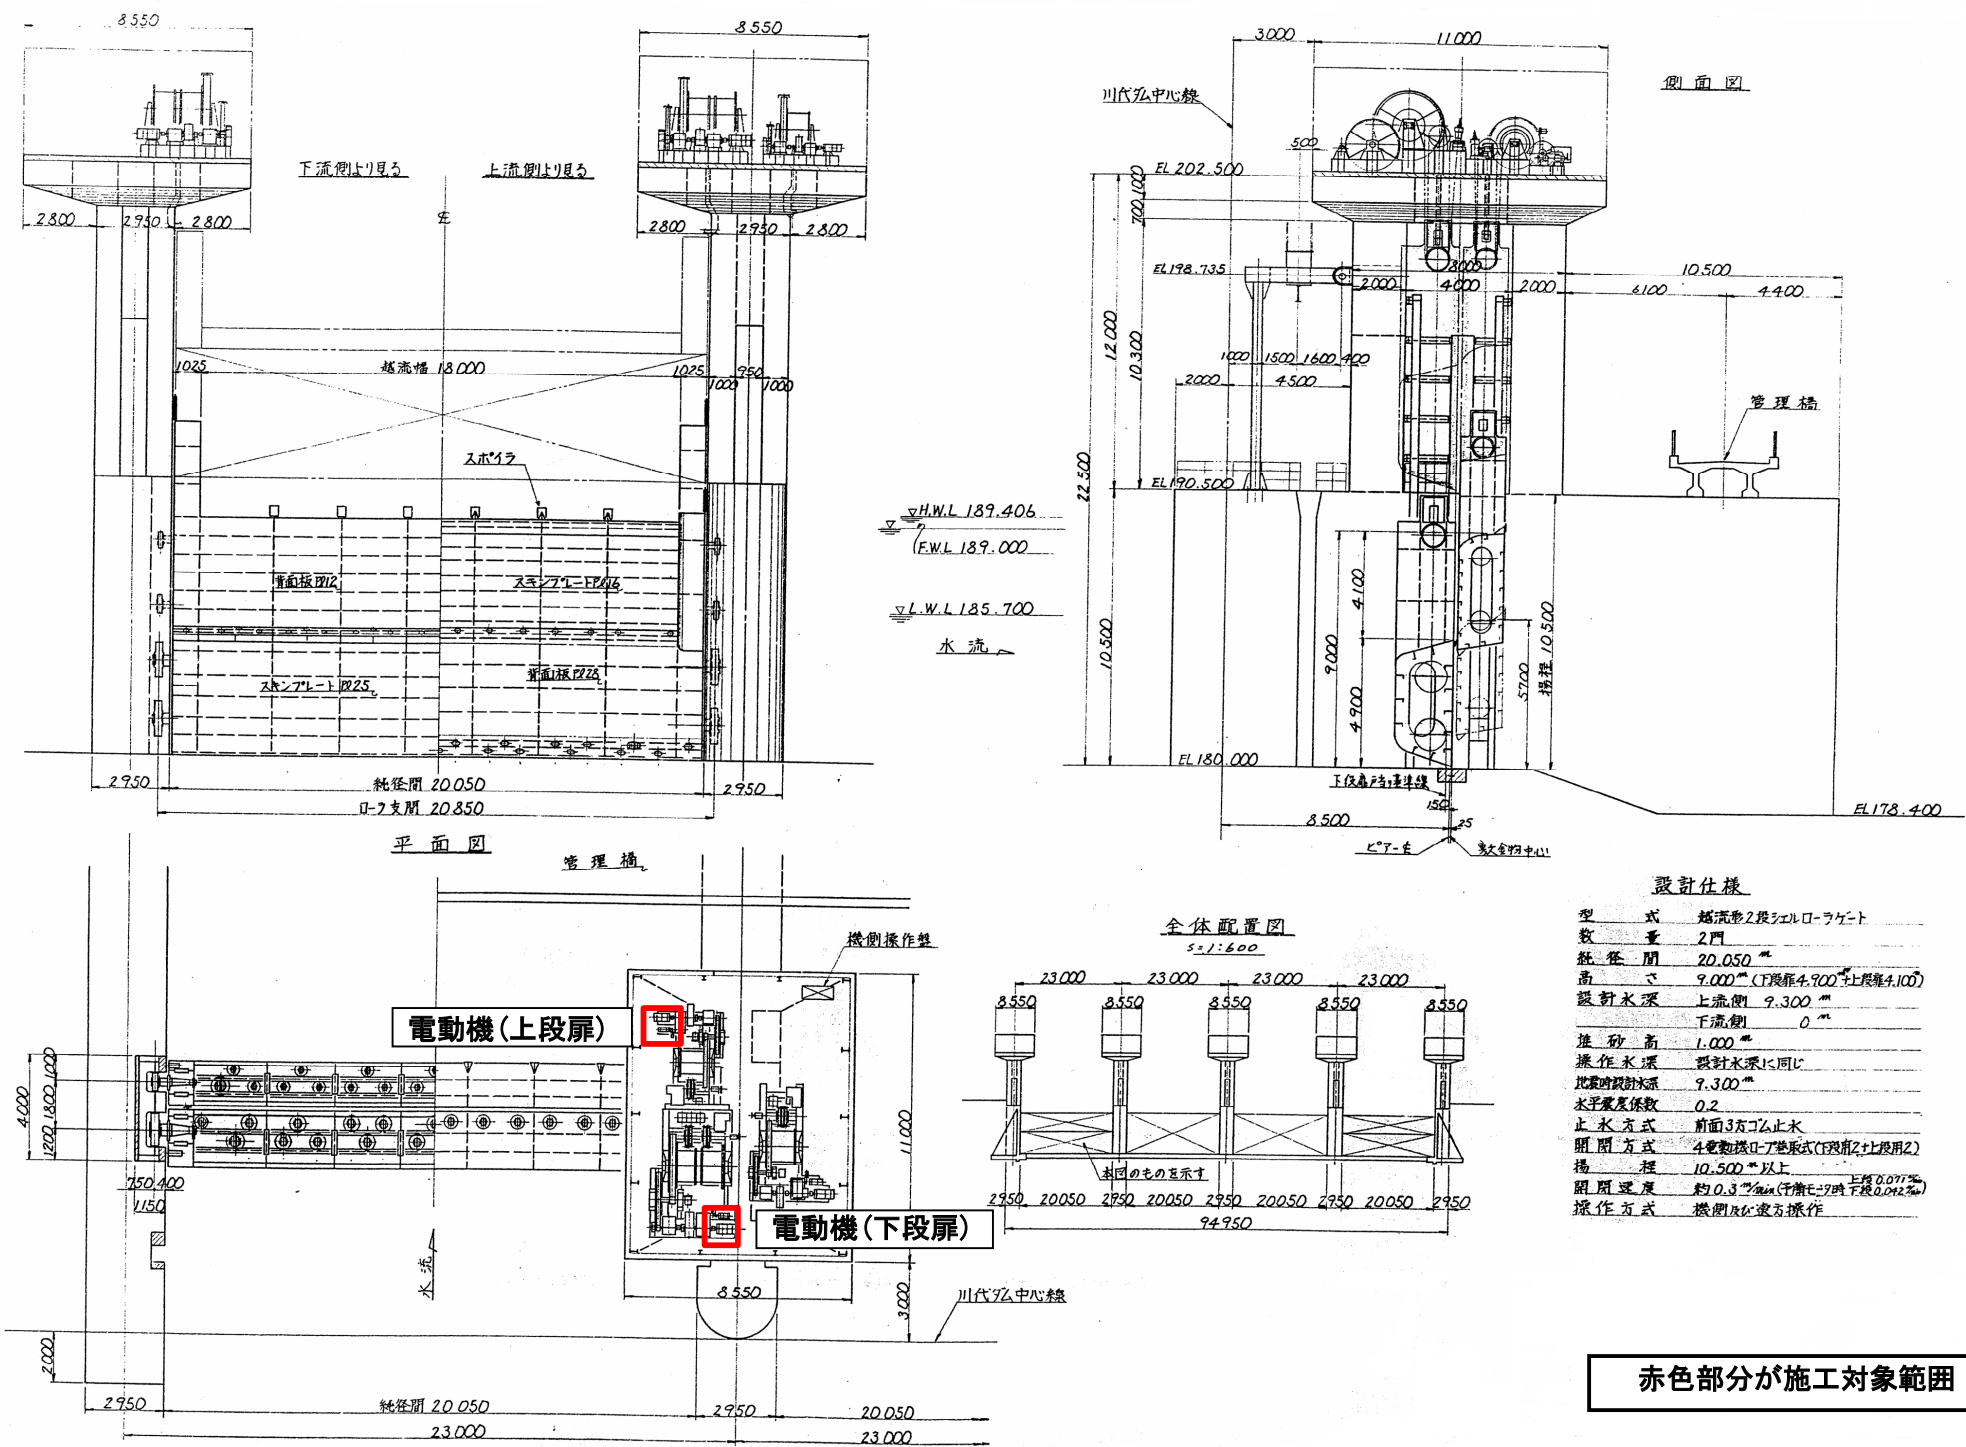

赤色部分が施工対象範囲

工 事 名	令和6年度 加古川水系直轄管理事業 川代ダム洪水吐ゲート電動機更新工事		
図 面 名	洪水吐設備構造図 (参考図)		
作成年月日			
縮 尺		図面番号	3-2
会 社 名			
事業(務)所名	淀川水系土地改良調査管理事務所 加古川水系広域農業水利施設総合管理所		


洪水吐設備構造図
(1・4号洪水吐開閉器)

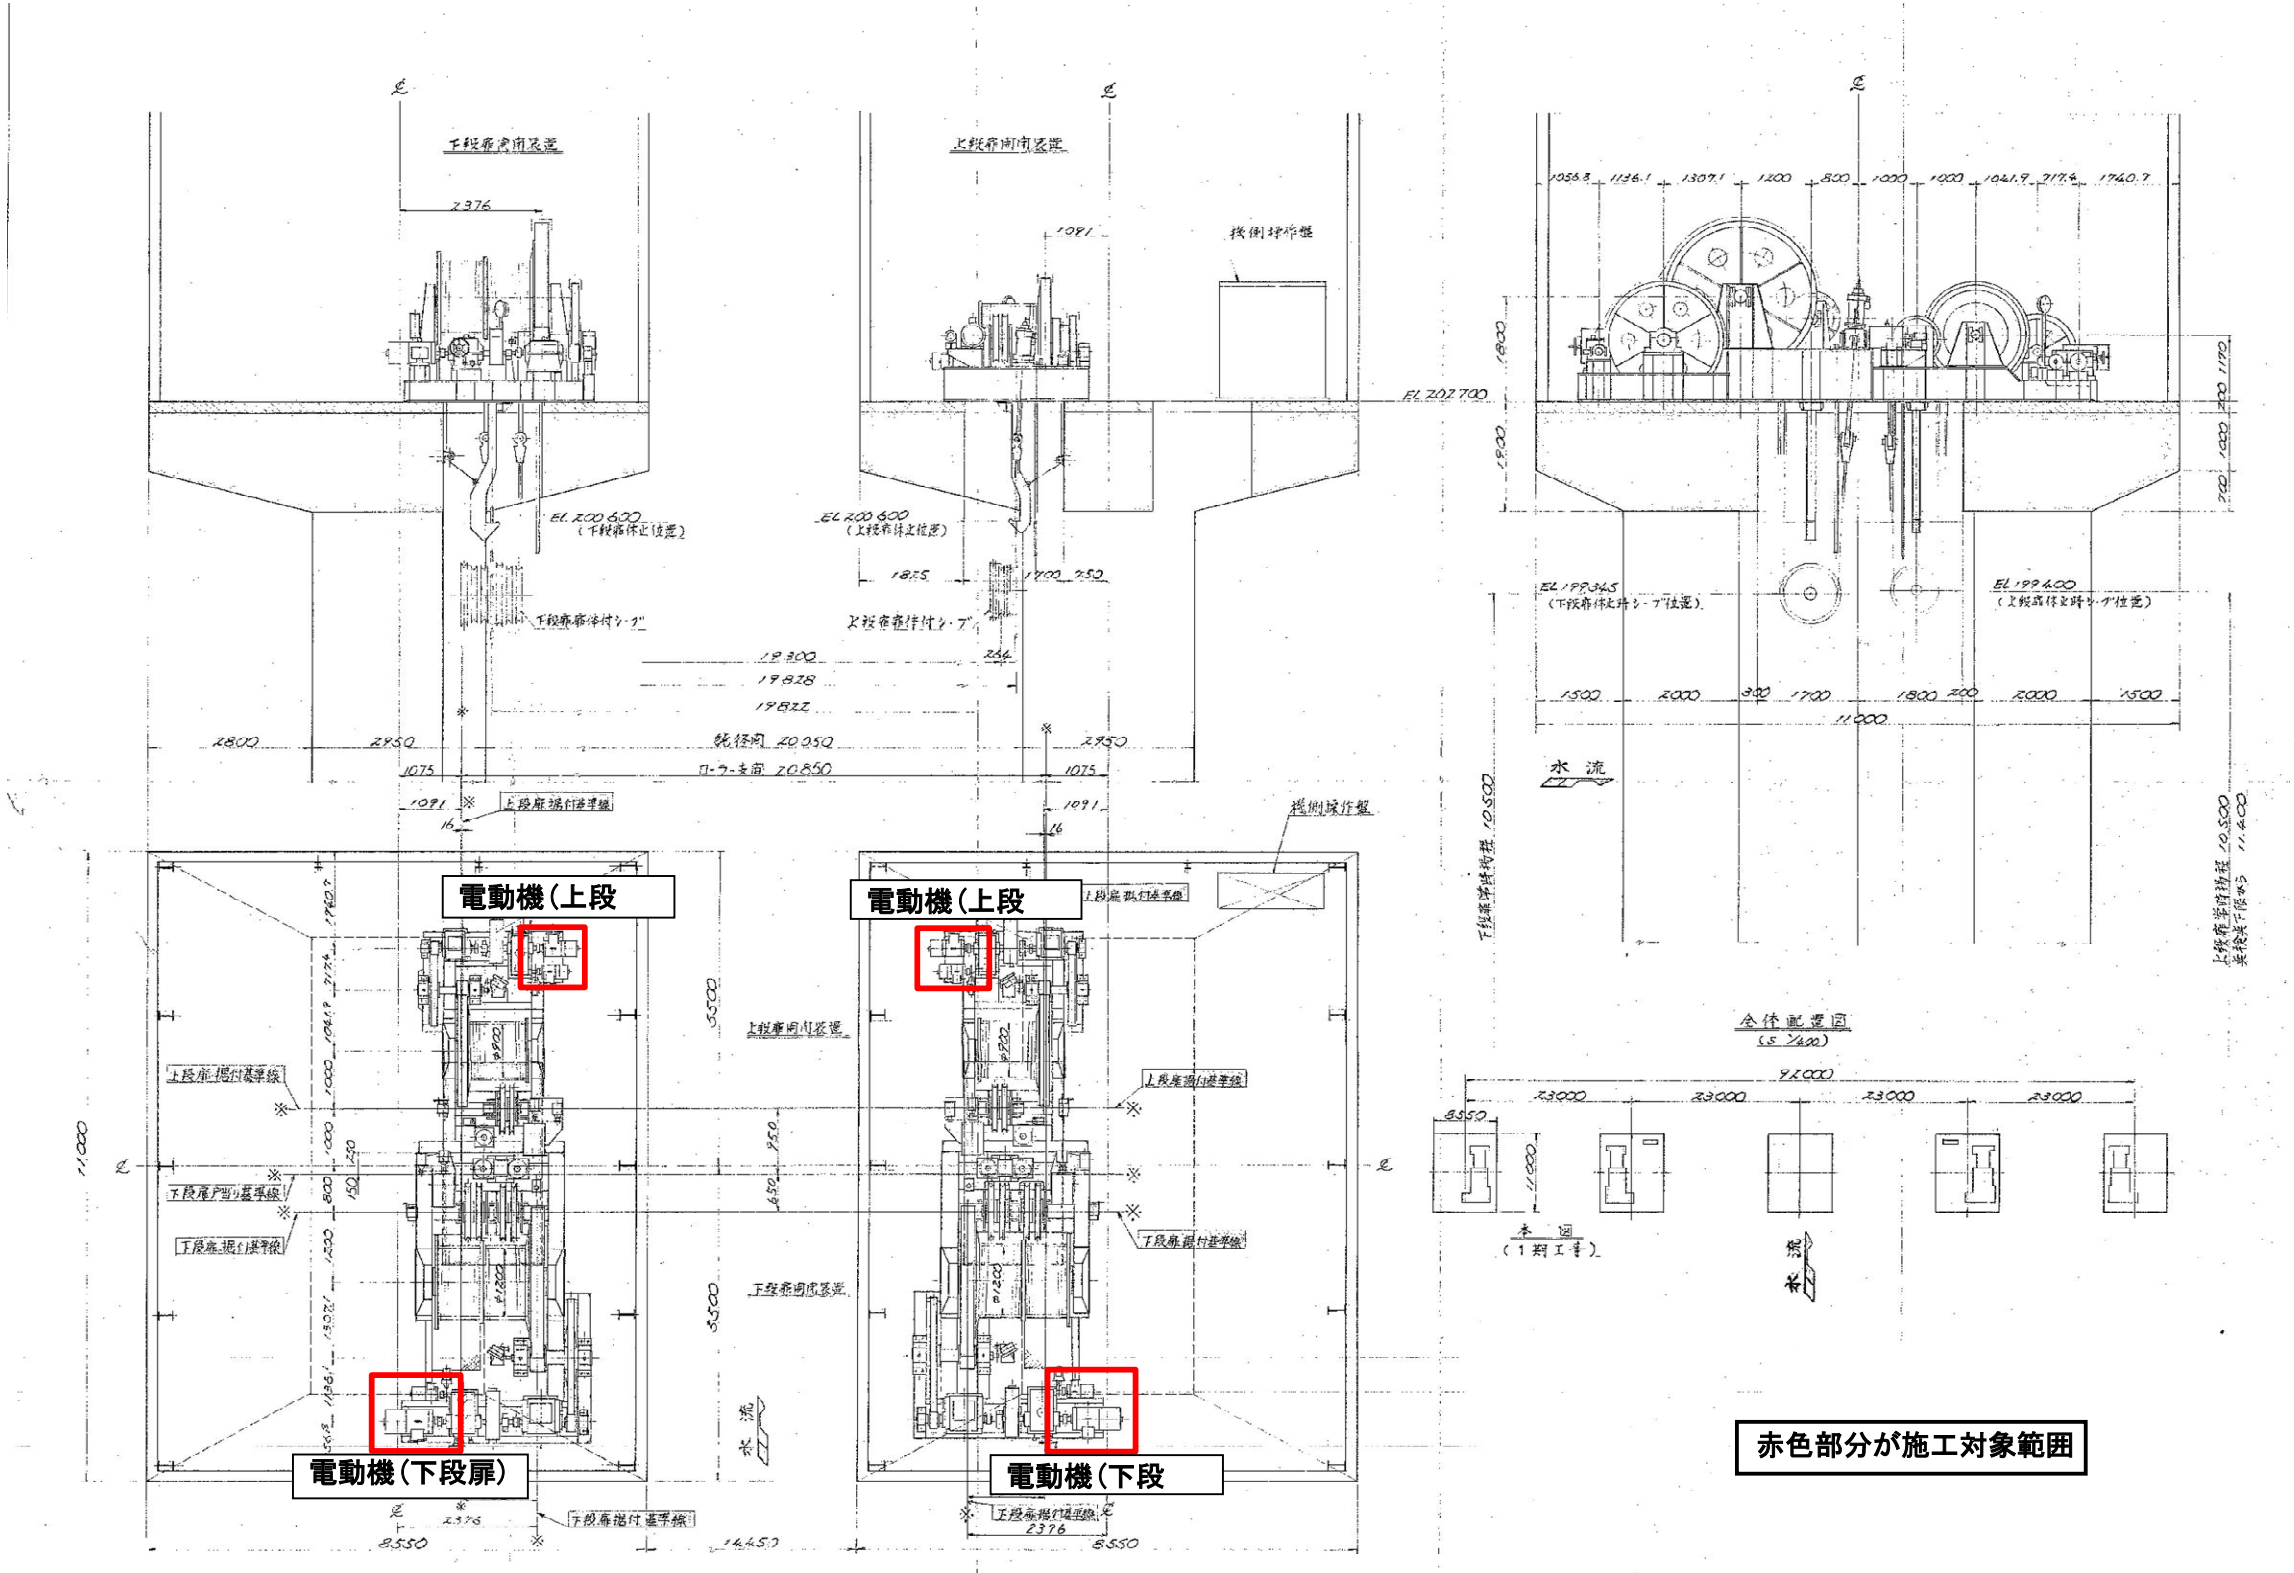

赤色部分が施工対象範囲

工 事 名	令和6年度 加古川水系直轄管理事業 川代ダム洪水吐ゲート電動機更新工事		
図 面 名	洪水吐設備構造図 (参考図)		
作成年月日			
縮 尺		図面番号	3-3
会 社 名			
事業(務)所名	淀川水系土地改良調査管理事務所 加古川水系広域農業水利施設総合管理所		

洪水吐設備構造図
(2・3号洪水吐全体)

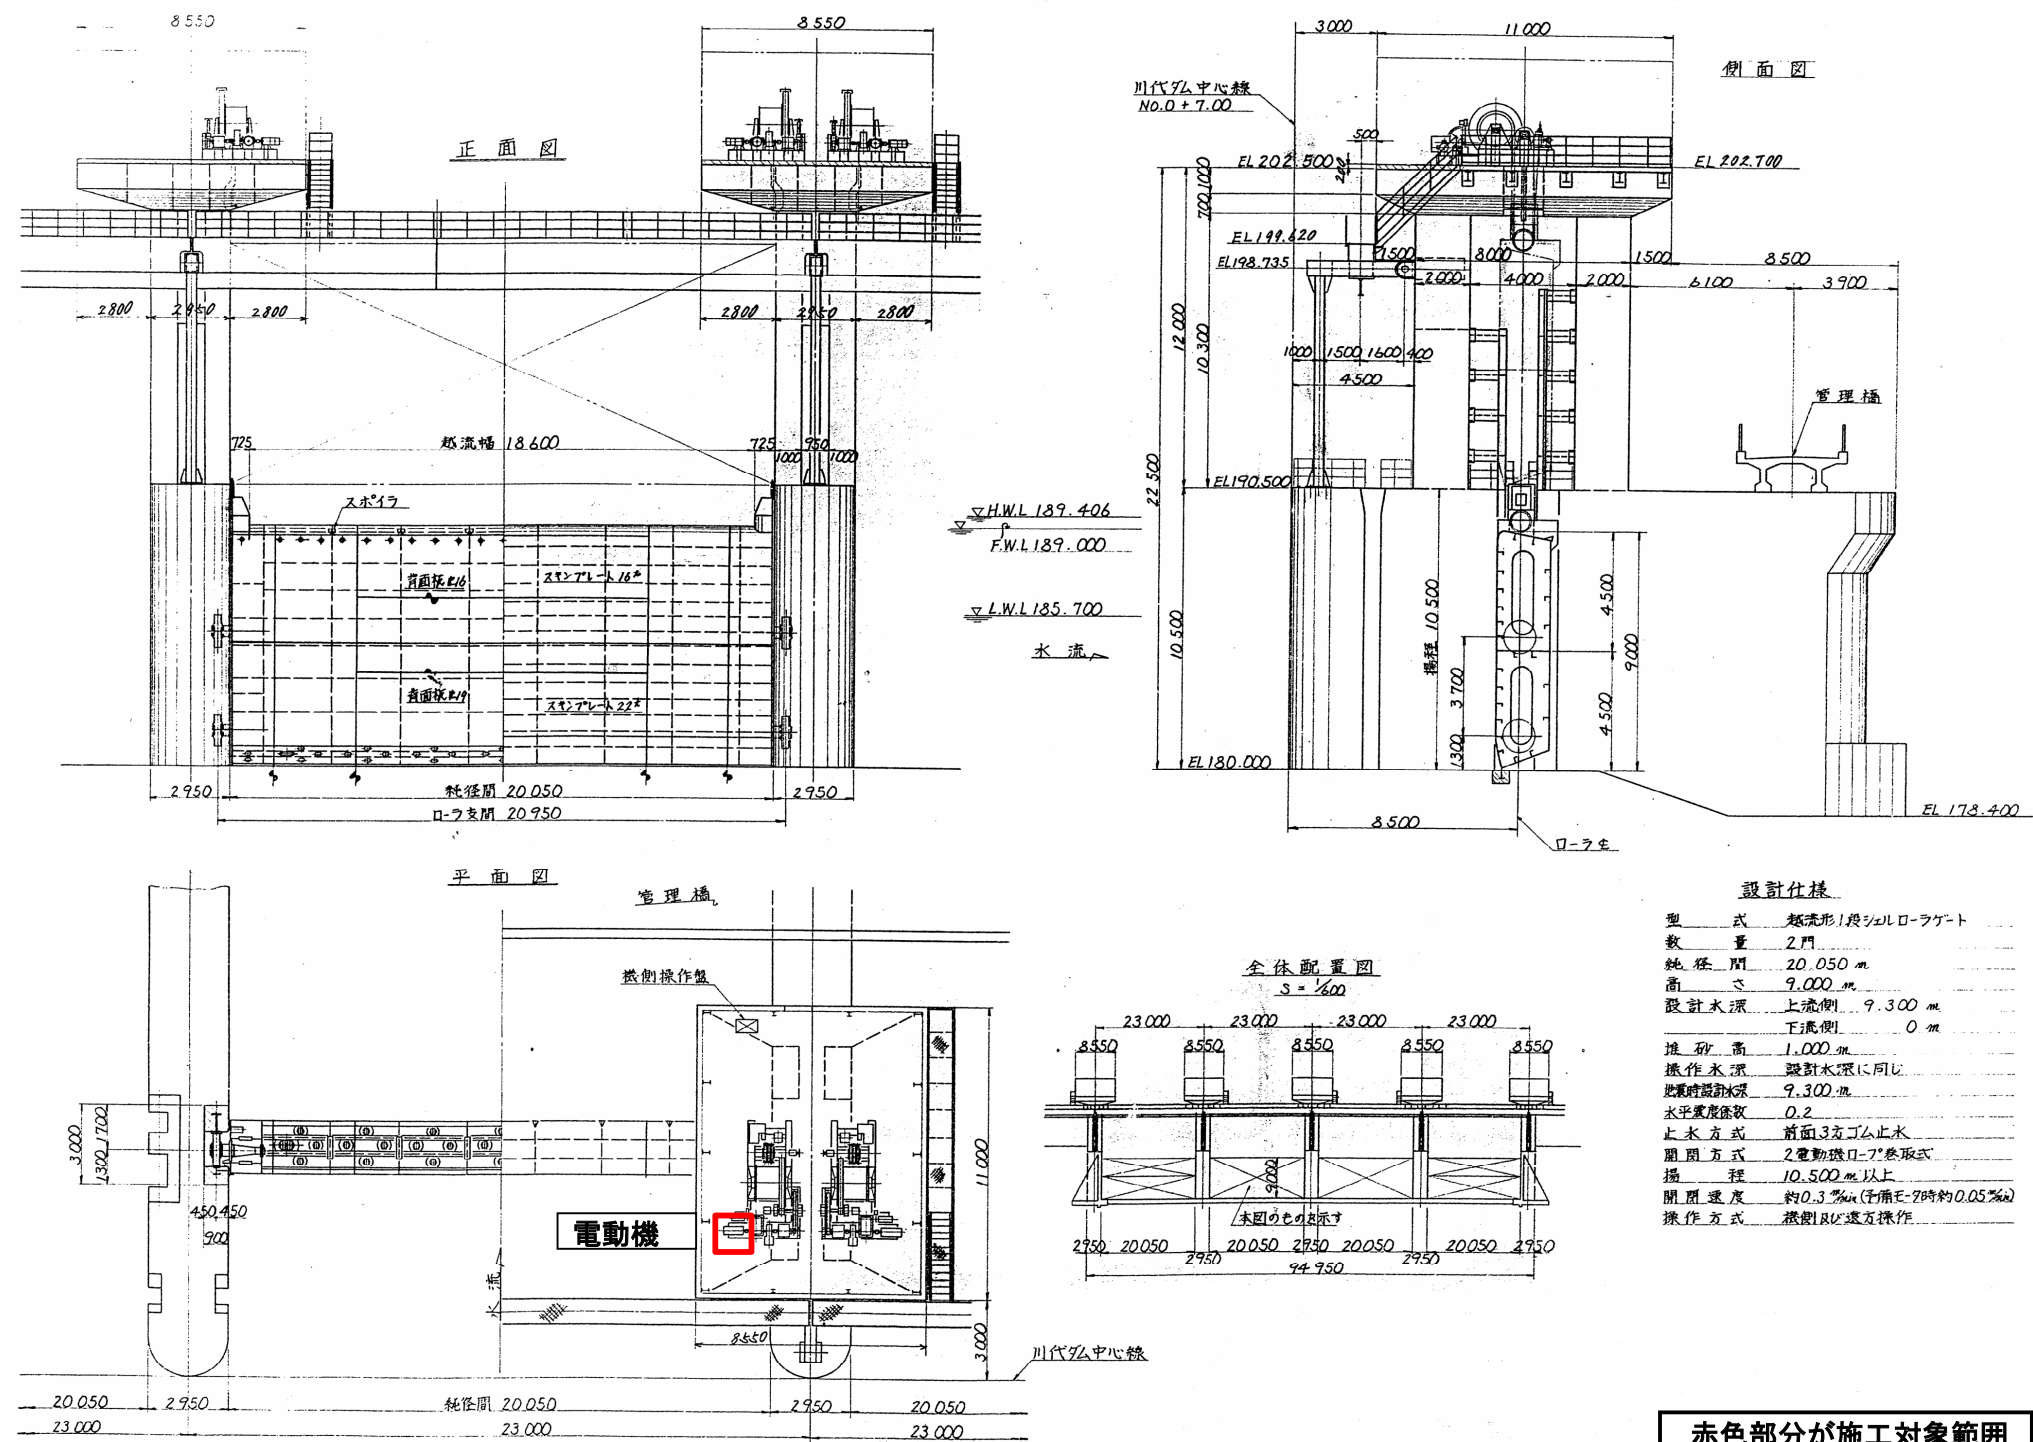

赤色部分が施工対象範囲

工事名	令和6年度 加古川水系直轄管理事業 川代ダム洪水吐ゲート電動機更新工事		
図面名	洪水吐設備構造図 (参考図)		
作成年月日			
縮尺		図面番号	3-4
会社名			
事業(務)所名	淀川水系土地改良調査管理事務所 加古川水系広域農業水利施設総合管理所		