


図 面 目 録


事 業 名	加古川水系直轄管理事業		
工 事 名	令和6年度 加古川水系直轄管理事業 吞吐ダム操作室他空調設備更新工事		
契約区分	当初	図面枚数	7枚
図 面 番 号	図 面 名 称		枚 数
1	位 置 図		1
2	吞吐ダム管理所立面図		1
3	吞吐ダム管理所2階平面図		1
4	川代ダム管理所立面図		1
5	川代ダム管理所 2 F 平面図		1
6	川代ダム管理所屋上平面図		1
7	鴨川ダム管理分室平面図		1
合計			7

国営加古川水系広域農業水利施設総合管理事業概要図

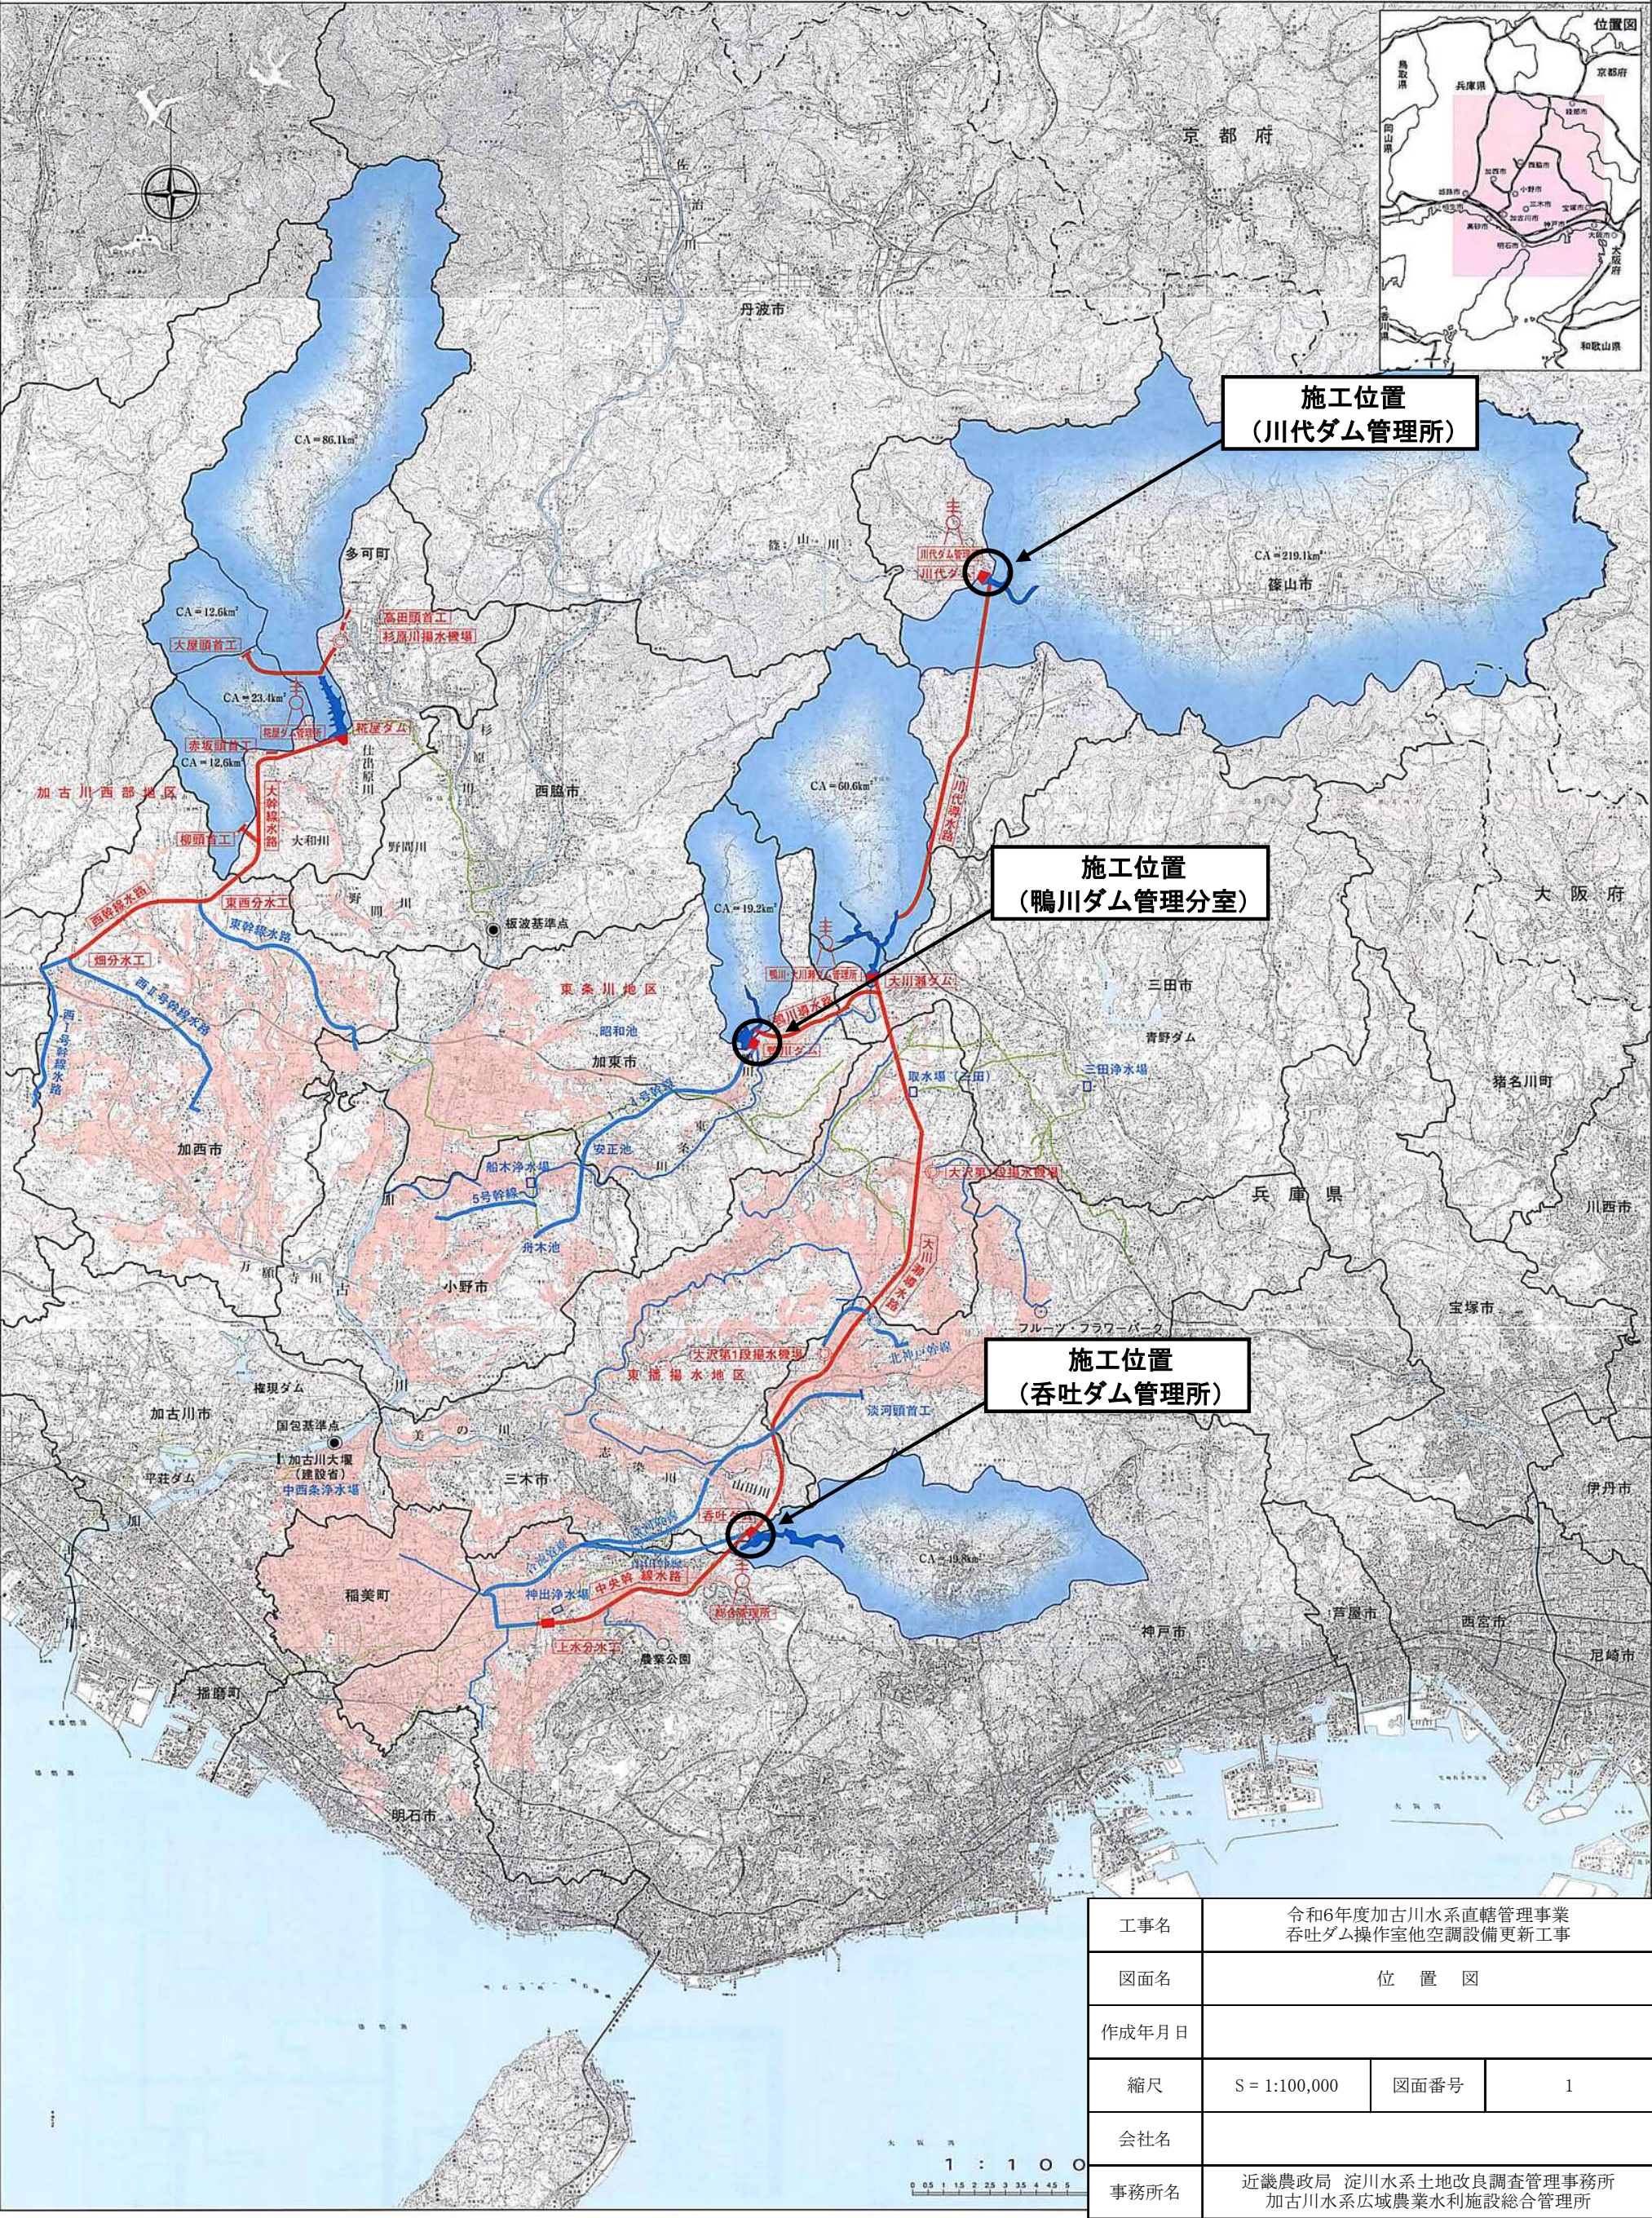


工事名	令和6年度加古川水系直轄管理事業 呑吐ダム操作室他空調設備更新工事		
図面名	位置図		
作成年月日			
縮尺	S = 1:100,000	図面番号	1
会社名			
事務所名	近畿農政局 淀川水系土地改良調査管理事務所 加古川水系広域農業水利施設総合管理所		

吞吐ダム管理所立面図

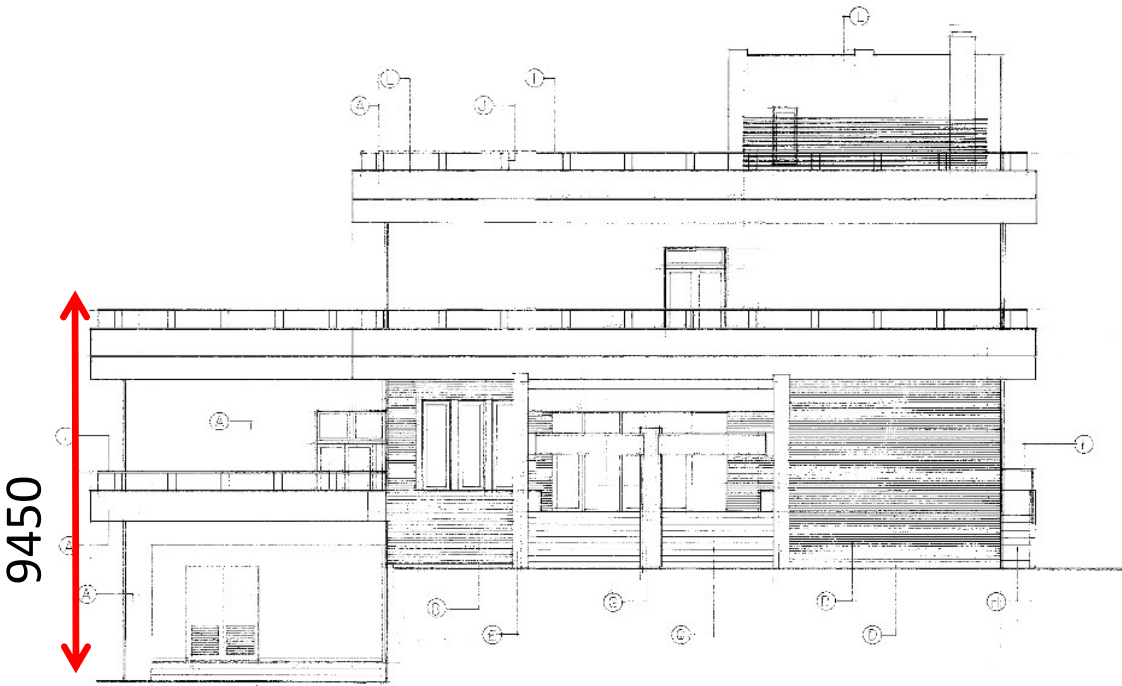

縮尺 1/100

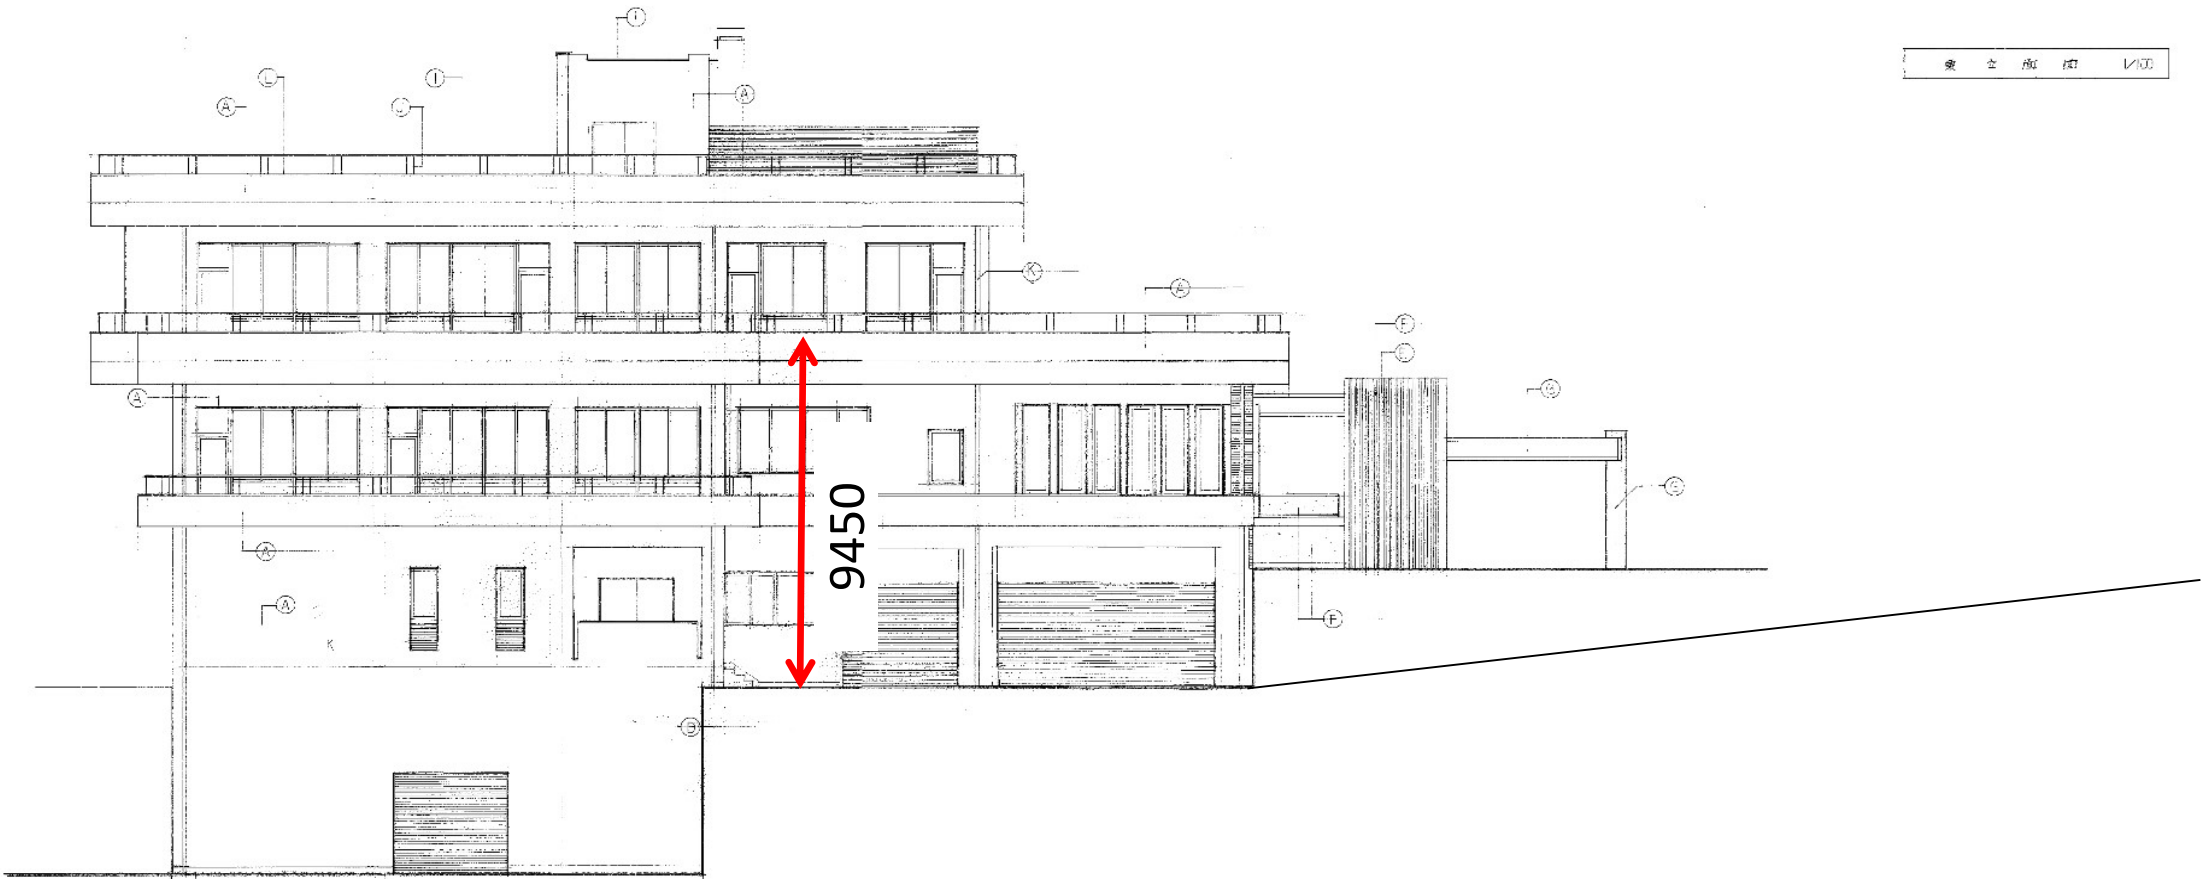


縮尺 1/100

工事名	令和6年度加古川水系直轄管理事業 吞吐ダム操作室他空調設備更新工事		
図面名	吞吐ダム管理所 立面図		
作成年月日			
縮尺	1/100	図面番号	2
会社名			
事務所名	近畿農政局 淀川水系土地改良調査管理事務所 加古川水系広域農業水利施設総合管理所		

現 況 ・ 撤 去 図


呑吐ダム管理所2階平面図

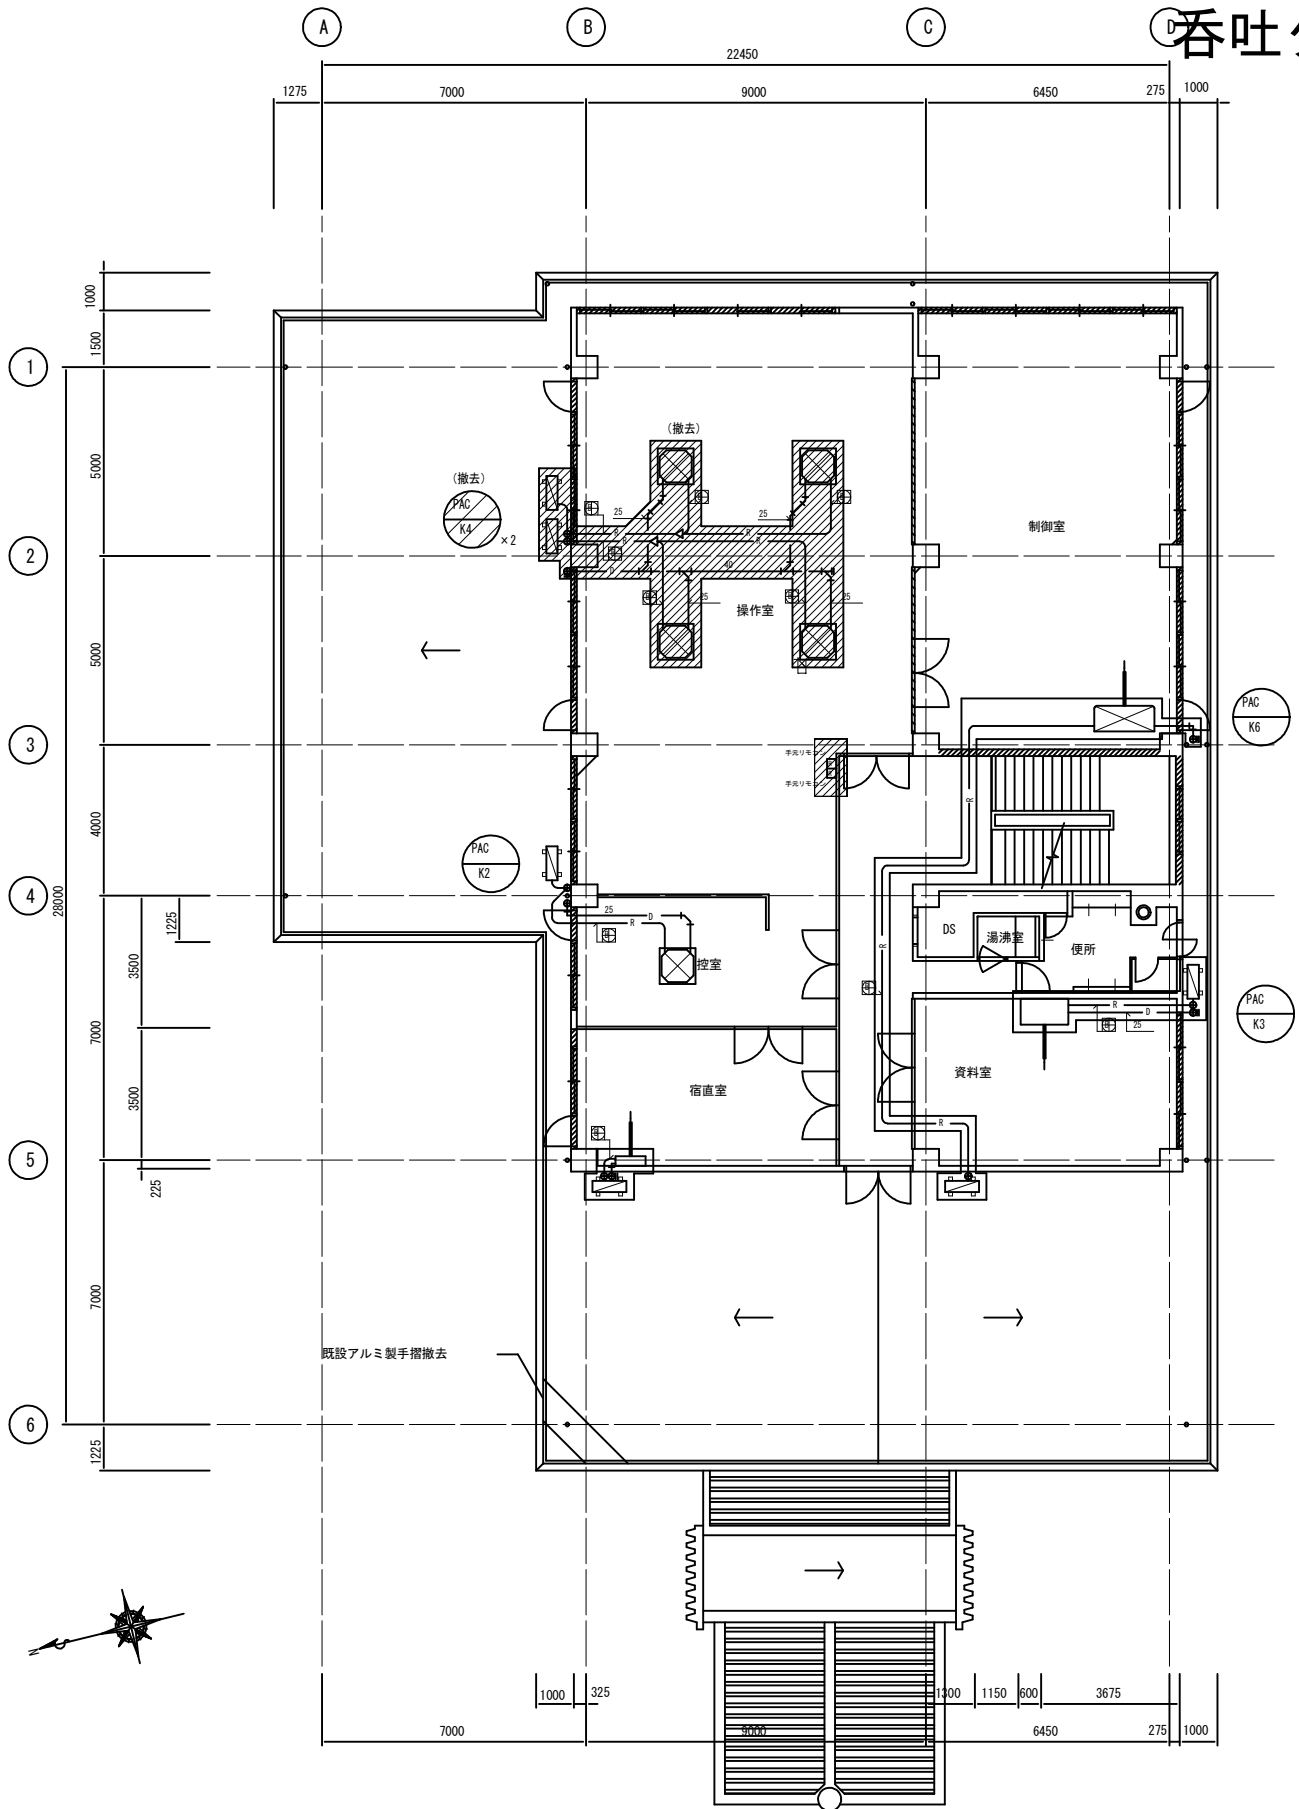

凡例	
	新設配管を示す
	既設配管を示す
	撤去を示す

2階平面図 1:100

改 修 図

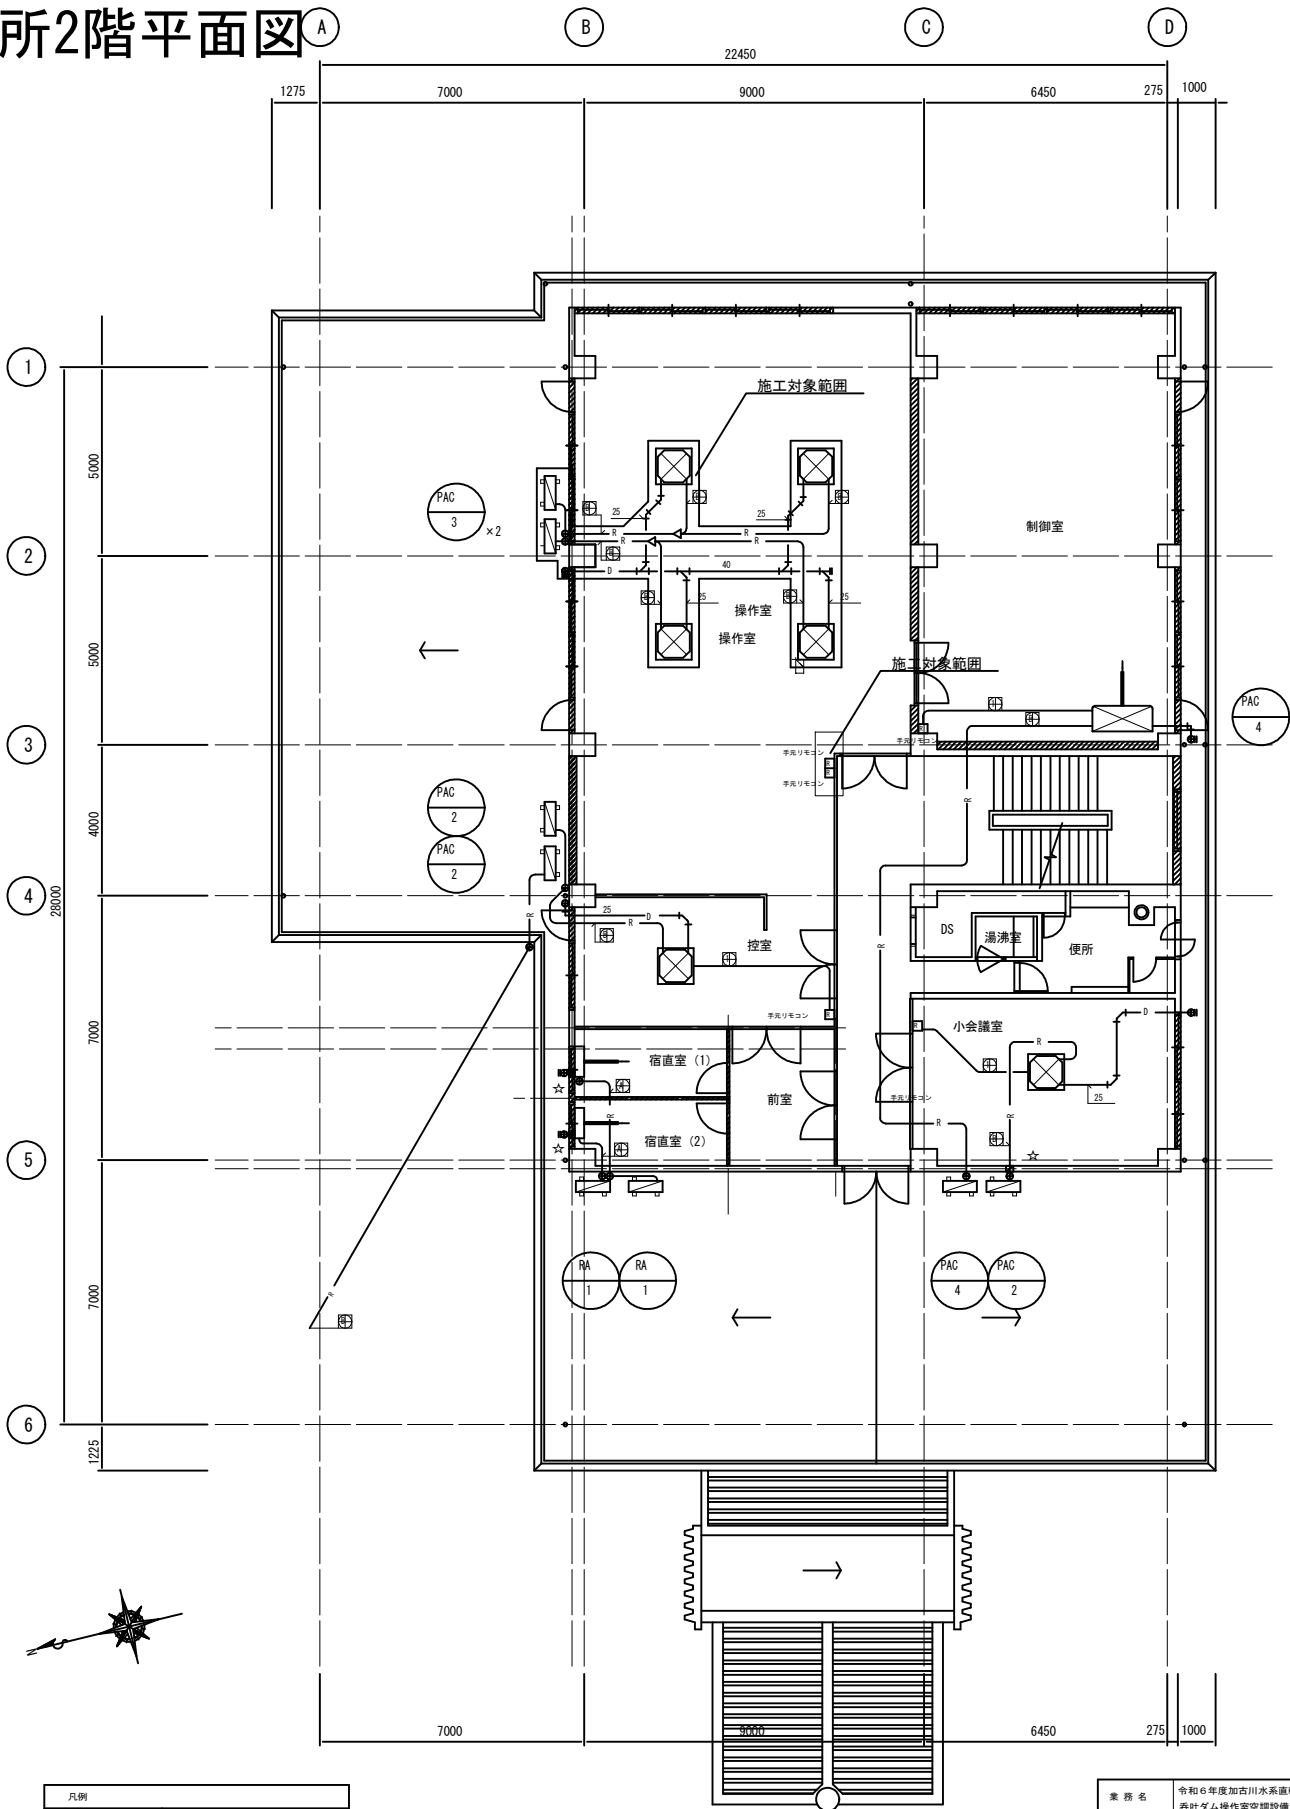


凡例	
	新設配管を示す
	既設配管を示す
☆	外壁コア抜き部を示す

2階平面図 1:100


業 務 名	令和6年度加古川水系国庫管理事業 呑吐ダム操作室空調設備更新工事		
図 面 名	呑吐ダム管理所2階平面図		
年 月 日			
縮 尺	S=1/100(A1) S=1/200(A3)	図面番号	3
会 社 名			
事業所名	加古川水系広域農業水利施設総合管理事務所		

川代ダム管理所立面図

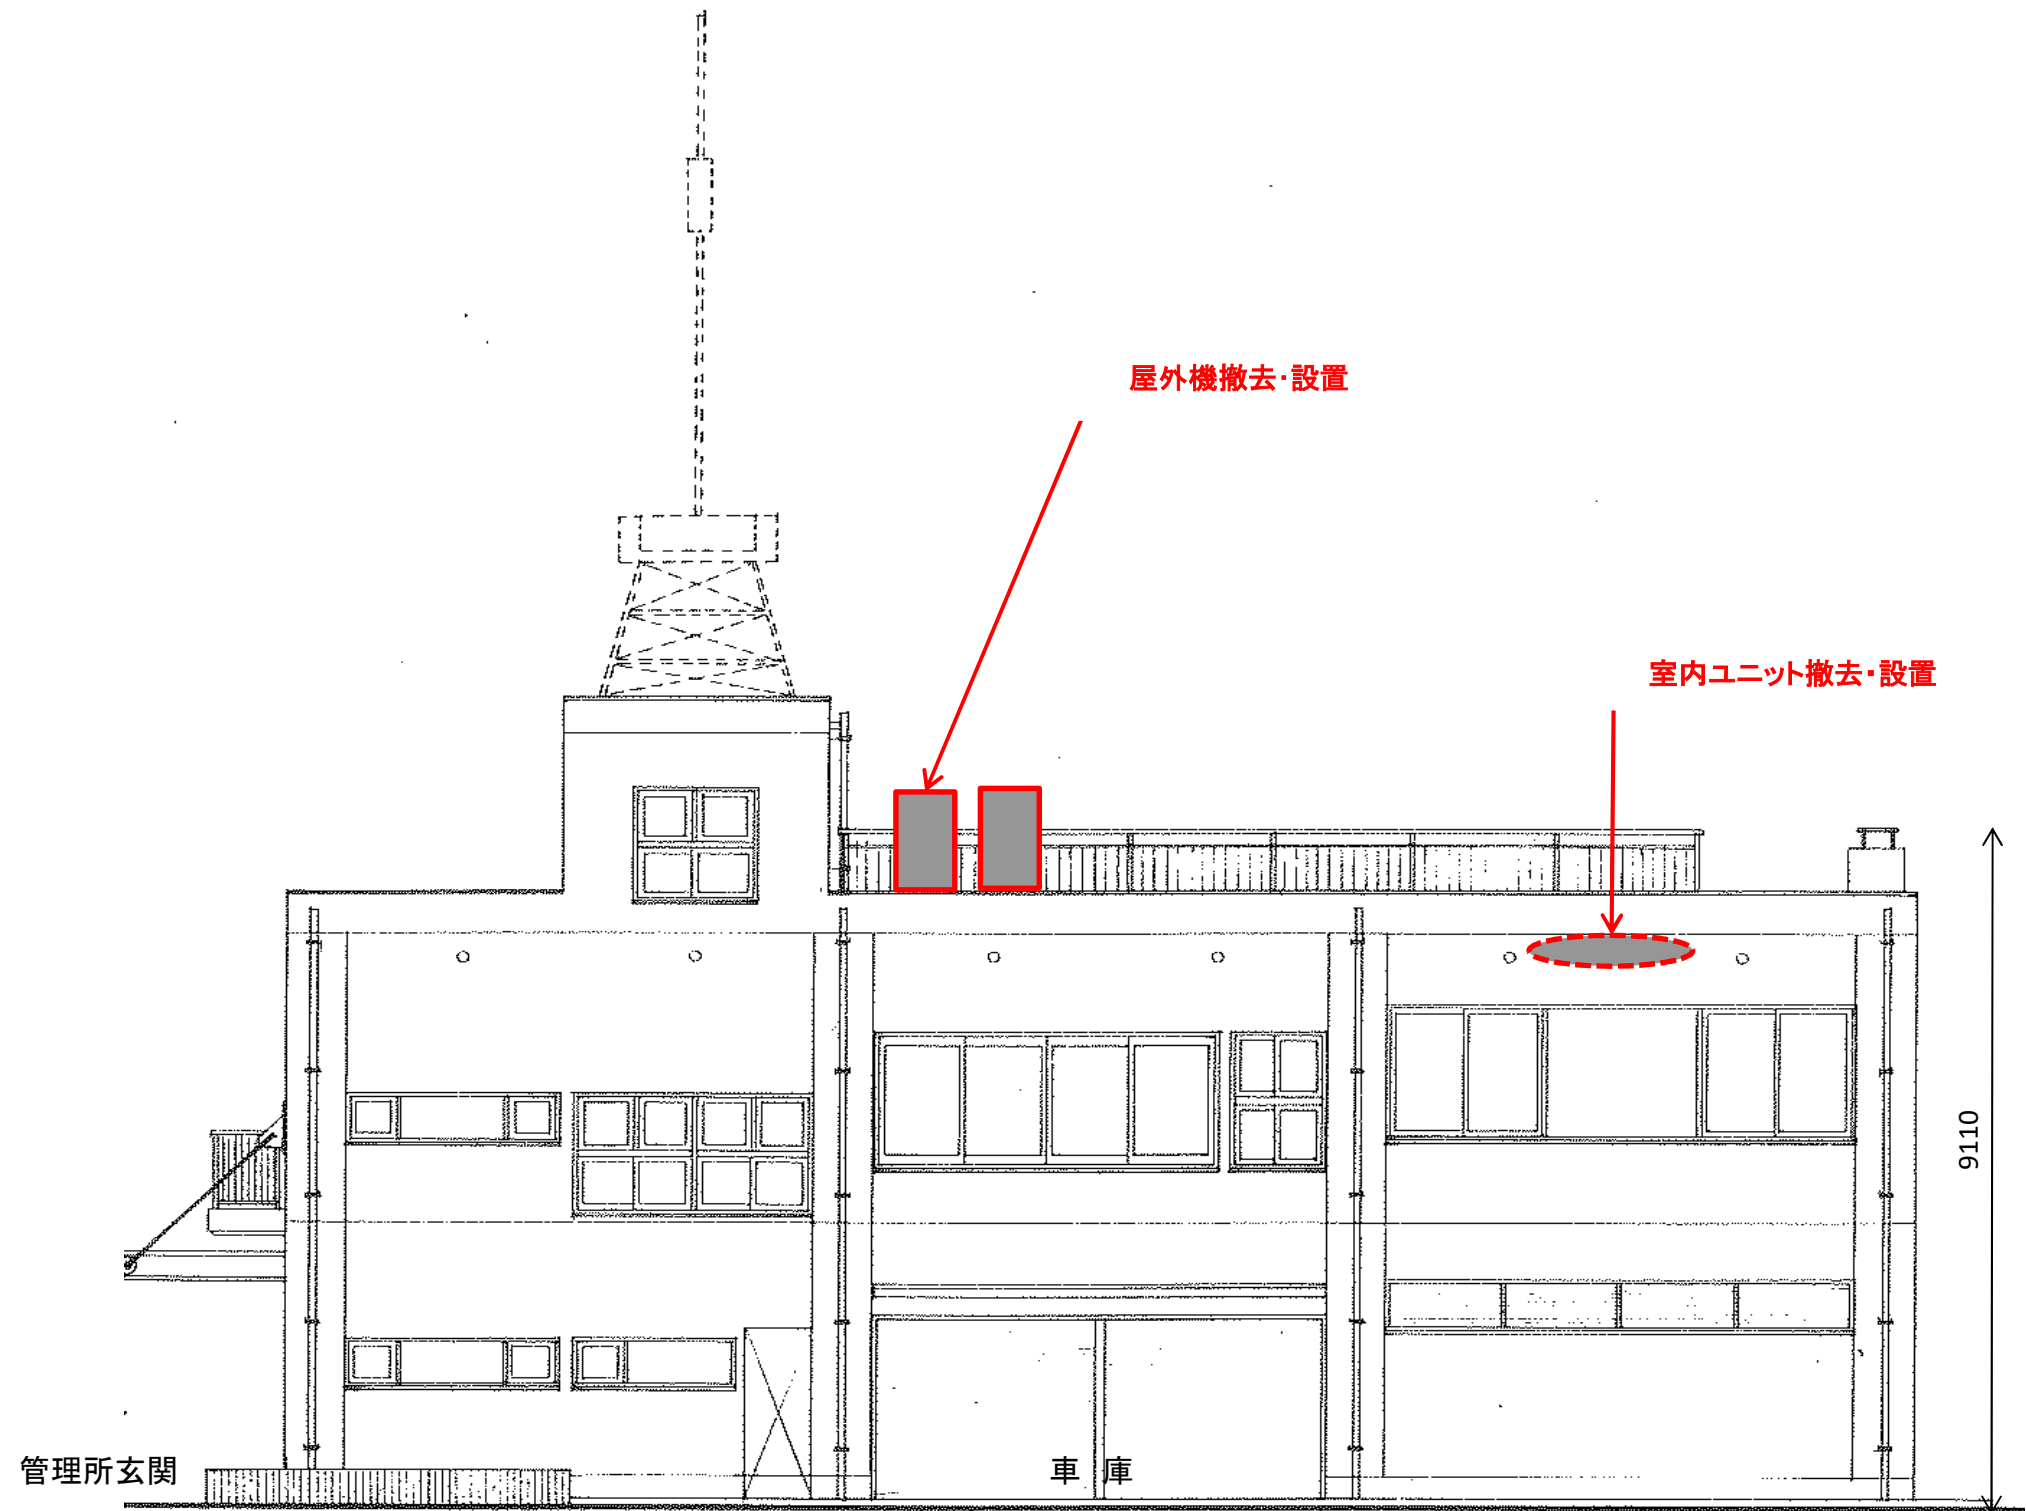

工事名	令和6年度加古川水系直轄管理事業 吞吐ダム操作室他空調設備更新工事		
図面名	川代ダム管理所 立面図		
作成年月日			
縮尺	Not Scale	図面番号	4
会社名			
事務所名	近畿農政局 淀川水系土地改良調査管理事務所 加古川水系広域農業水利施設総合管理所		


川代ダム管理所2階平面図

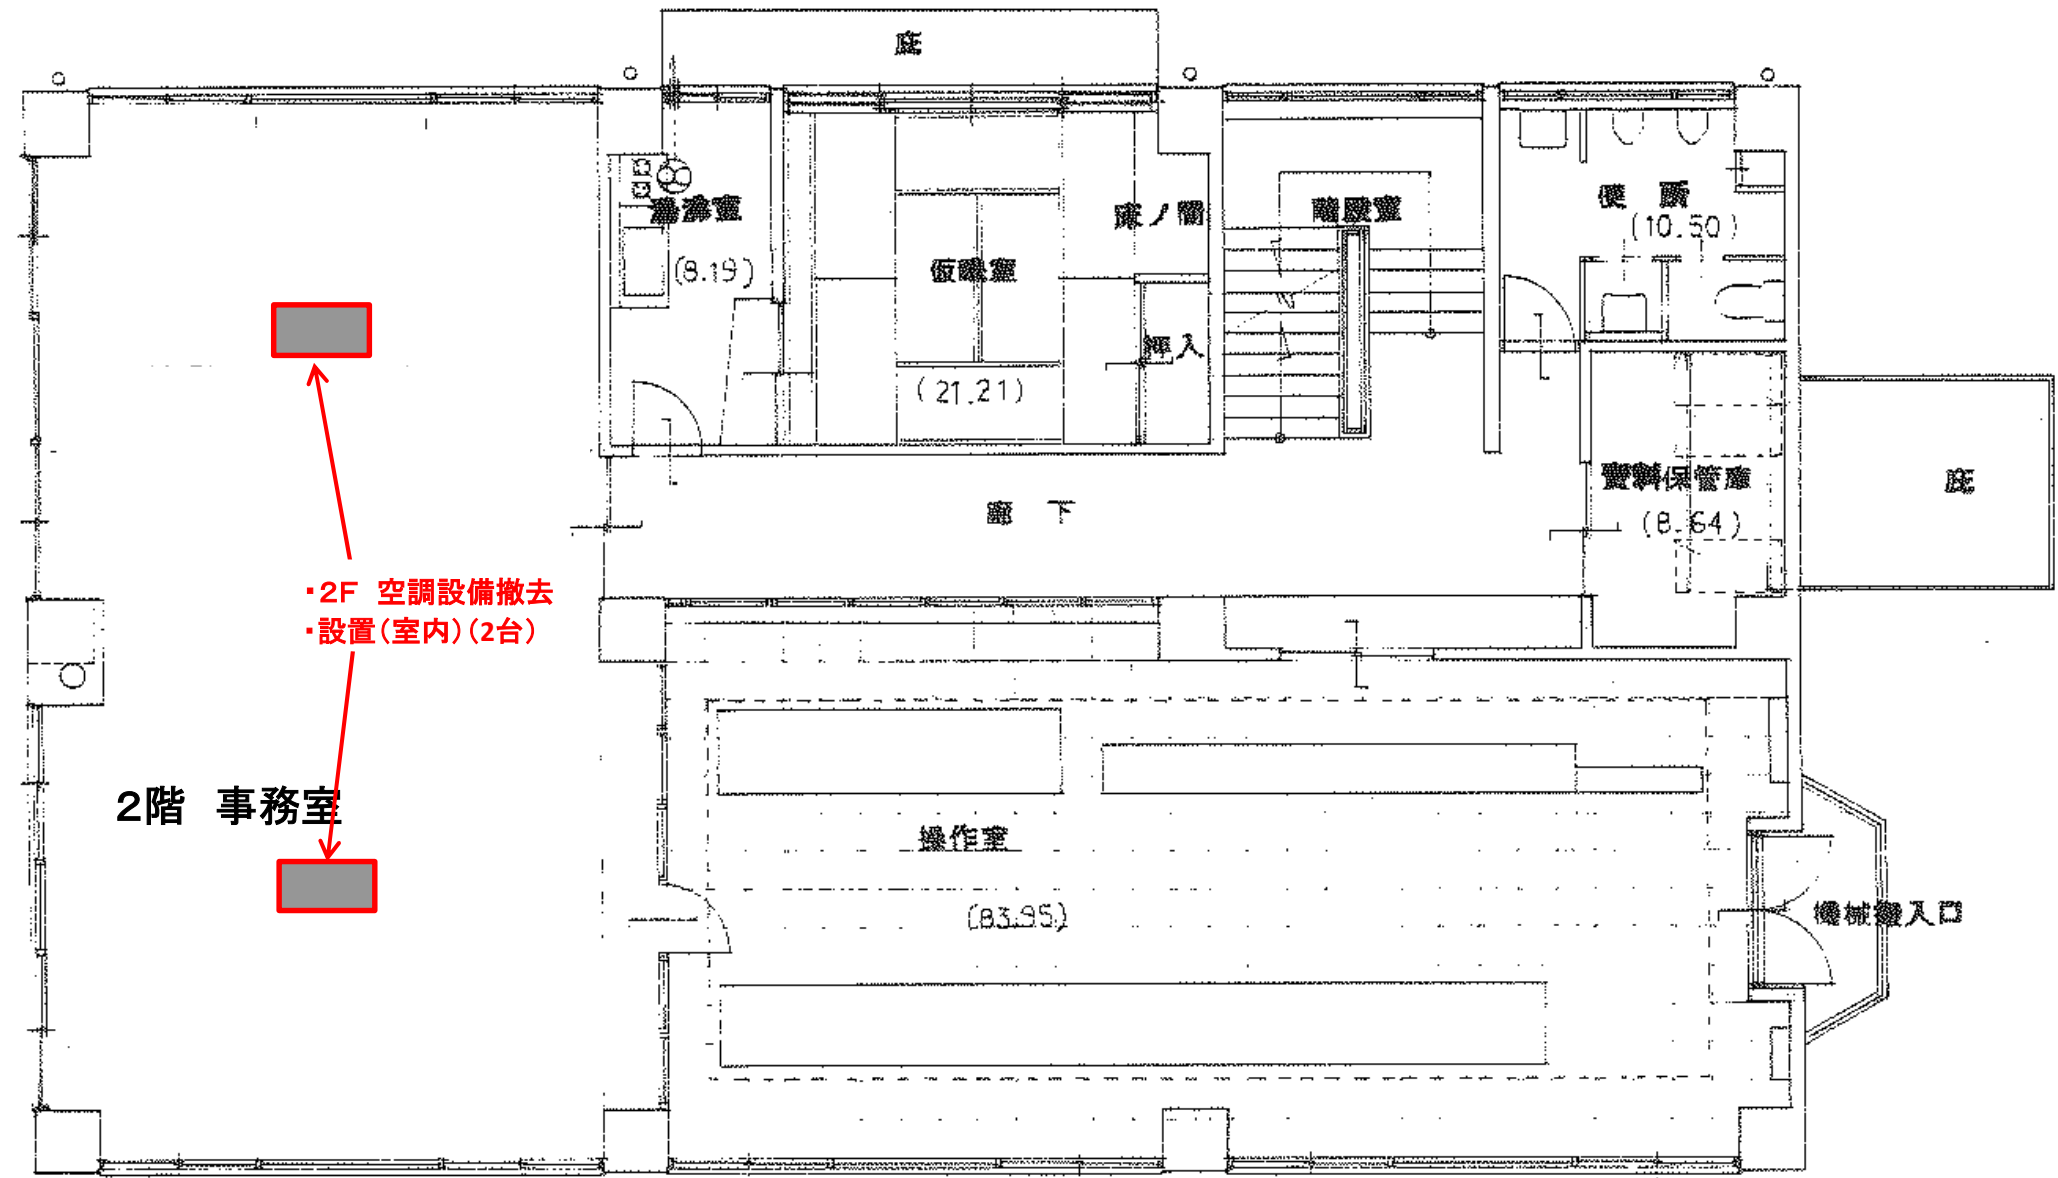

工事名	令和6年度加古川水系直轄管理事業 吞吐ダム操作室他空調設備更新工事		
図面名	川代ダム管理所 2F平面図		
作成年月日			
縮尺	Not Scale	図面番号	5
会社名			
事務所名	近畿農政局 淀川水系土地改良調査管理事務所 加古川水系広域農業水利施設総合管理所		

川代ダム管理所屋上平面図

2F 空調設備撤去・設置
(屋外)(2台)

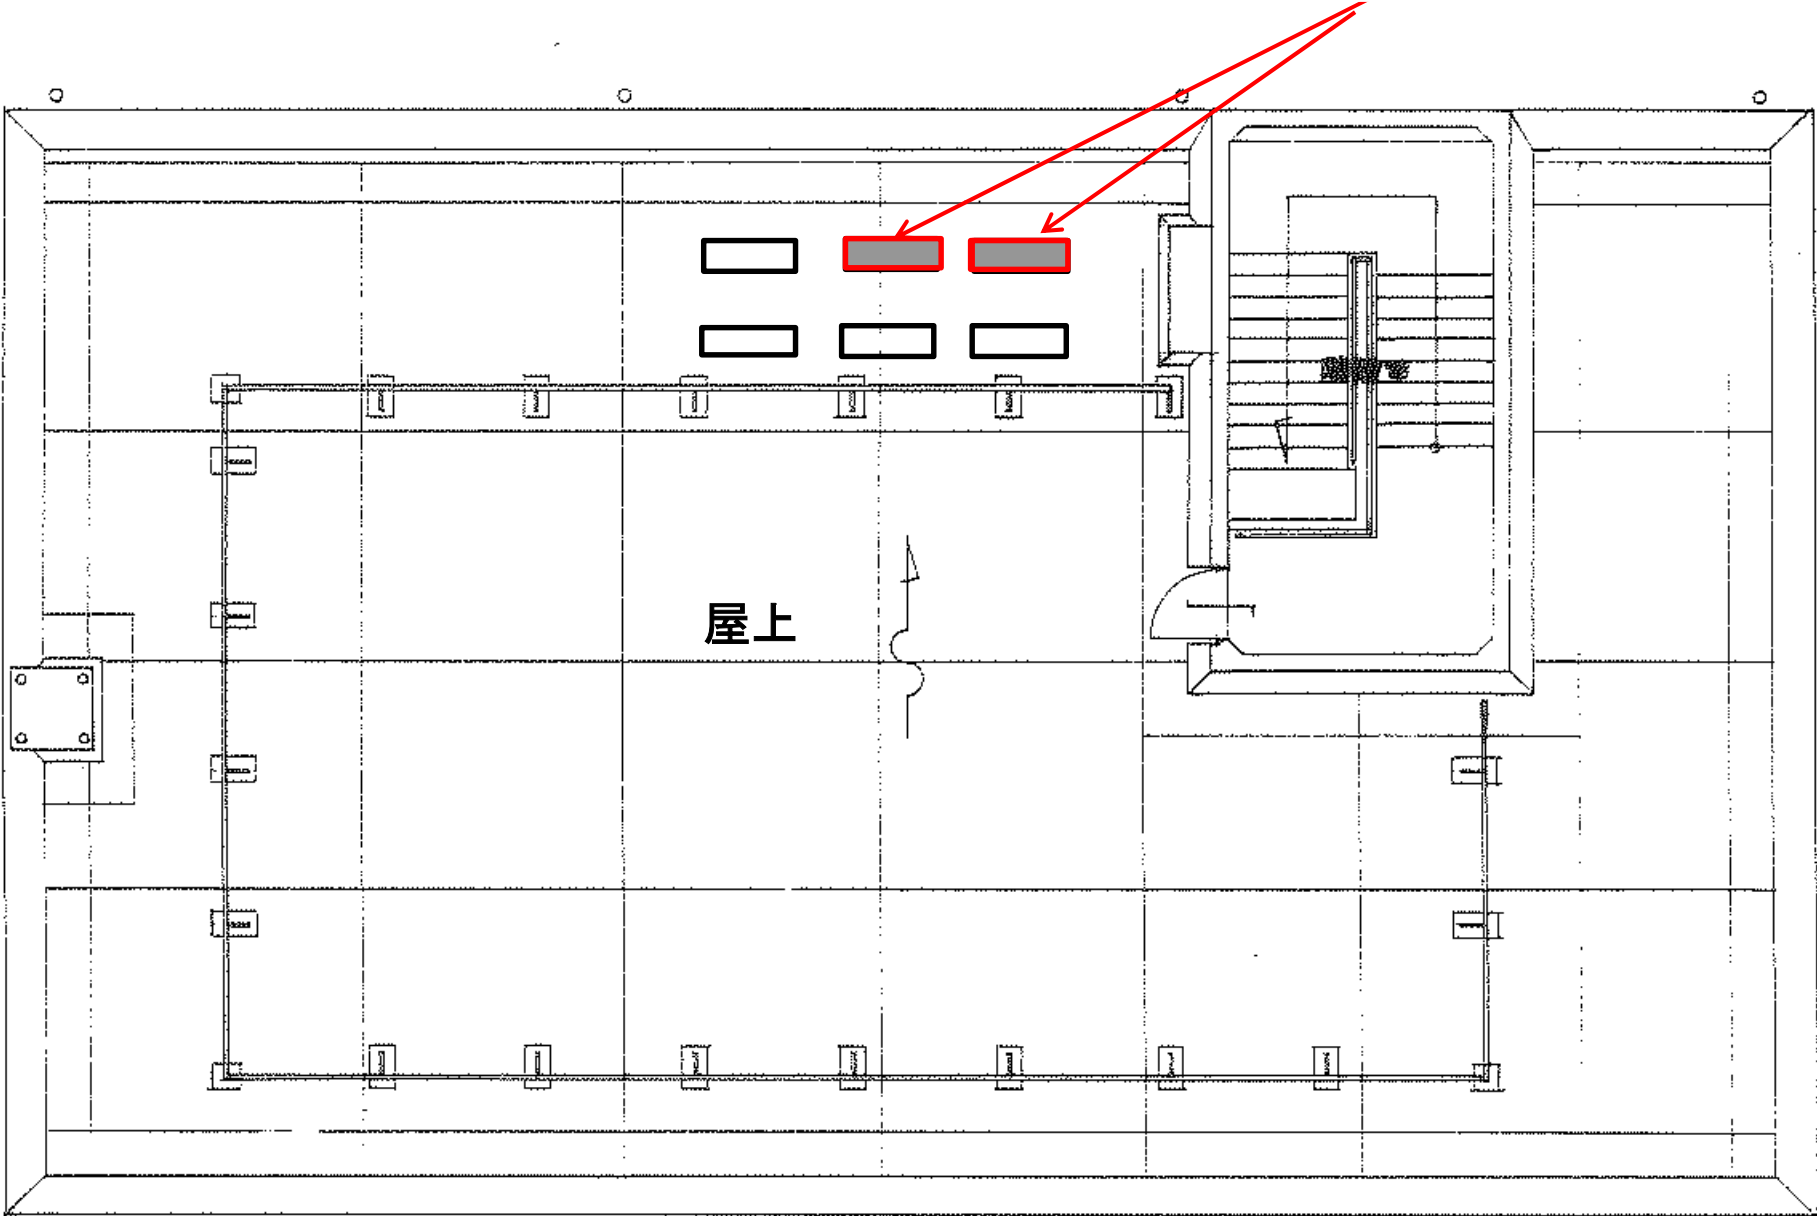


駐車スペース

川代体育館
グランド

工事名	令和6年度加古川水系直轄管理事業 吞吐ダム操作室他空調設備更新工事		
図面名	川代ダム管理所 屋上平面図		
作成年月日			
縮尺	Not Scale	図面番号	6
会社名			
事務所名	近畿農政局 淀川水系土地改良調査管理事務所 加古川水系広域農業水利施設総合管理所		

鴨川ダム管理分室 平面図

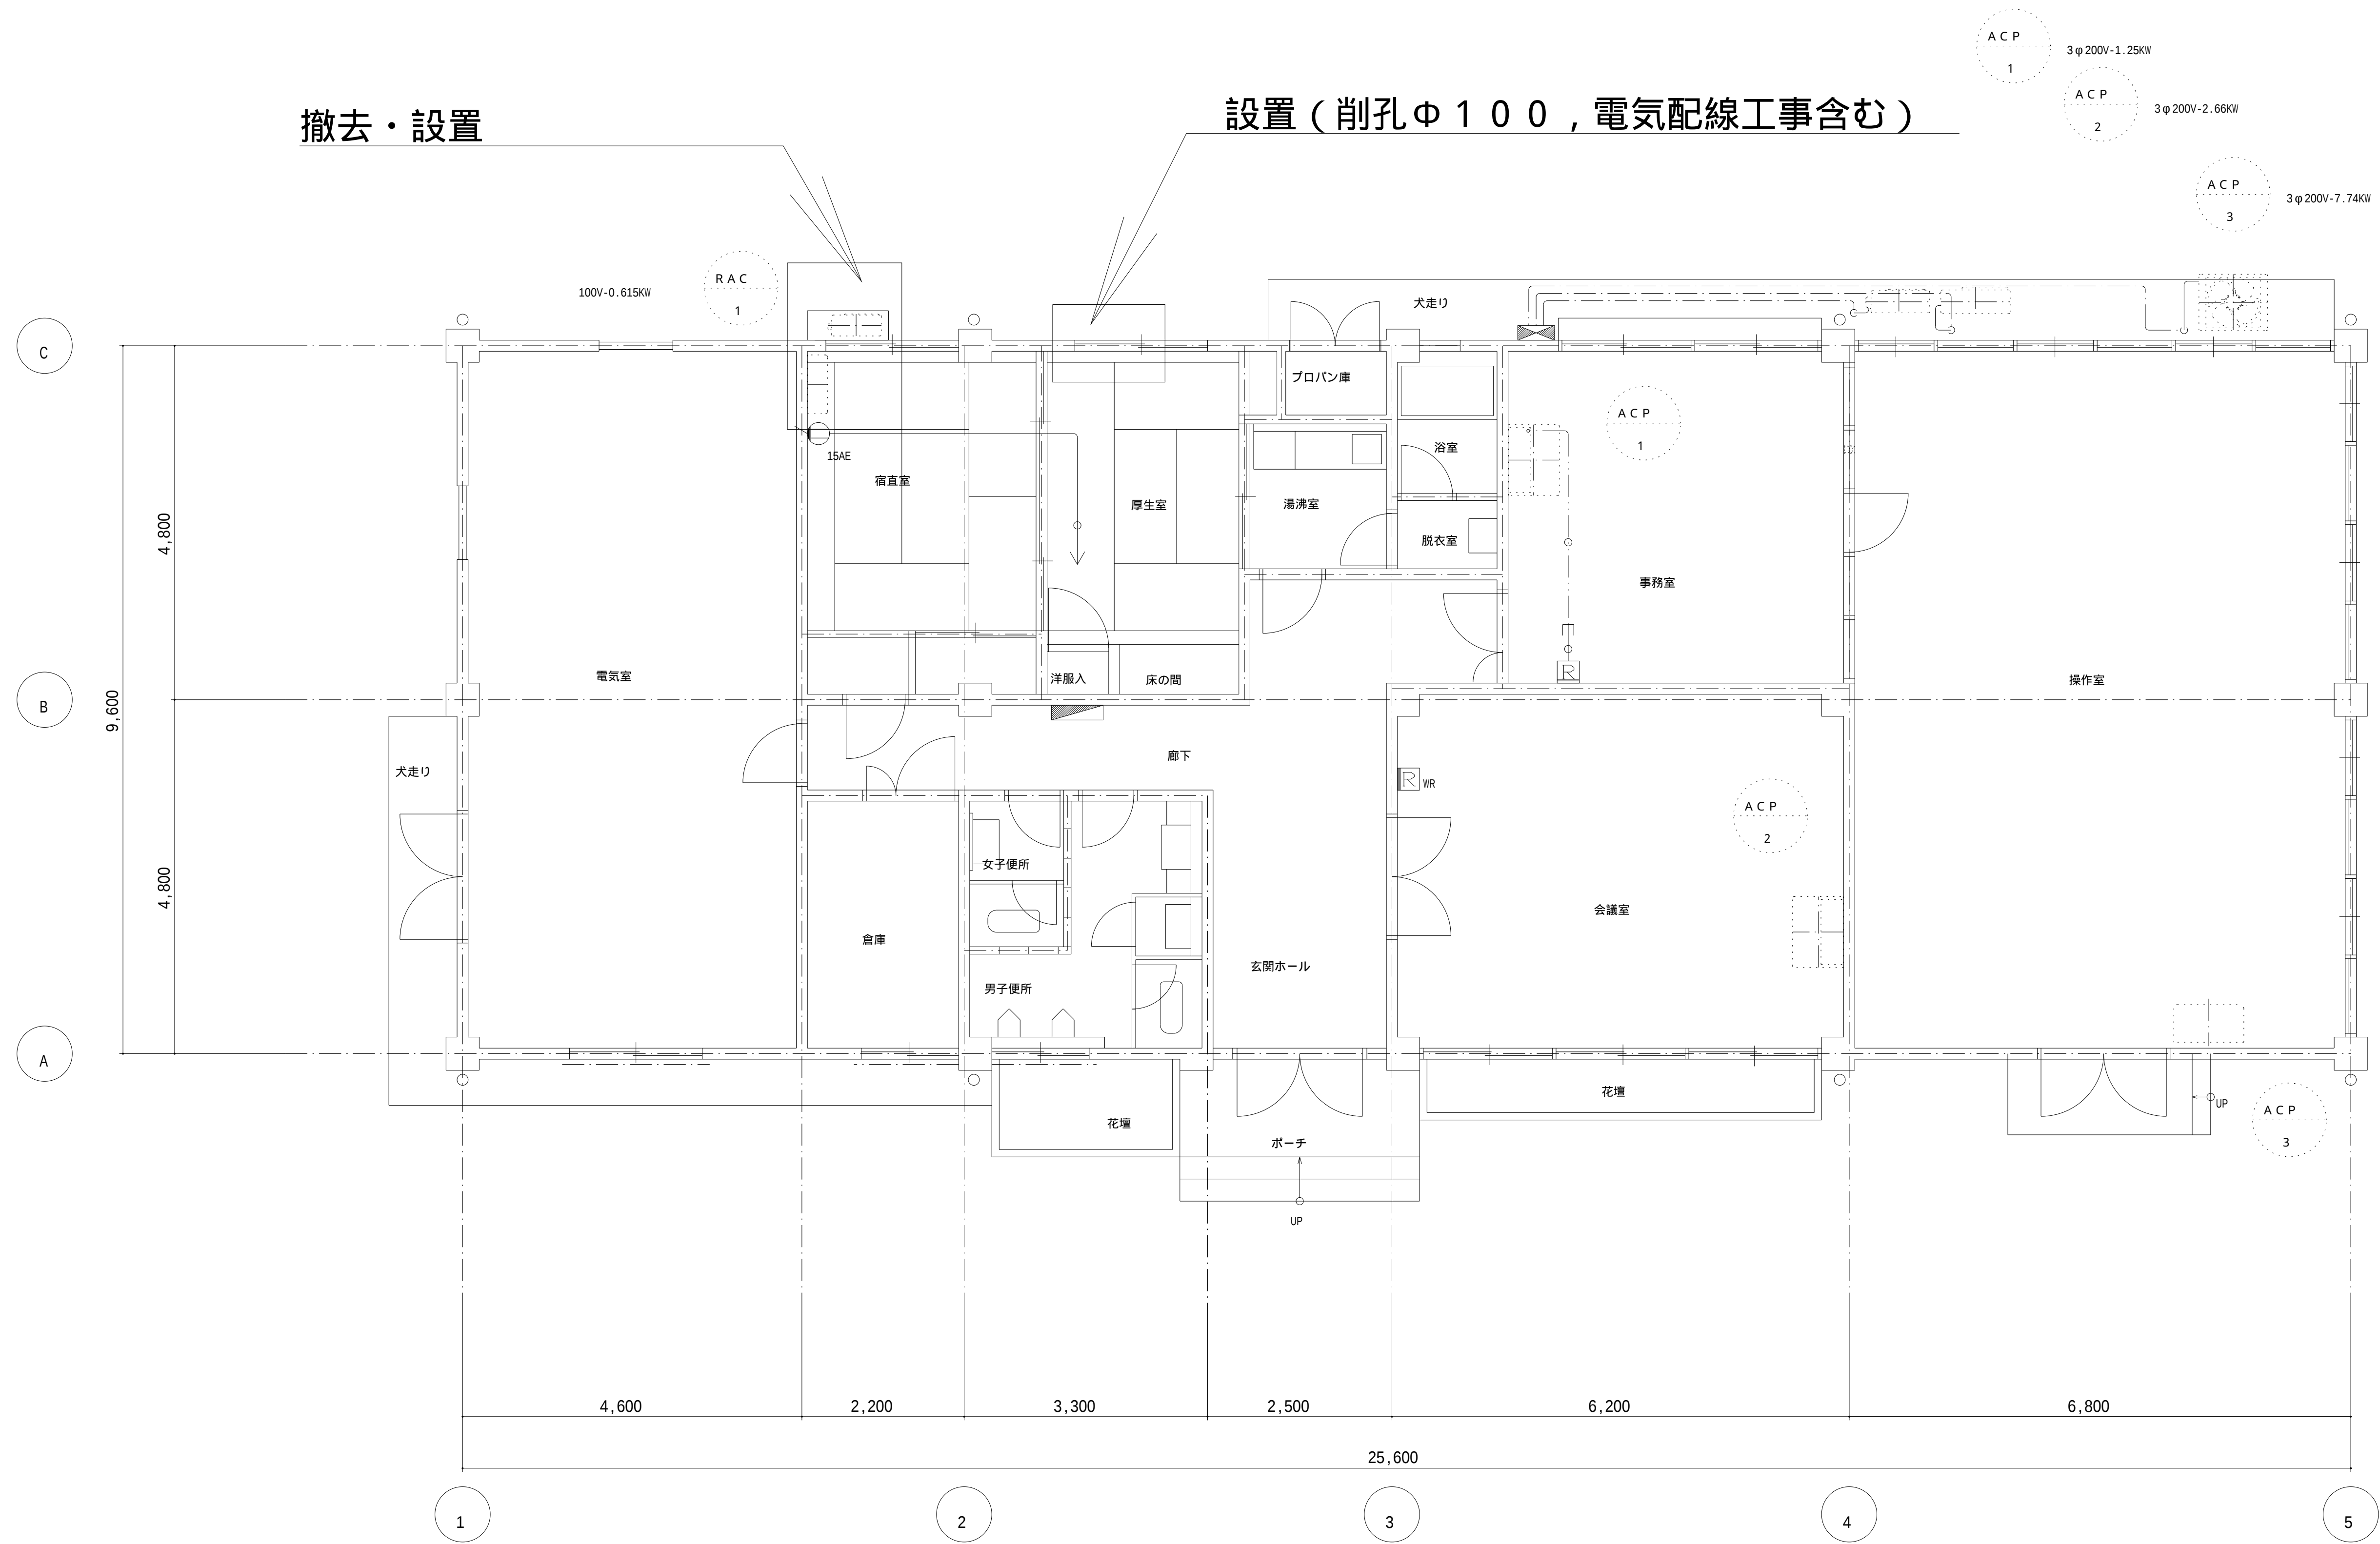

工 事 名	令和6年度加古川水系直轄管理事業 ？吐ダム操作室他空調設備更新工事		
図 面 名	鴨川ダム管理分室 平面図		
作成年月日	令和 年 月		
縮 尺	Not Scale	図面番号	7
会 社 名			
事務所名	加古川水系広域農業水利施設総合管理所		