




事業名	十 津 川 紀 の 川 直 轄 管 理 事 業		
工 事 名	令和6年度十津川紀の川直轄管理事業 津風呂ダム洪水吐設備操作盤整備工事		
契約区分	当 初	図面枚数	4
図面番号	図 面 名 称	枚 数	備 考
1	施工位置図	1	
2	洪水吐設備操作盤位置図	1	
3	洪水吐ゲート機側操作盤整備図	1	
4	洪水吐設備遠方操作卓整備図	1	
計		4	

位置図 (S=1/50,000)

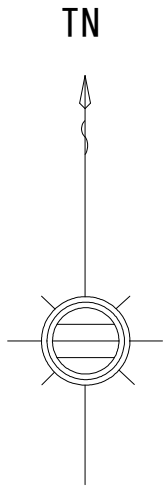

工 事 名	令和6年度十津川記の川源幹線管理事業 津風呂ダム洪水吐設備操作盤整備工事		
図 面 名	位 置 図		
作成年月日			
縮 尺	S=1:50,000	図面番号	1
会 社 名			
事業所名	近畿農政局南近畿土地改良調査管理事務所		

洪水吐設備操作盤位置図

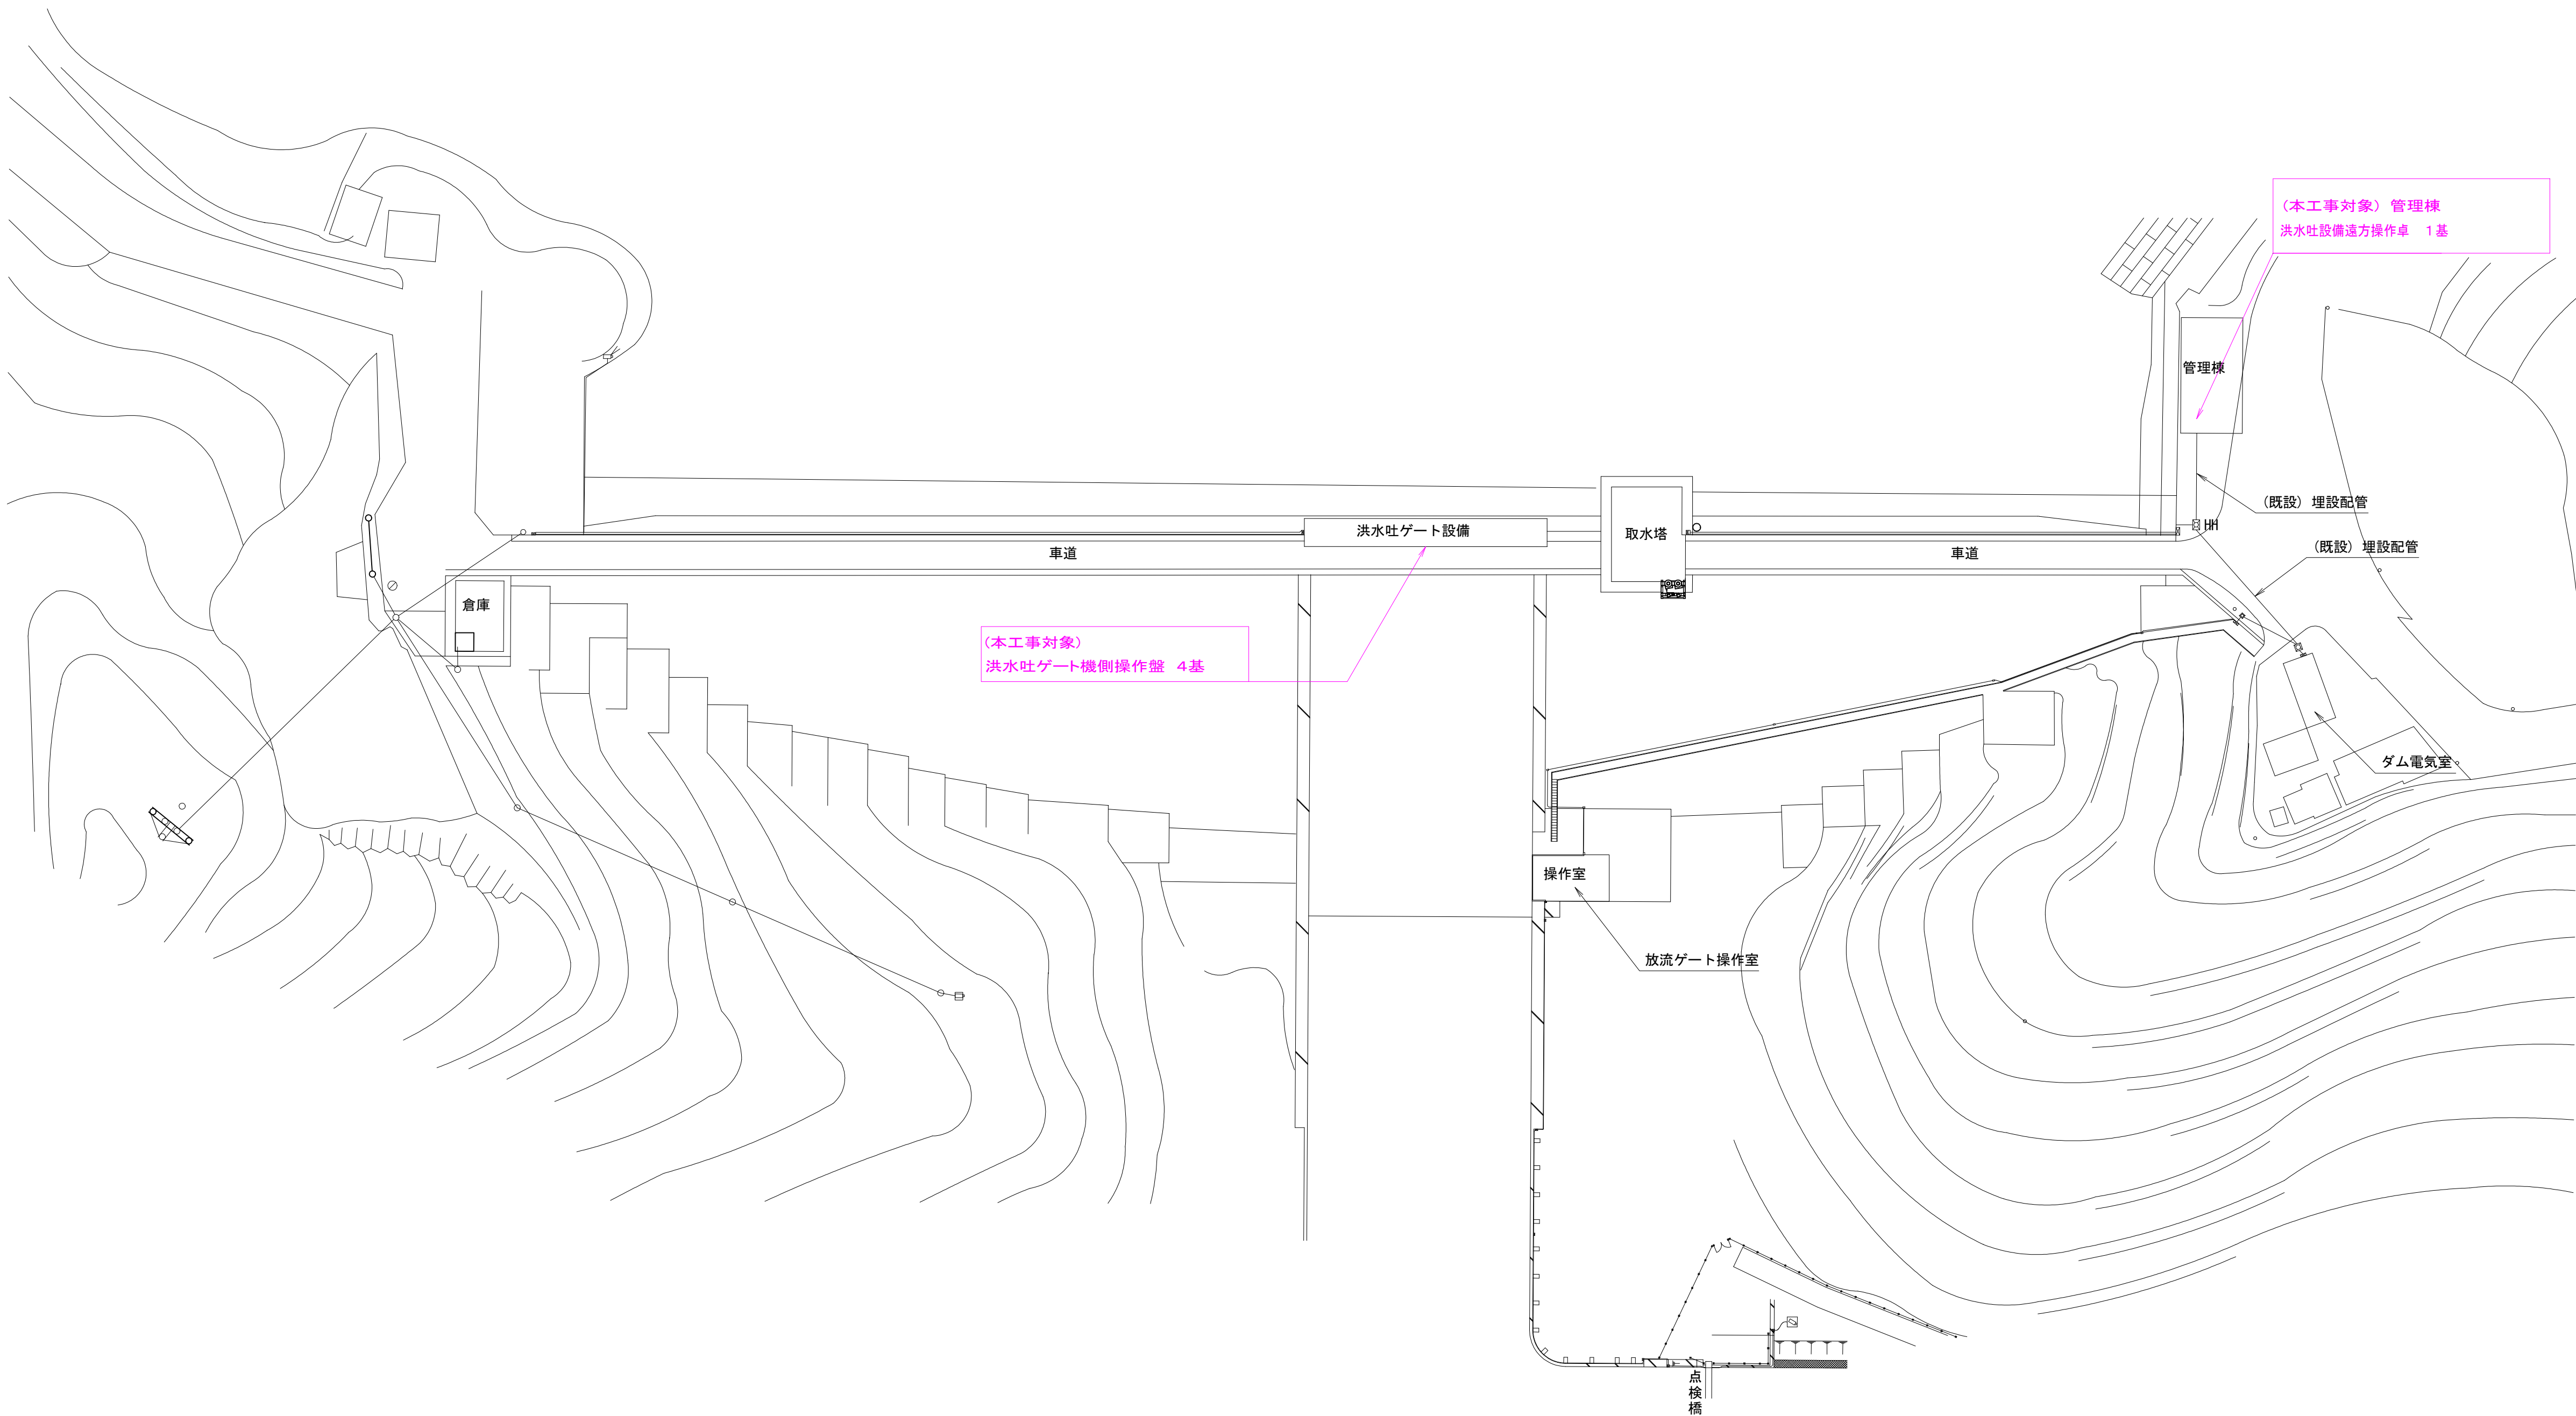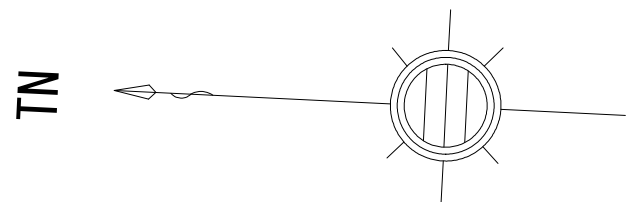


凡 例


：本工事対象箇所

工 事 名	令和6年度十津川記の川源林管理事業 津風呂ダム洪水吐設備操作盤整備工事		
図 面 名	洪水吐設備操作盤位置図		
作成年月日			
縮 尺	No. Scale	図面番号	2
会 社 名			
事業所名	近畿農政局南近畿土地改良調査管理事務所		

外形図

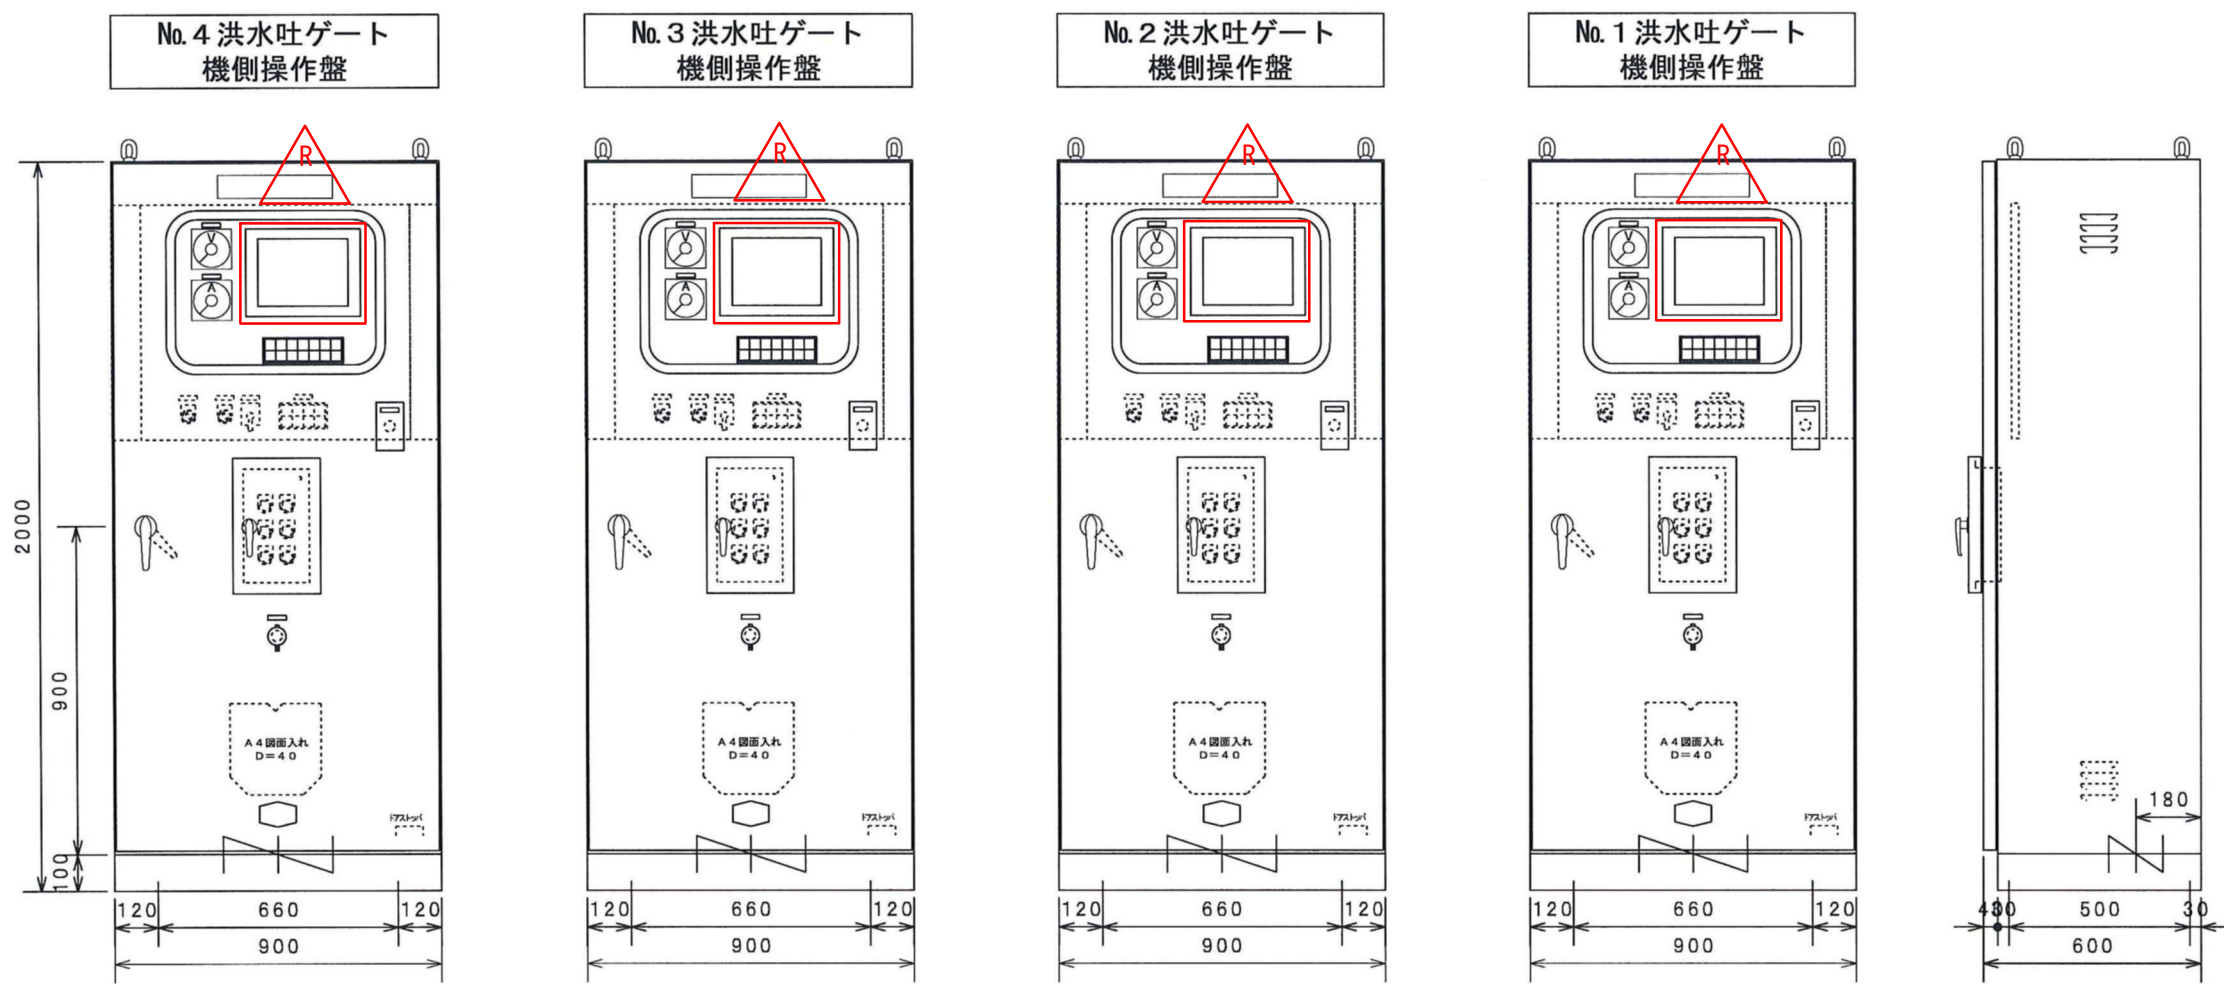


単線結線図

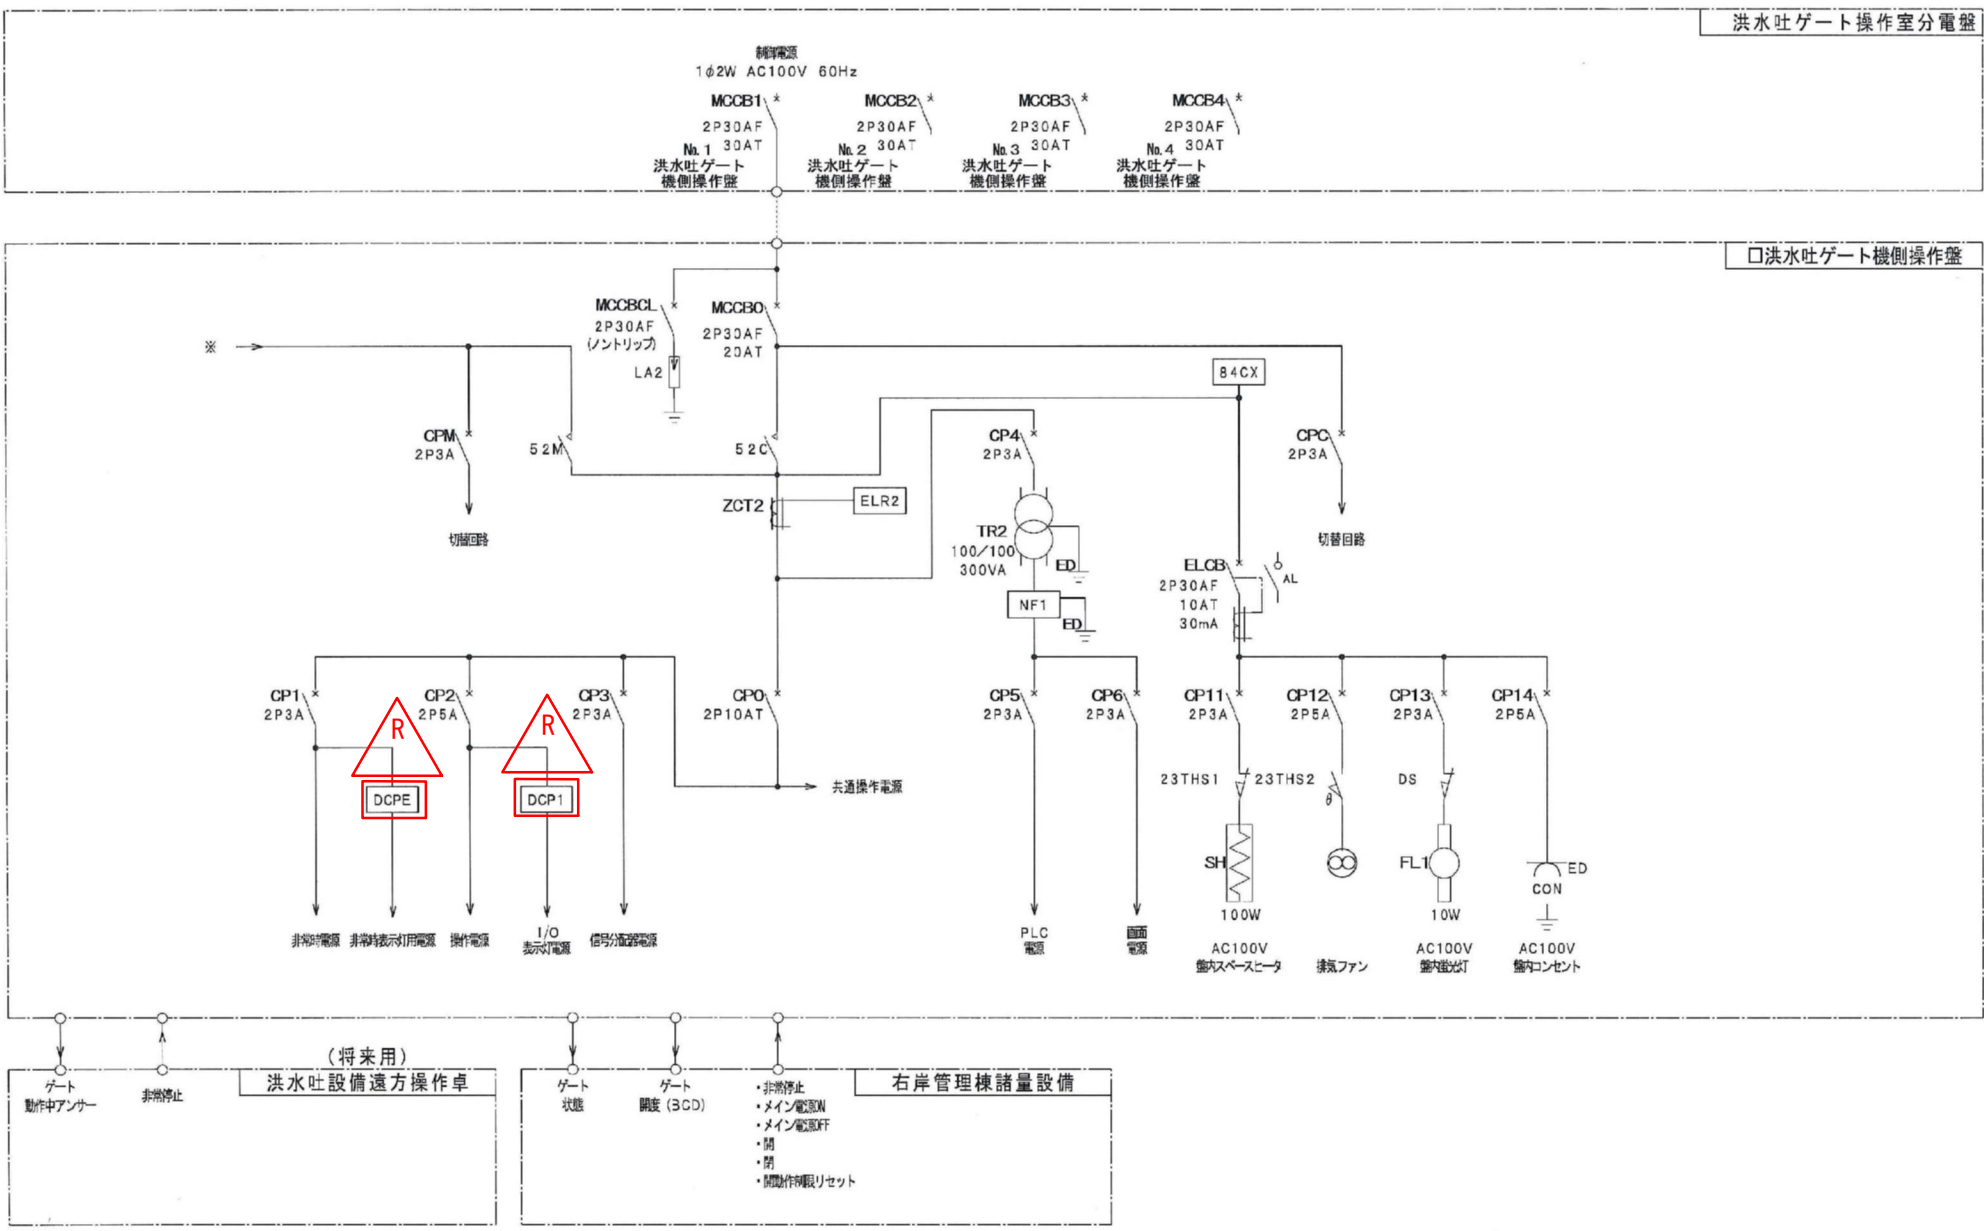

【直流電源装置】

品名	型式	
	既設	更新
常時用直流電源装置	S8VS-06024	既設同等品
非常時用直流電源装置	S8VS-03024	既設同等品

洪水吐ゲート機側操作盤 外形図・盤内配置図

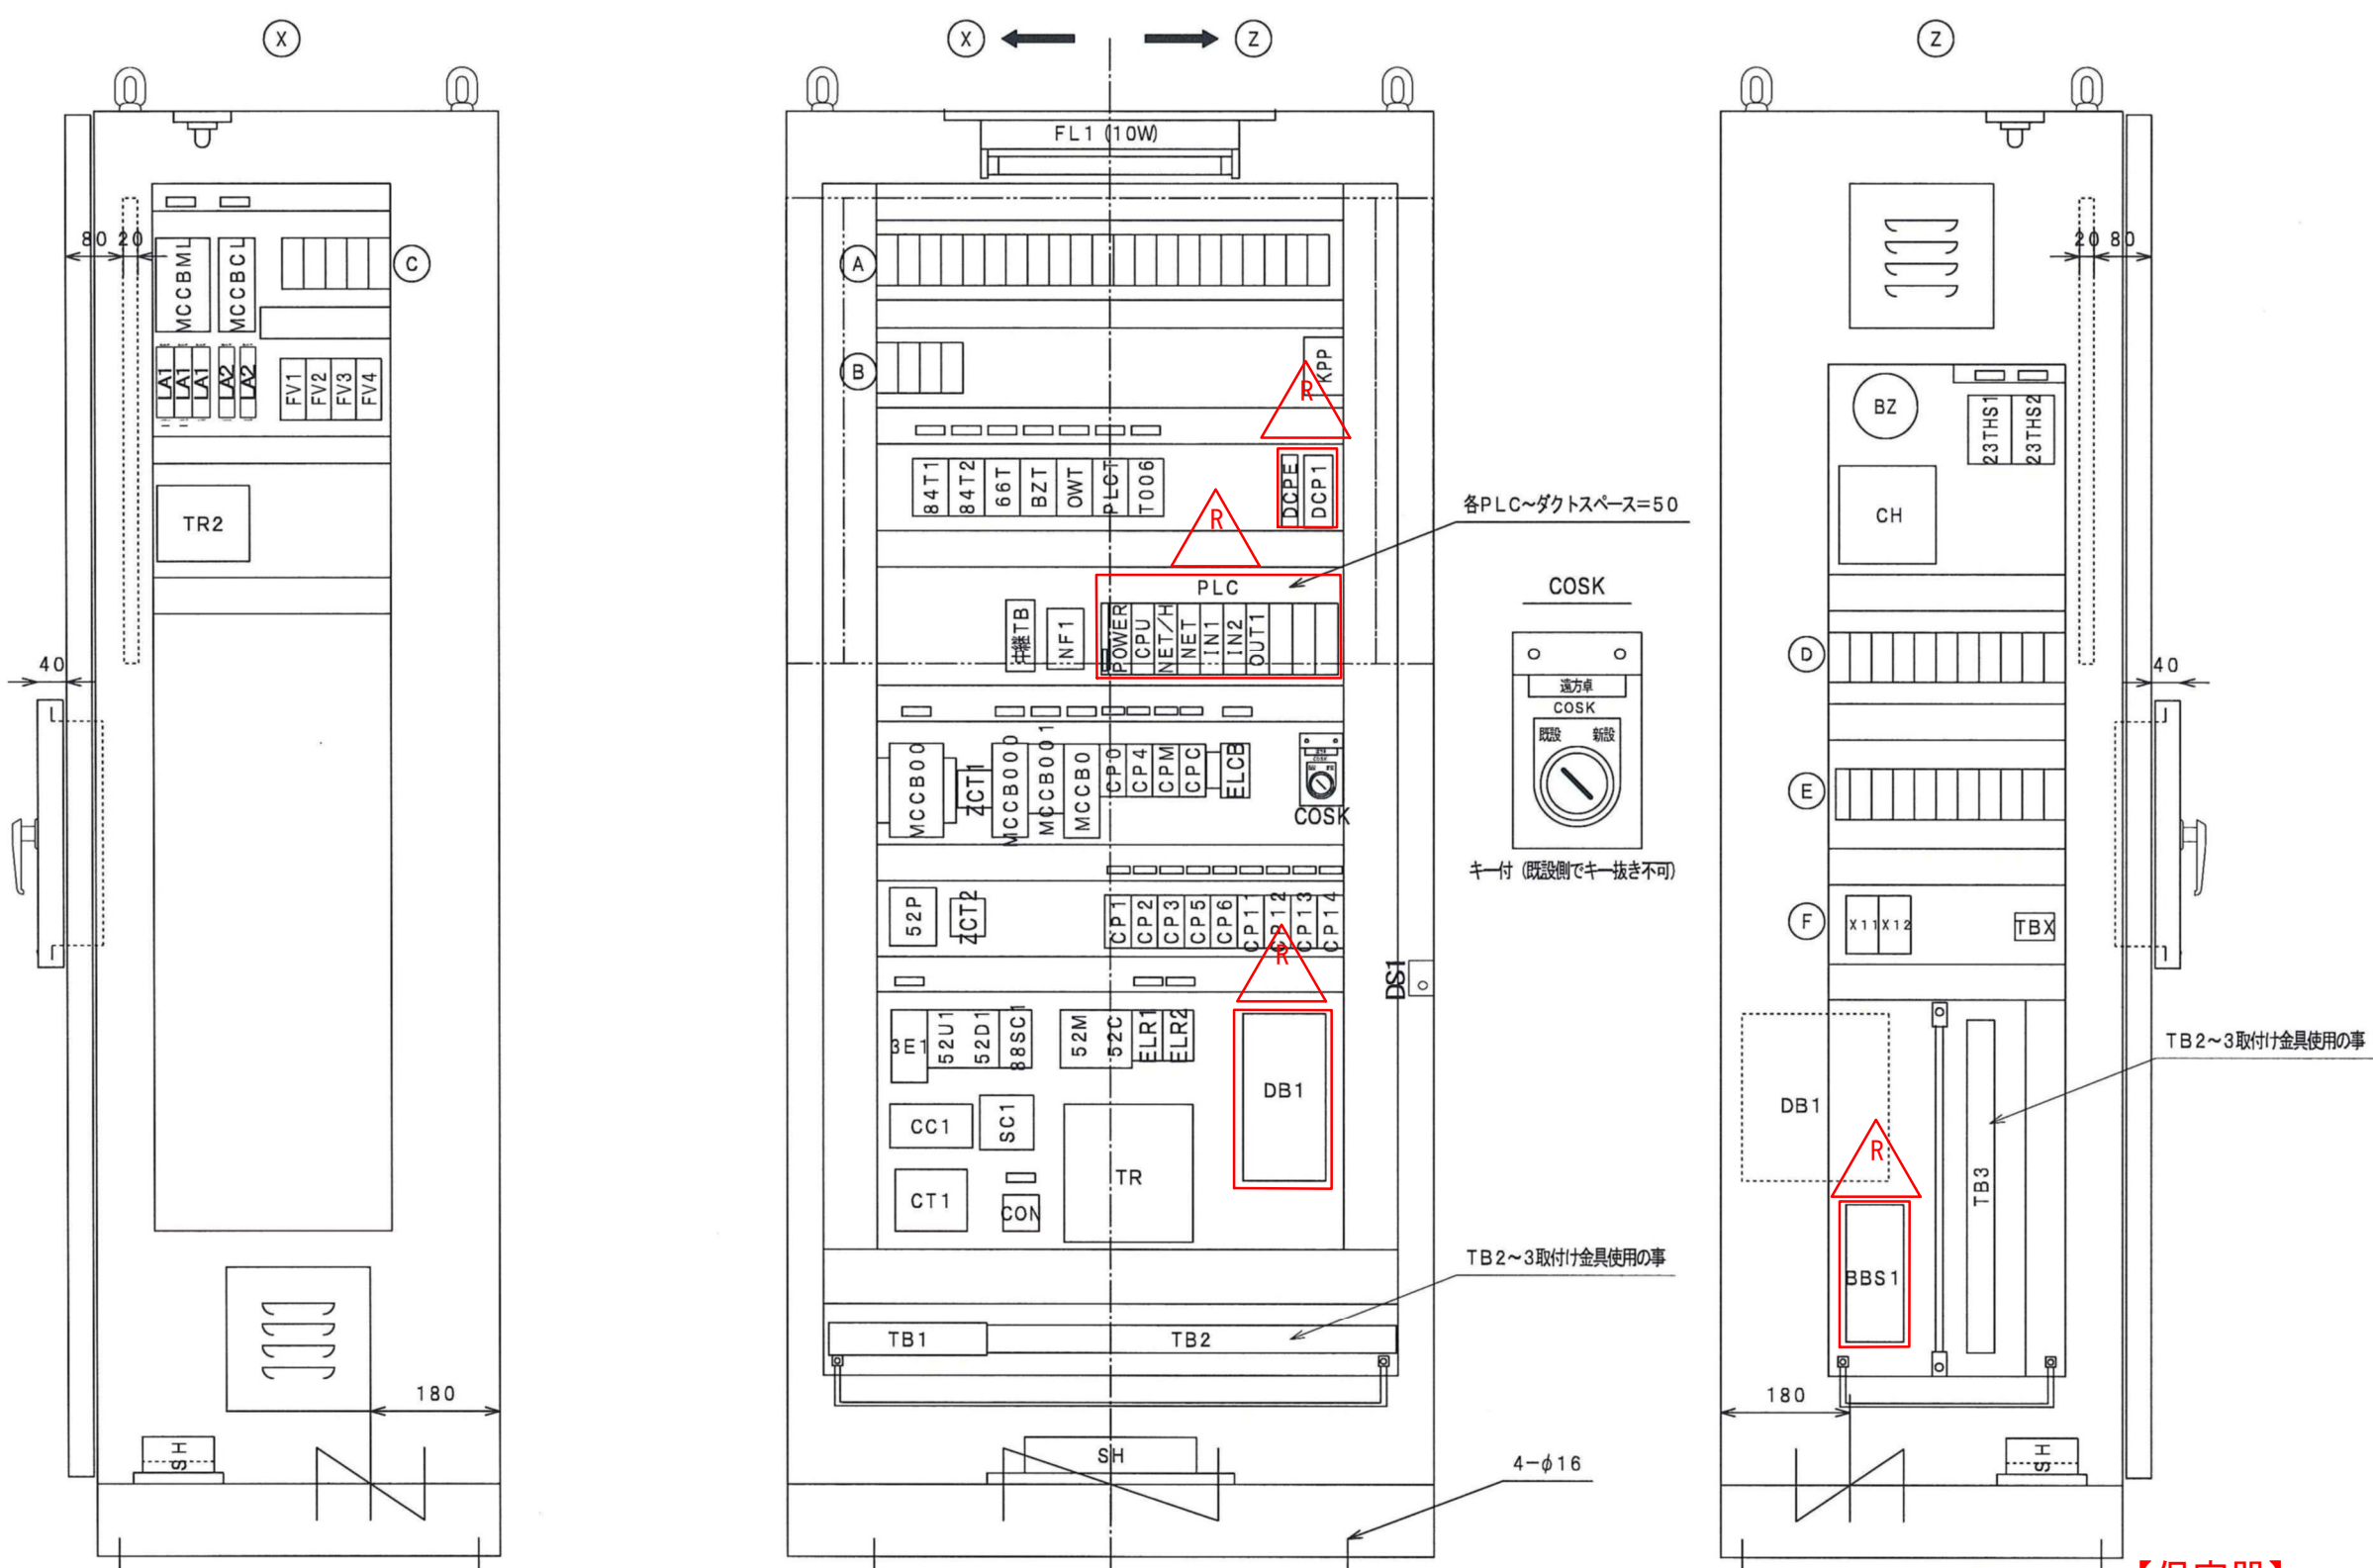


【信号分配器】

品名	型式	
	既設	更新
信号分配器	DB-2211000	既設同等品

【保安器】

品名	型式	
	既設	更新
保安器	BBS-65	既設同等品

洪水吐ゲート機側操作盤 P L C 構成図

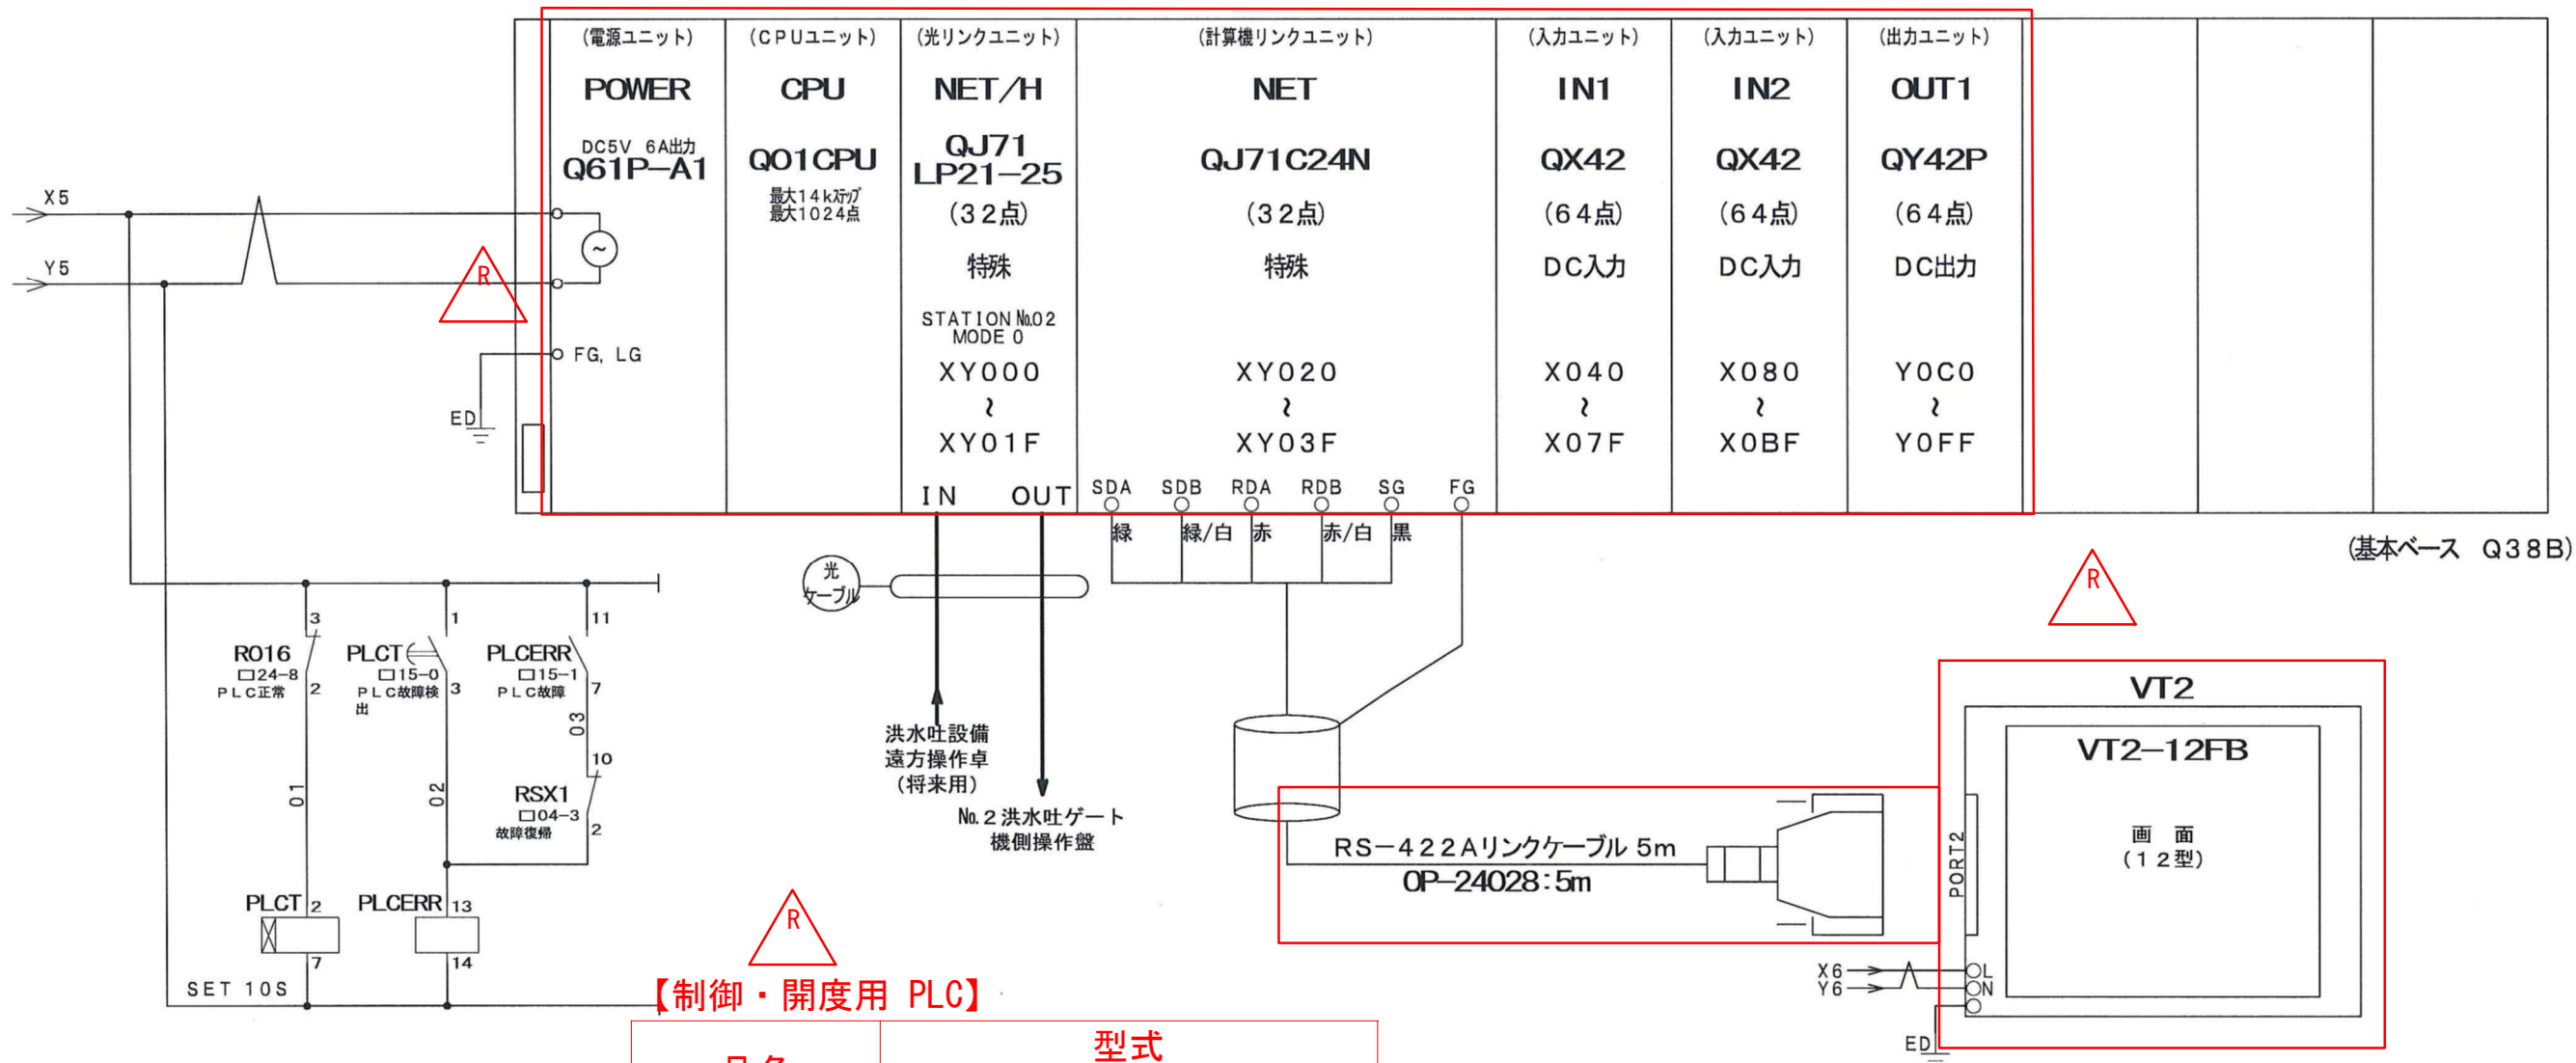

【制御・開度用 PLC】


品名	型式	
	既設	更新
CPUユニット	Q01CPU	既設同等品
電源ユニット	Q61P-A1	既設同等品
NET/Hユニット	QJ71LP21-25	既設同等品
シリアル通信ユニット	QJ71C24N	既設同等品
入力ユニット	QX42	既設同等品
出力ユニット	QY42P	既設同等品
ベースユニット	Q38B	既設同等品

【タッチパネル】


品名	型式	
	既設	更新
タッチパネル	VT2-12FB	既設同等品

工事名	令和6年度十津川紀の川直轄管理事業 津風呂ダム洪水吐設備操作盤工事		
図面名	洪水吐ゲート機側操作盤整備図		
年月日			
縮尺	図面番号	3	
会社名			
事業者名	近畿農政局南近畿土地改良調査管理事務所		

外形図

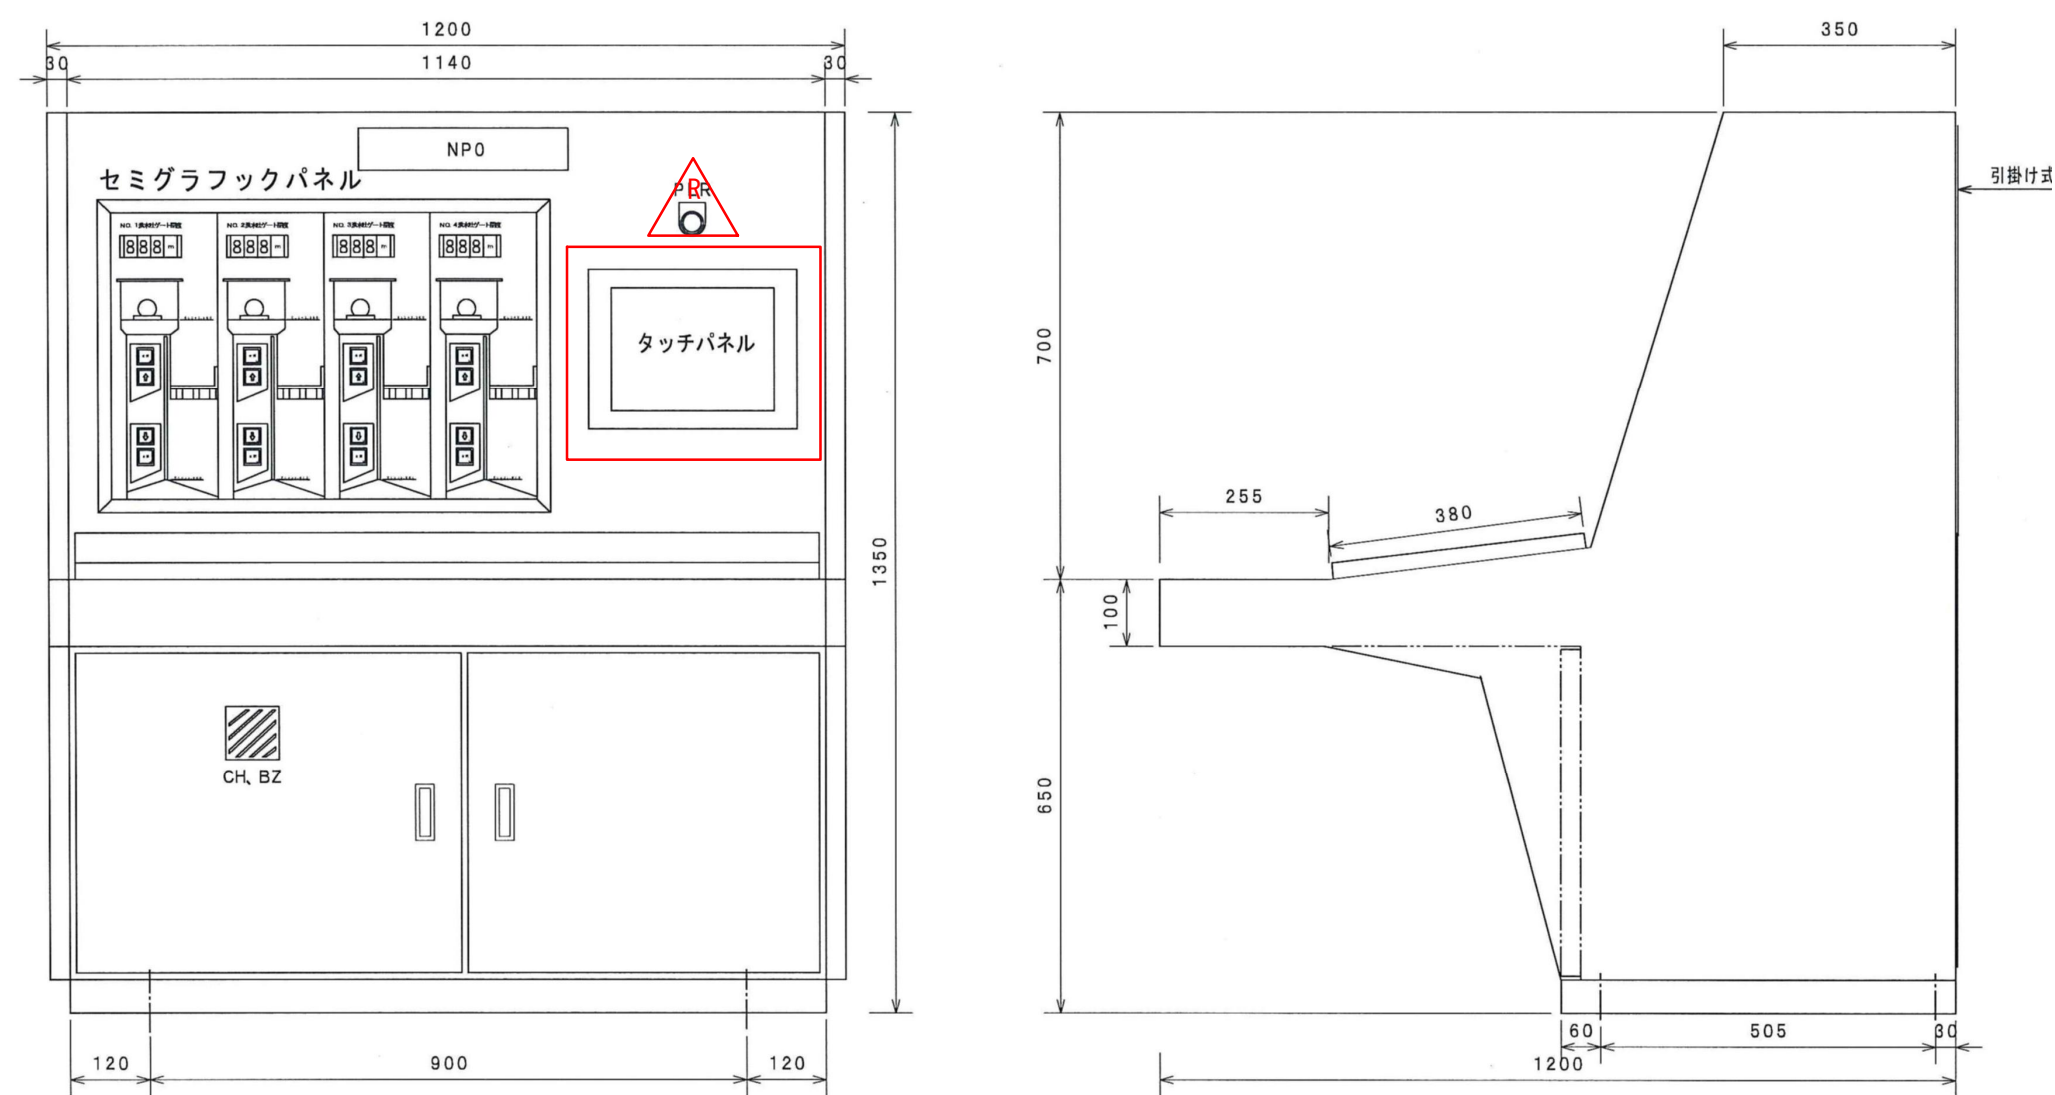


単線結線図

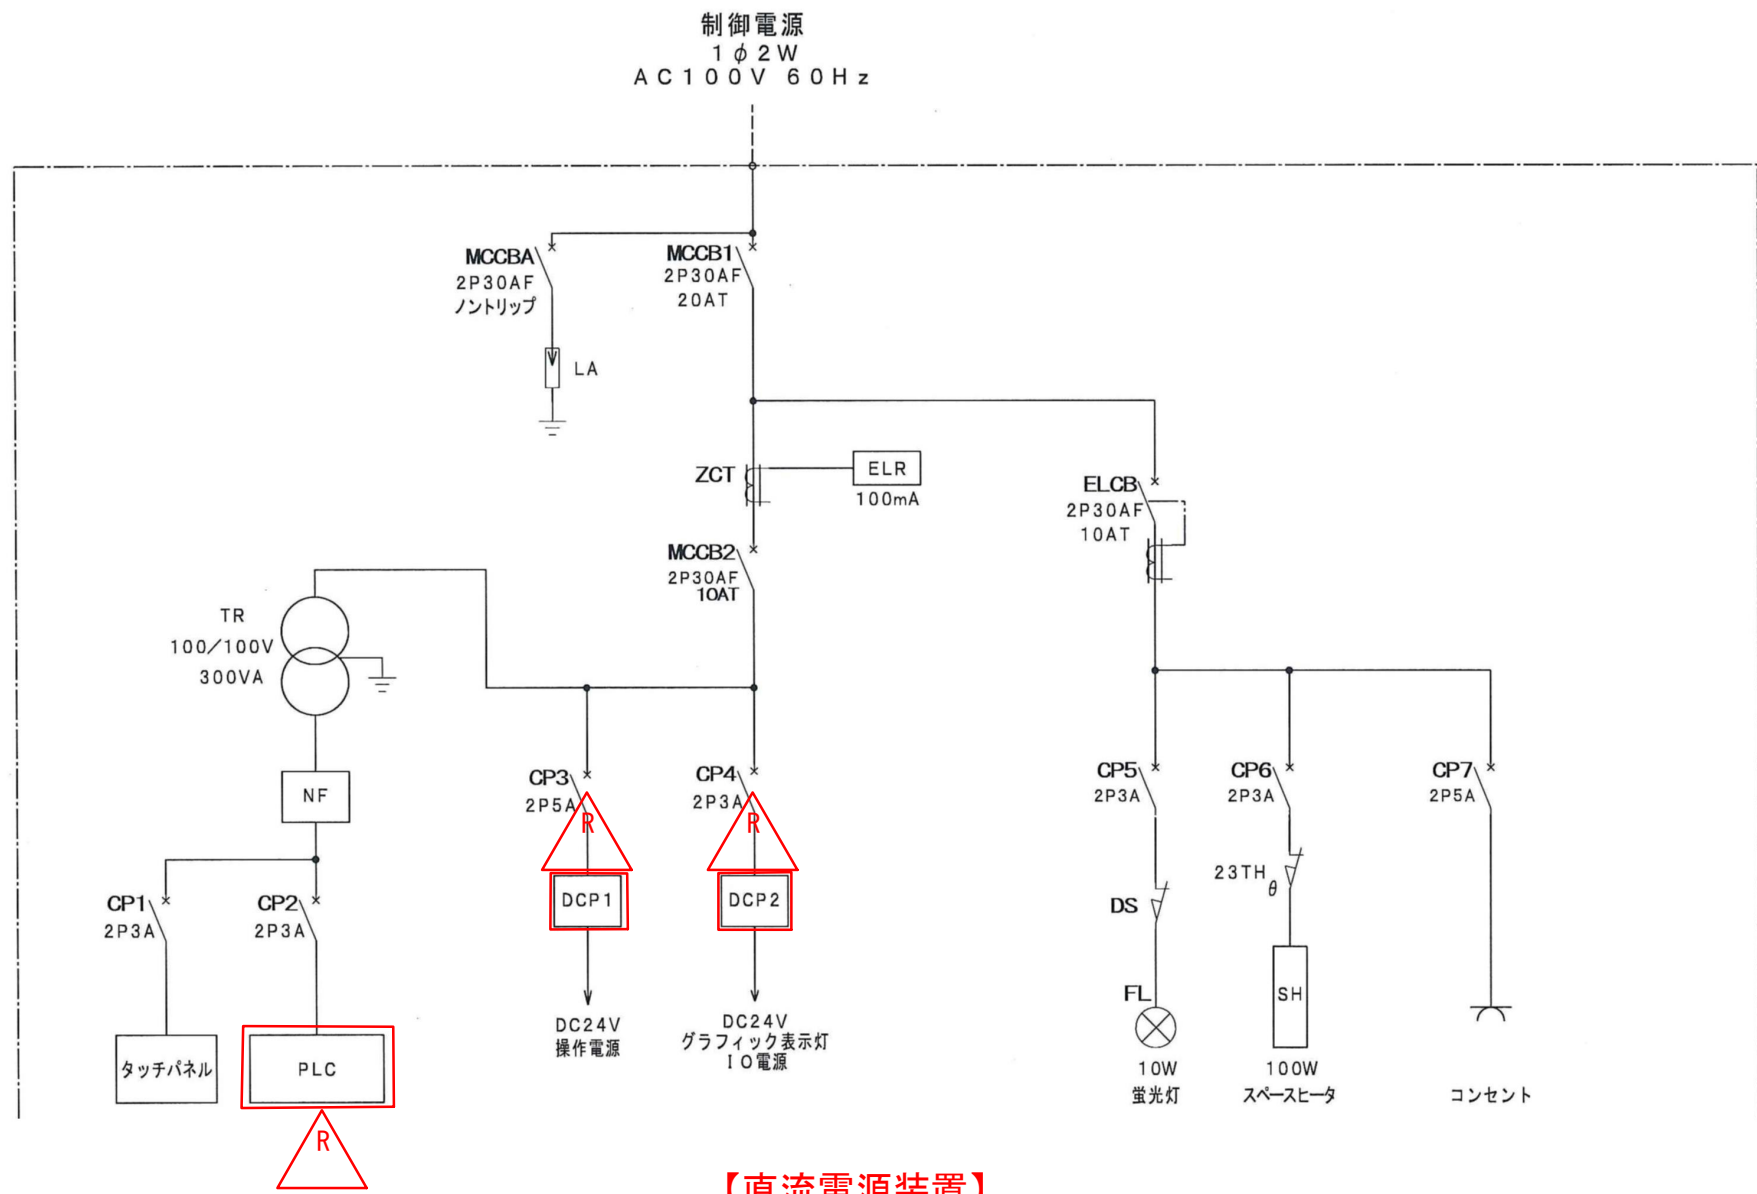


【直流電源装置】

品名	型式	
	既設	更新
操作電源	S82K-05024	既設同等品
グラフィック表示灯	S82K-05024	既設同等品

洪水吐設備遠方操作卓 外形図・盤内配置図

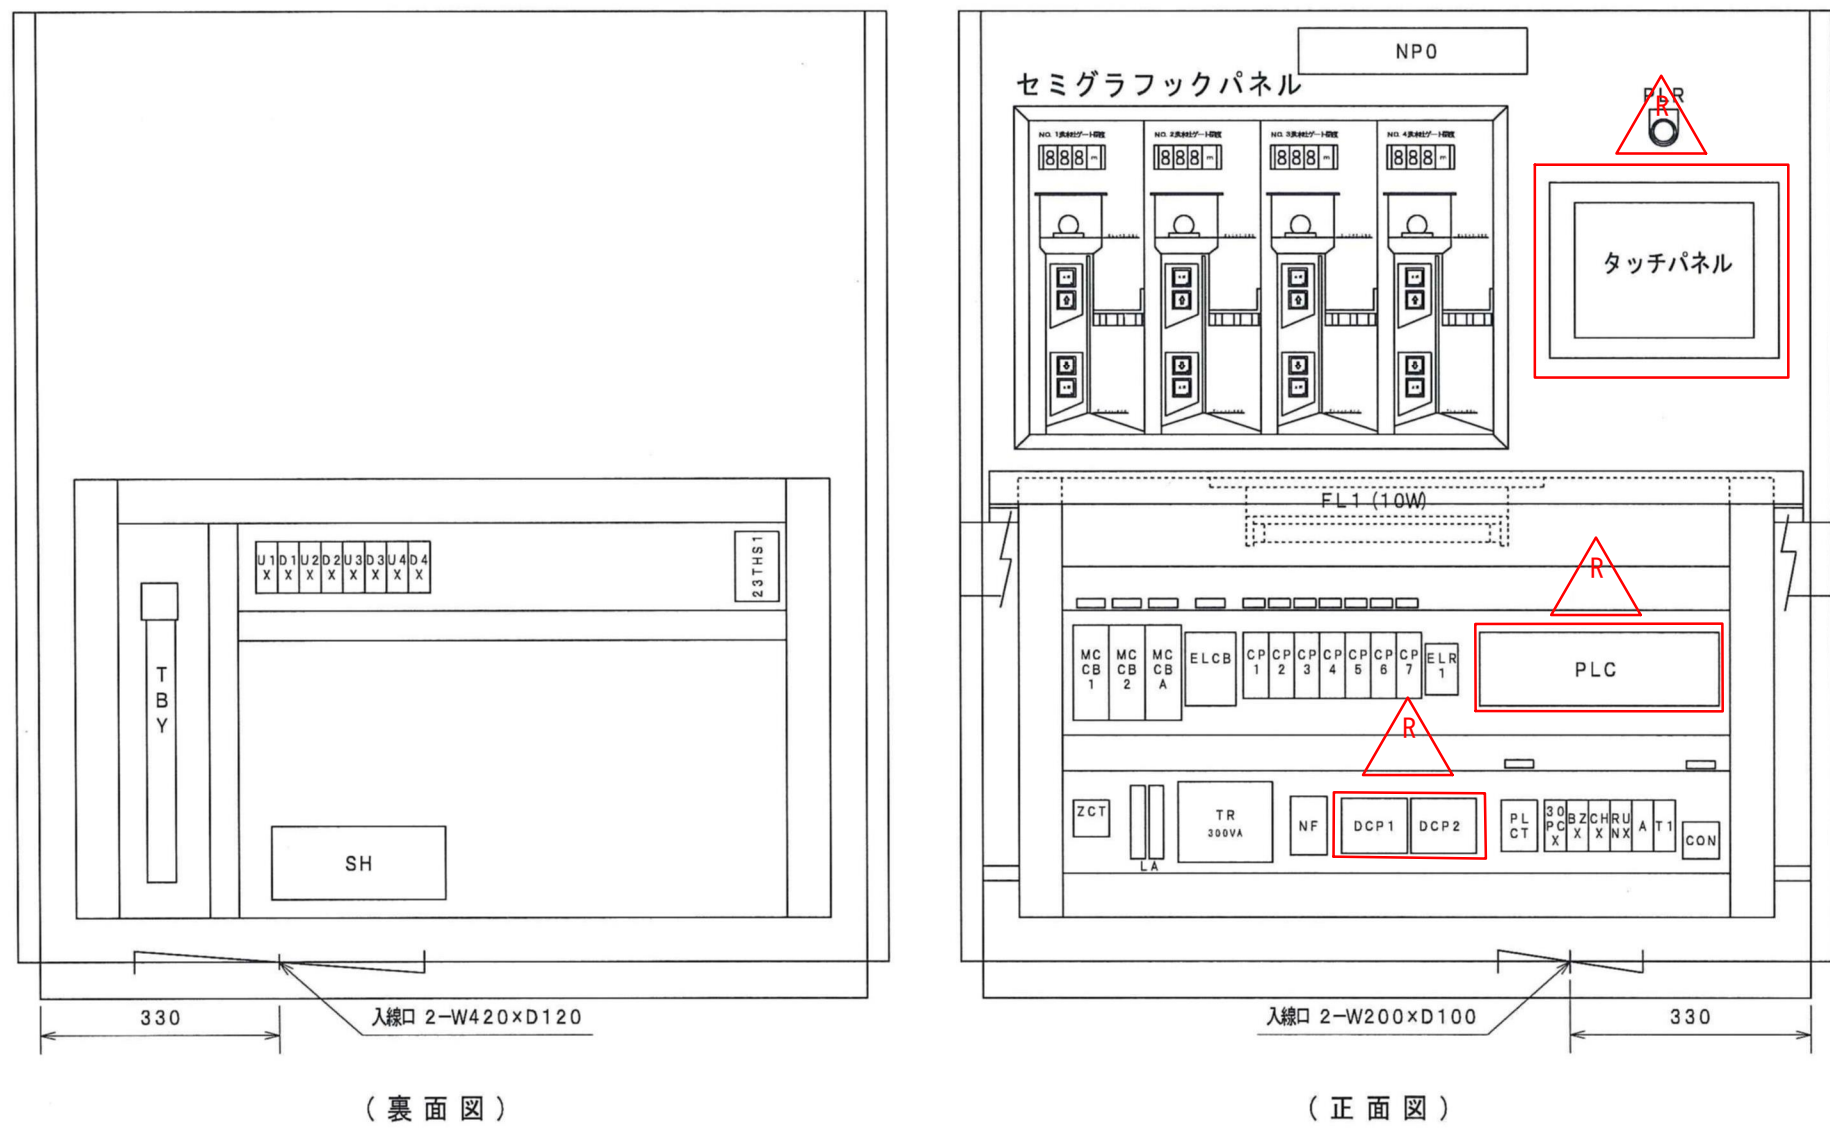

洪水吐設備遠方操作卓 P L C 構成図

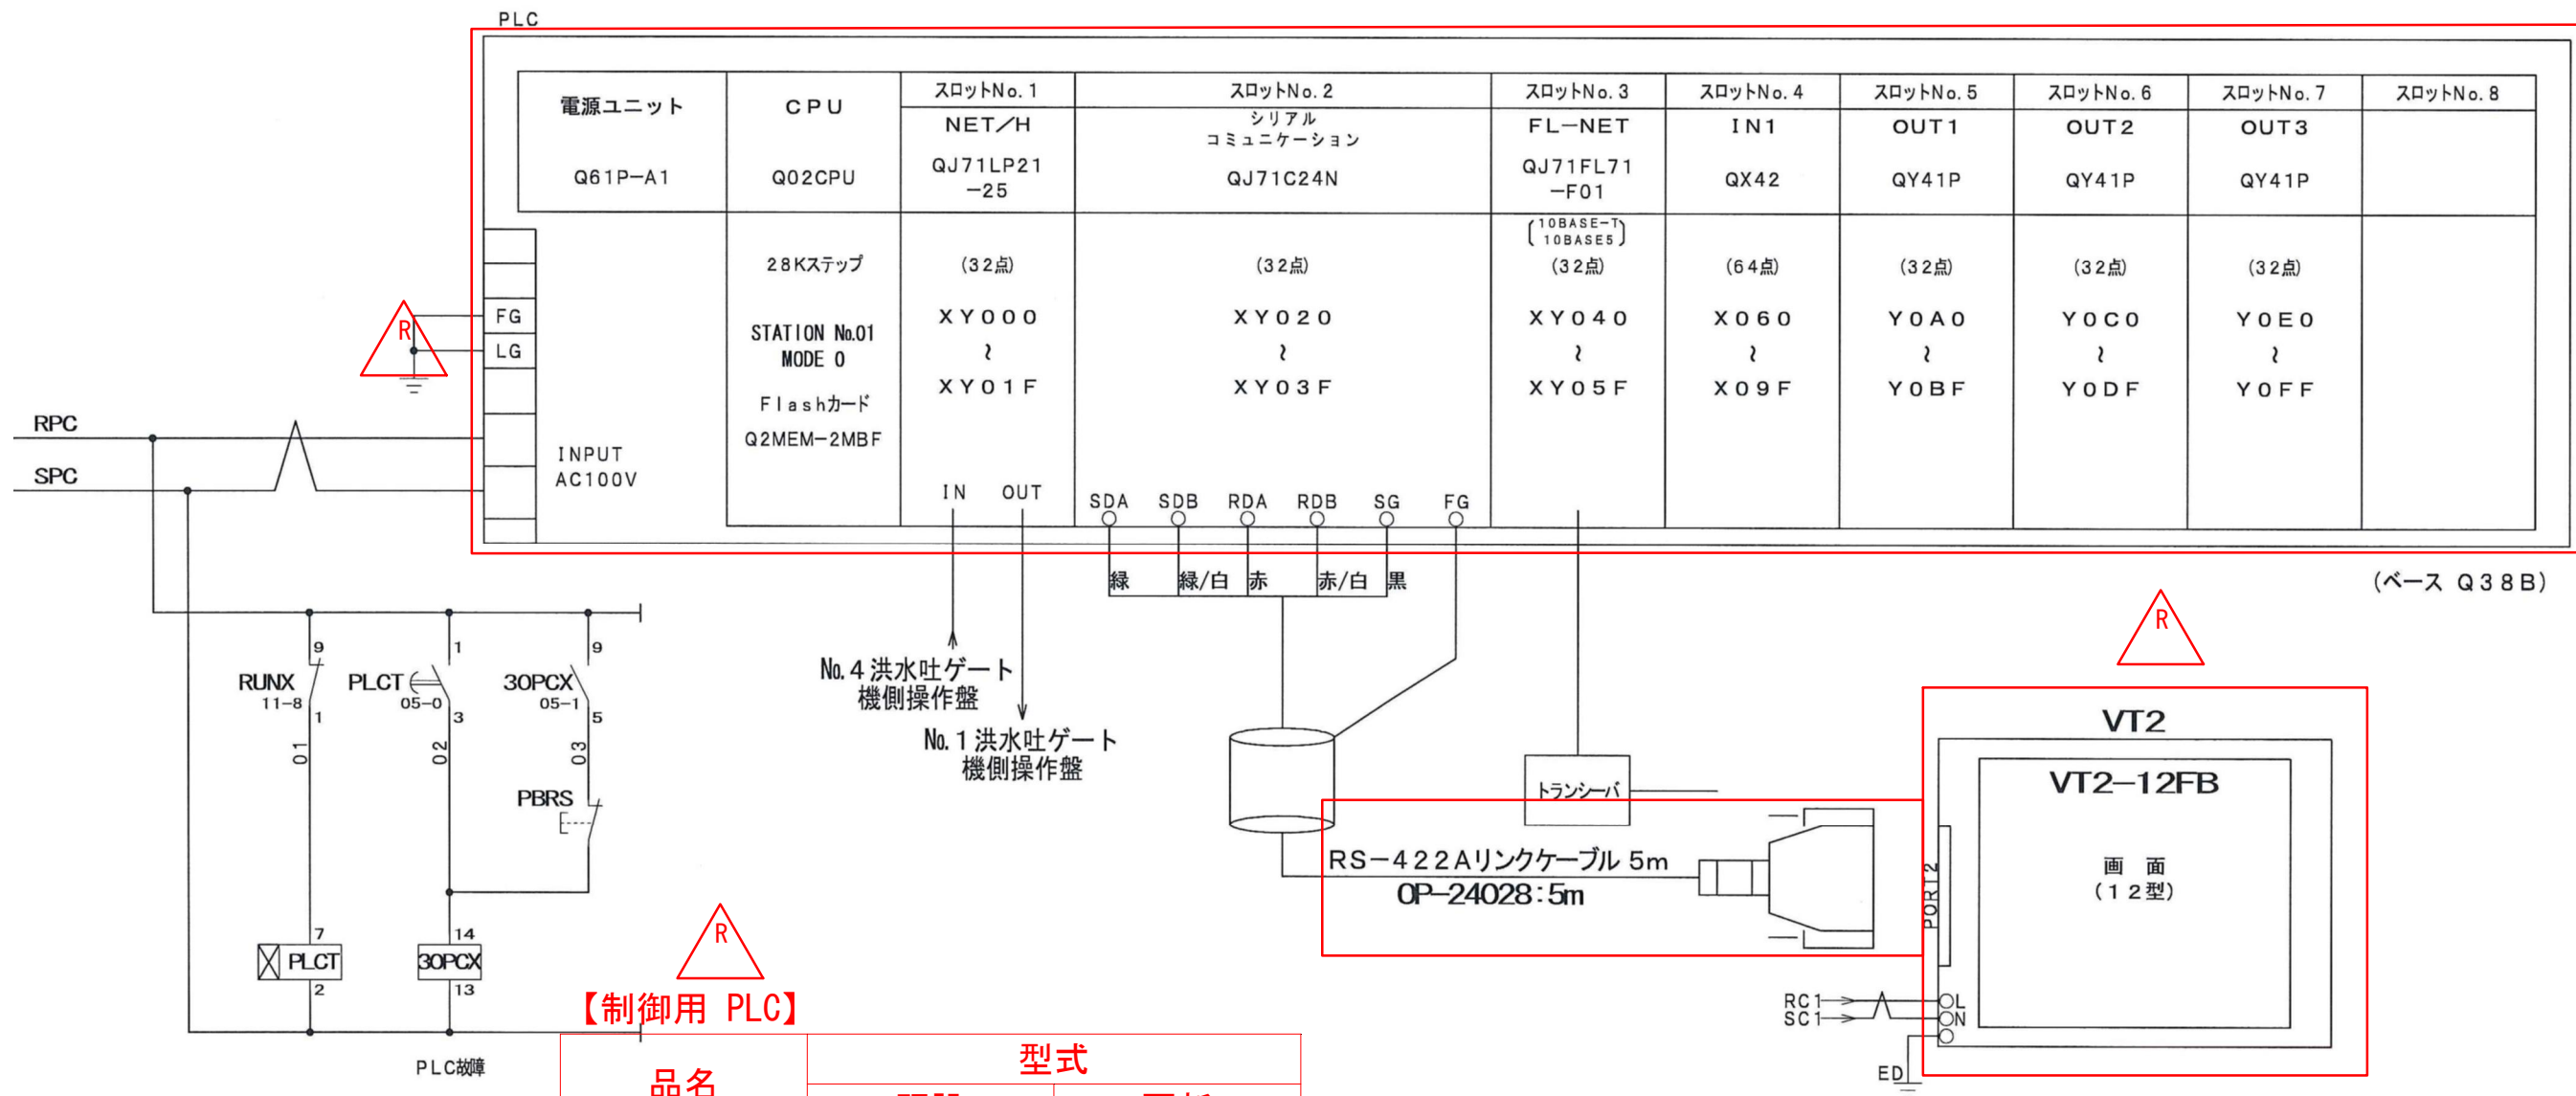

【制御用 PLC】

品名	型式	
	既設	更新
CPUユニット	Q02CPU	既設同等品
電源ユニット	Q61P-A1	既設同等品
NET/Hユニット	QJ71LP21-25	既設同等品
シリアル通信ユニット	QJ71C24N	既設同等品
FLユニット	QJ71FL71-F01	既設同等品
入力ユニット	QX42	既設同等品
出力ユニット	QY41P	既設同等品
ベースユニット	Q38B	既設同等品

【タッチパネル】

品名	型式	
	既設	更新
タッチパネル	VT2-12FB	既設同等品

工事名	令和6年度十津川紀の川直轄管理事業 津風呂ダム洪水吐設備操作盤工事		
図面名	洪水吐設備遠方操作卓整備図		
年月日			
縮尺	図面番号	4	
会社名			
事業者名	近畿農政局南近畿土地改良調査管理事務所		