
 



配置図 1 : 250

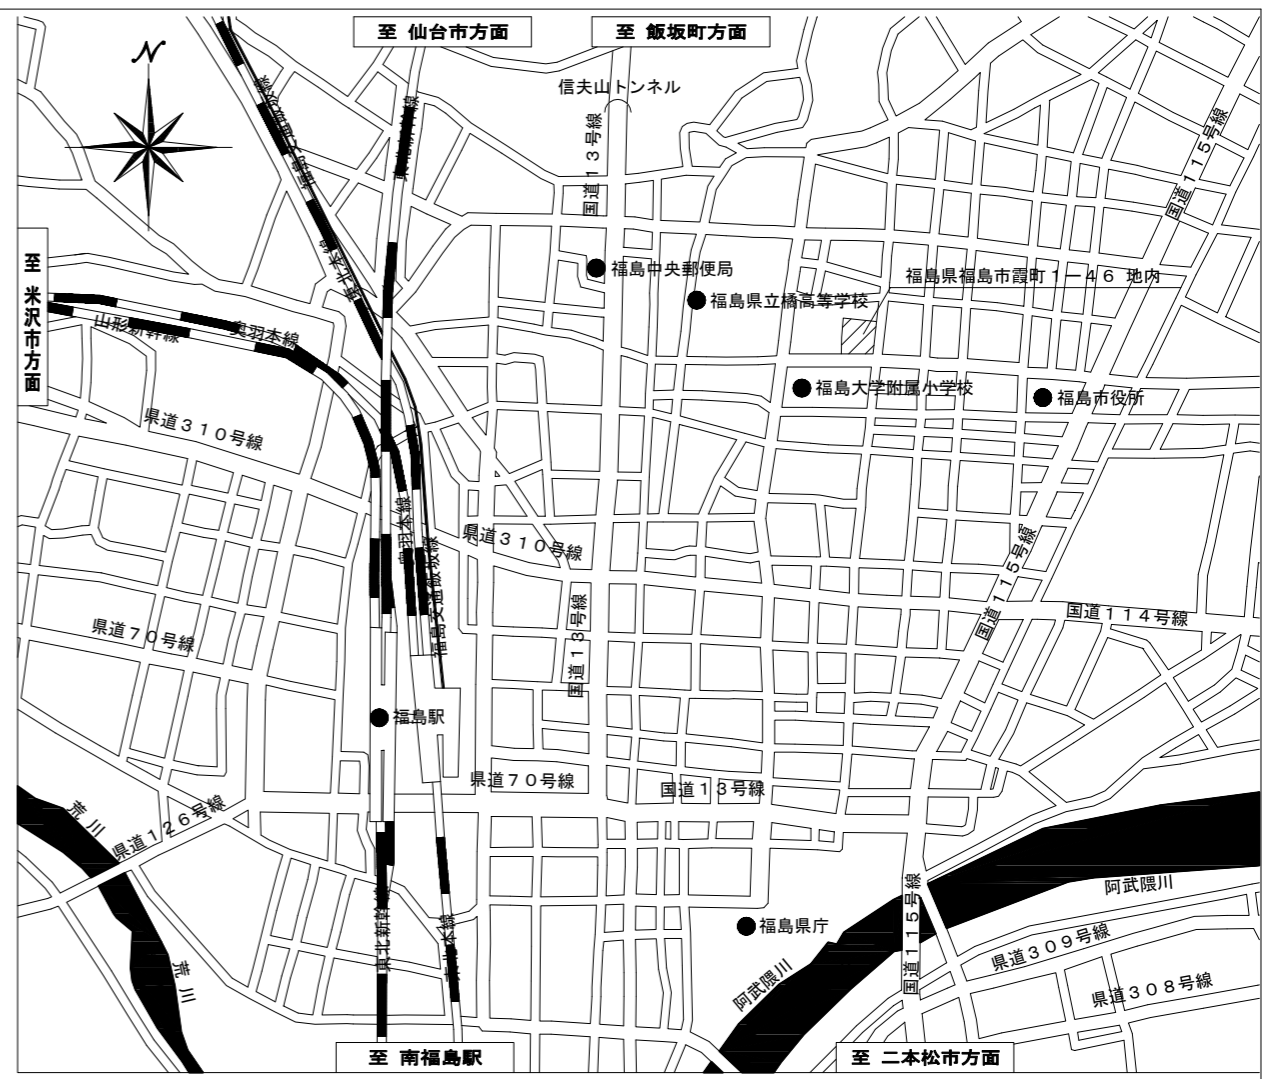


案内図




令和7年度			
工事名	福島合同庁舎照明設備改修工事		
図面名	配置図・案内図		
作成年月日			
縮尺	1:250	図面番号	1
会社名			
事業所名	東北農政局		

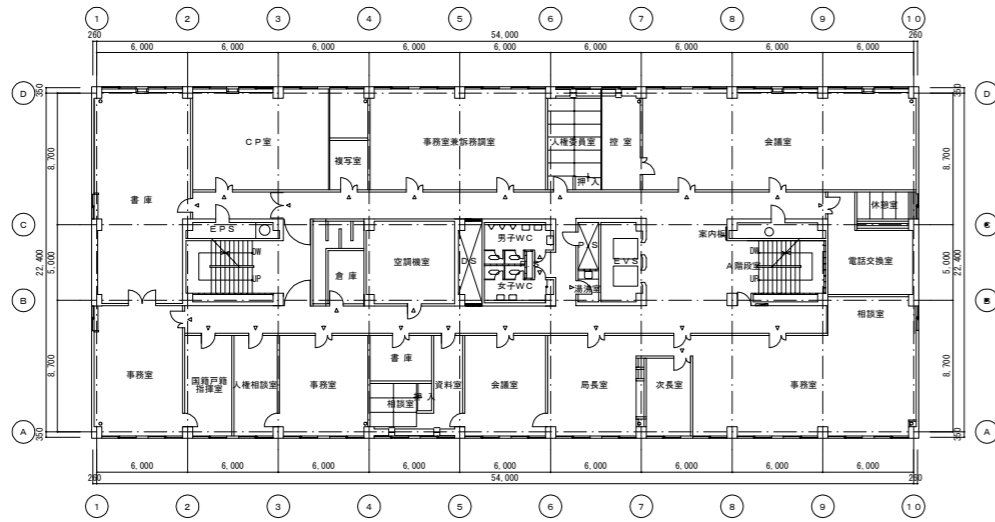


3階平面図

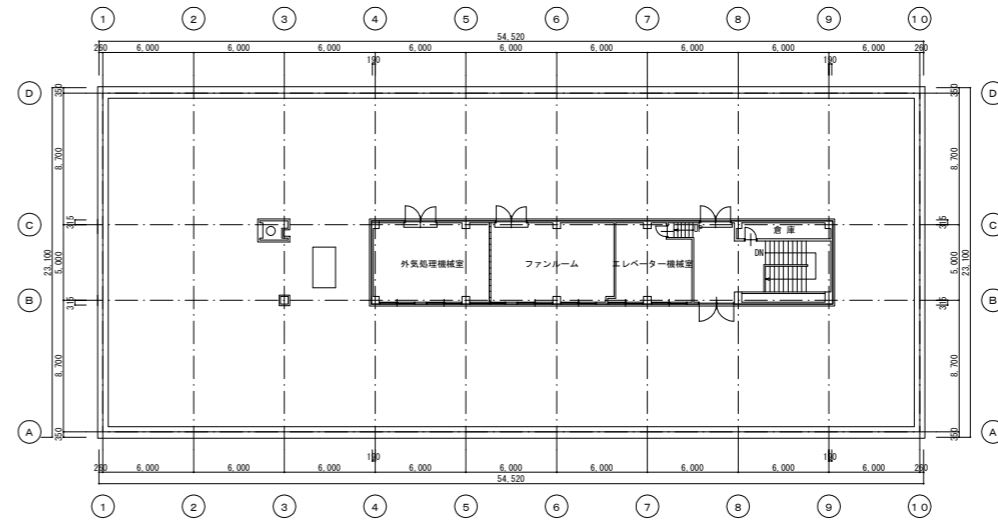


R階平面図

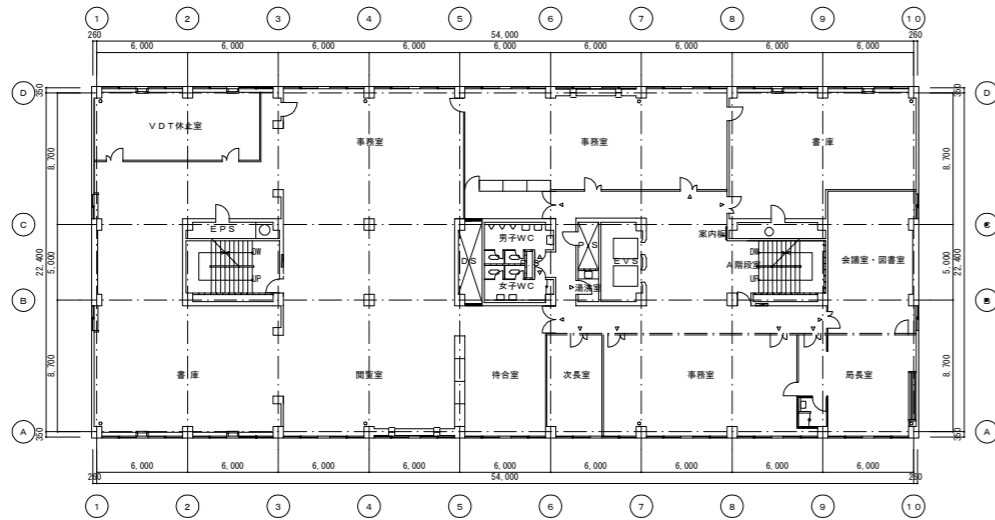


2階平面図

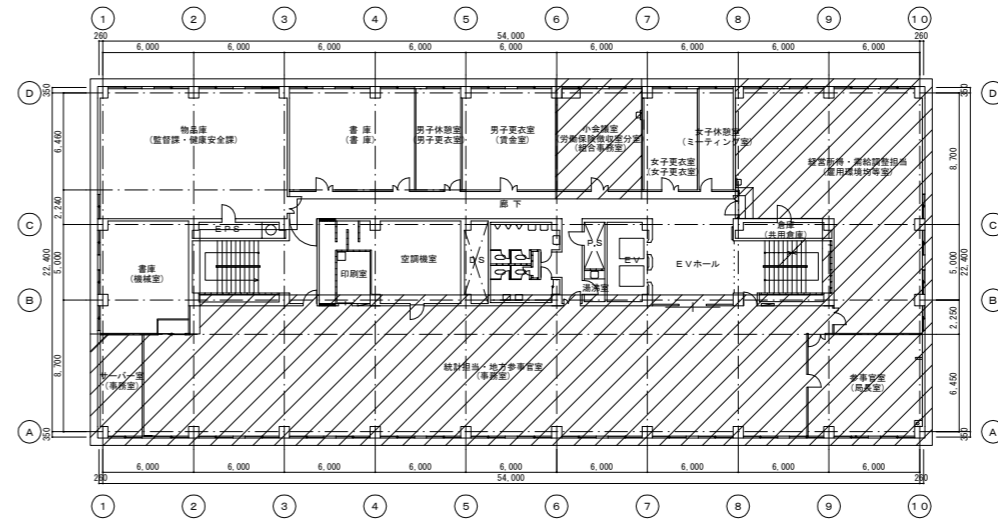

5階平面図 ※()内は改修前室名

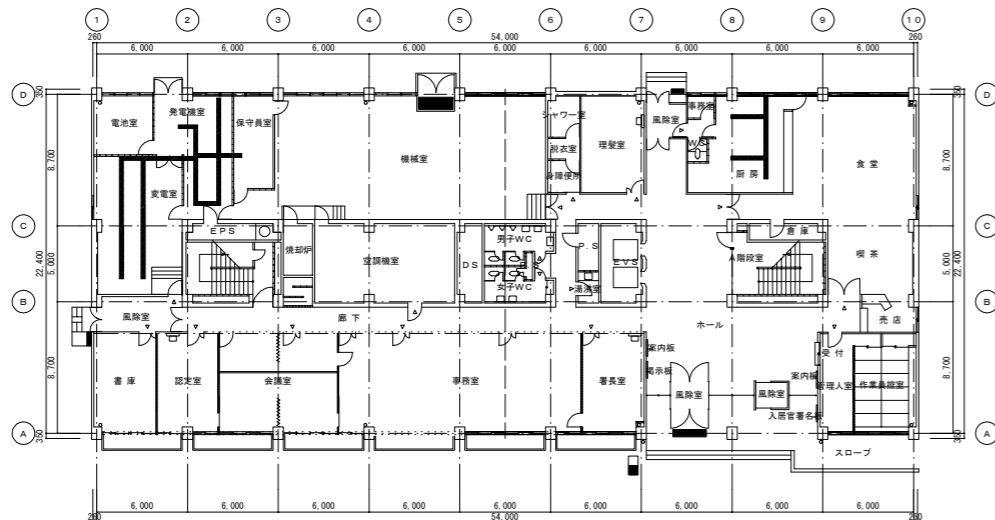


1階平面図


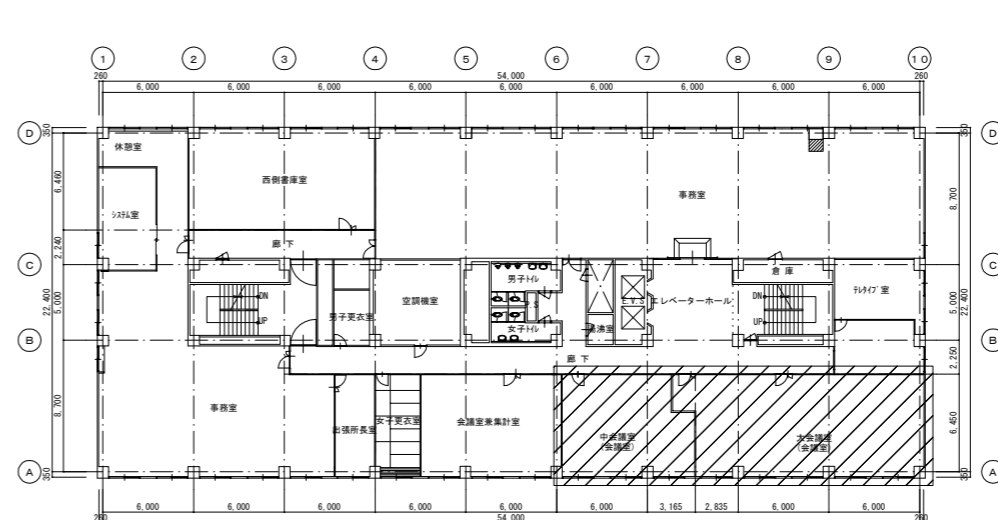




   
 
 
 
 
 











4階平面図 ※()内は改修前室名



凡例

 : 対象範囲を示す。

令和7年度			
工事名	福島合同庁舎照明設備改修工事		
図面名	全体平面図		
作成年月日			
縮尺	1:250	図面番号	3
会社名			
事業所名	東北農政局		
    
<p>A-LED LEDベースライト 埋込型 幅300</p> <p>LSR20-4-48、5040LM、32W相当品</p> <p>4F 中会議室：2台 4F 大会議室：18台 5F 統計担当・地方参事官室：74台 5F 経営所得・需給調整担当室：31台</p> 	<p>B-LED LEDベースライト 埋込型 幅300</p> <p>LSR20-4-37、3880LM、25W相当品</p> <p>5F サーバー室：1台 5F 小会議室：8台 5F 女子休憩室：2台</p> 	<p>C-LED LEDベースライト 埋込型 幅300</p> <p>LSR3-4-23、2420LM、17W相当品 (施工対象外)</p> <p>5F 男子更衣室：9台 5F 女子更衣室：5台</p> 	<p>D-LED LEDベースライト 埋込型 幅300</p> <p>LSR8-4-20、1940LM、14W相当品 (施工対象外)</p> <p>5F 書庫(西側)：12台</p> 	<p>E-LED LEDベースライト 埋込型 幅220</p> <p>LSR8-4-20、1940LM、14W相当品 (施工対象外)</p> <p>5F 物品庫：23台</p> 	<p>F-LED LEDベースライト 直付型 幅150</p> <p>LSS9-4-48 (施工対象外)</p> <p>5F 倉庫：1台</p> 
<p>G-LED LEDベースライト 直付型 幅230</p> <p>LSS10-4-48</p> <p>5F 経営所得・需給調整担当室：2台</p> 	<p>H-LED LEDベースライト トラフ型 幅80 ハイブリッド</p> <p>LSS1-4-37 + 吊具高さ500mm (施工対象外)</p> <p>5F 男子休憩室：4台</p> 	<p>I-LED LEDベースライト トラフ型 幅80 ハイブリッド</p> <p>LSS1-4-23 + 吊具高さ500mm (施工対象外)</p> <p>5F 書庫(北側)：12台</p> 	<p>J-LED LEDスクエアベースライト 口450</p> <p>4500LM、32W相当品</p> <p>5F 経営所得・需給調整担当：1台</p> 	<p>K-LED LEDベースライト 埋込型 幅600×1275</p> <p>5200LM×3灯相当 下面乳白パネル</p> <p>5F 参事官室：6台 ※既設器具形状、開口寸法の確認後に製作すること (姿図はイメージとする)</p> 	<p>L-LED LEDブラケット 15形直管蛍光灯1灯相当</p> <p>840LM、10W相当品</p> <p>5F 経営所得・需給調整担当室：1台</p> 
<p>M-LED LED非常灯 埋込型 幅300 電源別置形</p> <p>5040LM、32W相当品</p> <p>4F 大会議室：3台 5F 経営所得・需給調整担当室：2台</p> 	<p>N-LED LED非常灯 埋込型 幅300 電源別置形</p> <p>3880LM、25W相当品</p> <p>5F 小会議室：1台</p> 	<p>O-LED LED非常灯 埋込型 幅300 電源別置形</p> <p>2420LM、17W相当品 (施工対象外)</p> <p>5F 女子更衣室：1台</p> 	<p>P-LED LED非常灯 φ100 電源別置形</p> <p>KO-LRS11-D10</p> <p>5F 書庫(西側)：2台 5F サーバー室：2台 5F 統計担当・地方参事官室：14台 5F 男子更衣室：1台</p> 	<p>Q-LED LED非常灯 φ100 電源別置形 RP共</p> <p>KO-LRS11-D10 + リニューアルプレート150角</p> <p>5F 統計担当・地方参事官室：7台 5F 参事官室：3台 5F 経営所得・需給調整担当室：7台</p> 	<p>R-LED LED非常灯 直付型 電源別置形</p> <p>KO-LSS11</p> <p>4F 中会議室：1台 5F 統計担当・地方参事官室：1台 5F 男子休憩室：1台</p> 
<p>既設LED LEDベースライト 埋込型 幅300</p> <p>6680LM、44W相当品</p> <p>4F 中会議室：12台 4F 大会議室：1台 5F 物品庫：1台 ※物品庫のみ幅220</p> 	<p>既設LED LEDベースライト 埋込型 幅300</p> <p>3880LM、25W相当品</p> <p>5F サーバー室：2台 5F 統計担当・地方参事官室：13台</p> 	<p>既設非常灯 LED非常灯 埋込型 幅300 電源別置形</p> <p>3880LM、25W相当品</p> <p>5F 女子休憩室：1台</p> 			

令和7年度			
工事名	福島合同庁舎照明設備改修工事		
図面名	照明器具案図		
作成年月日			
縮尺	N:S	図面番号	4
会社名			
事業所名	東北農政局		

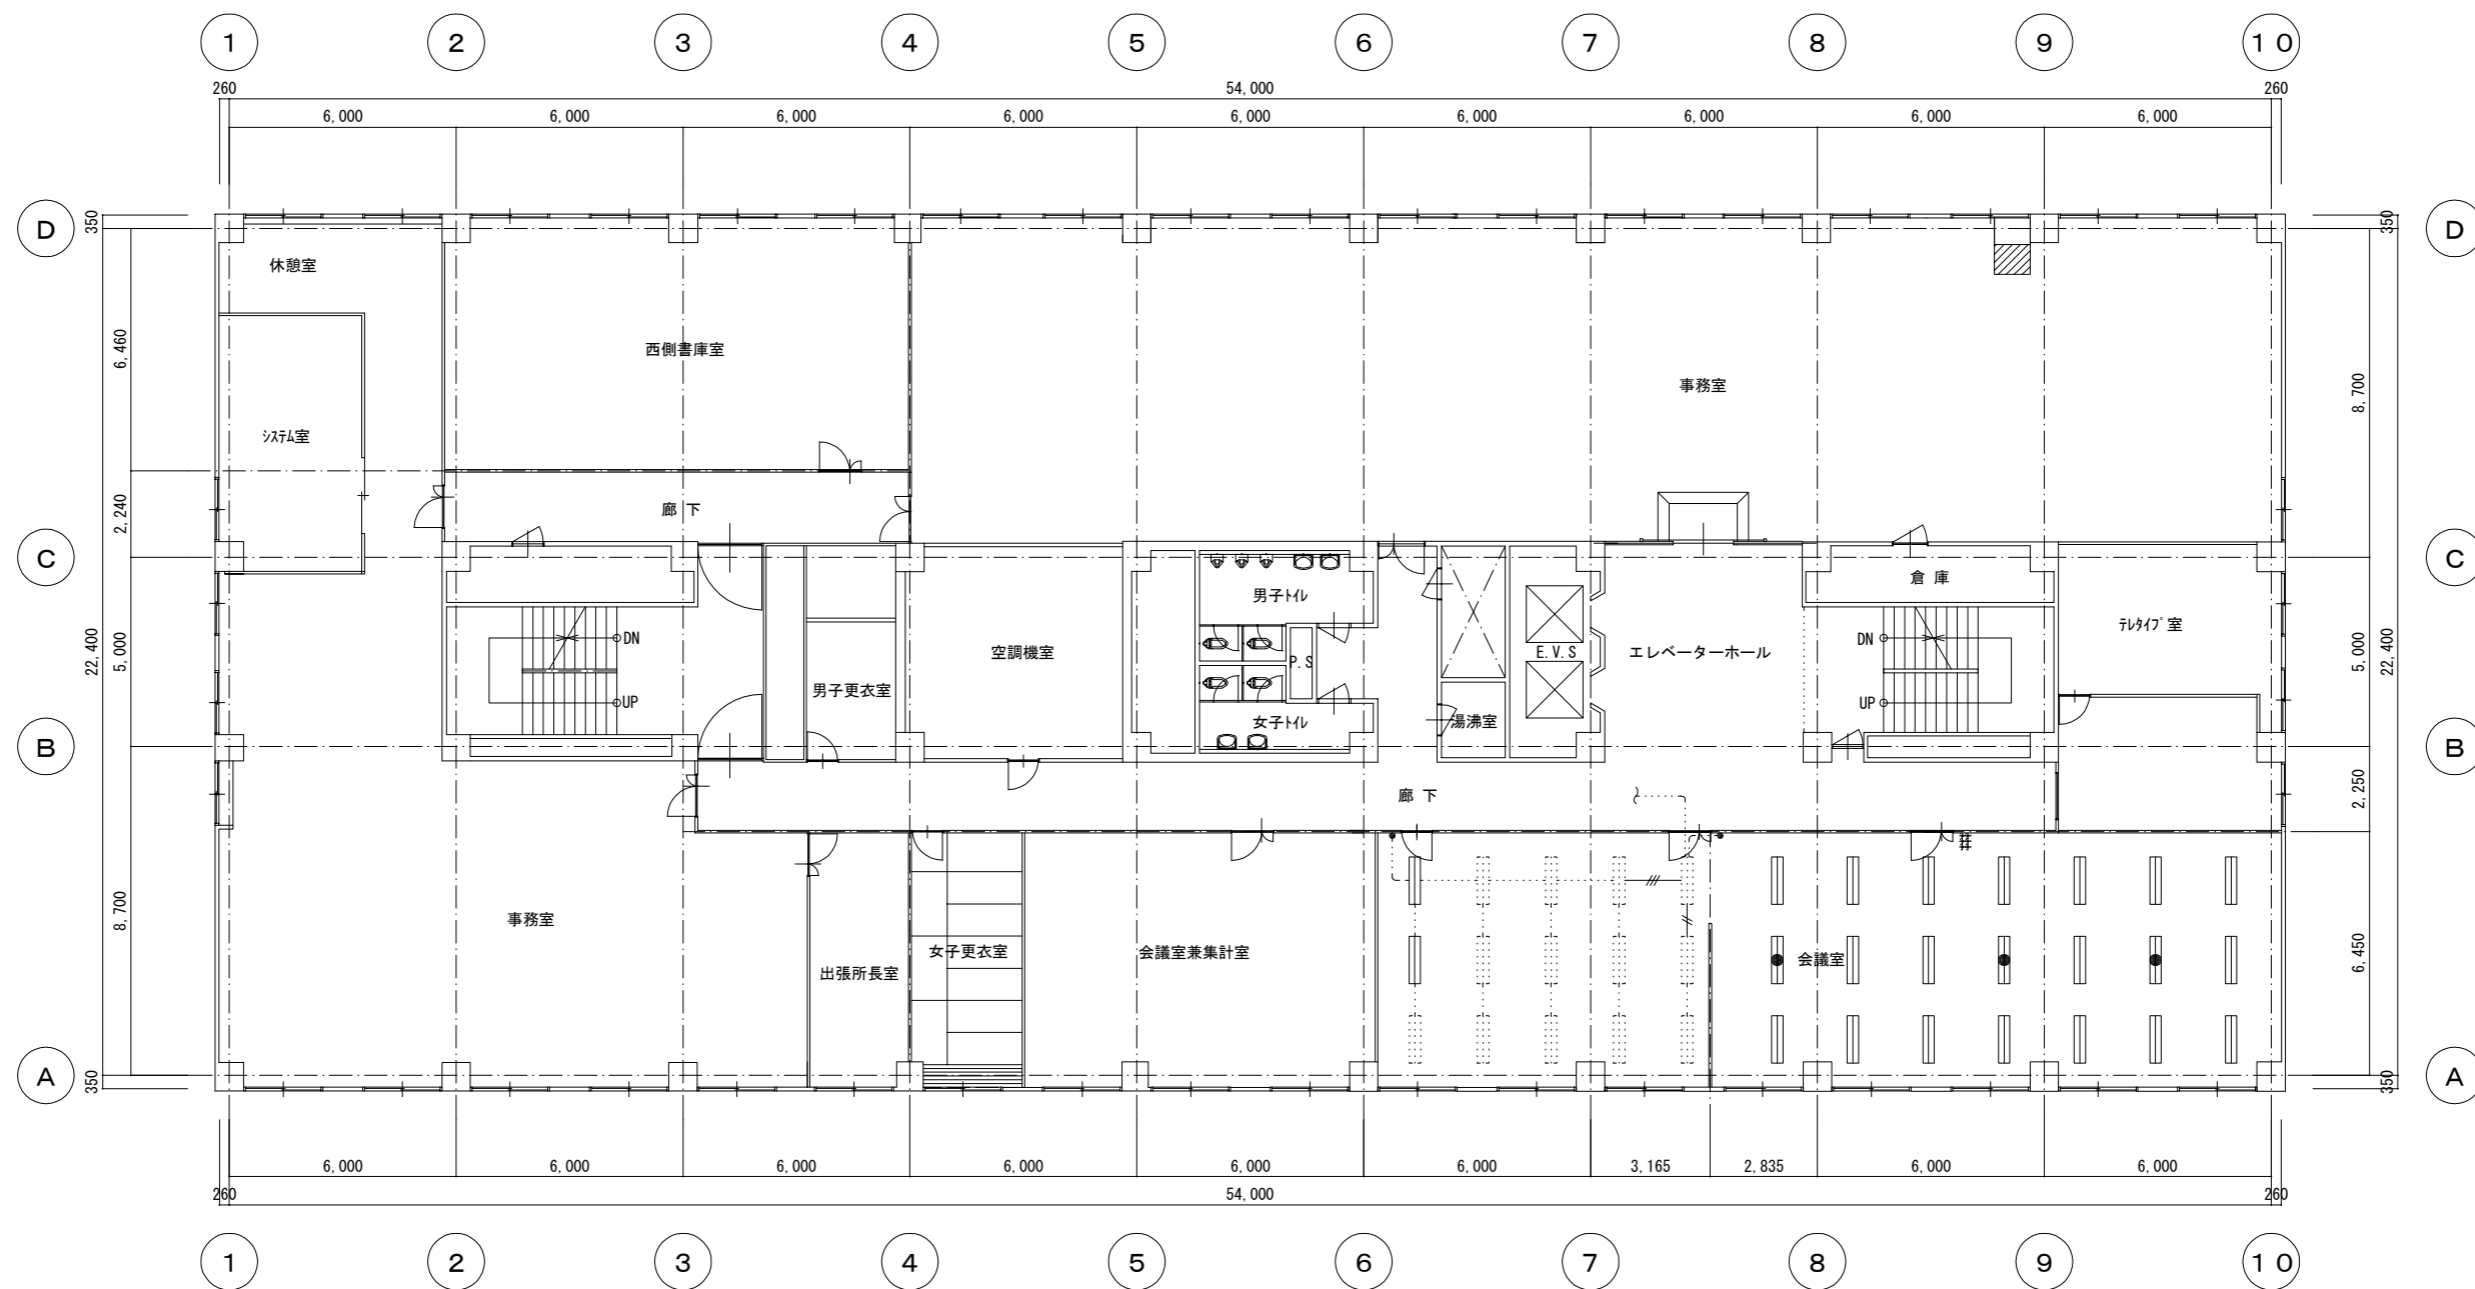
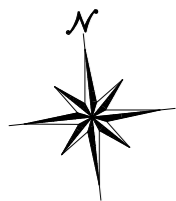


4階平面図 (改修前) 1:100

凡 例		
	照明器具FL40W×1 直付	撤去
	照明器具FL40W×1 パイプ吊り	撤去
	照明器具FL40W×2 直付	撤去
	照明器具FL40W×2 埋込	撤去
	照明器具FL20W×4 埋込	撤去
	照明器具FL40W×4 埋込	撤去
	照明器具FL10W×1 直付	撤去
	非常用照明器具FL40W×2 埋込	撤去
	非常用照明器具FL60W×1 埋込	撤去
	タンプスイッチ 1P15A×1	撤去
	破線照明器具はLED化済みのため既設流用、又は工事対象外を示す	

配 線 凡 例		
	IV 2.0×2 (管内)	配線のみ撤去
	IV 2.0×3 (管内)	配線のみ撤去
	IV 2.0×5 (管内)	配線のみ撤去
	IV 2.0×6 (管内)	配線のみ撤去
破線は既設流用を示す		

令和7年度			
工事名	福島合同庁舎照明設備改修工事		
図面名	4階電灯設備平面図 (改修前)		
作成年月日			
縮尺	1:100	図面番号	5
会社名			
事業所名	東北農政局		

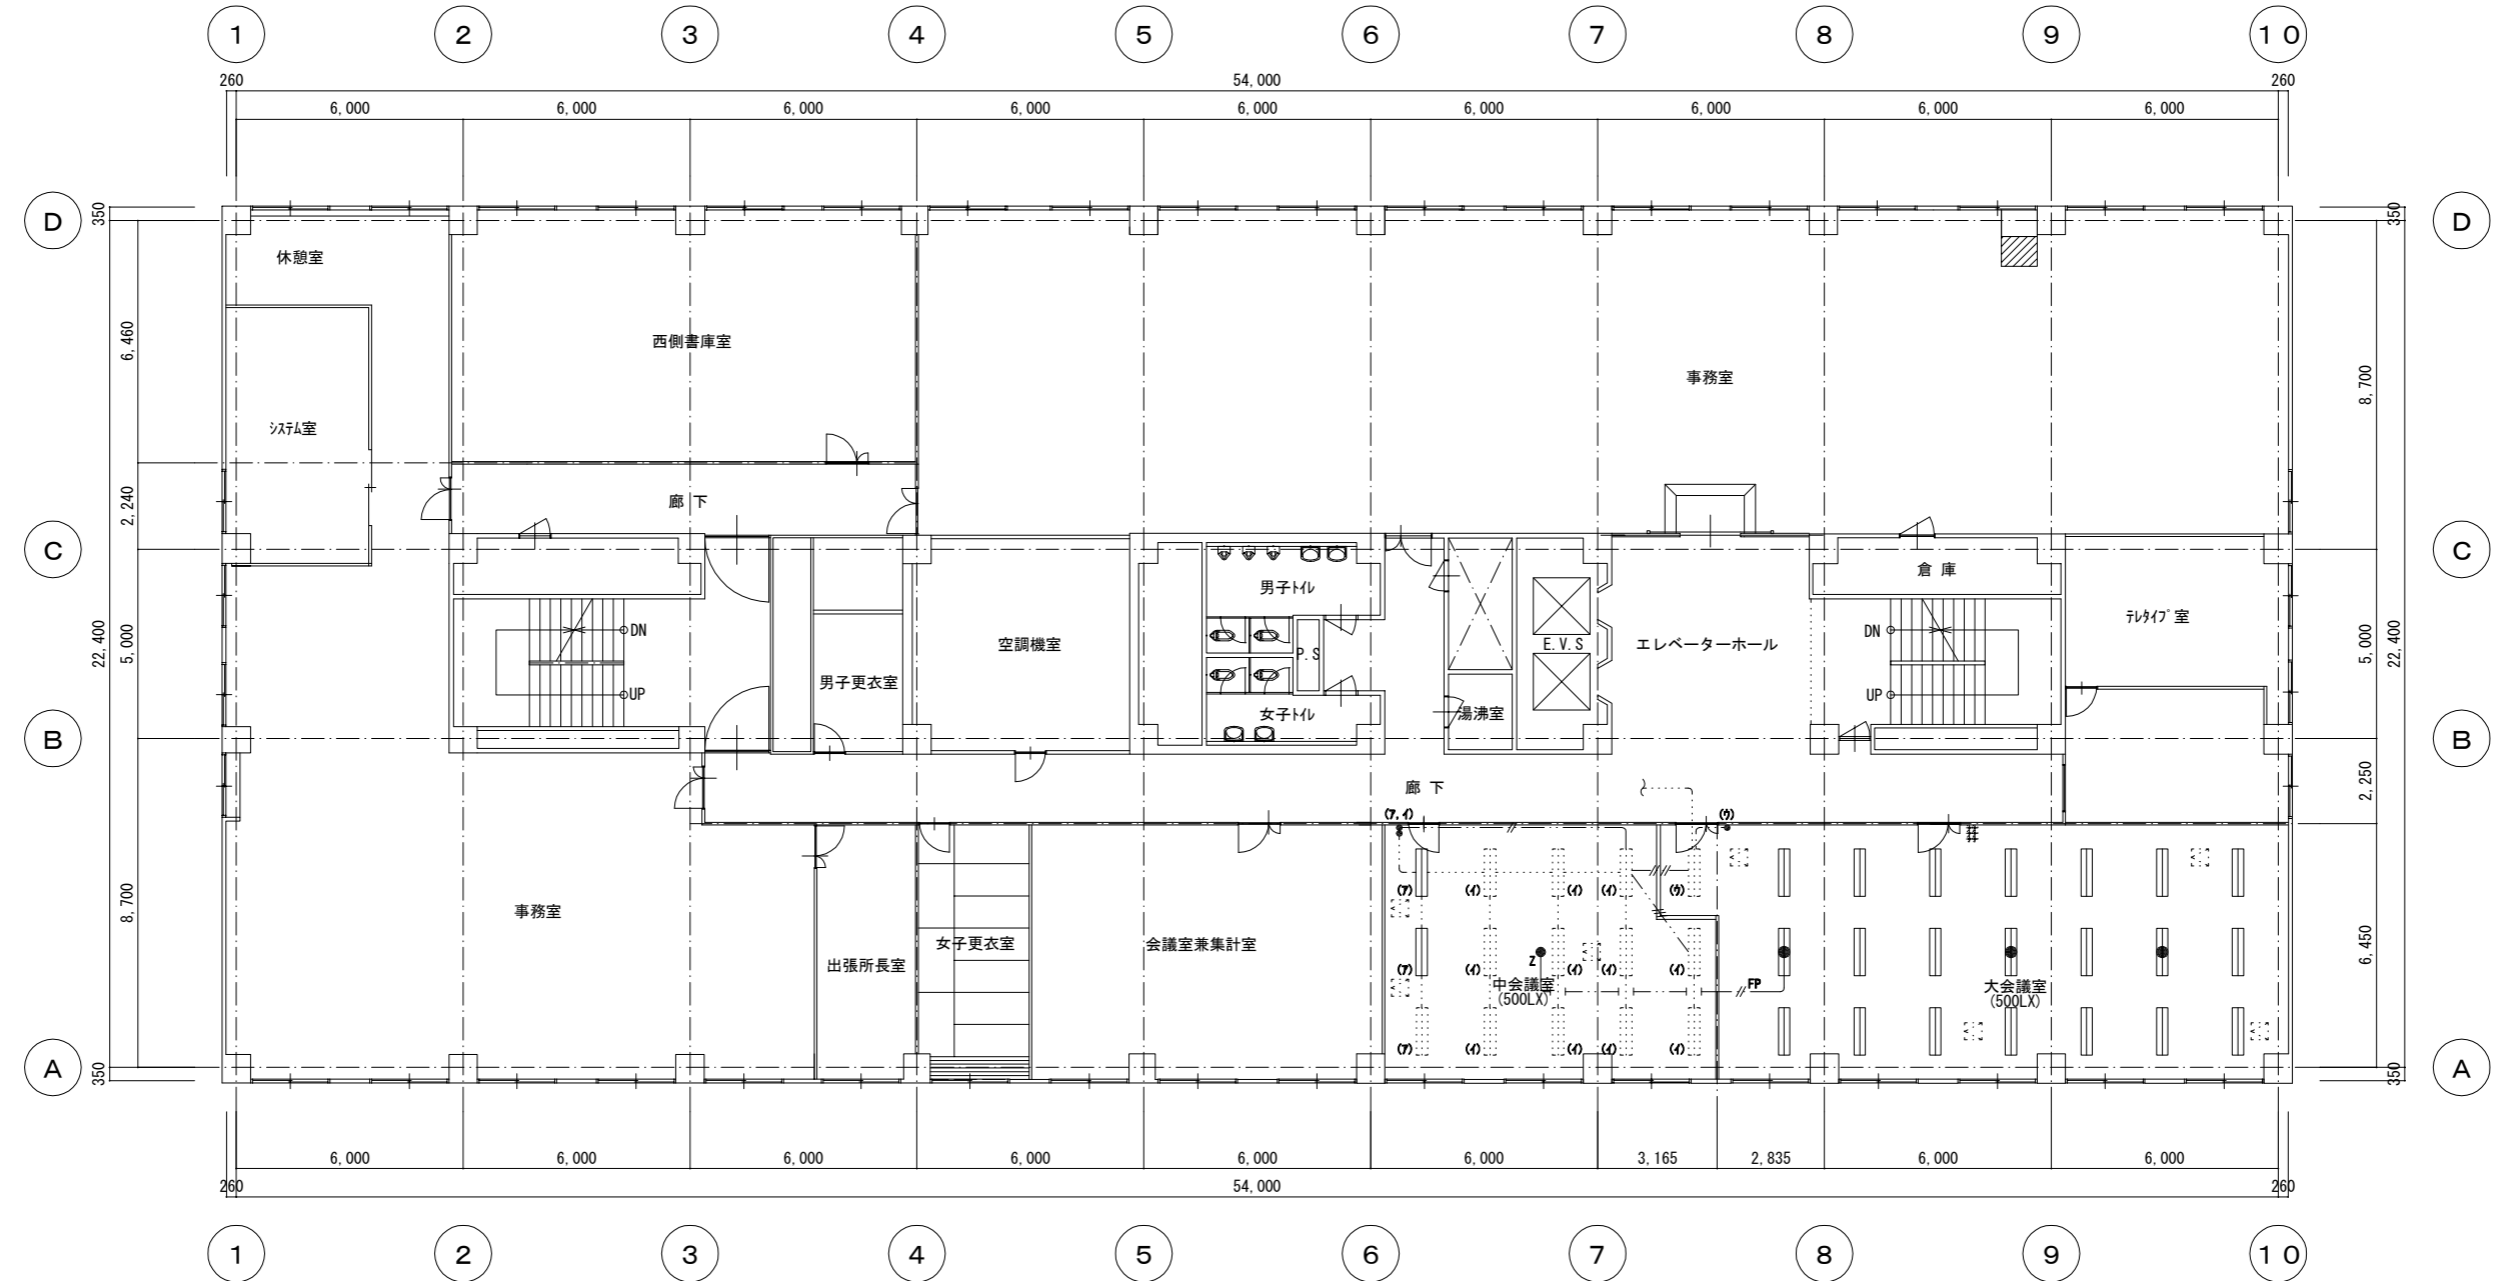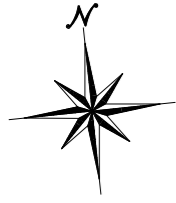

凡 例		
⊕	丸型露出ボックス E25 1方出	接続付
●	ワイドハンドル型スイッチ 1P15A×1	新金属P
⊙	既設天井点検口 450角	
▶	壁貫通処理 (補修共)	
⊖	LEDベースライト 直付型 幅150	
⊖	LEDベースライトトランプ型 バイブ用リ	
⊖	LEDベースライト 直付型 幅220	
⊖	LEDベースライト 埋込型 幅220~300	
⊖	LEDベースライトスクエア 埋込型	
⊖	LEDベースライト 埋込型 幅600×1275	
⊖	LEDブラケット(ミラー灯) 壁付型	
●	LED非常灯 埋込型 幅300 電源別置形	
●	LED非常灯 埋込型 電源別置形	
●	LED非常灯 直付型 電源別置形	
⋯	破線照明器具はLED化済みのため既設流用、又は工事対象外を示す	



配 線 凡 例		
---	EM-EE-F 2.0-2C	(ころがし)
---	EM-EE-F 2.0-3C	(ころがし)
---	EM-EE-F 2.0-2C ×2	(ころがし)
---	EM-EE-F 2.0-2C +3C	(ころがし)
---	EM-FP 2.0-2C	(ころがし)
---	EM-FP 2.0-2C	(E25接続付)
破線は既設流用を示す		

中会議室	
既設LED	×12
A-LED	×2
R-LED	×1

大会議室	
既設LED	×1
A-LED	×18
M-LED	×3

4階平面図 (改修後) 1:100

令和7年度			
工事名	福島合同庁舎照明設備改修工事		
図面名	4階電灯設備平面図 (改修後)		
作成年月日			
縮尺	1:100	図面番号	6
会社名			
事業所名	東北農政局		

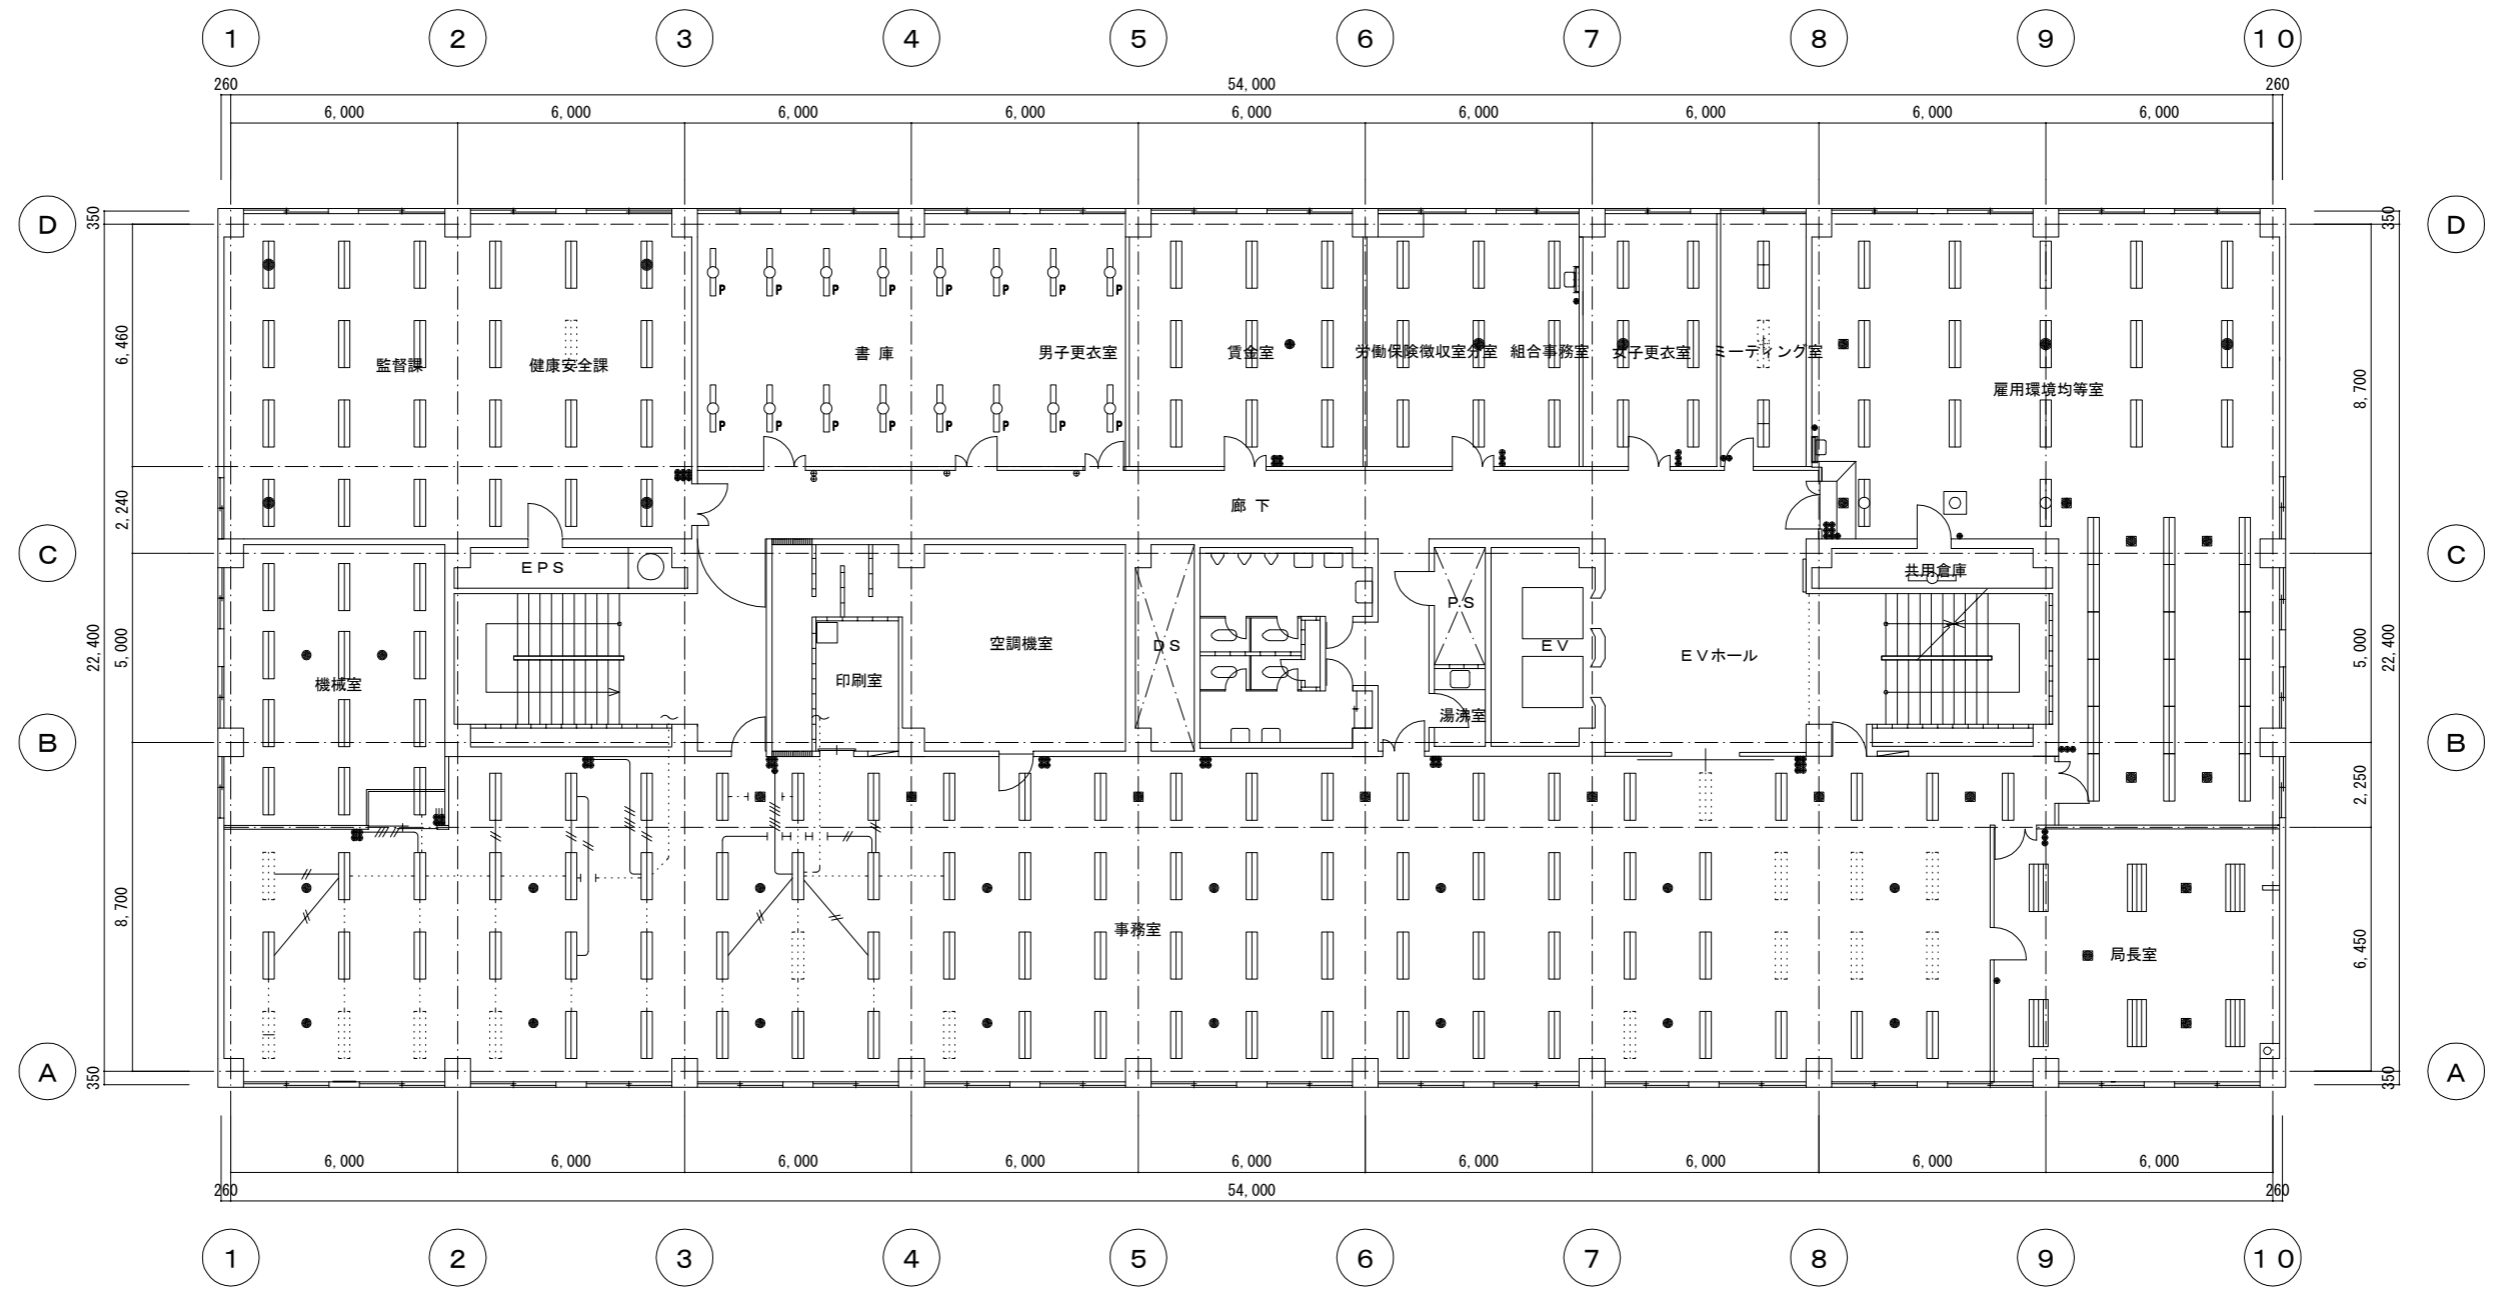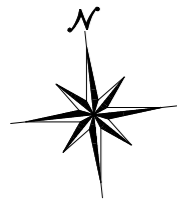


5階平面図 (改修前) 1:100

凡 例		
	照明器具FL40W×1 直付	撤去
	照明器具FL40W×1 パイプ吊り	撤去
	照明器具FL40W×2 直付	撤去
	照明器具FL40W×2 埋込	撤去
	照明器具FL20W×4 埋込	撤去
	照明器具FL40W×4 埋込	撤去
	照明器具FL10W×1 直付	撤去
	非常用照明器具FL40W×2 埋込	撤去
	非常用照明器具FL160W×1 埋込	撤去
	タンブラスイッチ 1P15A×1	撤去
	破線照明器具はLED化済みのため既設流用、又は工事対象外を示す	

配 線 凡 例		
	IV 2.0×2 (管内)	配線のみ撤去
	IV 2.0×3 (管内)	配線のみ撤去
	IV 2.0×5 (管内)	配線のみ撤去
	IV 2.0×6 (管内)	配線のみ撤去
破線は既設流用を示す		

令和7年度			
工事名	福島合同庁舎照明設備改修工事		
図面名	5階電灯設備平面図 (改修前)		
作成年月日			
縮尺	1:100	図面番号	7
会社名			
事業所名	東北農政局		

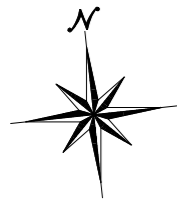

- 物品庫
既設LED ×1
E-LED ×23
施工対象外
- 倉庫(北側)
I-LED ×12
施工対象外
- 男子休憩室
H-LED ×4
R-LED ×1
施工対象外
- 男子更衣室
O-LED ×9
P-LED ×1
施工対象外
- 小会議室
既設ミラー灯 ×1
B-LED ×8
H-LED ×1
- 女子更衣室
O-LED ×5
O-LED ×1
施工対象外
- 女子休憩室
既設非常灯 ×1
B-LED ×2
施工対象外
- 倉庫
F-LED ×1
施工対象外
- 経営所得・需給調整担当
A-LED ×31
G-LED ×2
J-LED ×1
L-LED ×1
M-LED ×2
O-LED ×7

- 倉庫(西側)
D-LED ×12
F-LED ×2
施工対象外

凡 例		
⊕	丸型露出ボックス E25 1方出	接続付
●	ワイドハンドル型スイッチ 1P15A×1	新金属P
□	既設天井点検口 450角	
▶	壁貫通処理 (補修共)	
○	LEDベースライト 直付型 幅150	
○	LEDベースライト 直付型 幅220	
○	LEDベースライト 直付型 幅220	
○	LEDベースライト 埋込型 幅220~300	
○	LEDベースライトスクエア 埋込型	
○	LEDベースライト 埋込型 幅600×1275	
○	LEDブラケット(ミラー灯) 壁付型	
○	LED非常灯 埋込型 幅300 電源別置形	
○	LED非常灯 埋込型 電源別置形	
○	LED非常灯 直付型 電源別置形	
○	破線照明器具はLED化済みのため既設流用、又は工事対象外を示す	

- サーバー室
既設LED ×2
B-LED ×1
P-LED ×2

- 統計担当・地方参事官室
既設LED ×13
A-LED ×74
P-LED ×14
Q-LED ×7
R-LED ×1

- 参事官室
K-LED ×6
Q-LED ×3

配 線 凡 例		
---	EM-EE-F 2.0-2C	(ころがし)
---	EM-EE-F 2.0-3C	(ころがし)
---	EM-EE-F 2.0-2C ×2	(ころがし)
---	EM-EE-F 2.0-2C +3C	(ころがし)
---	EM-FP 2.0-2C	(ころがし)
---	EM-FP 2.0-2C	(E25接続付)

破線は既設流用を示す

5階平面図(改修後) 1:100

令和7年度			
工事名	福島合同庁舎照明設備改修工事		
図面名	5階電灯設備平面図(改修後)		
作成年月日			
縮尺	1:100	図面番号	8
会社名			
事業所名	東北農政局		